



CONFIGURAÇÃO DE PENAS P/ PLOTAGEM		
PENA	COR	ESP.
1	7	0,1
2	7	0,2
3	7	0,3
4	7	0,4
5	7	0,5
6	7	0,6
7	7	0,25
8	7	0,08
9	7	0,1
REST.COLOR: 0,25		





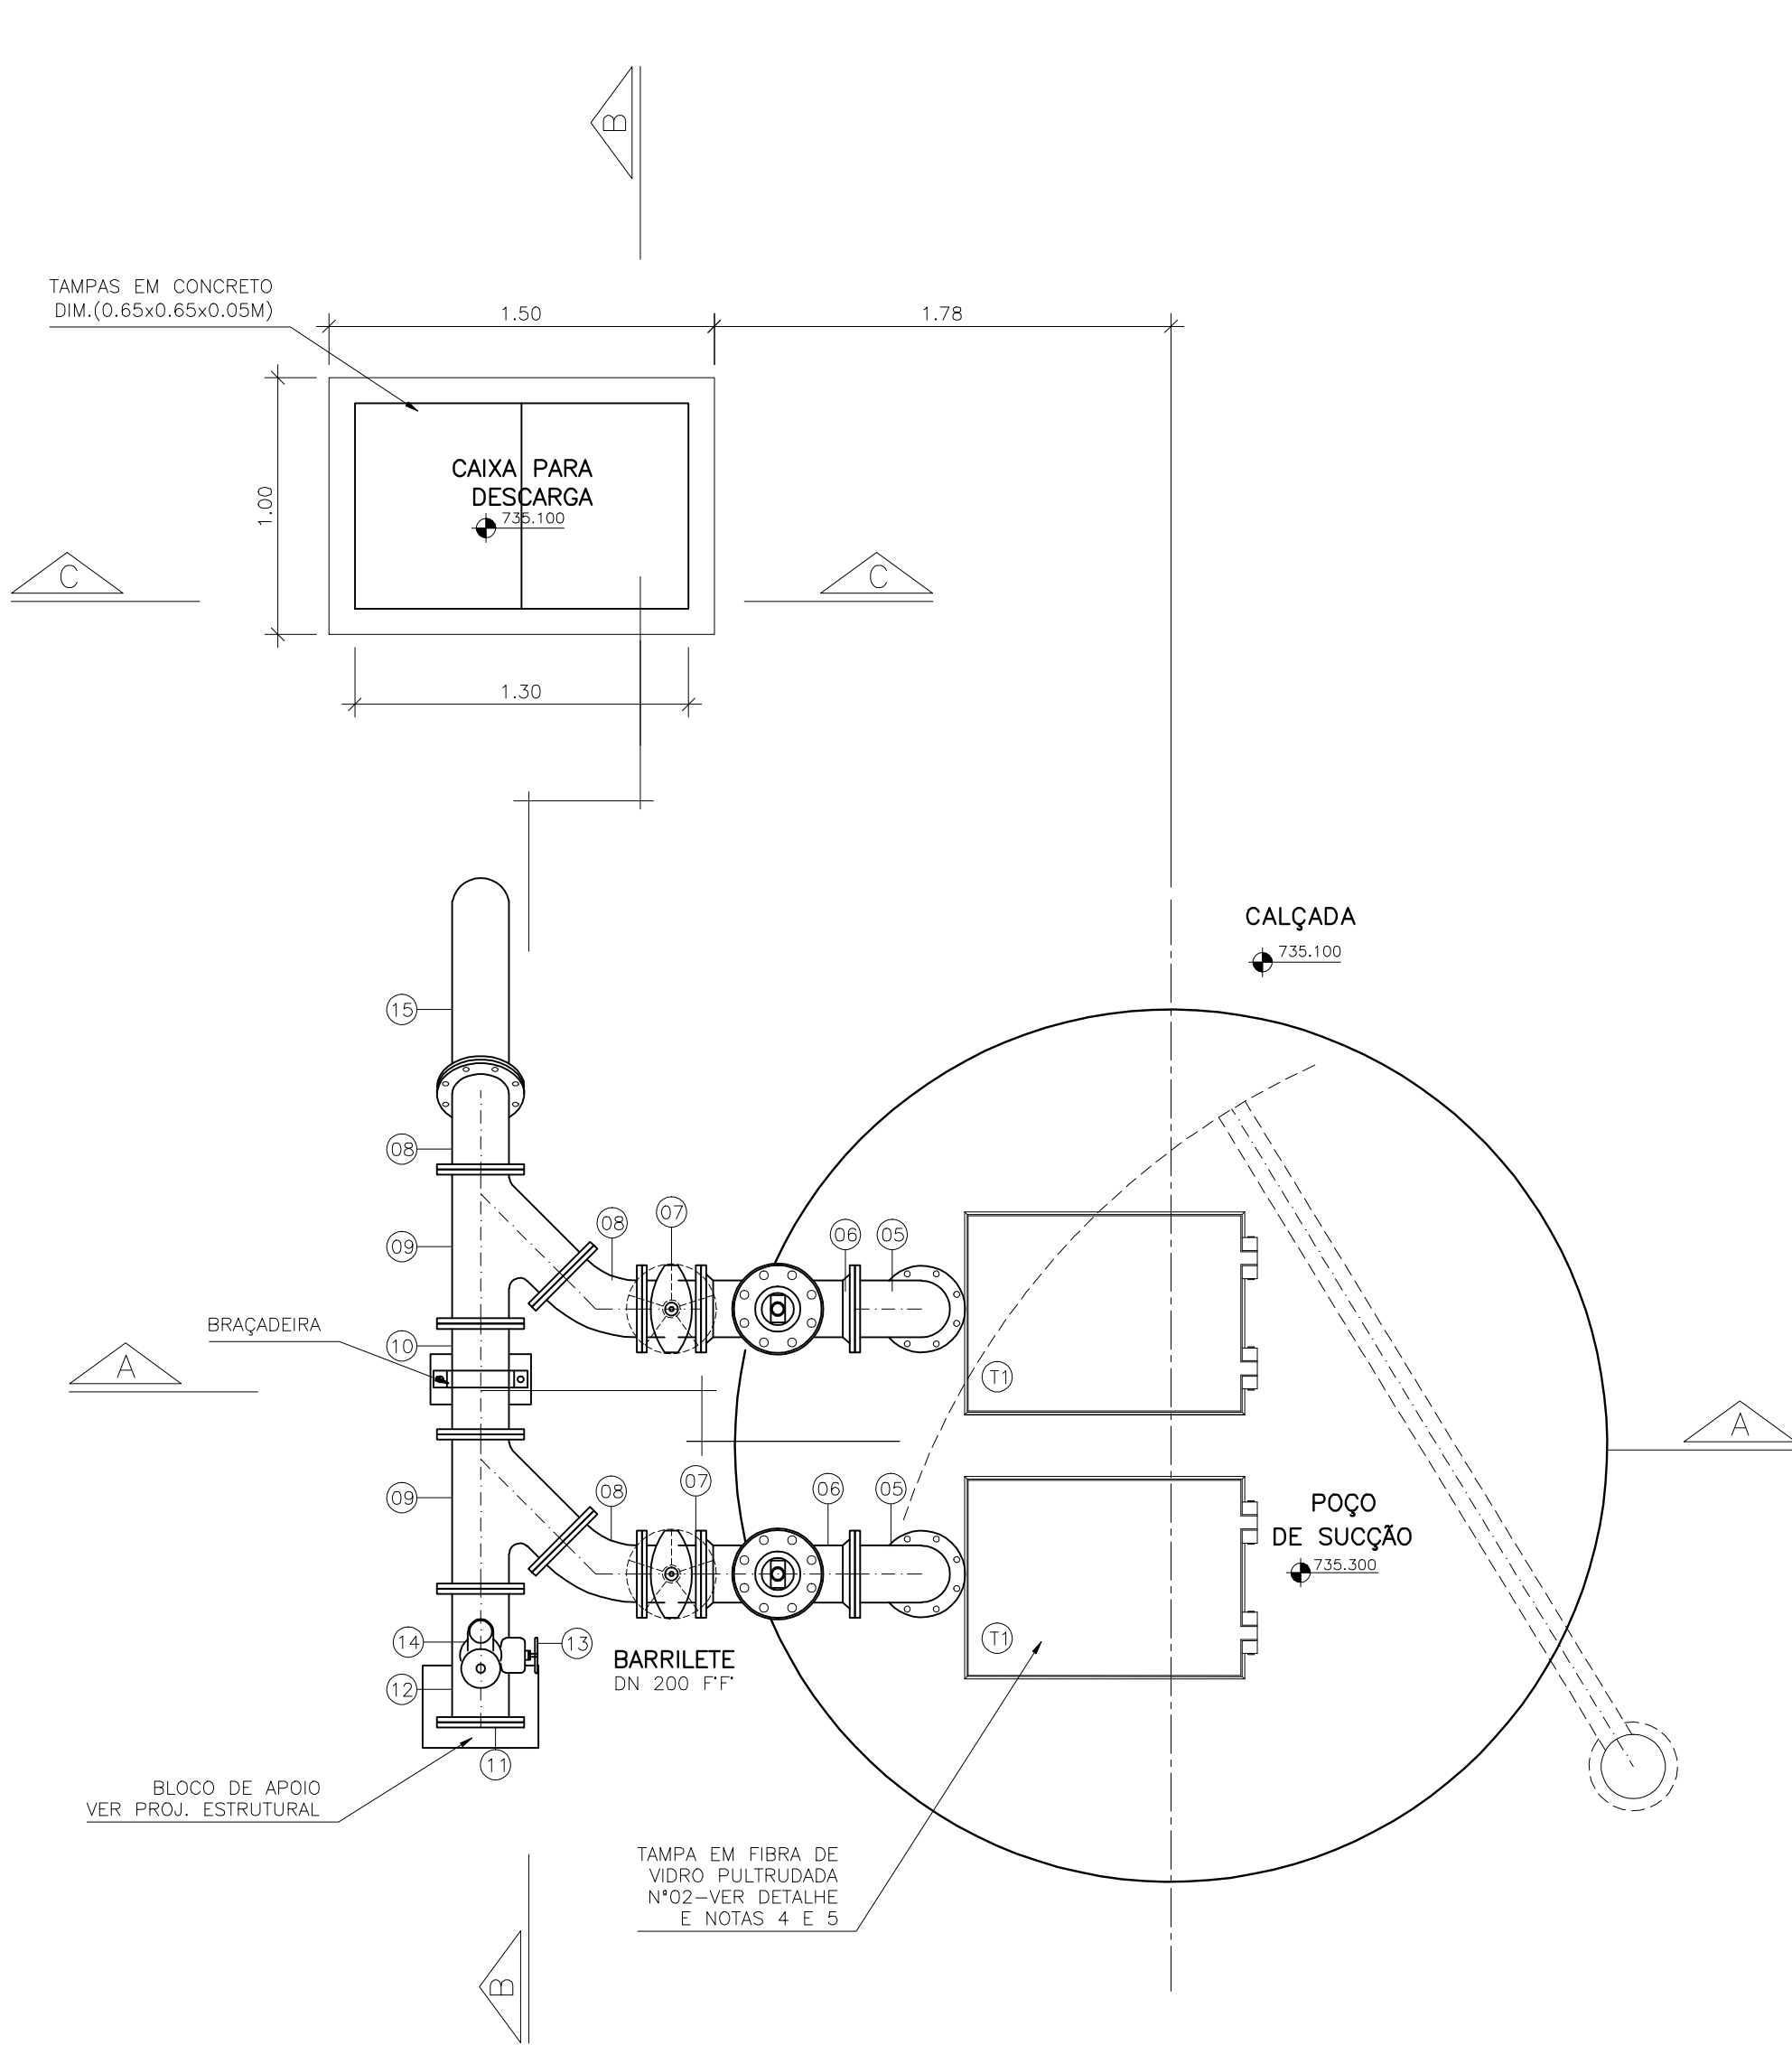


VISTA SUPERIOR
ESCALA 1/25

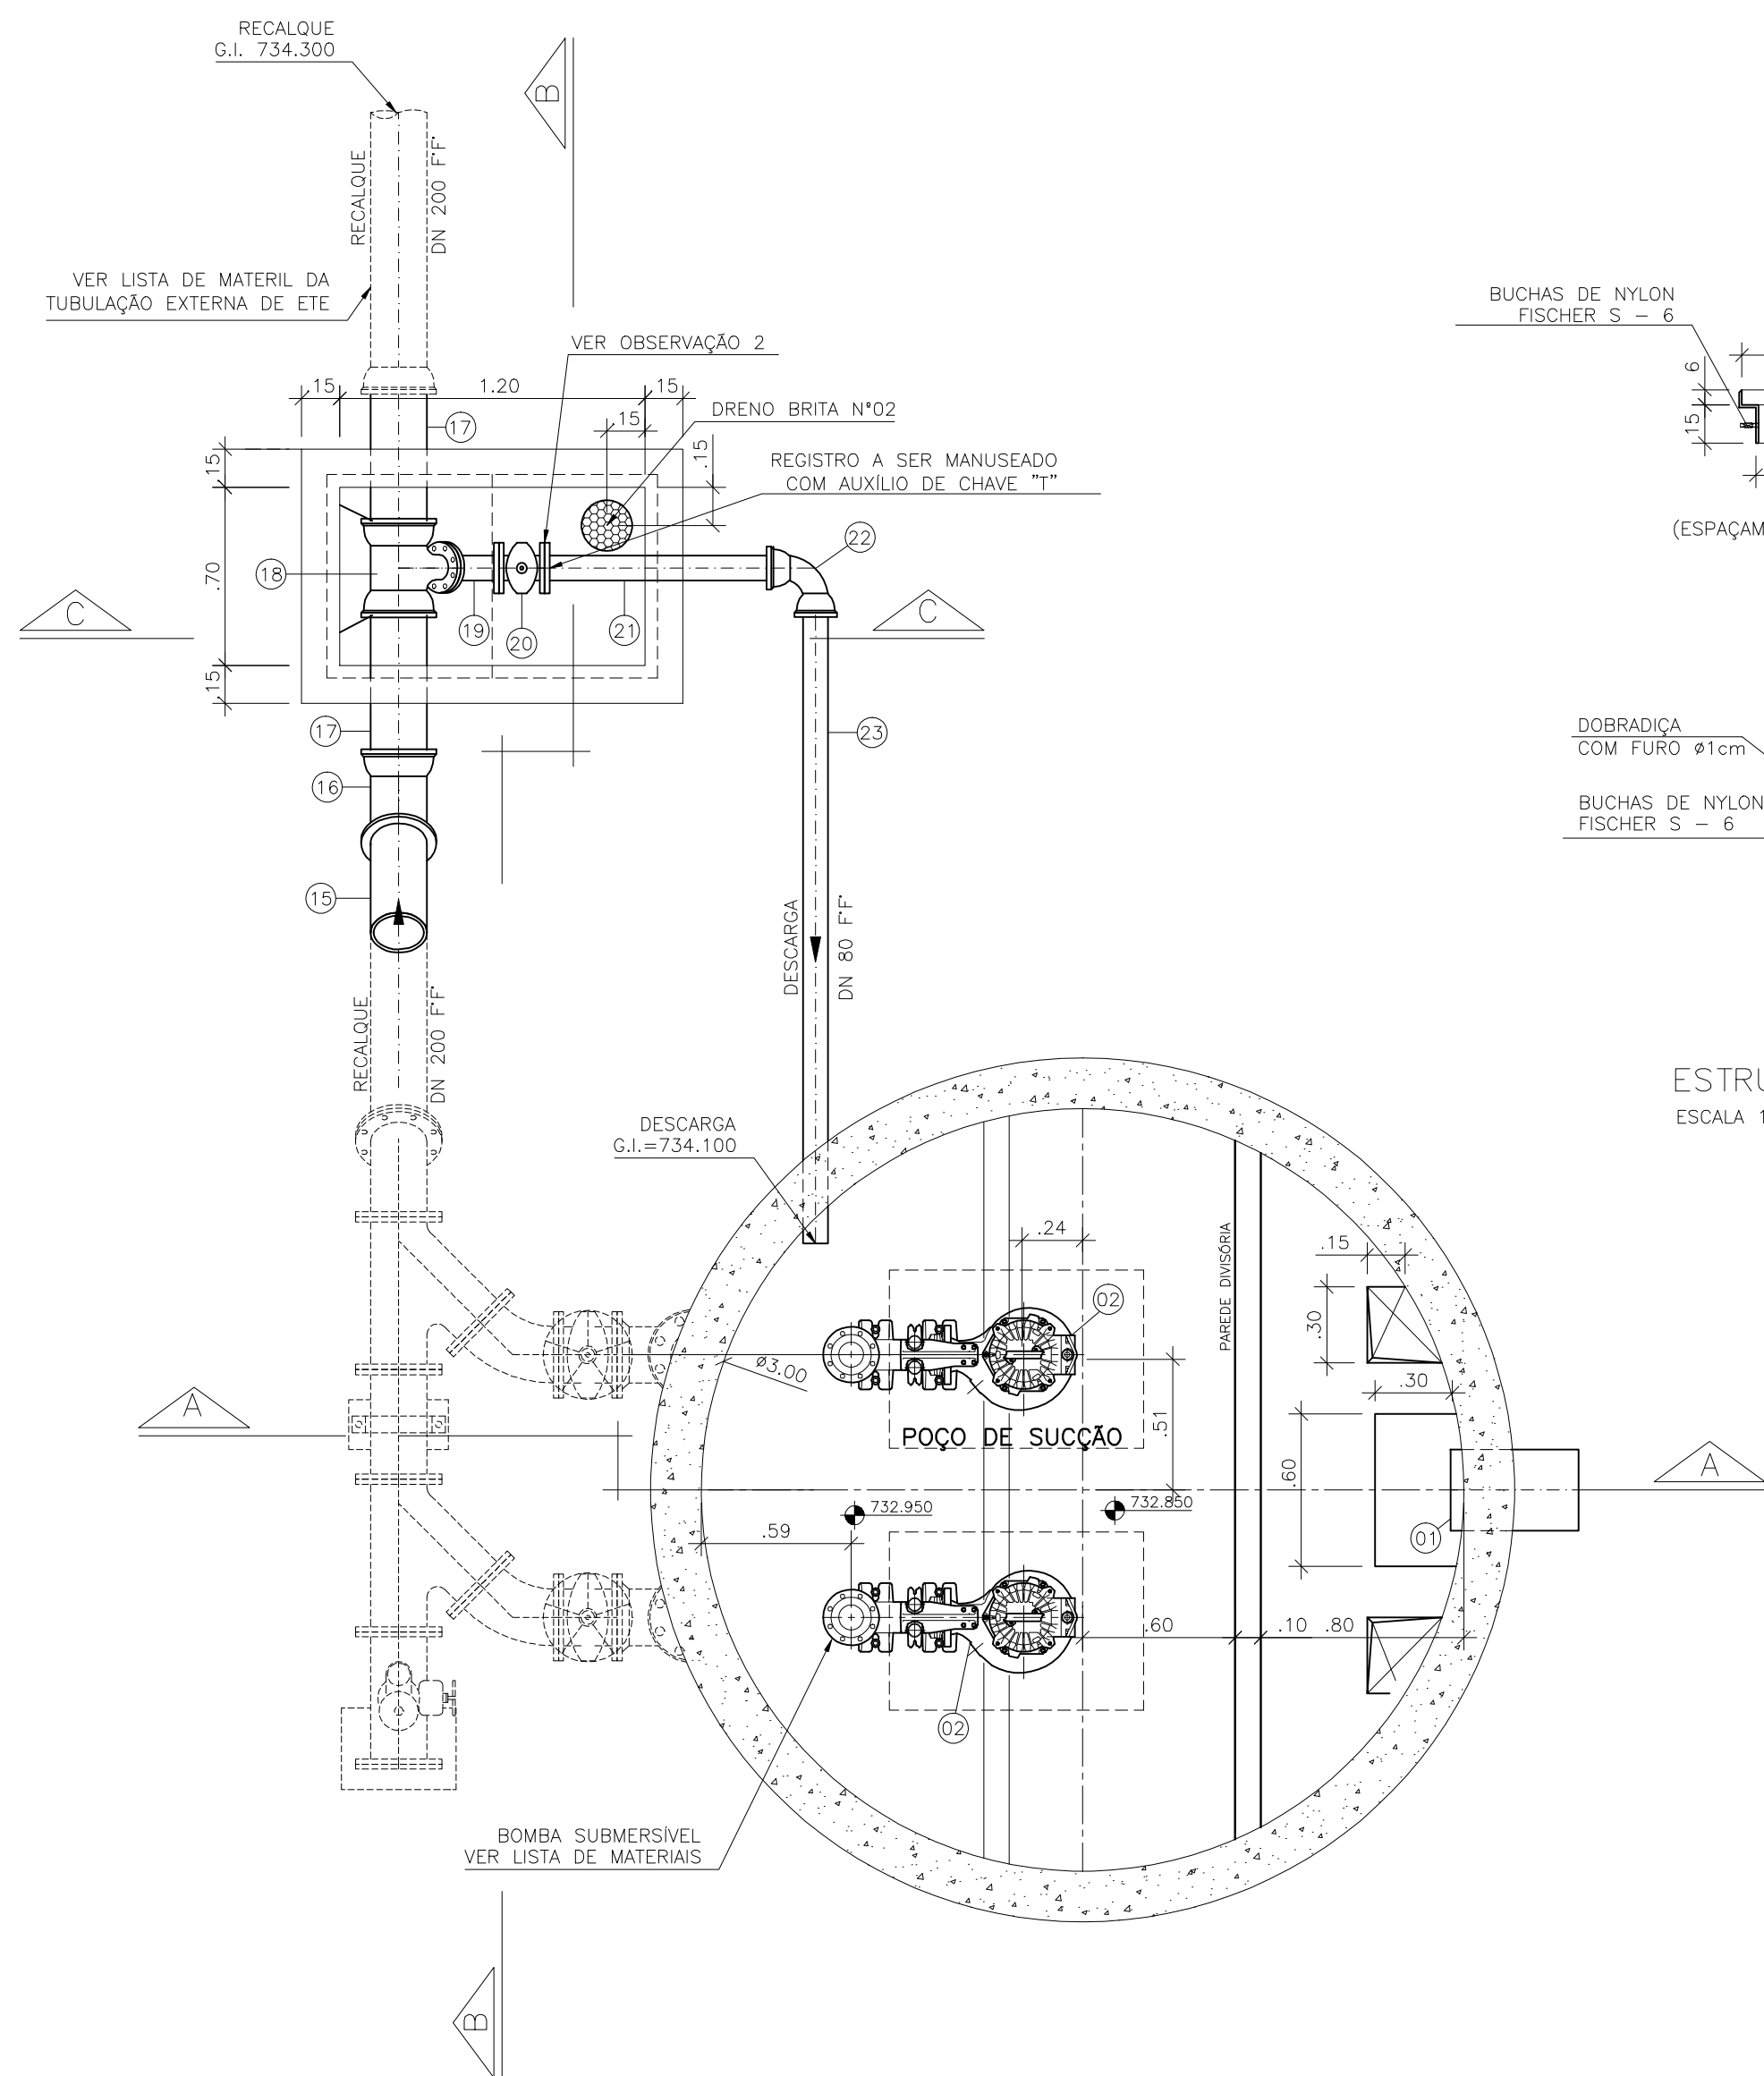

PLANTA BAIXA
ESCALA 1/25

TAMPAS PULTRUDADAS						
RELAÇÃO DE MATERIAL						
N°	A	B	C	D	QUANT.	UND.
COTAS EM CM						
T1	116	96	110	90	02	CONJ.

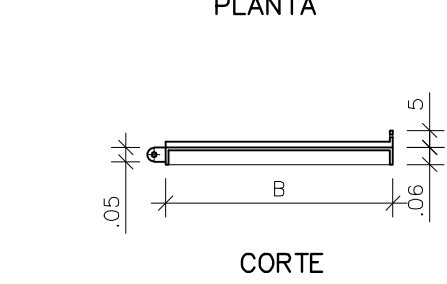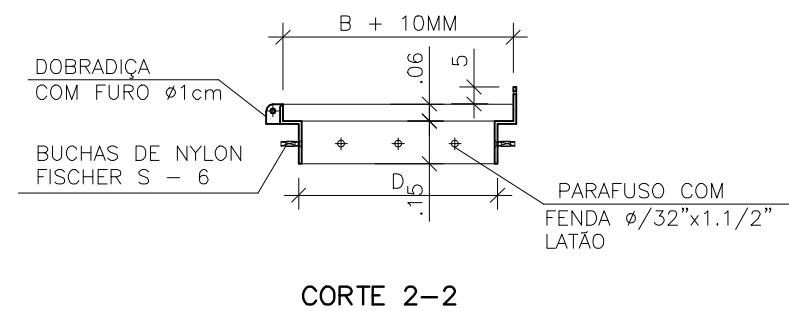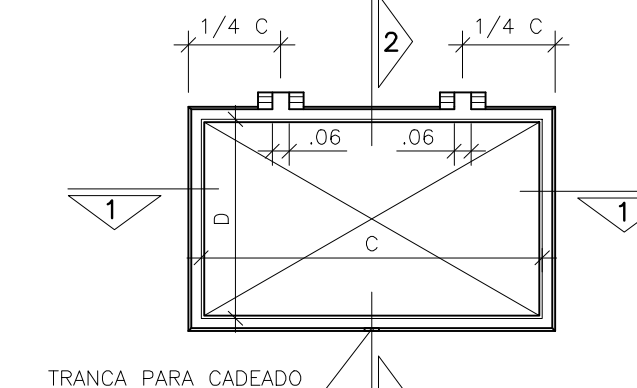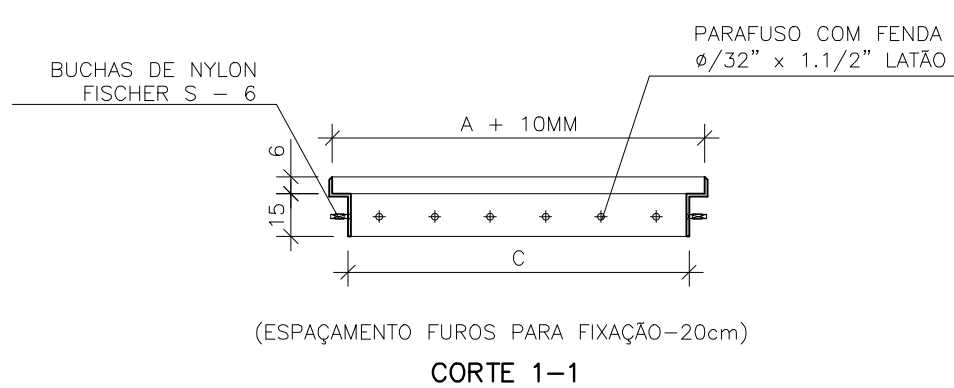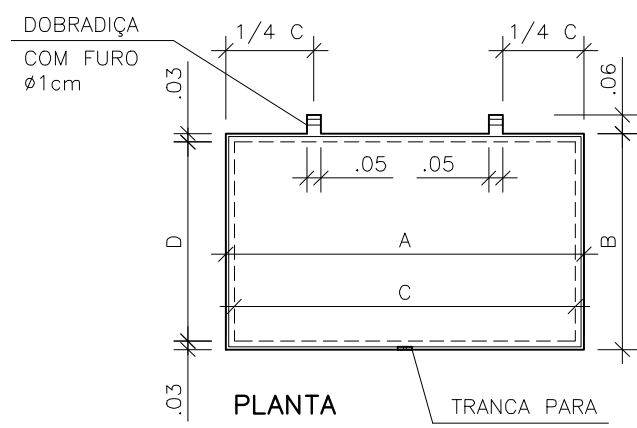

ESTRUTURA DAS TAMPAS
ESCALA 1/25

DETALHE DAS TAMPAS
ESCALA 1/25

OBSERVAÇÕES:

- 1-A ESPESURA DAS PAREDES E A VERIFICAÇÃO DA NECESSIDADE DE ESPAÇAMENTO ENTRE O POÇO DE SUÇÃO E A CAIXA DE AREIA SERÃO DEFINIDAS PELO PROJETO ESTRUTURAL
- 2-AS PEÇAS FLANGEADAS DN 80 POSSUEM TAMANHO PEQUENO E SÃO RELATIVAMENTE LEVES, NÃO JUSTIFICANDO A INSTALAÇÃO DE UMA JUNTA DESMONTAGEM

NOTAS

- 1-COTAS E ELEVAÇÕES EM METRO, DIÂMETRO EM MILÍMETRO, EXCETO ONDE INDICADO
- 2-CONFIRMAR MEDIDAS NO LOCAL.
- 3-A BOMBA DEVERÁ SER FORNECIDA COMPLETA PELO FABRICANTE
- 4-AS TAMPAS DEVERÃO SER FABRICADAS APÓS EXECUÇÃO DA PARTE CIVIL DA ELEVATÓRIA, E AS MEDIDAS DEVERÃO SER CONFERIDAS NO LOCAL.
- 5-AS BOMBAS POSSUEM GUIAS PARA SEREM PARA SEREM IÇADAS P/ MANUTENÇÃO E/OU TROCA. NA INSTALAÇÃO DEVERÃO SER CONFERIDAS AS MEDIDAS PARA EVITAR INTERFERÊNCIA DAS BOMBAS E AS TAMPAS.

ESTE DESENHO É PROPRIEDADE DA
COMPANHIA ESPÍRITO SANTENSE DE
SANEAMENTO - CESAN E NÃO PODE
SER COPIADO SEM SUA AUTORIZAÇÃO.

NÚMEROS	TÍTULOS	N°	LOCAL	DISCRIMINAÇÃO	DES.	DIV.	GER.	DATA
PRINCIPAIS DESENHOS DE REFERÊNCIA								
REVISÃO								

CANCELA E SUBSTITUI O DESENHO NÚMERO:
CANCELADO E SUBSTITUÍDO PELO DESENHO NÚMERO:

CENTRO DE DOCUMENTAÇÃO
RECEBIDO: / /
N° DOC.: ASS.: /
APROVAÇÃO CESAN:
ASS.: MATR.: /
UNID.: DATA: / /
ESTA APROVAÇÃO NÃO ISENTA A CONTRATADA DE SUAS RESPONSABILIDADES LEGAIS.

EMITENTE:
PROJETADO:
COORDENADOR:
CREA: REGIÃO: ES
DESENHO: JULIANA LAMAS
DATA: 01/11/2011
RESPONSÁVEL TÉCNICO: ALEXANDRE CESAN BECK DE SOUZA
CREA: REGIÃO: ES ART N°:20100174482/ DATA: 16/11/2010

EMISSION CESAN
PROJETADO:
CREA:
DESENHADO:
VERIFICADO:
DIVISÃO:
GERÊNCIA:

MUNICÍPIO: IRUPI	DISTRITO: SEDE	BAIRRO:
NOME DO EMPREENDIMENTO: AMPLIAÇÃO E MELHORIA DO SISTEMA DE ESGOTAMENTO SANITÁRIO DE IRUPI		
TÍTULO: ESTAÇÃO DE TRATAMENTO DE ESGOTO - 12,0L/S		
PROJETO HIDRÁULICO		
ELEVATÓRIA DE ESGOTO - VISTA SUPERIOR, PLANTA BAIXA		
DETALHE DA TAMPA		
ESCALA: INDICADA	FOLHA: 06 / 22	N° CESAN C-059-001-92-5-XX-0025
REV: 00		