




CONFIGURAÇÃO DE PENAS P/ PLOTAGEM		
PENA	COR	ESP.
1	7	0.1
2	7	0.2
3	7	0.3
4	7	0.4
5	7	0.5
6	7	0.6
7	7	0.25
8	7	0.05
9	7	0.08
RESTCOLOR 0.4		

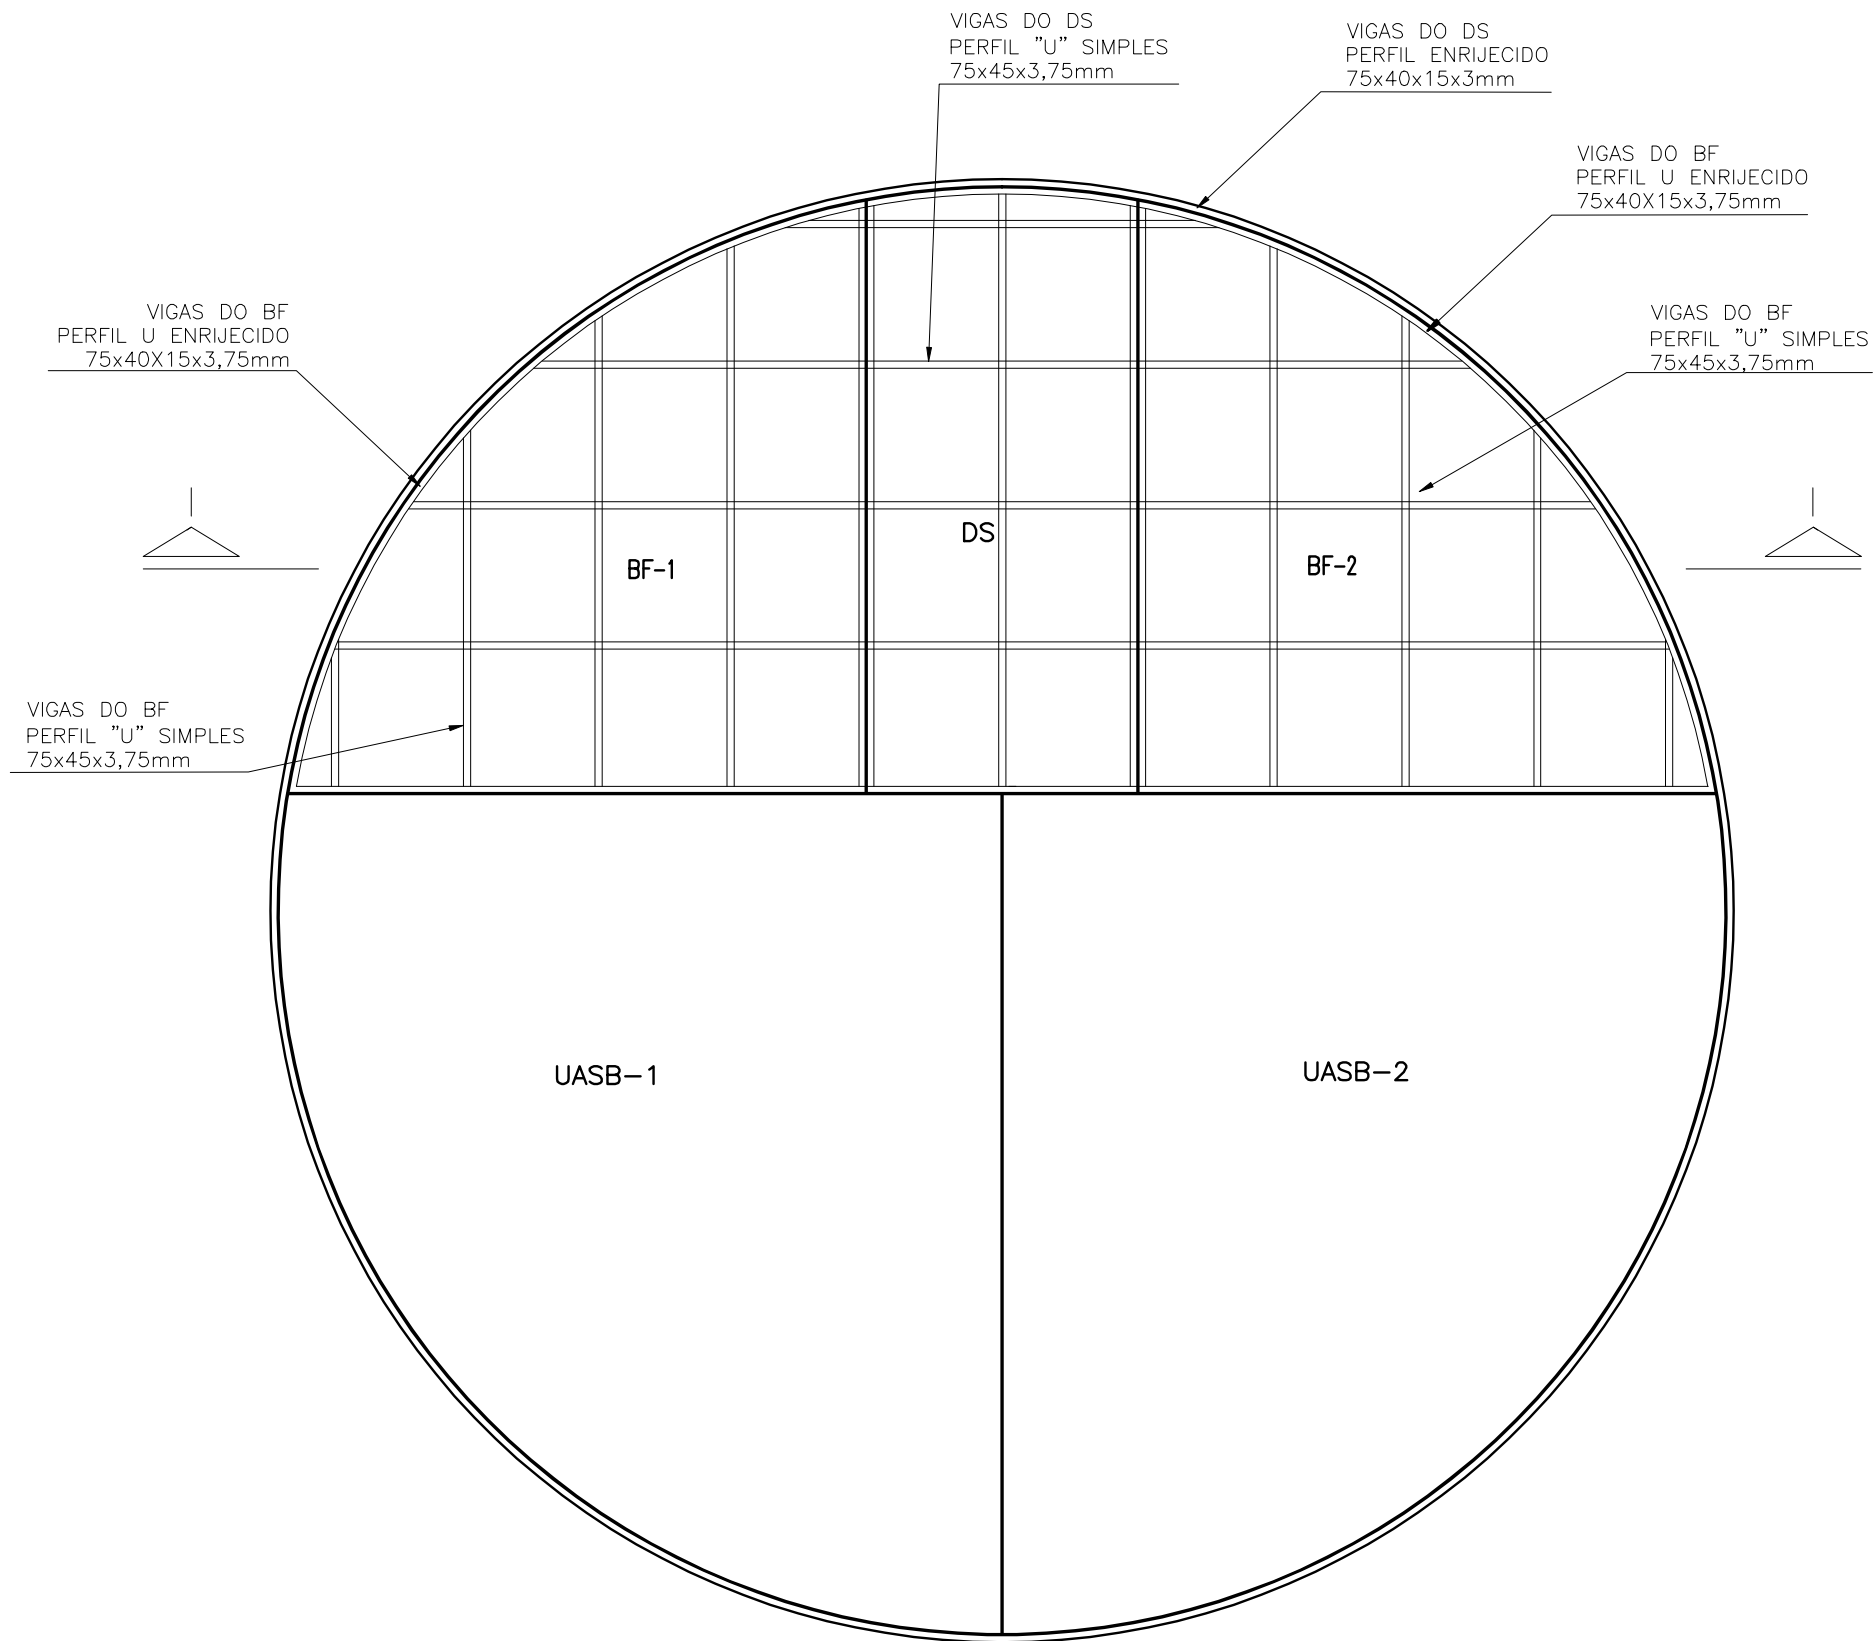


VIGAS DE SUSTENÇÃO DO LEITO  
E DAS LAMELAS  
VISTA SUPERIOR  
ESCALA 1/40

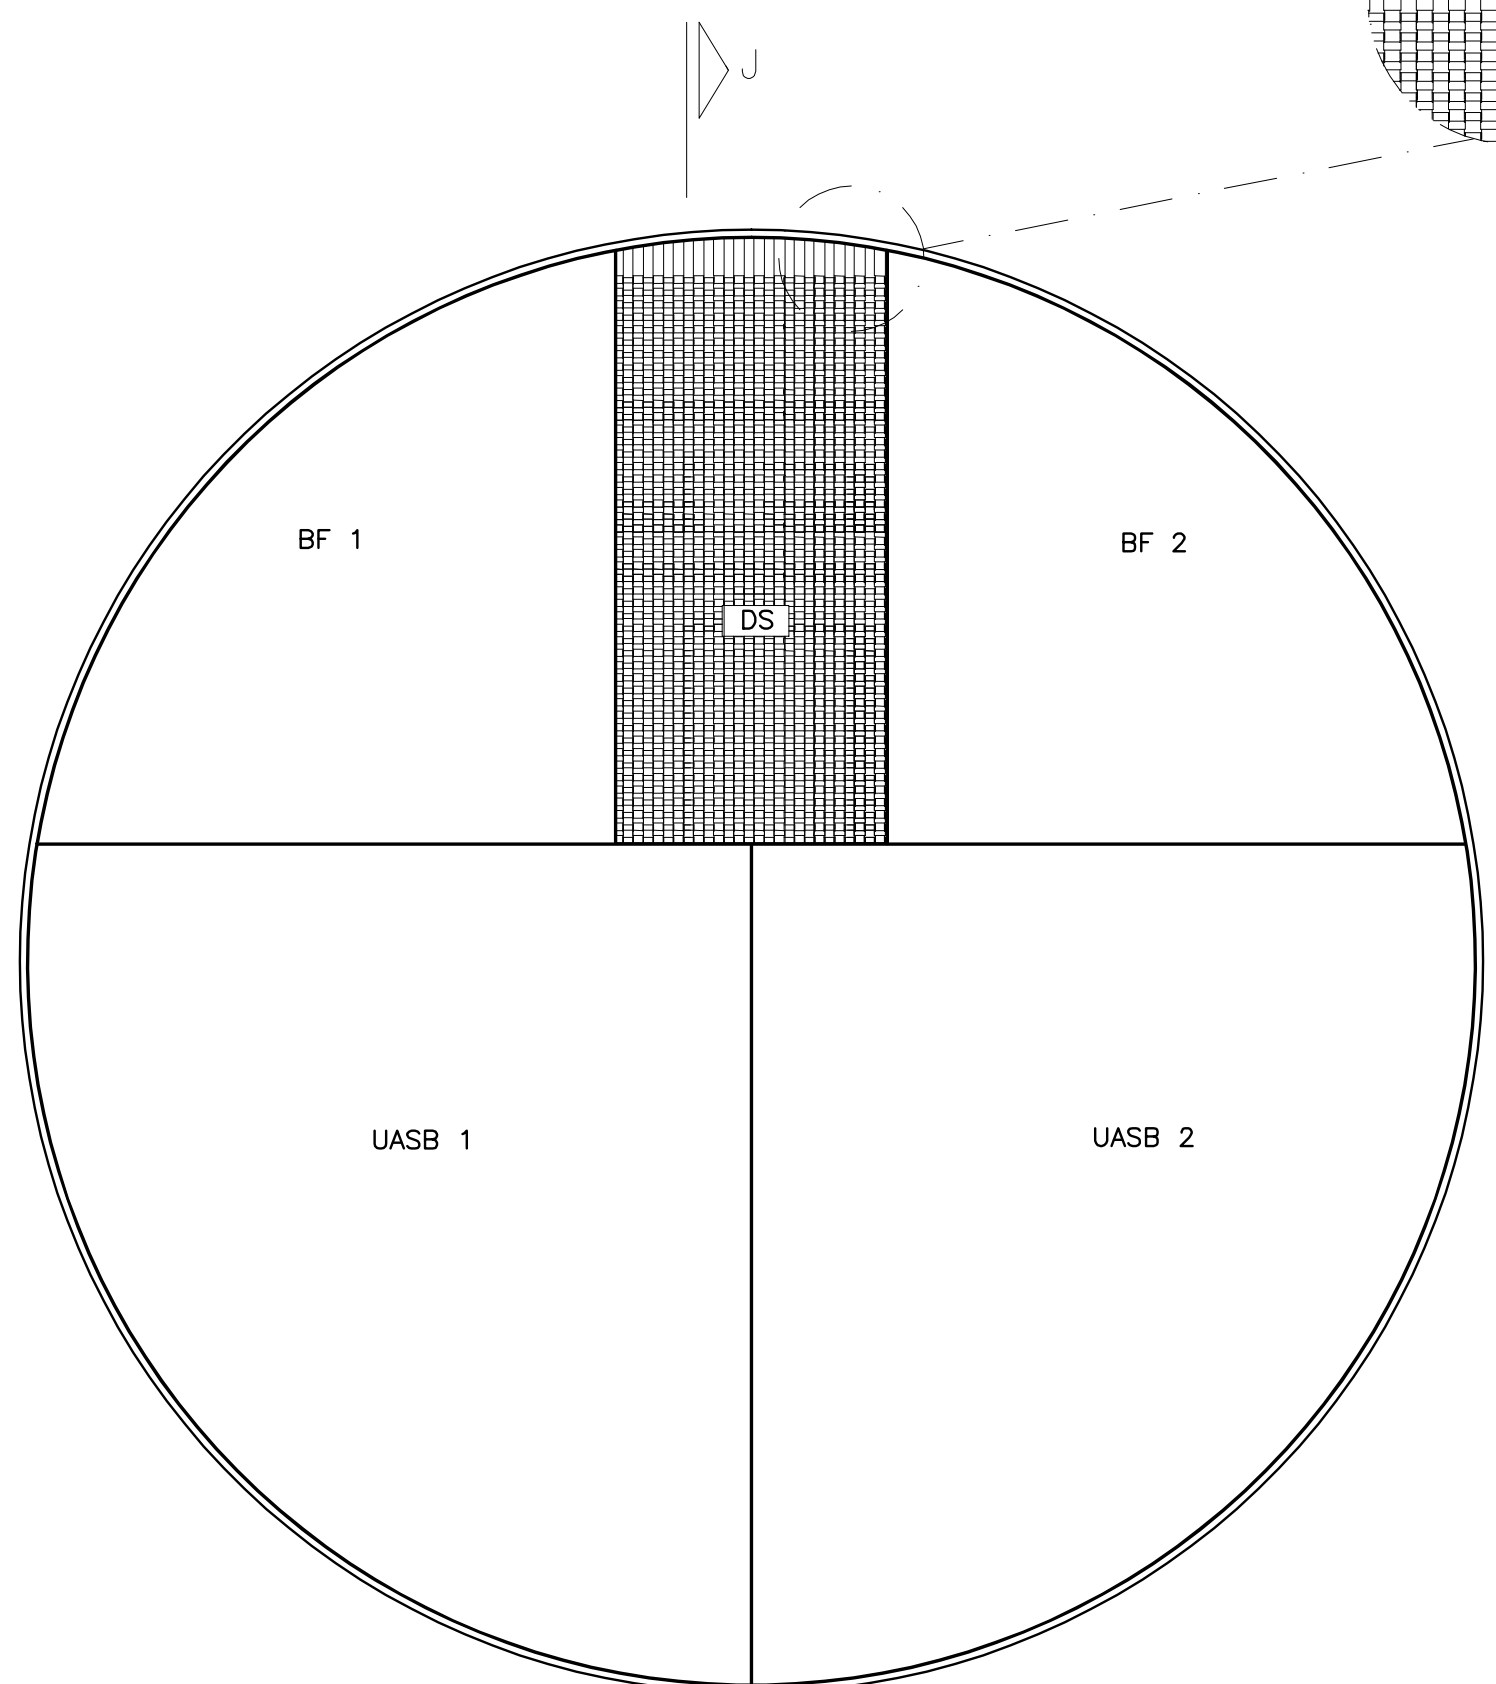

LAMELAS  
PLANTA BAIXA  
ESCALA 1/40

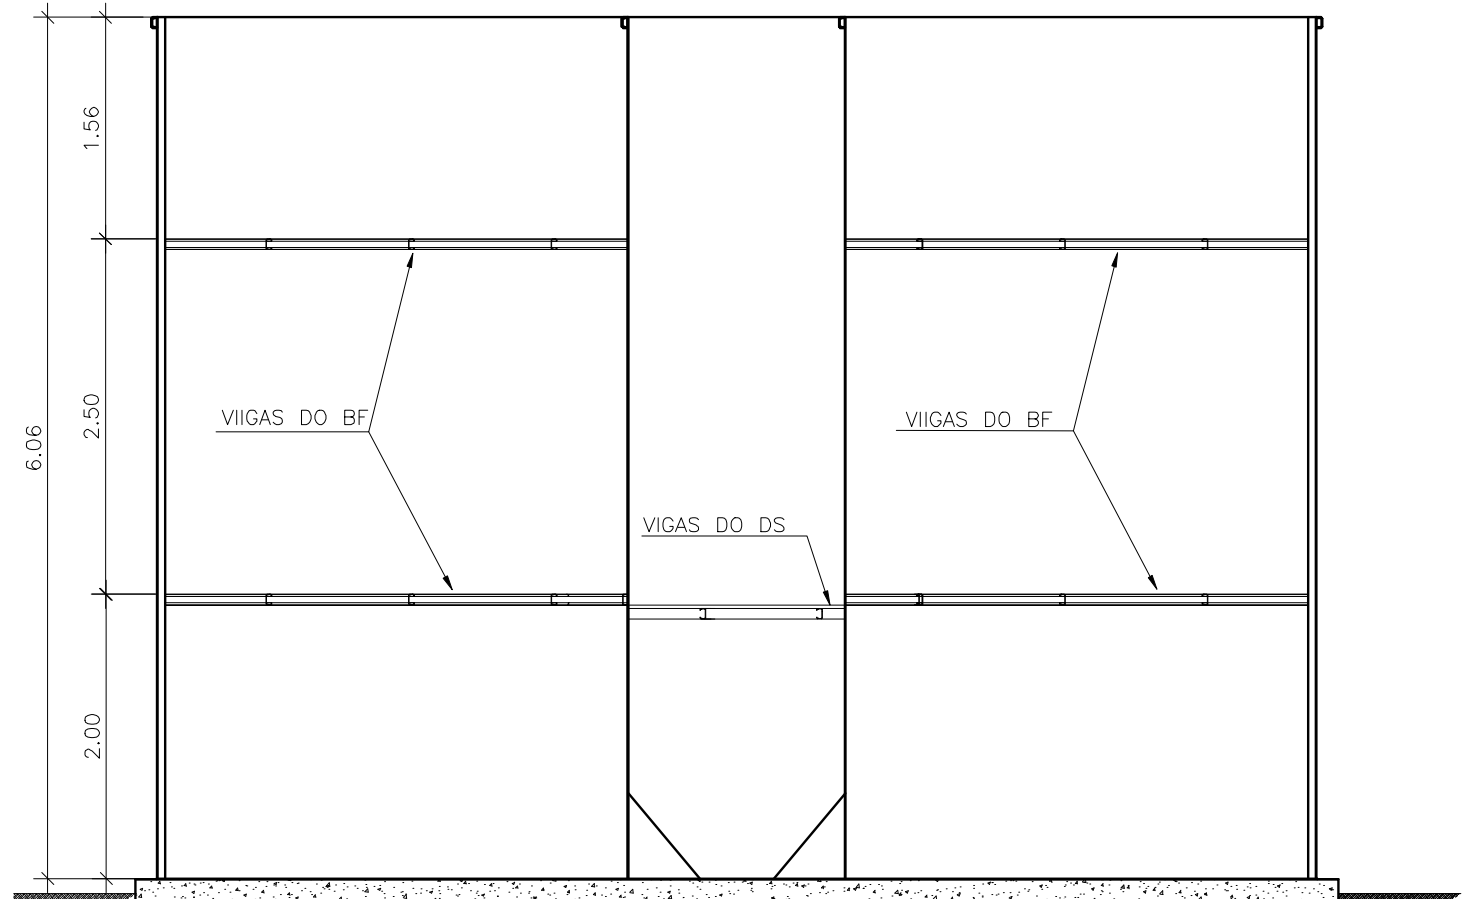

VIGAS DE SUSTENÇÃO DO LEITO  
CORTE II  
ESCALA 1/50

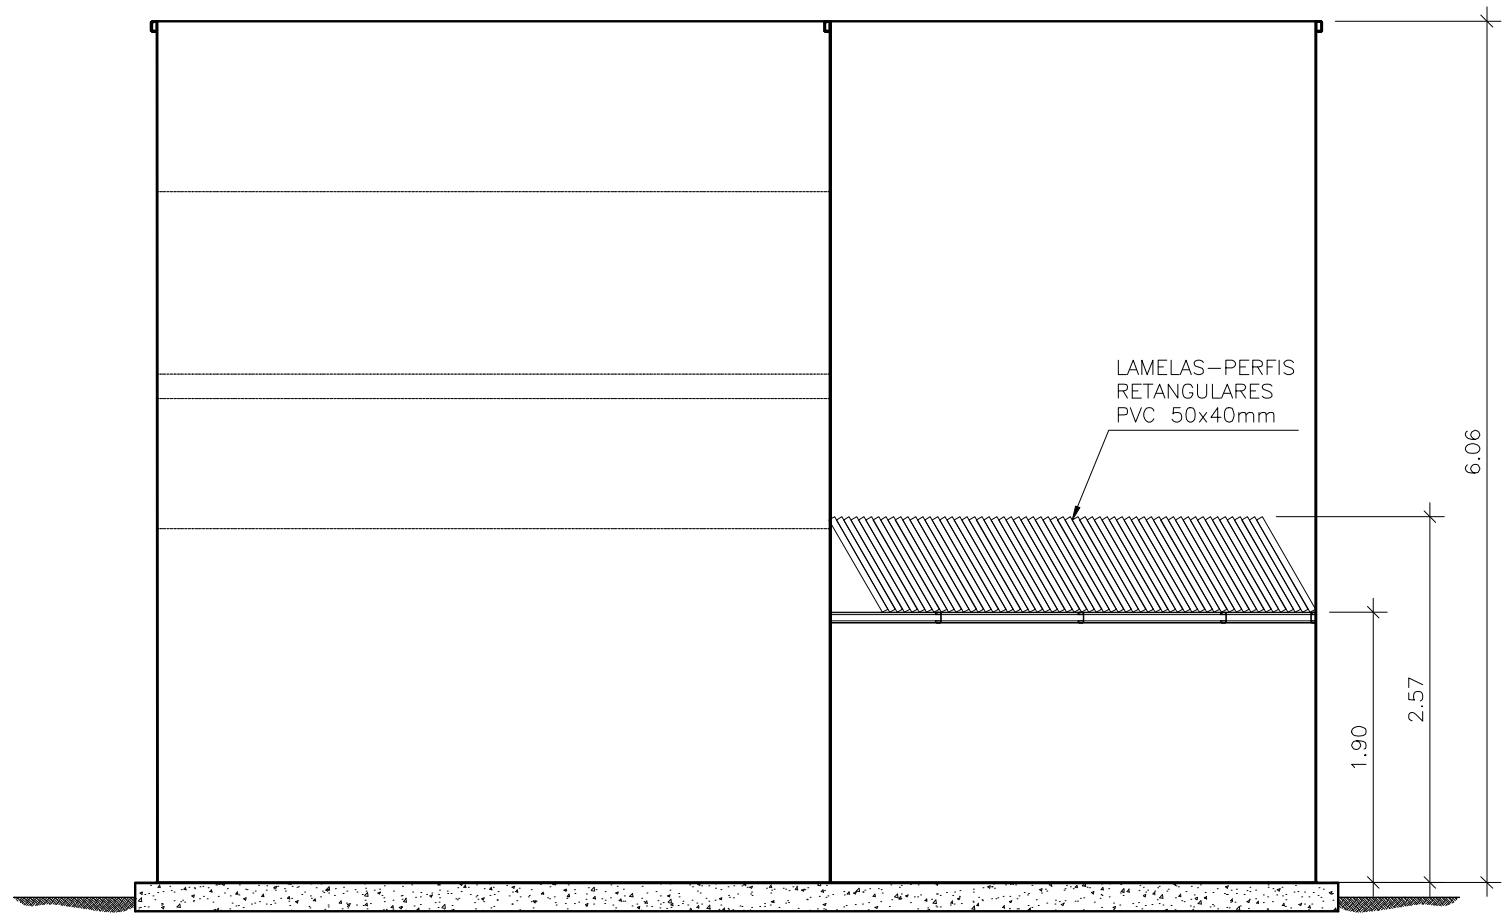

LAMELAS  
CORTE JJ  
ESCALA 1/50

ESTE DESENHO É PROPRIEDADE DA  
COMPANHIA ESPÍRITO SANTENSE DE  
SANEAMENTO - CESAN E NÃO PODE  
SER COPIADO SEM SUA AUTORIZAÇÃO.

NÚMEROS	TÍTULOS	Nº	LOCAL	DISCRIMINAÇÃO	DES.	DIV.	GER.	DATA
PRINCIPAIS DESENHOS DE REFERÊNCIA				REVISÃO				

CANCELA E SUBSTITUI O DESENHO NÚMERO:
CANCELADO E SUBSTITUÍDO PELO DESENHO NÚMERO:

CENTRO DE DOCUMENTAÇÃO	
RECEBIDO: __/__/__	
Nº DOC.: _____ ASS.: _____	
APROVAÇÃO CESAN:	
ASS.: _____ MATR.: _____	
UNID.: _____ DATA: __/__/__	
ESTA APROVAÇÃO NÃO ISENTA A CONTRATADA DE SUAS RESPONSABILIDADES LEGAIS.	

EMITENTE:	
PROJETADO:	COORDENADOR:
SIMONE DE JESUS SILVA	ALEXANDRE CESAN BECK DE SOUZA
CREA: 6432-D REGIÃO: ES	CREA: 11249-D REGIÃO: RS
DESENHO: JULIANA LAMAS	Nº DES. PROJETISTA:
DATA: 01/10/2011	0400-BR-IR-HID-DE-009
RESPONSÁVEL TÉCNICO:	ALEXANDRE BECK DE SOUZA
CREA: 11249-D REGIÃO: RS	ART Nº:20100174482 DATA: 16/11/2010

EMIÇÃO CESAN	DATAS
PROJETADO:	
CREA:	
DESENHADO:	
VERIFICADO:	ENGº CARINA DA ROSS REZENDE
DIVISÃO:	ENGº CARINA DA ROSS REZENDE
GERÊNCIA:	ENGº DOUGLAS OLIVEIRA SOUZA

MUNICÍPIO: IRUPI	DISTRITO: SEDE	BAIRRO:
NOME DO EMPREENDIMENTO: AMPLAÇÃO E MELHORIA DO SISTEMA DE ESGOTAMENTO SANITÁRIO DE IRUPI		
TÍTULO: ESTAÇÃO DE TRATAMENTO DE ESGOTO 12,0L/S – UASB+FBAS+DS 6,0L/S PROJETO HIDRÁULICO VIGAS DE SUSTENTAÇÃO DOS FBASN's E DOS DS's		
ESCALA:	FOLHA:	Nº CESAN
INDICADA	10 / 22	C-059-001-92-5-XX-0029
		REV: 00