




CONFIGURAÇÃO DE PENAS P/ PLOTAGEM		
PENA	COR	ESP.
1	7	0,1
2	7	0,2
3	7	0,3
4	7	0,4
5	7	0,5
6	7	0,6
7	7	0,25
8	7	0,08
9	7	0,1
REST.COLOR: 0,4		

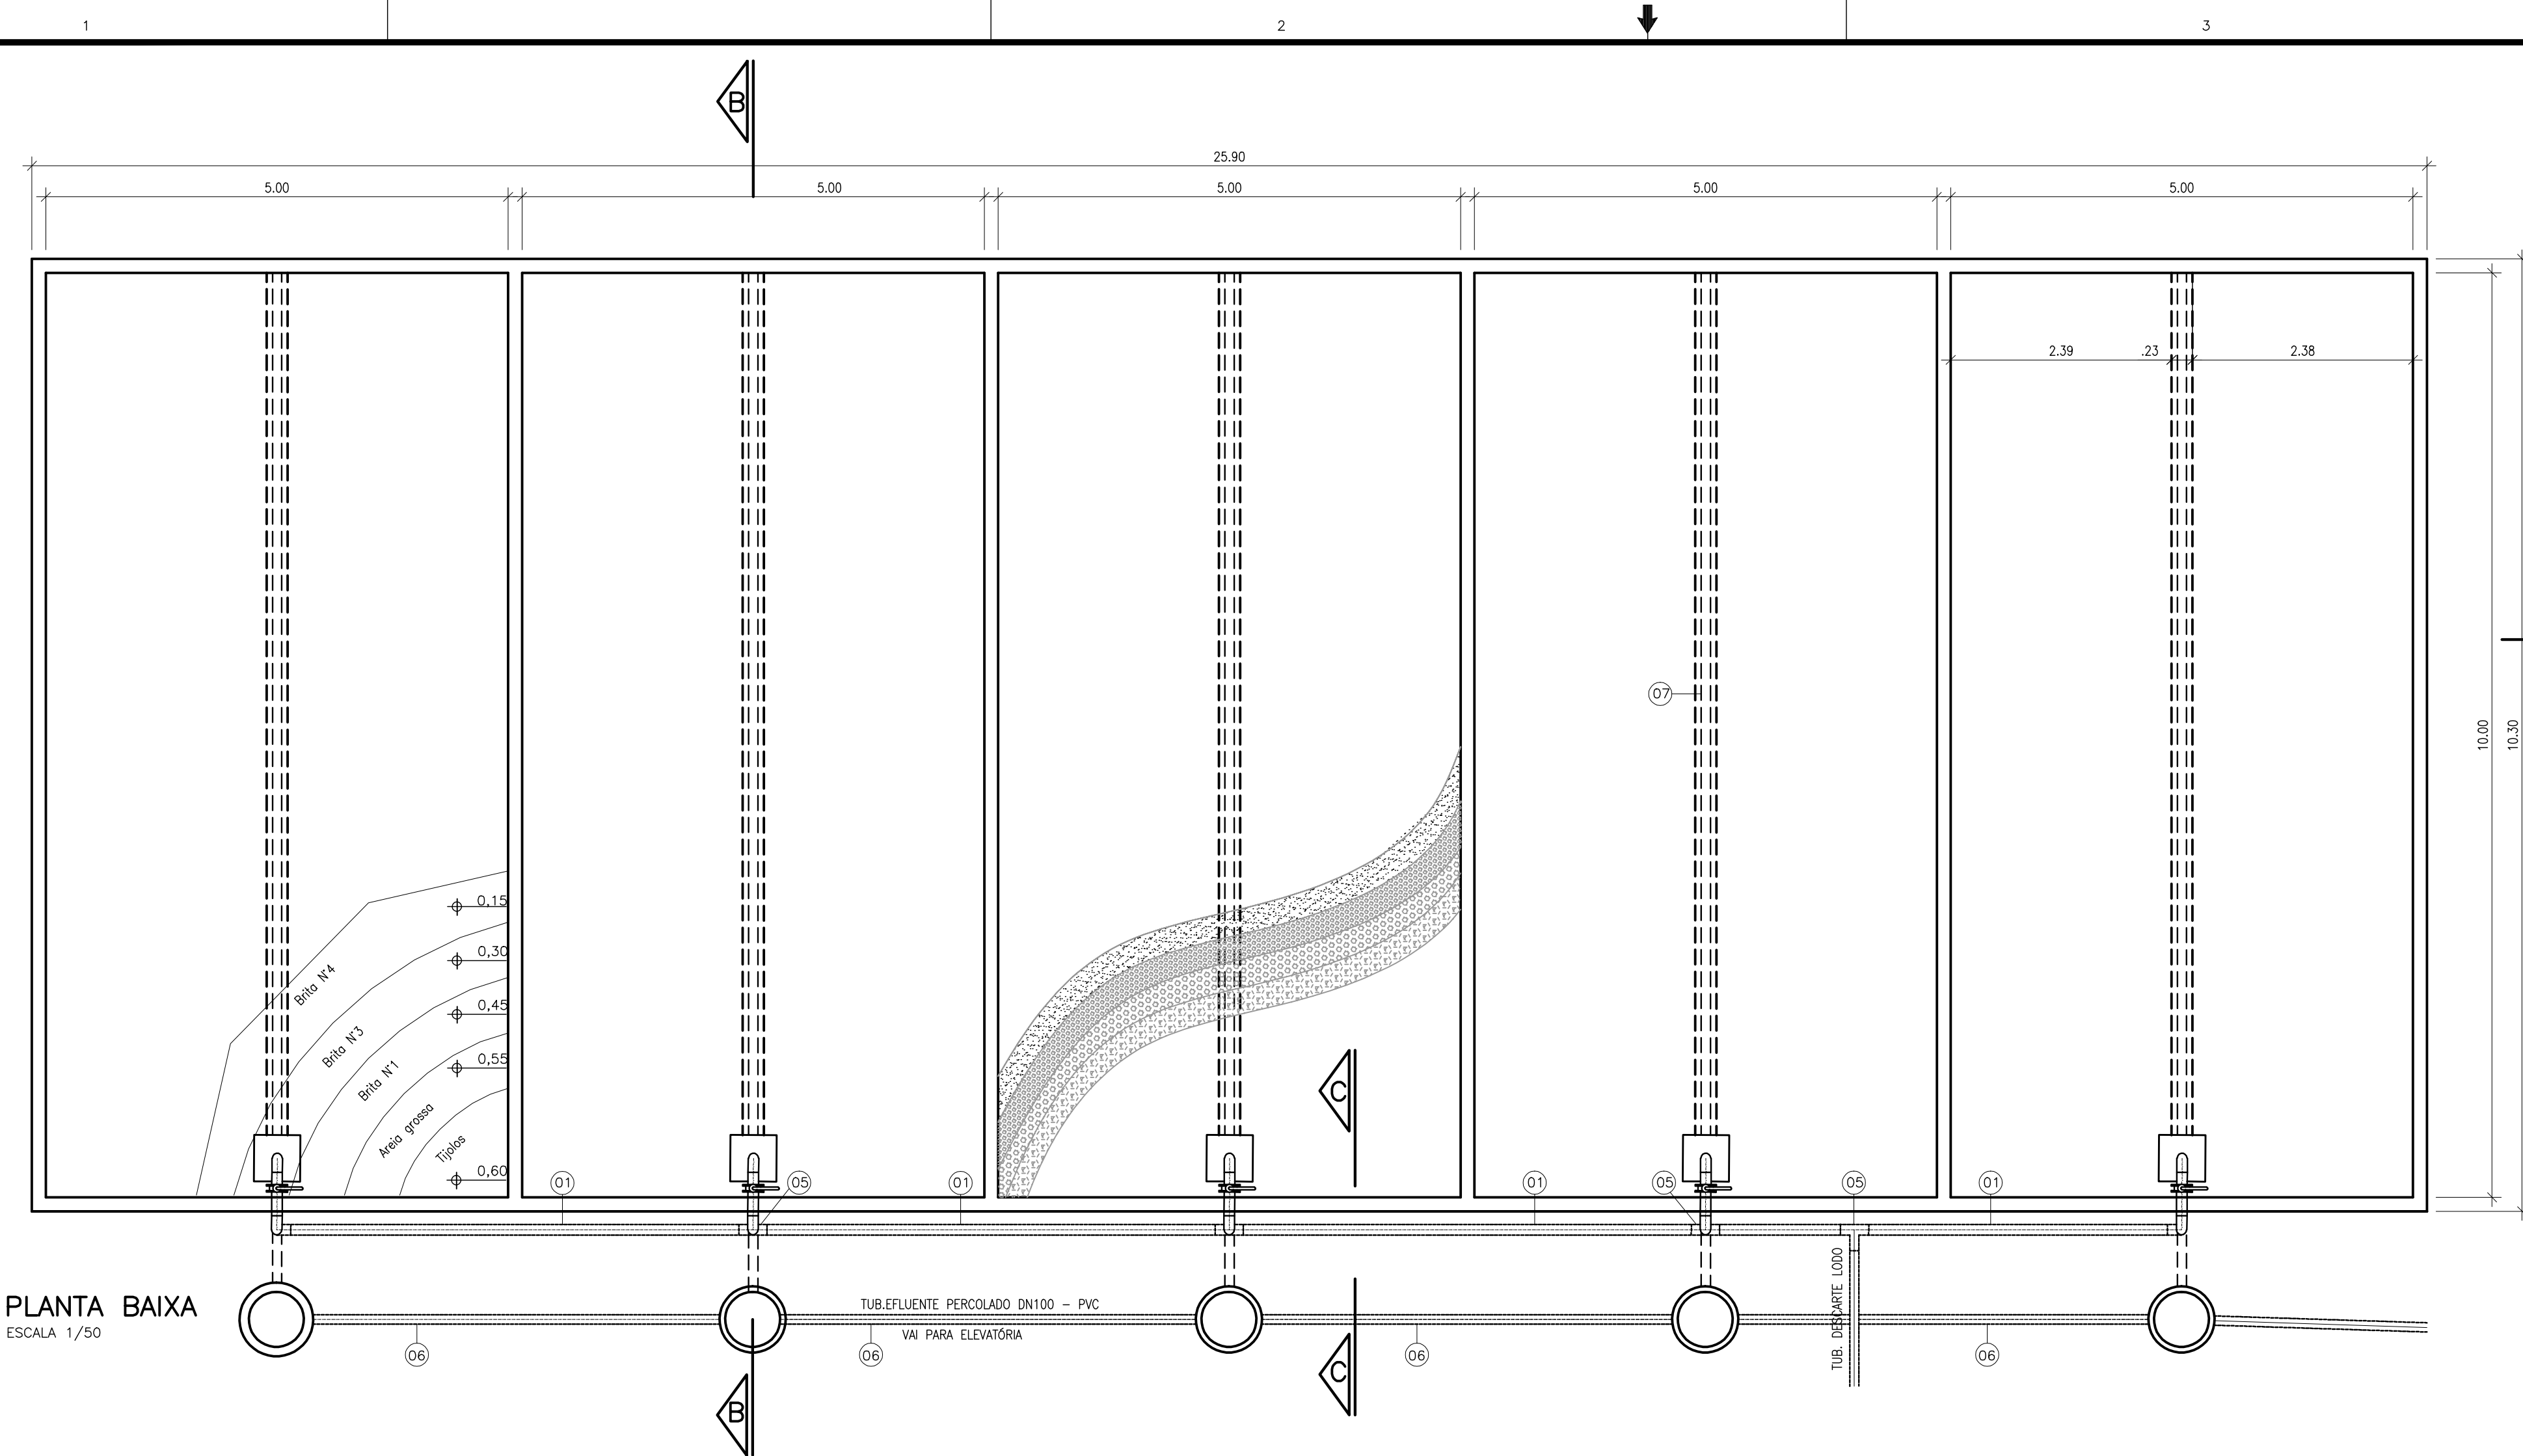


PLANTA BAIXA
ESCALA 1/50

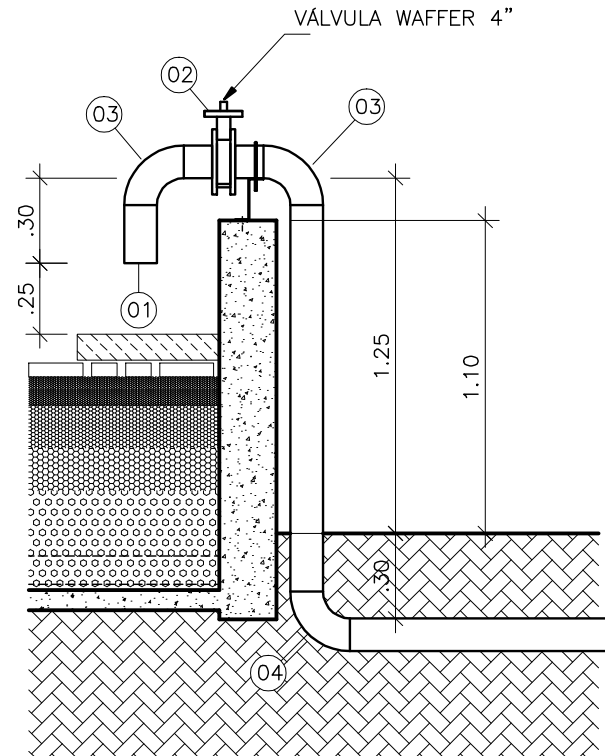


CORTE CC
ESCALA 1/30

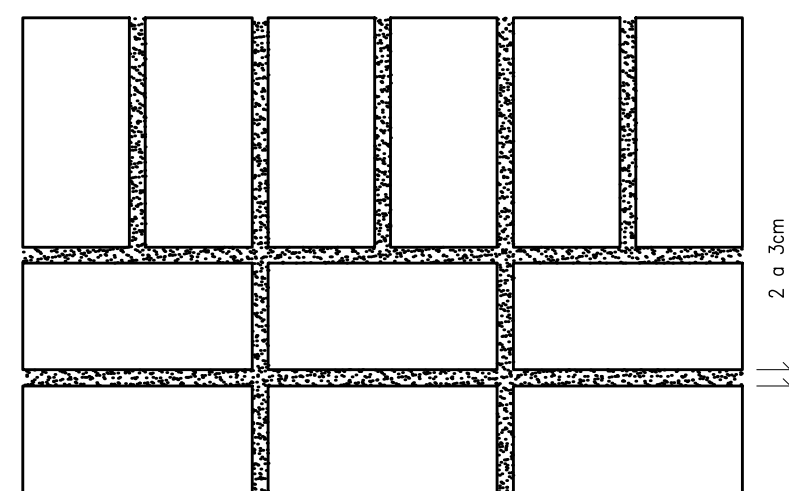

DETALHE TIJOLOS
SEM ESCALA

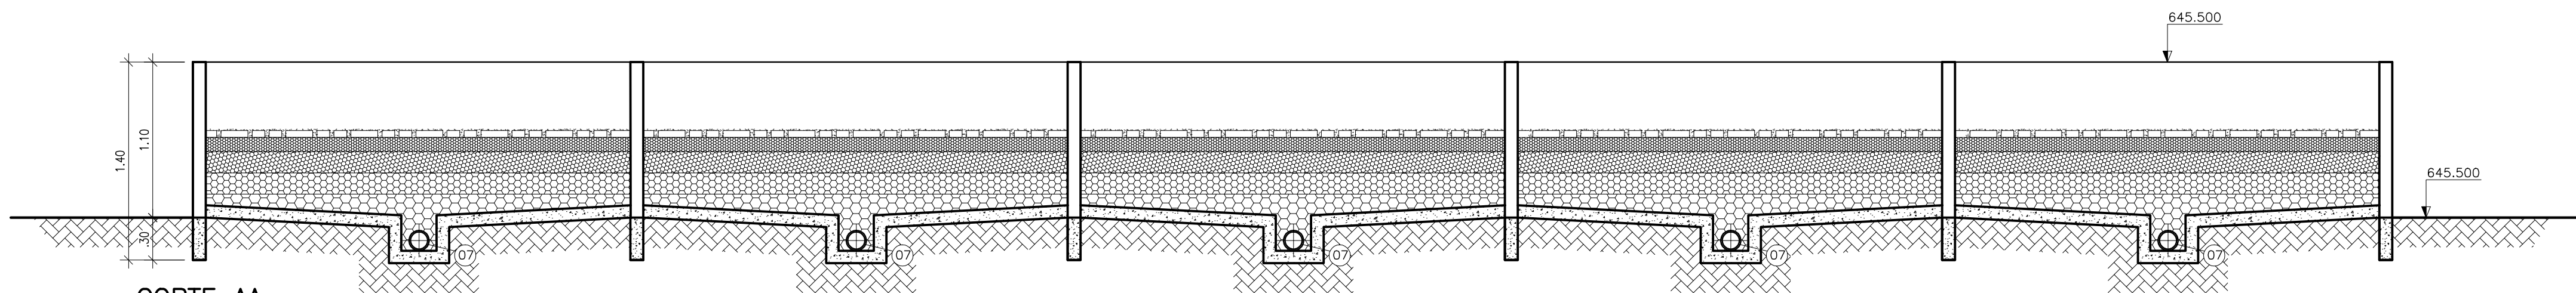

CORTE AA
ESCALA 1/50

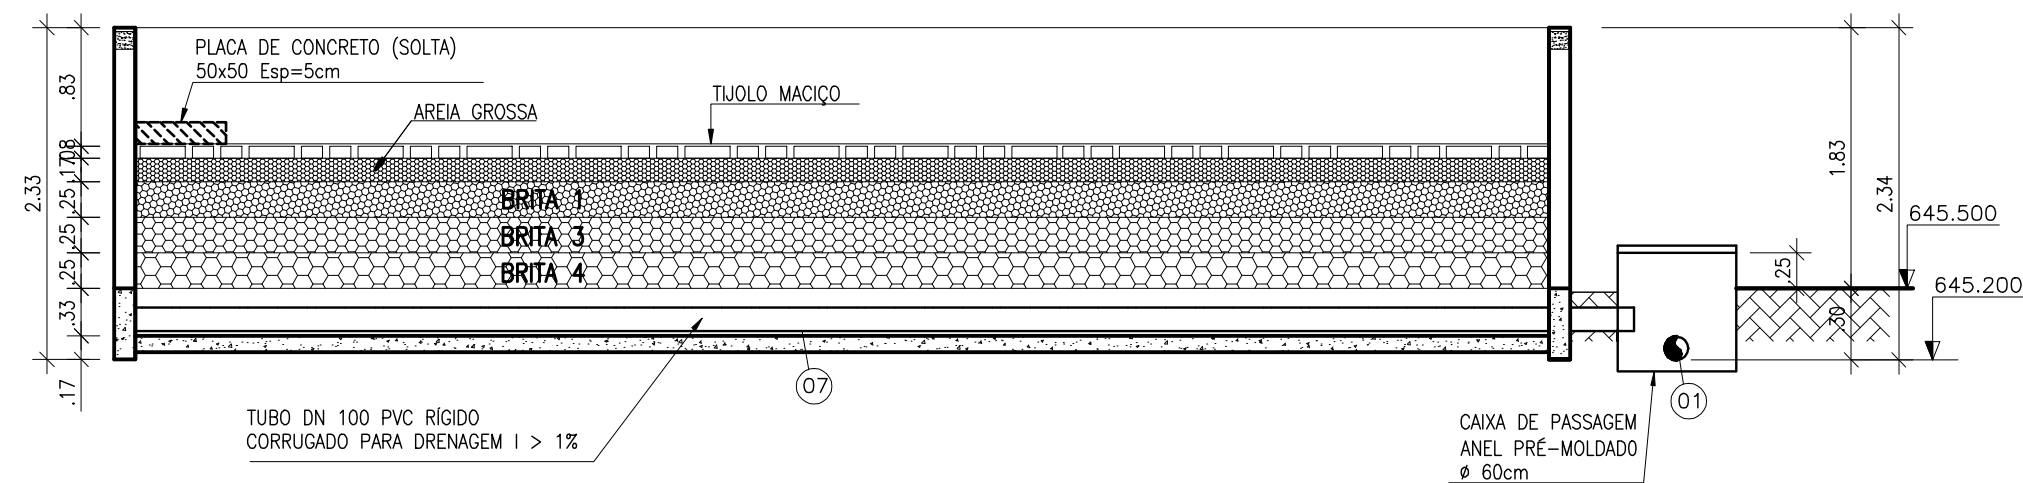

CORTE BB
ESCALA 1/50

LISTA DE MATERIAL DO PRÉ-TRATAMENTO						
ITEM	DISCRIMINAÇÃO	UNID.	MATERIAL	DN (mm)	QUANT.	OBS.
	ENTRADA					
01	TUBO AÇO CARBONO ROSCÁVEL	PÇ	AÇO	6"	01	
02	VÁLVULA WAFFER	PÇ	AÇO	6"	05	
03	CURVA 90° COM ROSCA MACHO/FÊMEA	PÇ	AÇO	6"	10	
04	CURVA 90° COM ROSCA	PÇ	AÇO	6"	07	
05	TÉ COM ROSCA	PÇ	AÇO	6"	04	
06	TUBO RÍGIDO	M	PVC	100	24,00	
07	TUBO CILÍNDRICO RÍGIDO CORRUGADO	M	PVC	100	52,00	

ESTE DESENHO É PROPRIEDADE DA
COMPANHIA ESPÍRITO SANTENSE DE
SANEAMENTO - CESAN E NÃO PODE
SER COPIADO SEM SUA AUTORIZAÇÃO.

NÚMEROS	TÍTULOS	Nº	LOCAL	DISCRIMINAÇÃO	DES.	DIV.	GER.	DATA
PRINCIPAIS DESENHOS DE REFERÊNCIA				REVISÃO				

CANCELADO E SUBSTITUÍDO PELO DESENHO NÚMERO:

CENTRO DE DOCUMENTAÇÃO
RECEBIDO: / /
Nº DOC.: ASS.:
APROVAÇÃO CESAN:
ASS.: MATR.:
UNID.: DATA: / /
ESTA APROVAÇÃO NÃO ISENTA A CONTRATADA DE SUAS RESPONSABILIDADES LEGAIS.

EMITENTE:
BECK DE SOUZA
ENGENHARIA LTDA
PROJETADO: SIMONE DE JESUS SILVA
COORDENADOR: ALEXANDRE CESAR BECK DE SOUZA
CREA: 6432-D REGIÃO: ES
DESENHO: JULIANA LAMAS
Nº DES. PROJETISTA: 0400-R-U-HID-DE-014
DATA: 15/01/2011
RESPONSÁVEL TÉCNICO: ALEXANDRE CESAR BECK DE SOUZA
CREA: 11249-D REGIÃO: RS ART Nº20100114482 DATA: 16/11/2010

EMISSION CESAN
PROJETADO:
CREA:
DESENHADO:
VERIFICADO:
DIVISÃO:
GERÊNCIA:

DATAS
03/2015
03/2015
03/2015
03/2015
03/2015

CESAN
MUNICÍPIO: IJÓIA
DISTRITO: SEDE
BAIRRO:
NOME DO EMPREENDIMENTO: AMPLIAÇÃO E MELHORIA DO SISTEMA DE ESGOTAMENTO SANITÁRIO DE IJÓIA
TÍTULO: ESTAÇÃO DE TRATAMENTO DE ESGOTO - ETE UASB+FBASN+DS - 36,0 L/S
PROJETO HIDRÁULICO
LEITO DE SECAGEM
ESCALA: INDICADA
FOLHA: 07 / 13
Nº CESAN: C-059-000-92-5-XX-0012
REV: 00