


COR	ESP.
1	07
2	07
3	07
4	07
5	07
6	07
7	07
8	07
9	07
140	140
162	162

PLANTA DE DISTRIBUIÇÃO

ESCALA 1:50

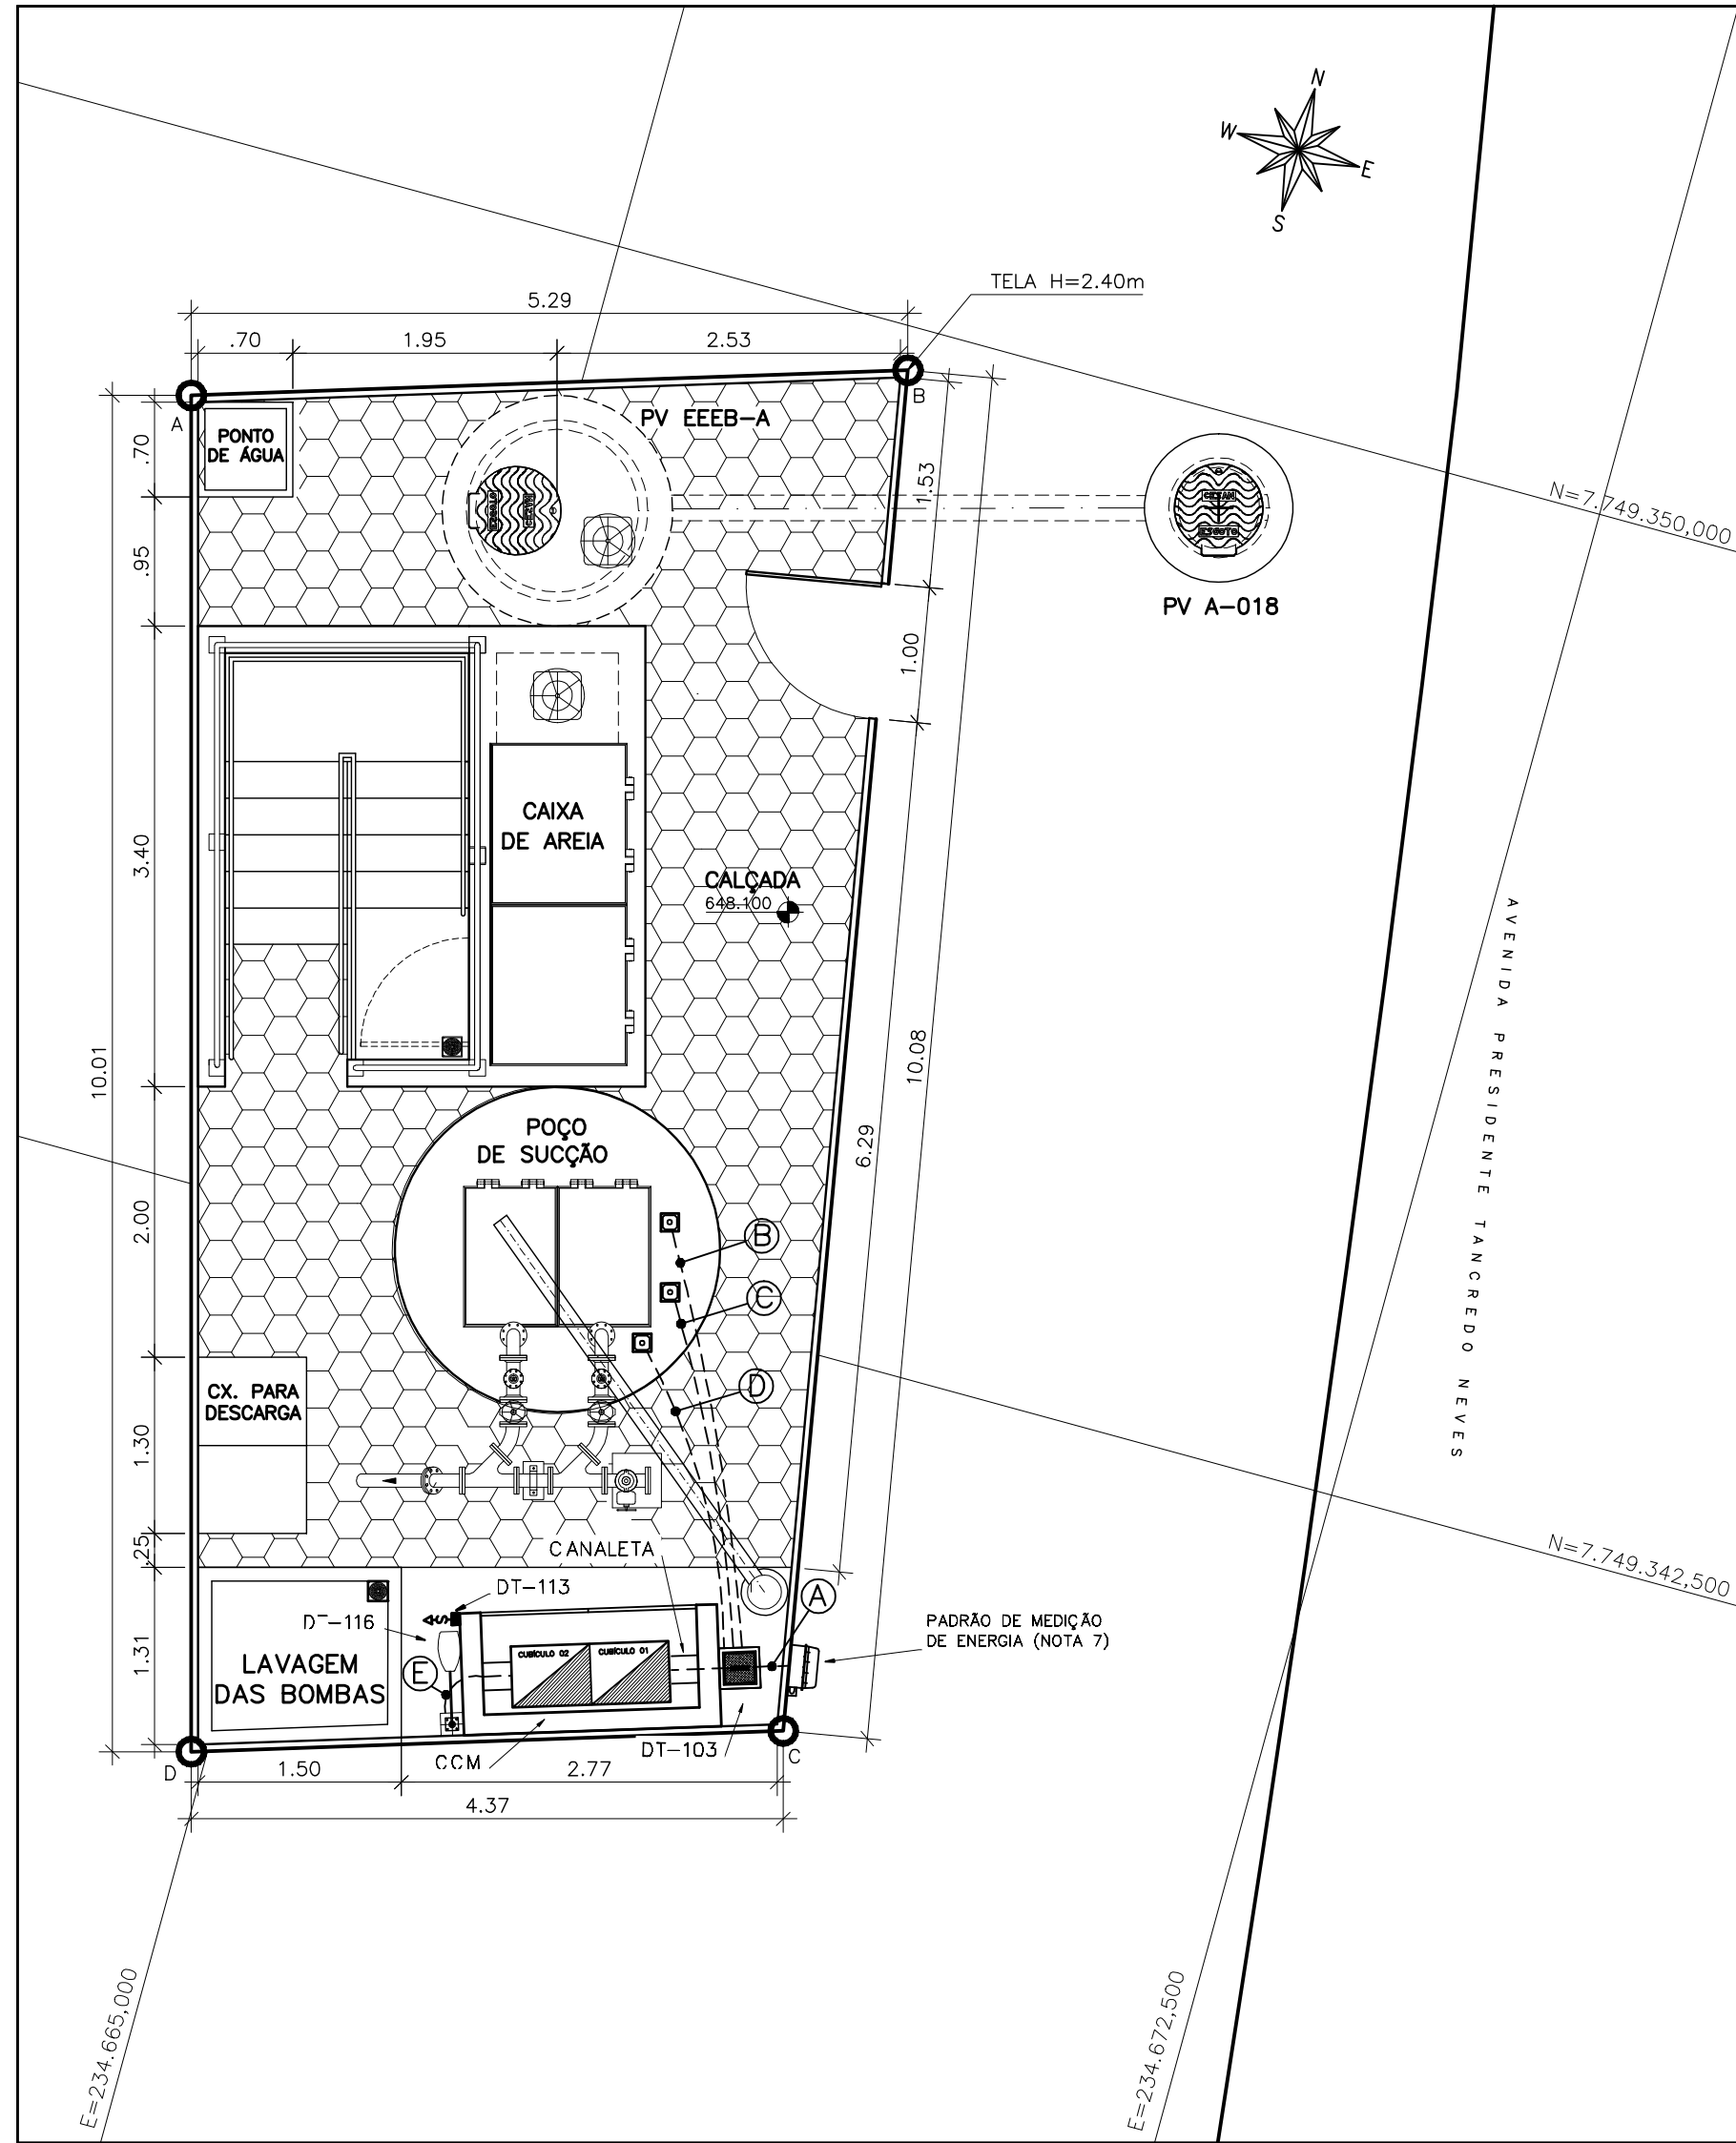

A	#3x1cond.(16mm²) Vermelho (R), Preto (S) e Branco (T) - ENTRADA + #1x1cond.(16mm²)azul claro + #1x1cond.(10mm² cobre nu) 0,6/1kV	ELETR. PVC RÍGIDO Ø1.1/2"
B	#1x3cond.(4mm²) Vermelho (R), Preto (S) e Branco (T) 0,6/1kV + #1x1cond.(4mm²) Verde - 0,6/1kV	ELETRODUTO CORRUGADO Ø2"
C	#1x3cond.(4mm²) Vermelho (R), Preto (S) e Branco (T) 0,6/1kV + #1x1cond.(4mm²) Verde - 0,6/1kV	ELETRODUTO CORRUGADO Ø2"
D	#1x3cond.(1mm²) Vermelho (Nível Alto-Es), Azul (Meio-E) e Branco (Nível Baixo-Er) - 0,6/1kV	ELETRODUTO CORRUGADO Ø1.1/4"
E	#1x3cond.(2,5mm²) Preto + #1x1cond.(2,5mm²) Azul claro 0,6/1kV + #1x1cond.(2,5mm²)verde 0,6/1kV	ELETRODUTO CORRUGADO Ø1.1/4"

ENTRADA DE ENERGIA E DETALHE DO PAINEL

PLANTA BAIXA

