



CONFIGURAÇÃO DE
PENAS F/ PLOTAGEM

| | | |
|---|---|------|
| 1 | 7 | 0,1 |
| 2 | 7 | 0,2 |
| 3 | 7 | 0,3 |
| 4 | 7 | 0,4 |
| 5 | 7 | 0,5 |
| 6 | 7 | 0,6 |
| 7 | 7 | 0,25 |
| 8 | 7 | 0,05 |
| 9 | 7 | 0,08 |


REST.COLOR: 0,4

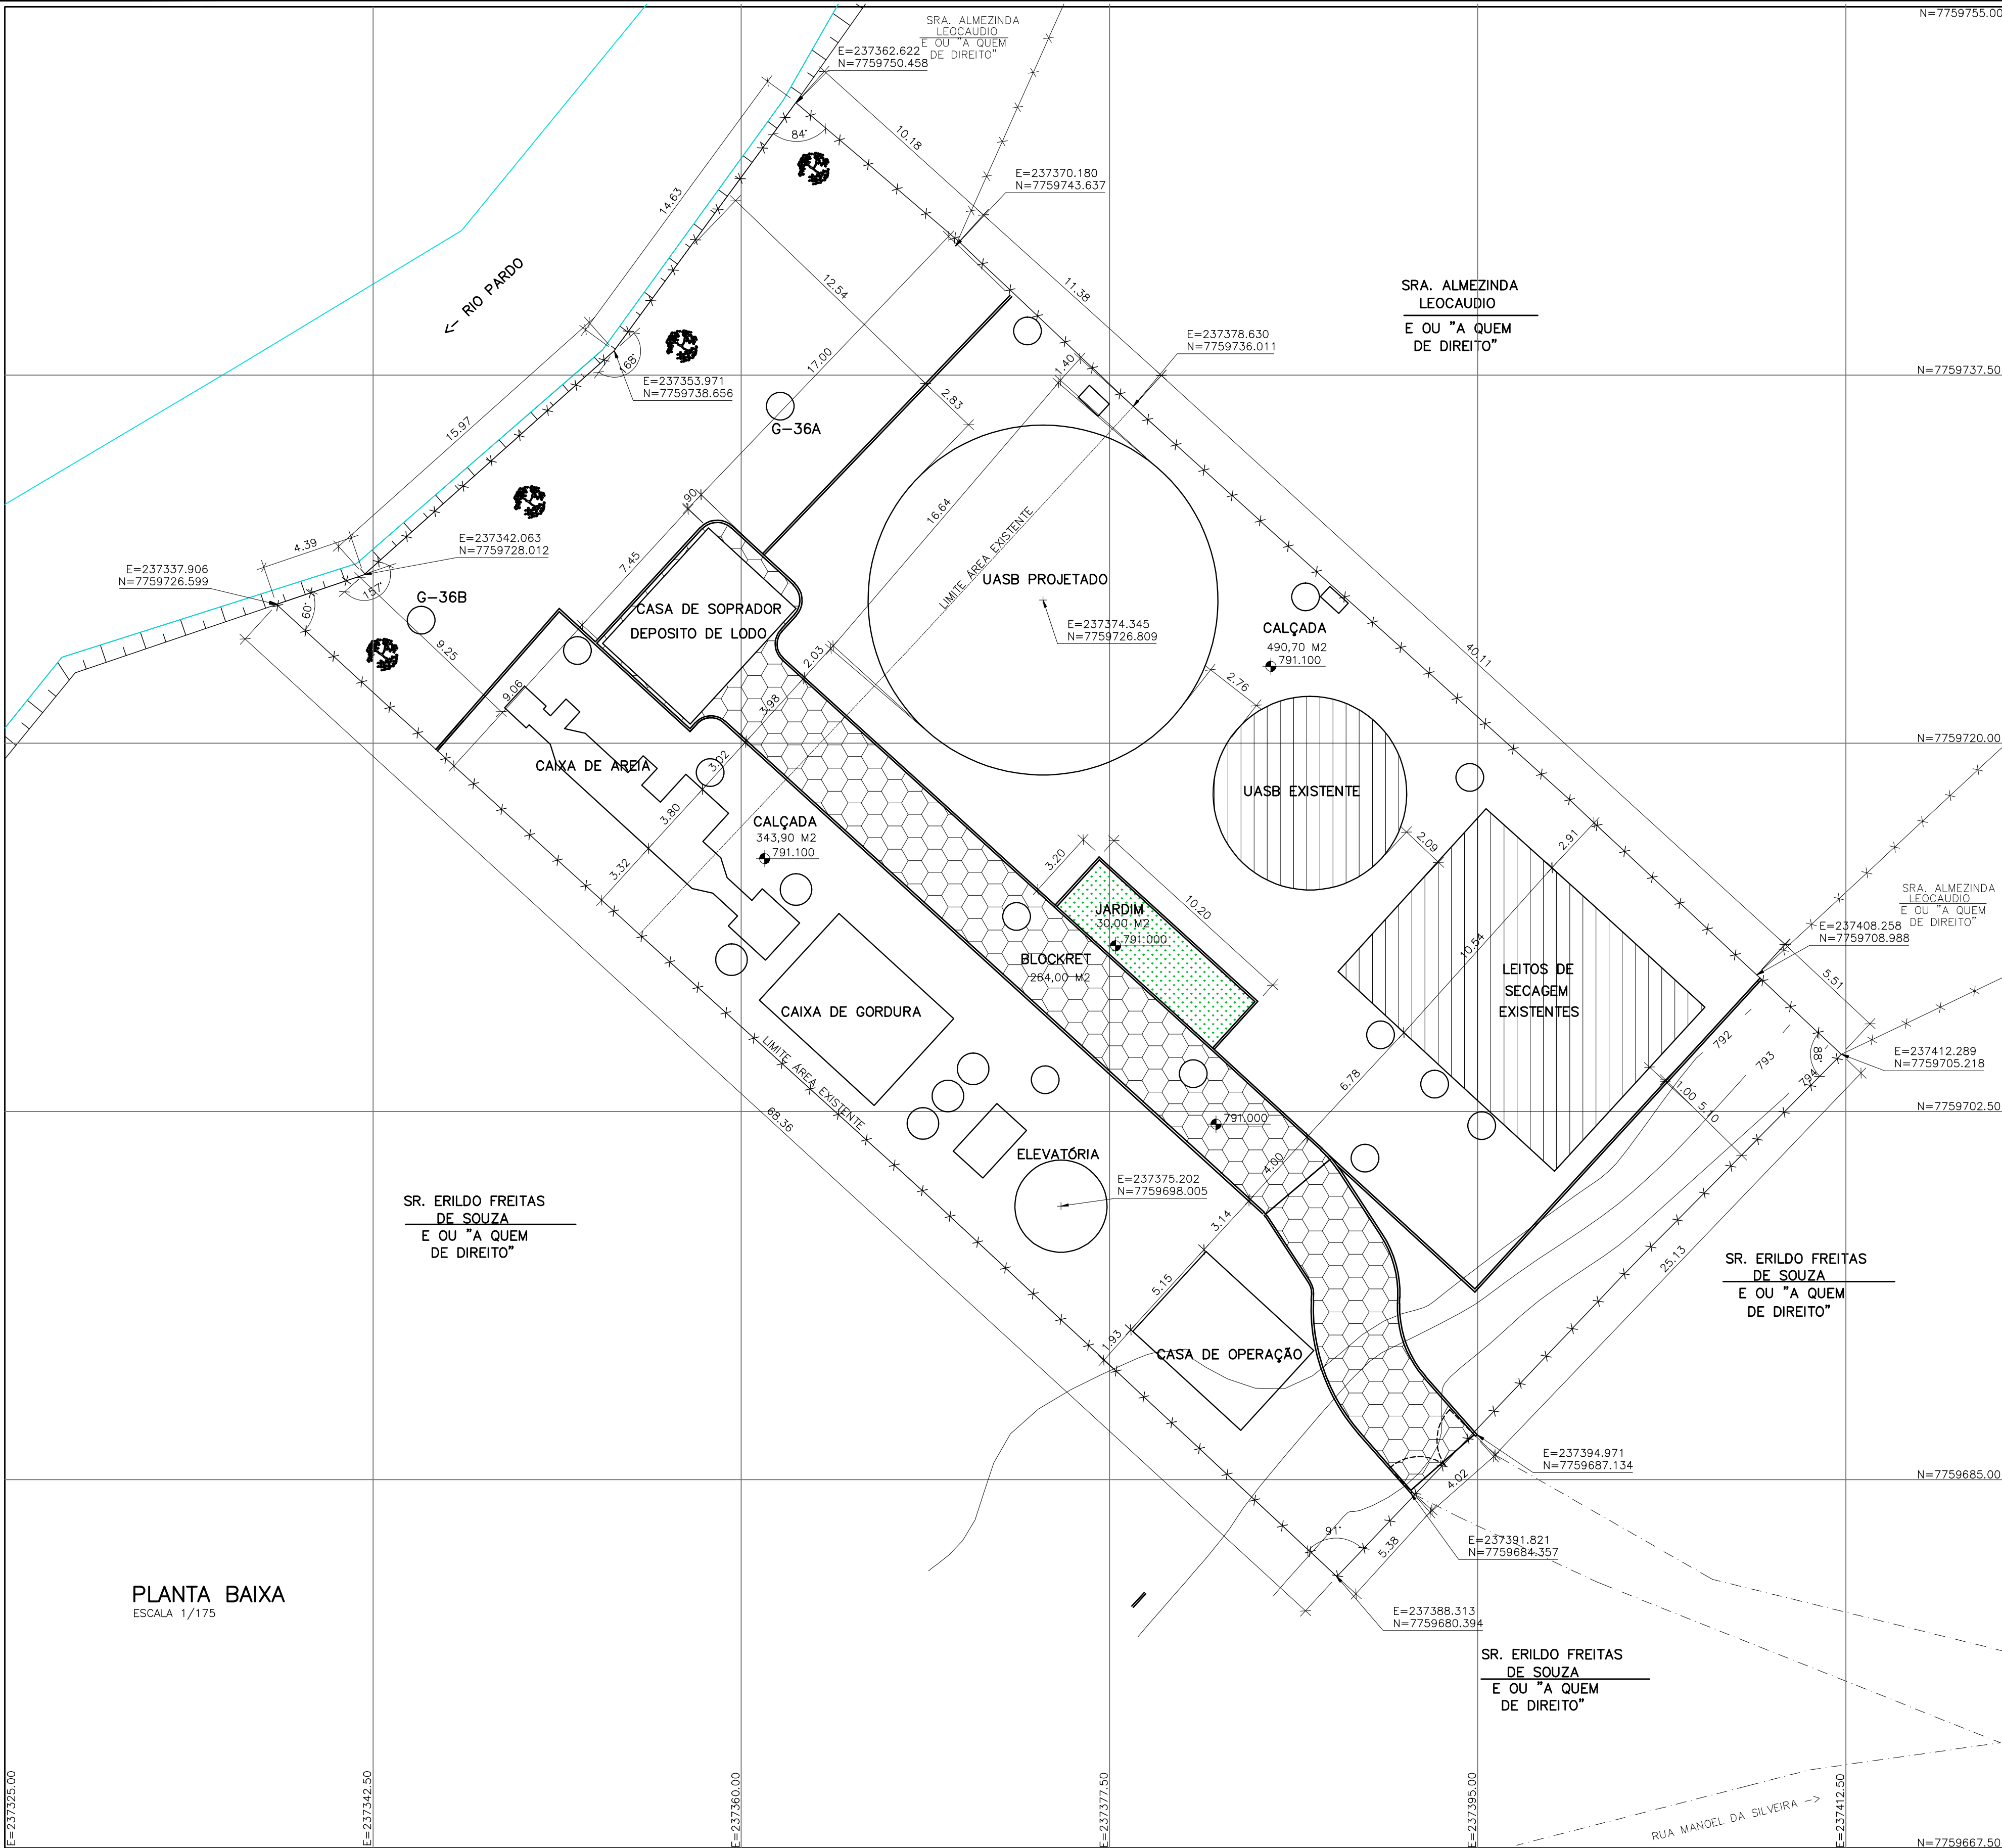

PLANTA BAIXA
ESCALA 1/175

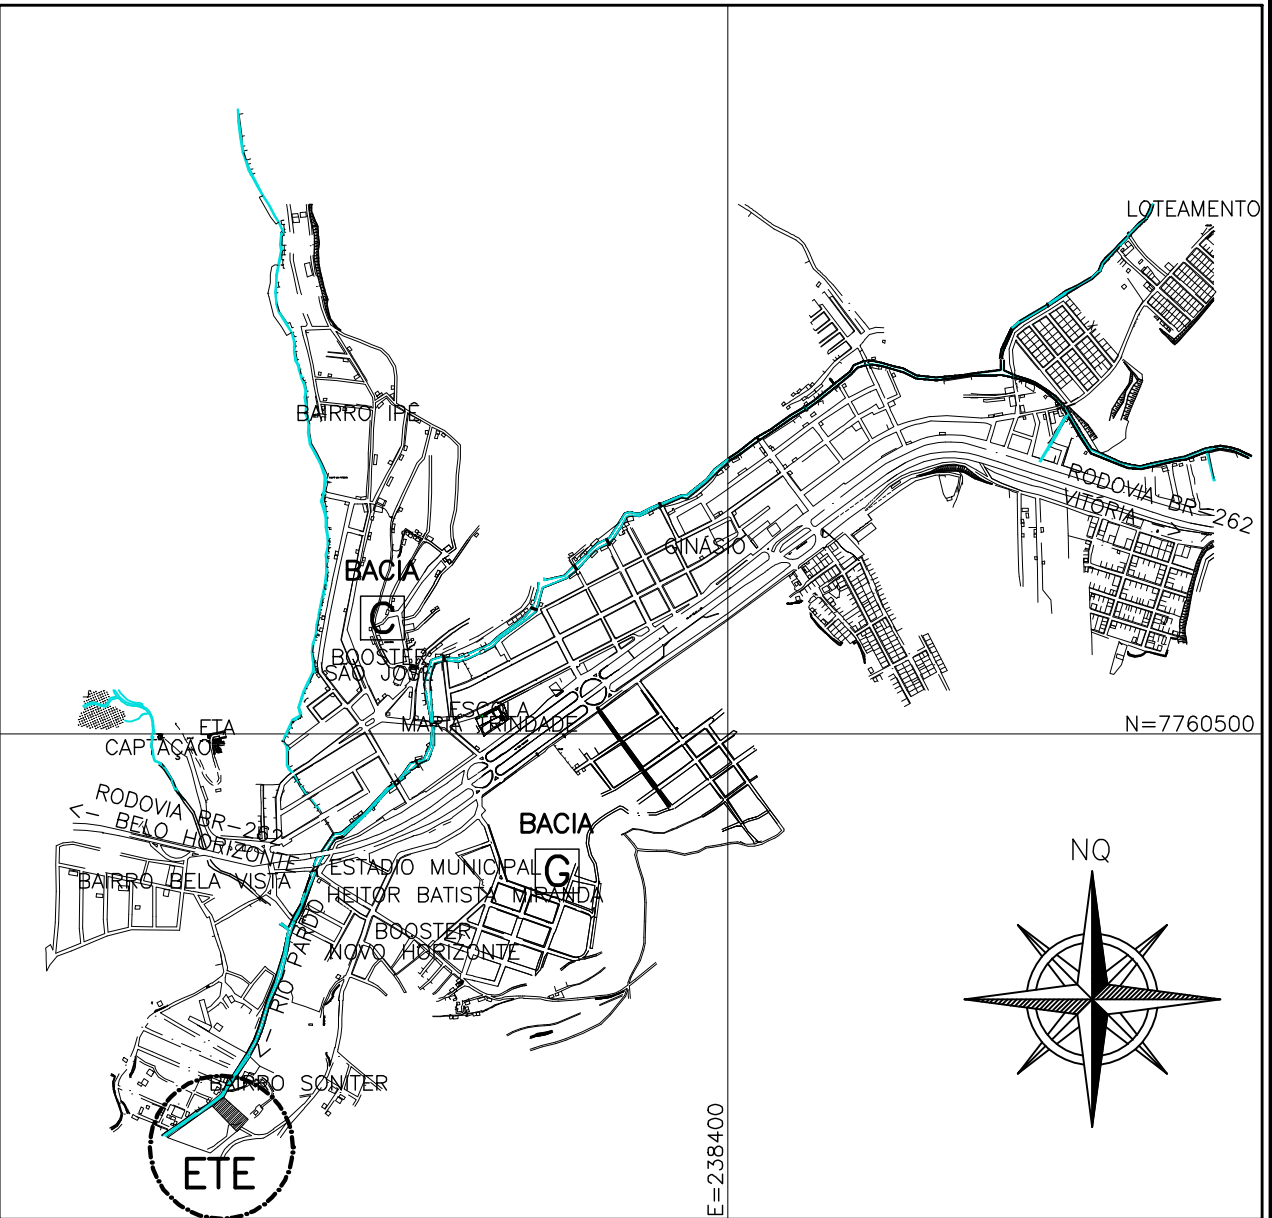

SITUAÇÃO
ESCALA 1/15.000

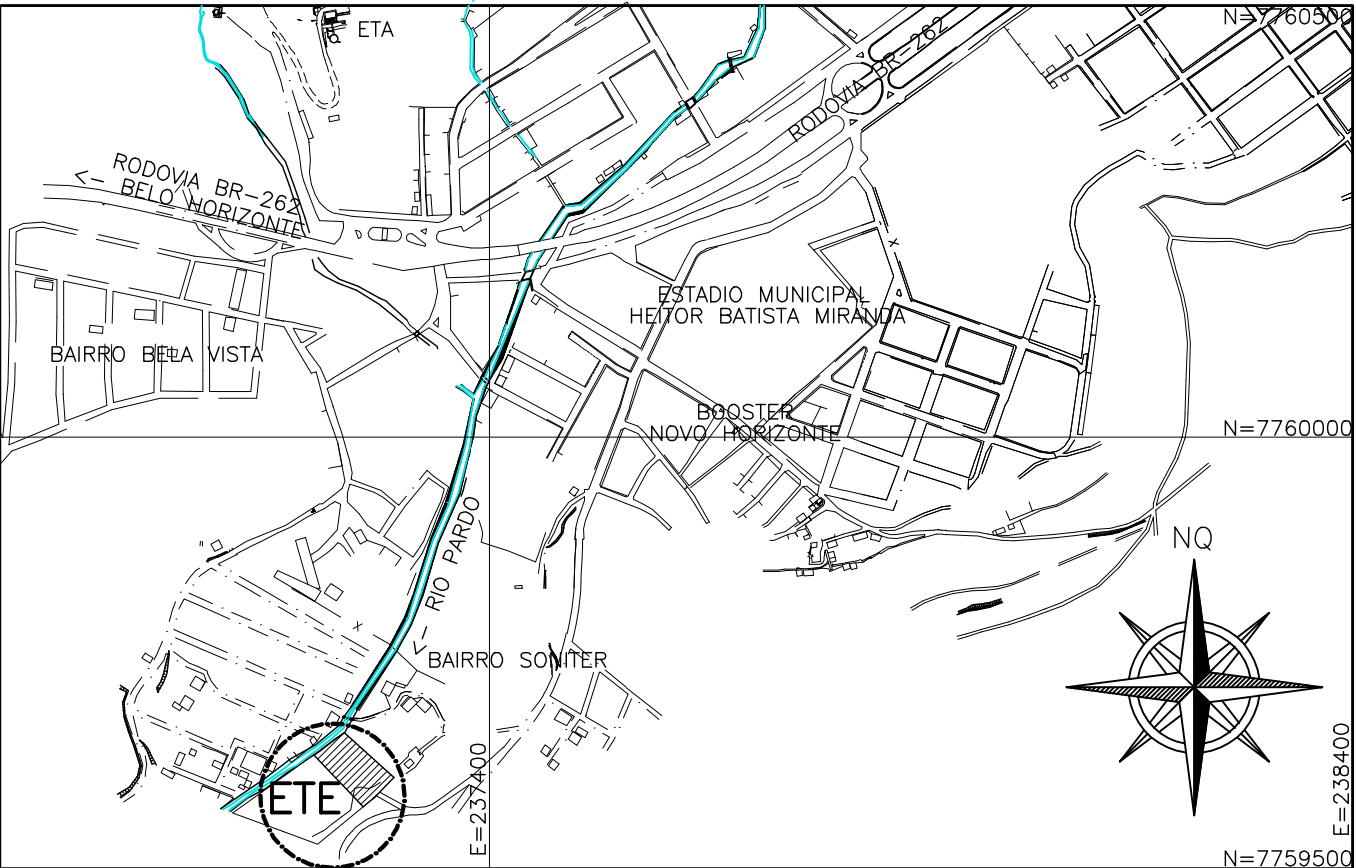

LOCALIZAÇÃO
ESCALA 1/7.500

ÁREA DA ETE

| | |
|-----------|------------|
| EXISTENTE | 1526,00 M2 |
| AMPLIAÇÃO | 1294,18 M2 |
| TOTAL | 2820,18 M2 |

ESTE DESENHO É PROPRIEDADE DA
COMPANHIA ESPÍRITO SANTENSE DE
SANEAMENTO - CESAN E NÃO PODE
SER COPIADO SEM SUA AUTORIZAÇÃO.

| NÚMEROS | TÍTULOS | Nº | LOCAL | DISCRIMINAÇÃO | DES. | DIV. | GER. | DATA |
|-----------------------------------|---------|----|-------|---------------|------|------|------|------|
| PRINCIPAIS DESENHOS DE REFERÊNCIA | | | | REVISÃO | | | | |

CANCELA E SUBSTITUI
O DESENHO NÚMERO:

CANCELADO E SUBSTITUI
DO DESENHO NÚMERO:

CENTRO DE DOCUMENTAÇÃO

RECEBIDO: / /

Nº DOC.: _____ ASS.: _____

APROVAÇÃO CESAN:

ASS.: _____ MATR.: _____

UNID.: _____ DATA: / /

ESTA APROVAÇÃO NÃO ISENTA A CONTRATADA
DE SUAS RESPONSABILIDADES LEGAIS.

EMITENTE:

PROJETADO:

COORDENADOR:

CREA: 6432-D REGIÃO: ES

DESENHO: JULIANA LAMAS

DATA: 15/05/2011

RESPONSÁVEL TÉCNICO: ALEXANDRE CESAR BECK DE SOUZA

CREA: 11249-D REGIÃO: RS ART Nº: 2010011482 DATA: 16/11/2010

EMISSION CESAN

DATAS

PROJETADO:

CREA:

DESENHADO:

VERIFICADO: ENGº CARINA DA ROSS REZENDE

DIVISÃO: ENGº CARINA DA ROSS REZENDE

GERÊNCIA: ENGº DOUGLAS OLIVEIRA COUZI

MUNICÍPIO: IBATIBA

DISTRITO: SEDE

BAIRRO:

NOME DO EMPREENDIMENTO: AMPLIAÇÃO E MELHORIA DO SISTEMA DE ESGOTAMENTO
SANITÁRIO DE IBATIBA

TÍTULO: ESTAÇÃO DE TRATAMENTO DE ESGOTO - UASB+FBAS+DS 32,50L/S
GEOMETRIA E LOCAÇÃO
PLANTA E SITUAÇÃO

ESCALA: INDICADA

FOLHA: 03 / 22

Nº CESAN: C-057-000-92-1-XX-0002

REV: 01