


CONFIGURAÇÃO DE PENAS E/ PLATAGEM			
PENA	COR	ESP.	
1	7	0,1	
2	7	0,2	
3	7	0,3	
4	7	0,4	
5	7	0,5	
6	7	0,6	
7	7	0,25	
8	7	0,05	
9	7	0,08	
REST.COLOR 0,4			

1


2

3


4

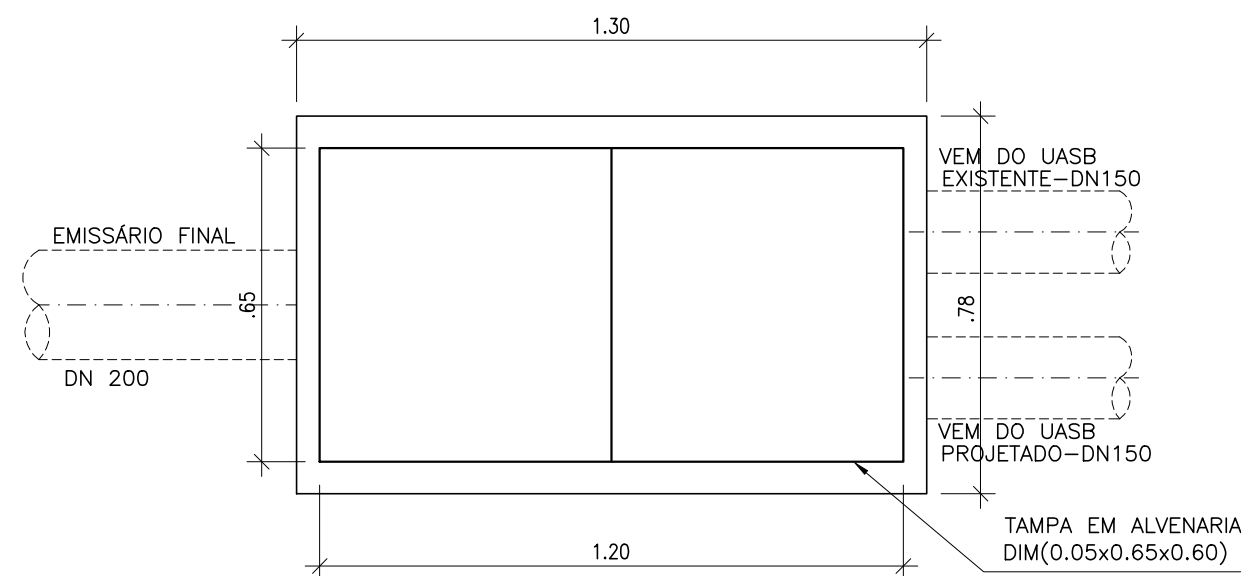


CAIXA VERTEDEDORA 01 – 32.5l/s
VISTA SUPERIOR
ESCALA 1/15

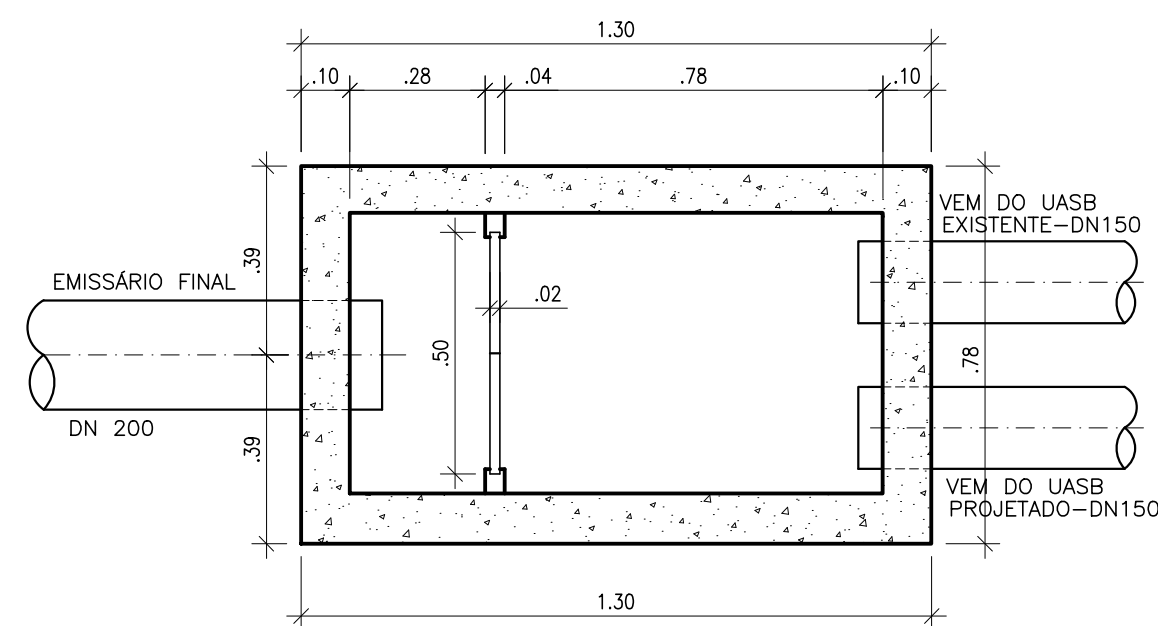


CAIXA VERTEDEDORA 01 – 32.5l/s
PLANTA BAIXA
ESCALA 1/15

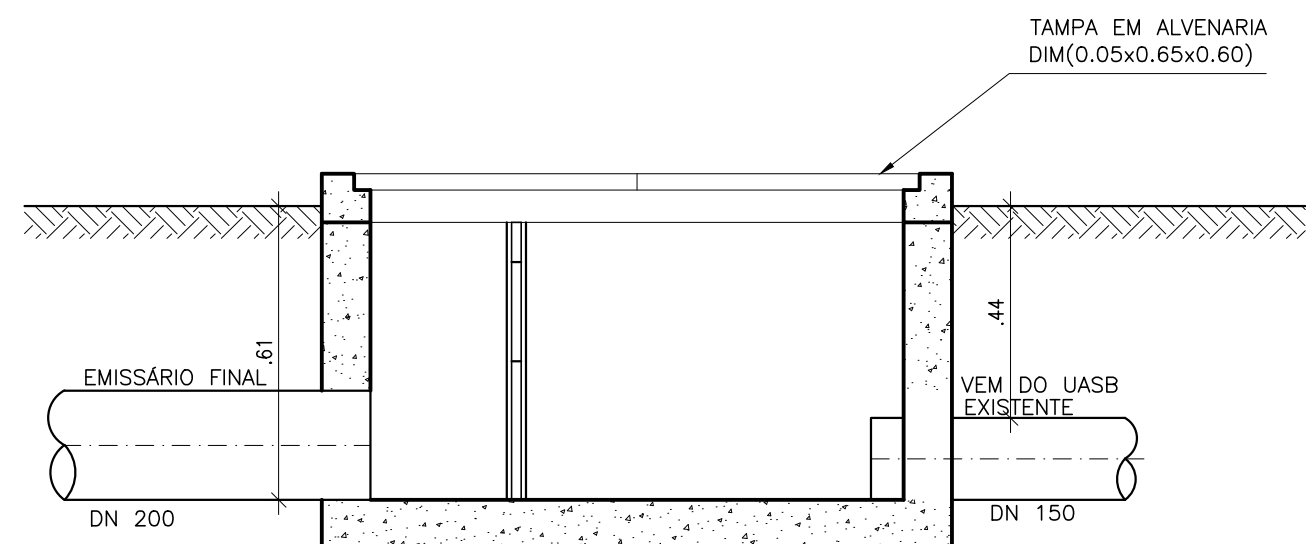


CAIXA VERTEDEDORA 01 – 32.5l/s
CORTE
ESCALA 1/15

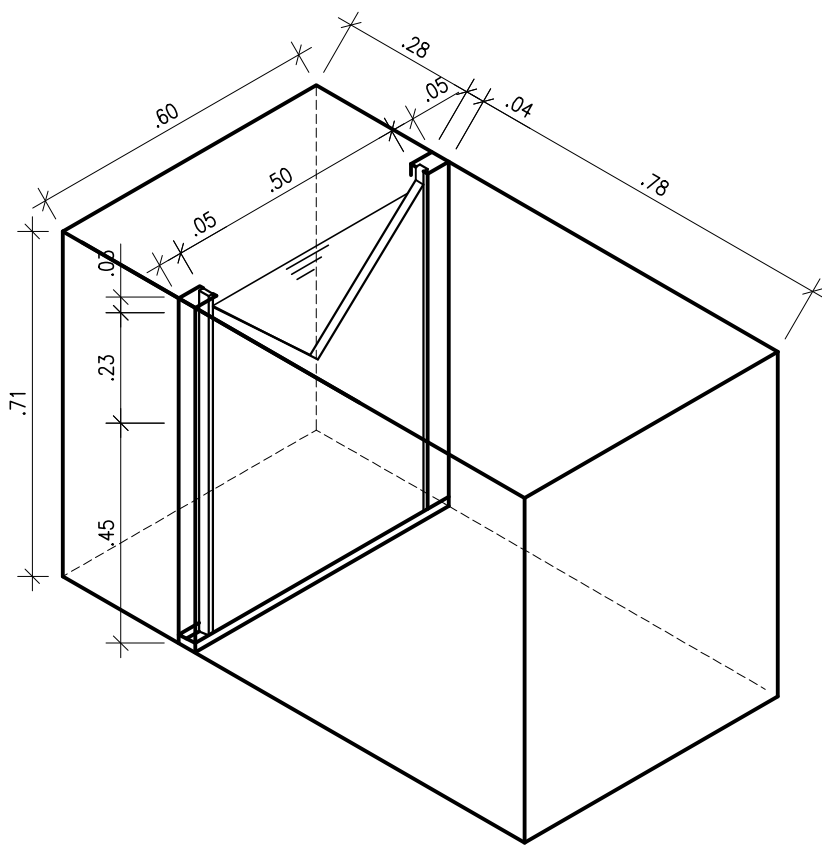


CAIXA VERTEDEDORA 01
DETALHE ISOMÉTRICO
ESCALA 1/15

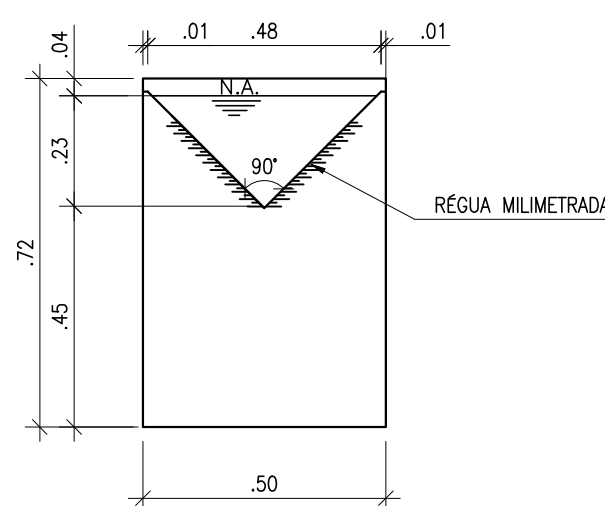


CAIXA VERTEDEDORA 01
DETALHE DO VERTEDOR
ESCALA 1/15

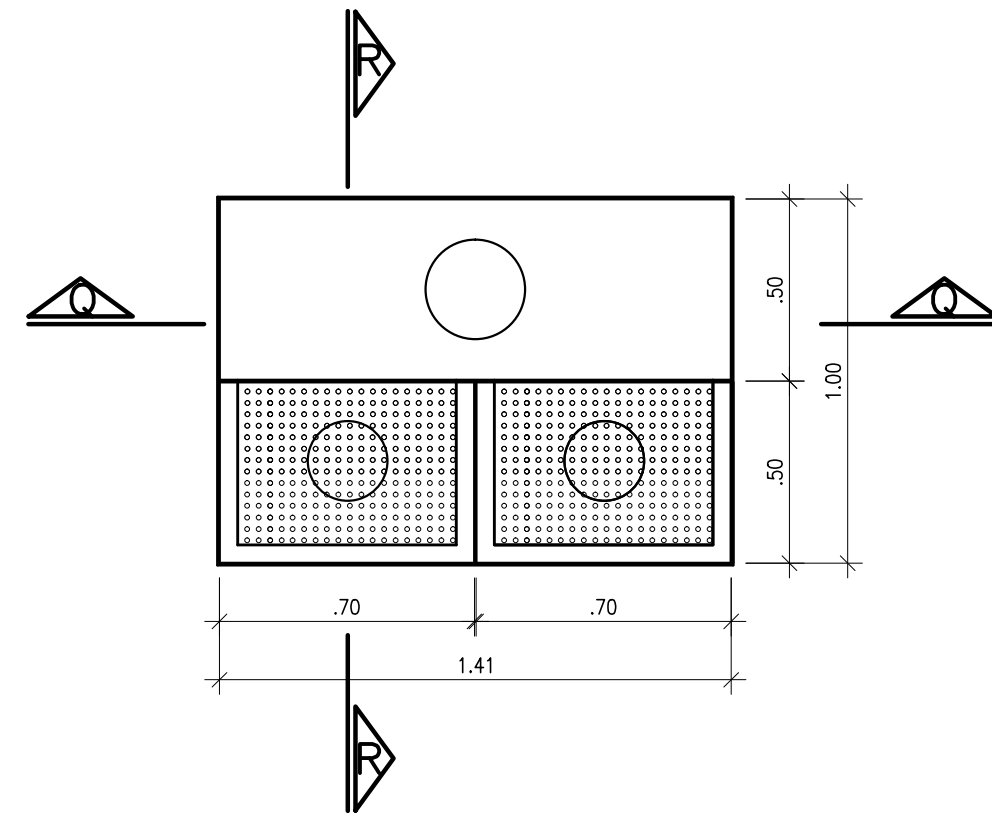

CAIXA DE DISTRIBUIÇÃO GERAL
VISTA SUPERIOR
ESCALA 1/20

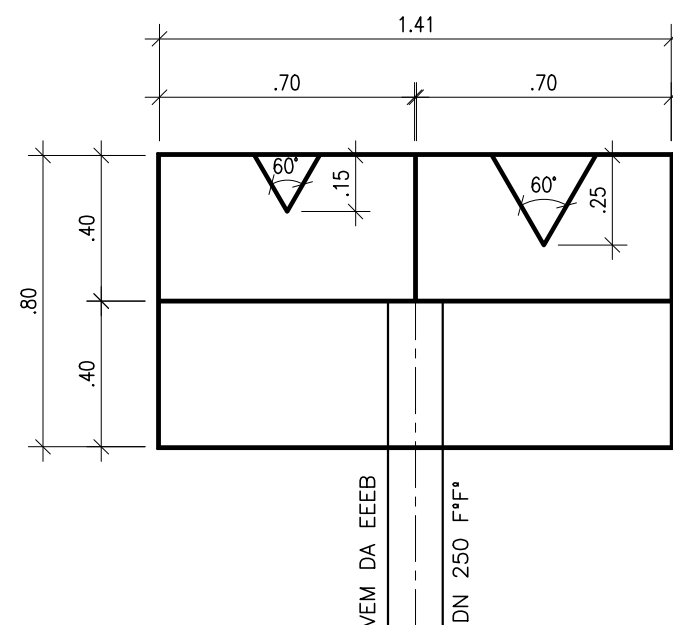

CAIXA DE DISTRIBUIÇÃO GERAL
CORTE QQ
ESCALA 1/20

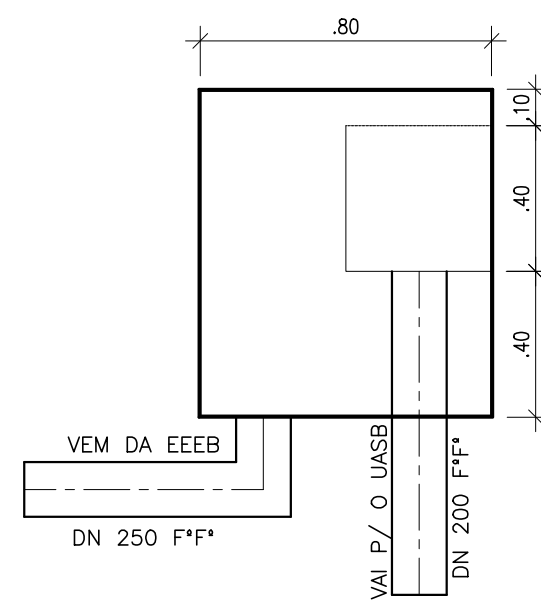

CAIXA DE DISTRIBUIÇÃO GERAL
CORTE RR
ESCALA 1/20

ESTE DESENHO É PROPRIEDADE DA
COMPANHIA ESPÍRITO SANTENSE DE
SANEAMENTO – CESAN E NÃO PODE
SER COPIADO SEM SUA AUTORIZAÇÃO.
