


CONFIGURAÇÃO DE
PENAS E/OU PLATAGEM


PENA	COR	ESP.
1	7	0,1
2	7	0,2
3	7	0,3
4	7	0,4
5	7	0,5
6	7	0,6
7	7	0,25
8	7	0,08
9	7	0,1

REST.COLOR 0,25

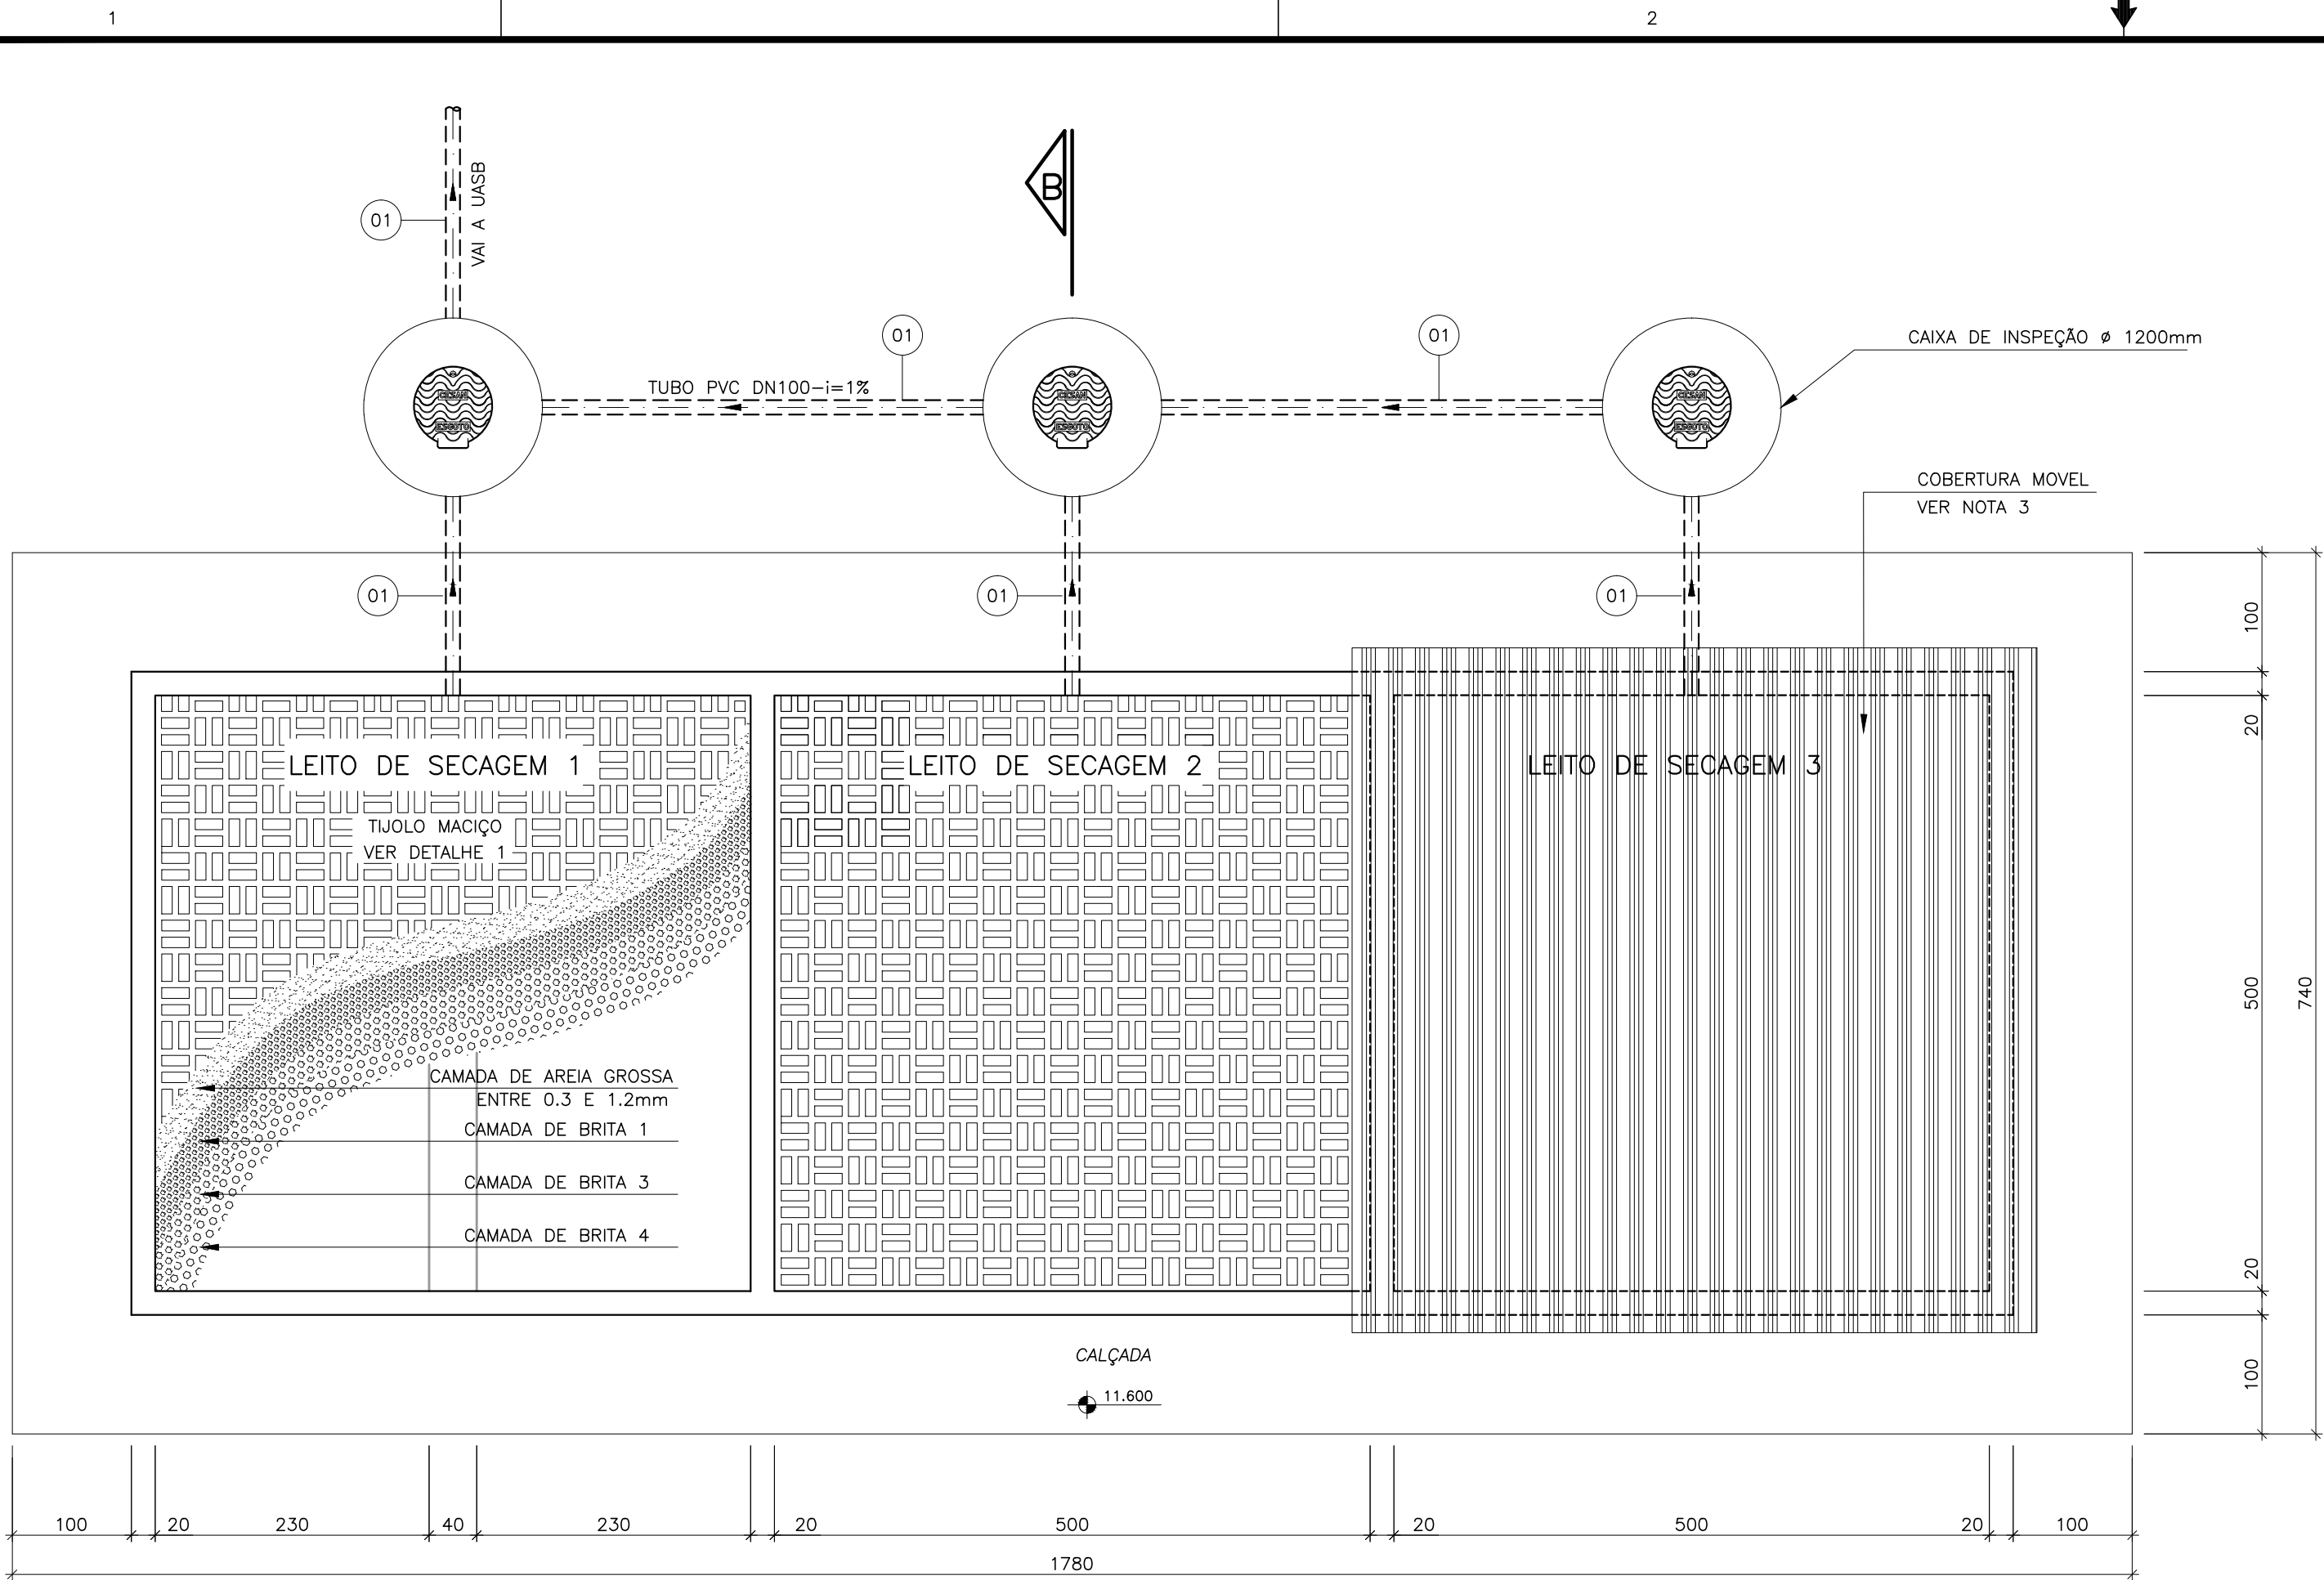


VISTA SUPERIOR

LEITO DE SECAGEM
ESCALA 1/50

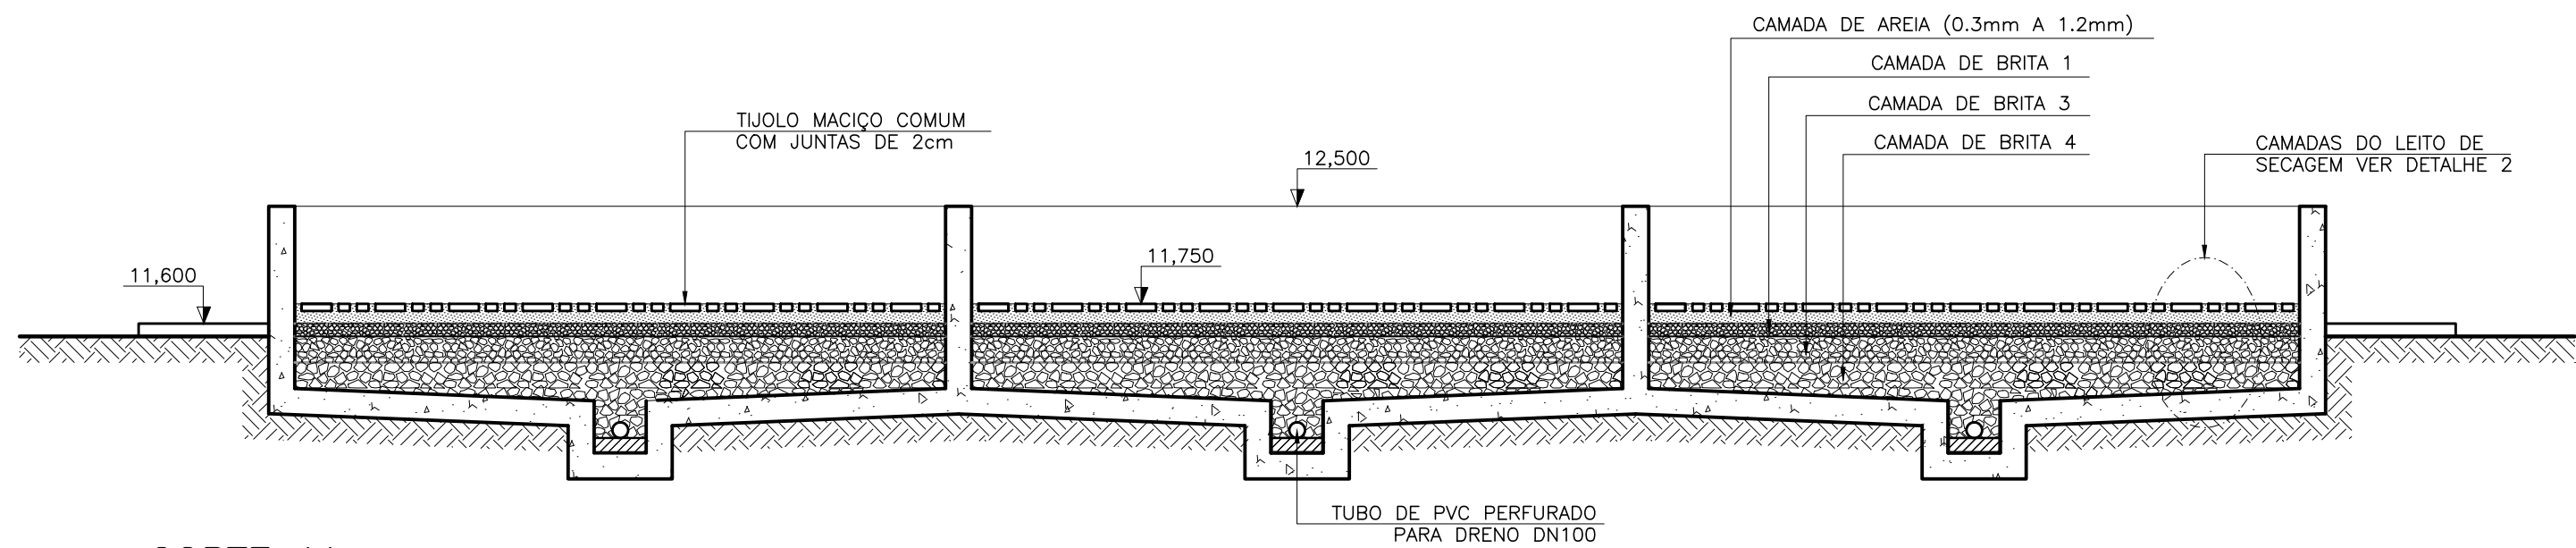


CORTE AA

LEITO DE SECAGEM
ESCALA 1/50

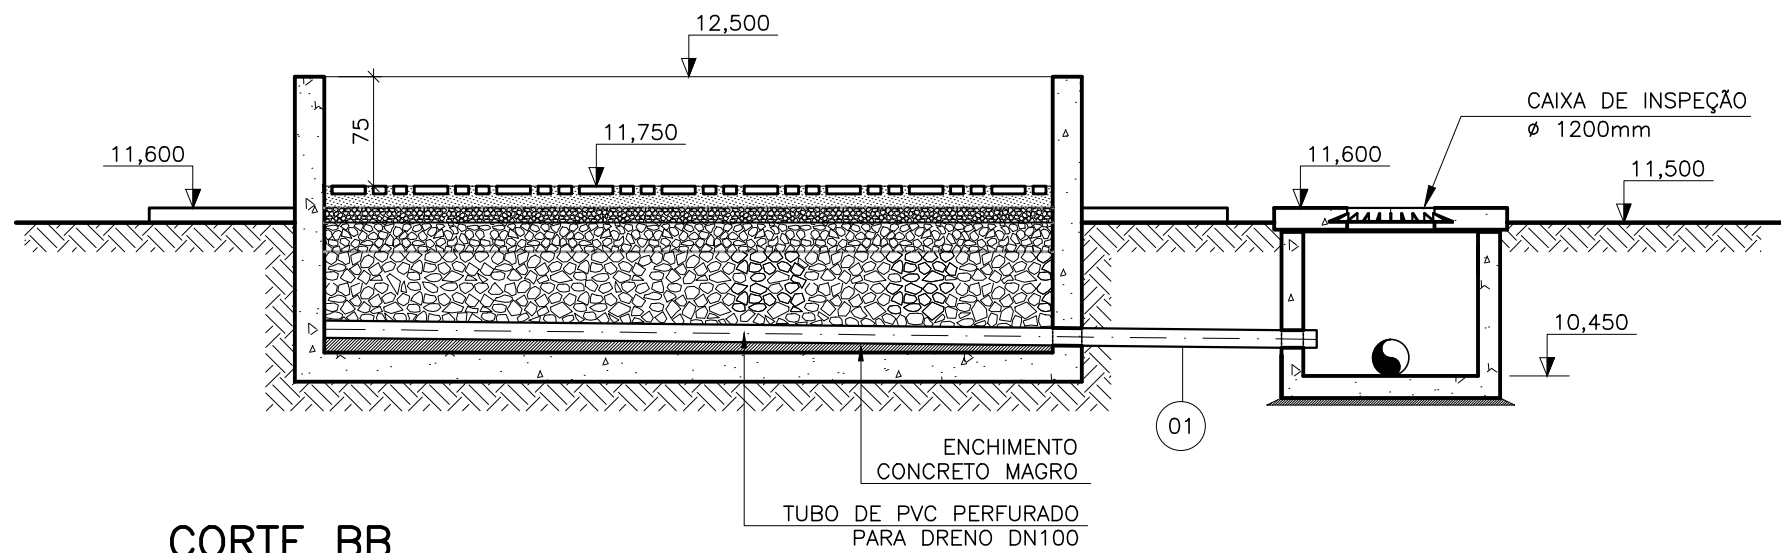


CORTE BB

LEITO DE SECAGEM
ESCALA 1/50

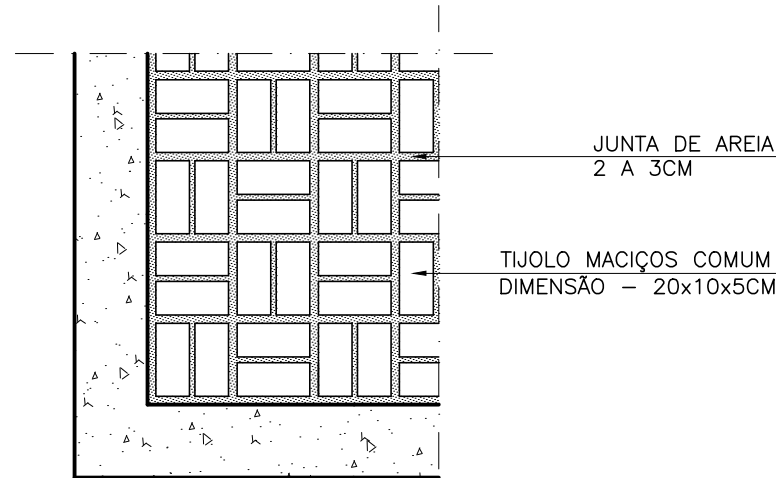


DETALHE 1

DISPOSIÇÃO DOS TIJOLOS
ESCALA 1/20

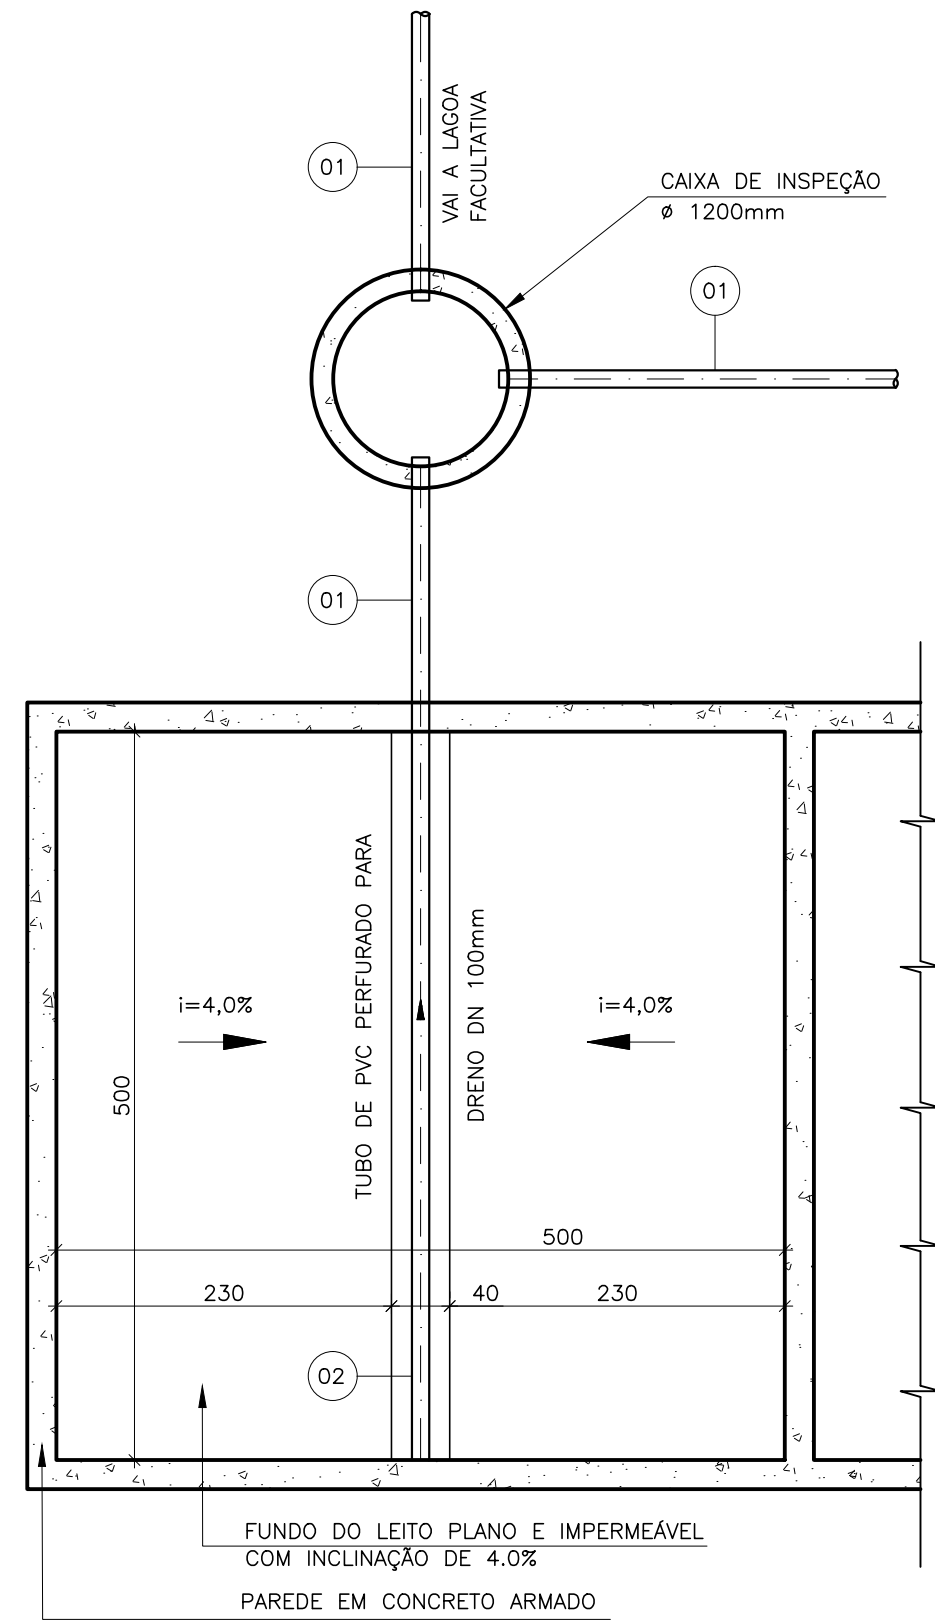

PLANTA BAIXA

LEITO DE SECAGEM
ESCALA 1/50

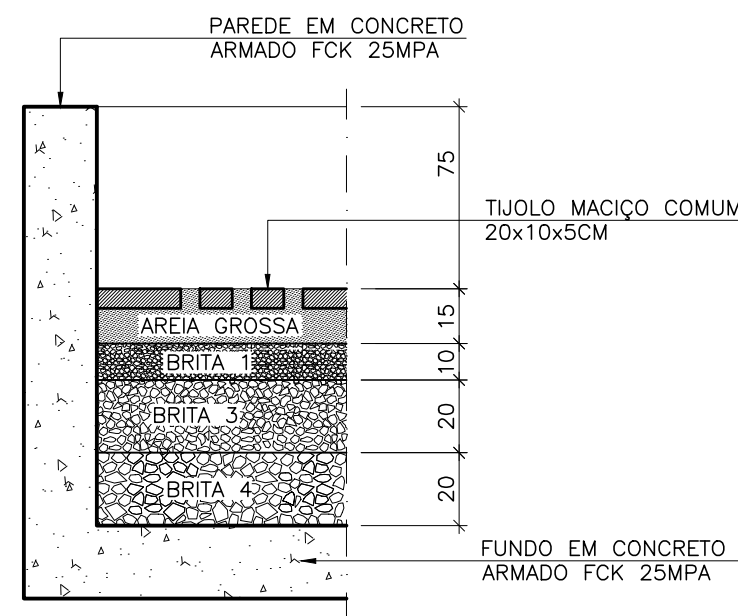

DETALHE 2

CAMADAS DO LEITO DE SECAGEM
ESCALA 1/20

LISTA DE MATERIAL						
ITEM	DISCRIMINAÇÃO	UNIDADE	MATERIAL	DIAMETRO	QUANT	OBS.
	TUBOS					
01	TUBO RIGIDO JE - EB 644	M	PVC	100	16,50	
02	TUBO RIGIDO JE - PERF. E CORR.	M	PVC	100	15,00	

NOTAS

- 1-COTAS EM CENTIMETRO, DIÂMETRO EM MILÍMETRO, EXCETO ONDE INDICADO;
- 2-CONFIRMAR MEDIDAS NO LOCAL;
- 3-PARA DETALHAMENTO DA COBERTURA MOVEL VER DESENHO N: 17/22
- 4-PARA DETALHE DA TRELIÇA, BANZO INFERIOR E DETALHES VER DES. N: 18/22

ESTE DESENHO É PROPRIEDADE DA
COMPANHIA ESPÍRITO SANTENSE DE
SANEAMENTO - CESAN E NÃO PODE
SER COPIADO SEM SUA AUTORIZAÇÃO.

NÚMEROS	TÍTULOS	Nº	LOCAL	DISCRIMINAÇÃO	DES.	DIV.	GER.	DATA
PRINCIPAIS DESENHOS DE REFERÊNCIA				REVISÃO				

CANCELA E SUBSTITUI O DESENHO NÚMERO:	
CANCELADO E SUBSTITUI TIDO PELO DESENHO NÚMERO:	

CENTRO DE DOCUMENTAÇÃO	
RECEBIDO:	/ /
Nº DOC.:	ASS.:
APROVAÇÃO CESAN:	
ASS.:	MATR.:
UNID.:	DATA: / /
ESTA APROVAÇÃO NÃO ISENTA A CONTRATADA DE SUAS RESPONSABILIDADES LEGAIS.	

EMITENTE: BECK DE SOUZA ENGENHARIA LTDA	
PROJETADO: SIMONE DE JESUS SILVA	COORDENADOR: ALEXANDRE CESAR BECK DE SOUZA
CREA: 6432-D REGIÃO: ES	CREA: 11249-D REGIÃO: RS
DESENHO: JULIANA LAMAS	Nº DES. PROJETISTA:
DATA: 15/02/2012	0400-B-BI-HID-DE-016
RESPONSÁVEL TÉCNICO: ALEXANDRE CESAR BECK DE SOUZA	
CREA: 11249-D REGIÃO: RS ART Nº: 2010011482	DATA: 16/11/2010

EMISSION CESAN	
PROJETADO:	
CREA:	
DESENHADO:	
VERIFICADO:	ENGº CARINA DA ROSS REZENDE
DIVISÃO:	ENGº CARINA DA ROSS REZENDE
GERÊNCIA:	ENGº DOUGLAS OLIVEIRA COUZI

MUNICÍPIO: IBATIBA	DISTRITO: SEDE	BAIRRO:
NOME DO EMPREENDIMENTO: AMPLIAÇÃO E MELHORIA DO SISTEMA DE ESGOTAMENTO SANITÁRIO DE IBATIBA		
TÍTULO: ESTAÇÃO DE TRATAMENTO DE ESGOTOS - UASB+FBAS+DS - 32,50L/S HIDRÁULICO - LEITO DE SECAGEM VISTA SUPERIOR E CORTES E CORTES		
ESCALA: INDICADA	FOLHA: 16 / 22	Nº CESAN C-057-000-92-5-XX-0015
		REV: 00