




CONFIGURAÇÃO DE PENAS P/ PLOTAGEM		
PENA	COR	ESP.
1	7	0,1
2	7	0,2
3	7	0,3
4	7	0,4
5	7	0,5
6	7	0,6
7	7	0,25
8	7	0,05
9	7	0,08
RESTCOLOR: 0,4		

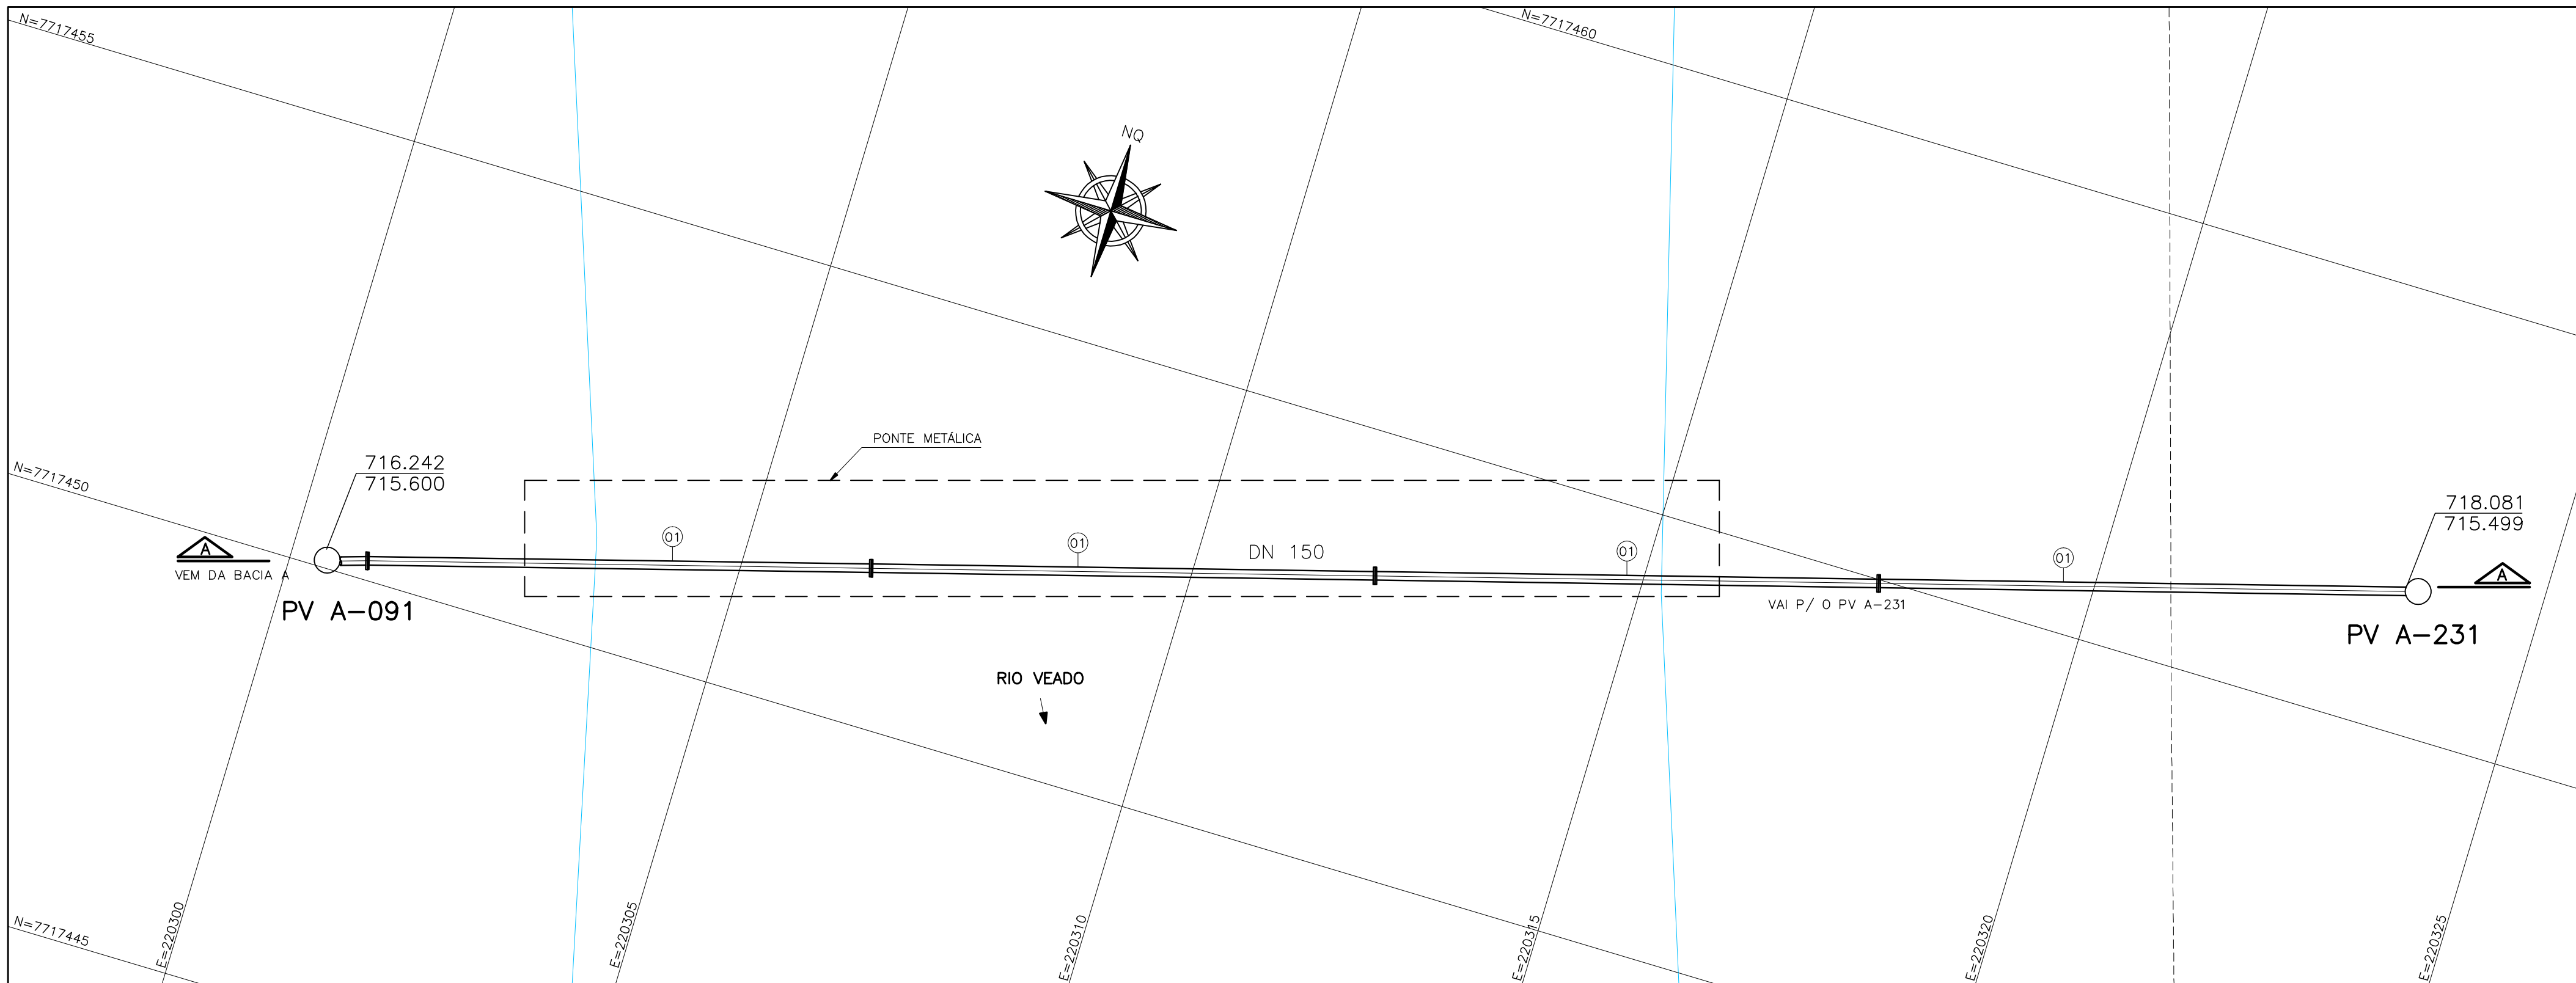

PLANTA BAIXA
ESCALA 1/50

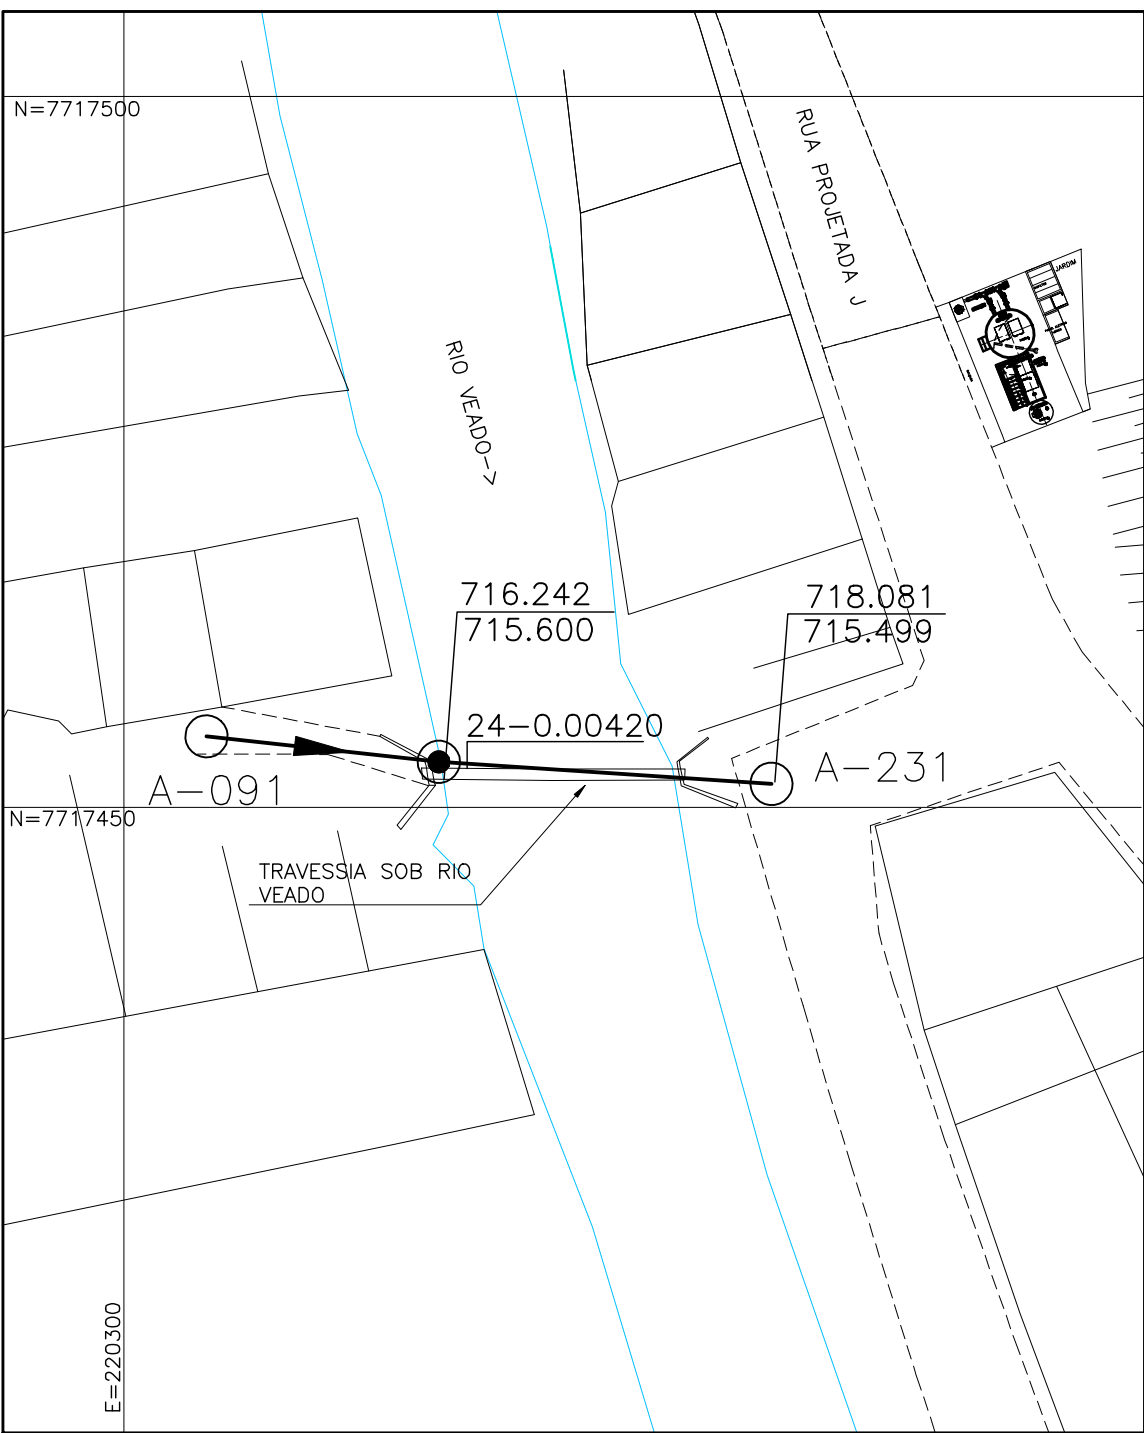

LOCALIZAÇÃO
ESCALA 1/500

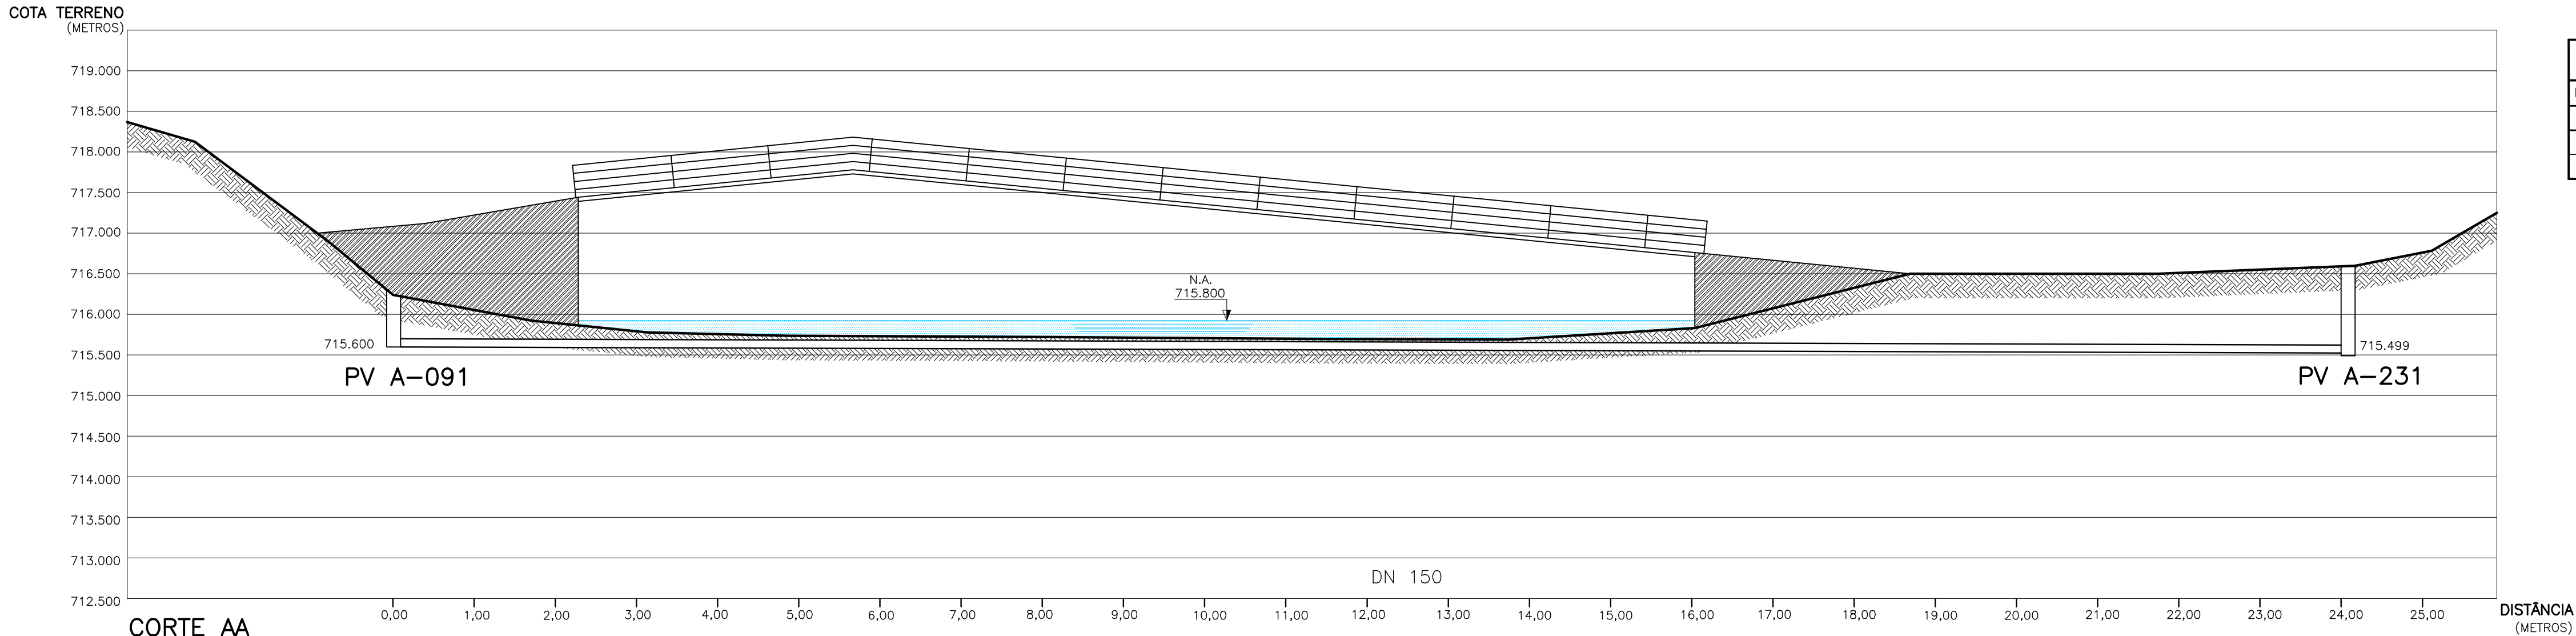

CORTE AA
ESCALA 1/50

LISTA DE MATERIAL DA TRAVESSIA						
ITEM	DISCRIMINAÇÃO	UNID.	MATERIAL	DN (mm)	QUANT.	OBS.
01	TUBO PONTA / BOLSA L=5,80	PÇ	FP	150	04	ESGOTO

NOTAS

- 1-COTAS E ELEVACOES EM METRO, DIAMETRO EM MILIMETRO, EXCETO ONDE INDICADO.
2-CONFIRMAR MEDIDAS NO LOCAL.
3-AS ESPECIFICACOES DO SUPORTE DA TUBULACAO DEVERAO SER VERIFICADAS PELO PROJETO ESTRUTURAL.

ESTE DESENHO É PROPRIEDADE DA
COMPANHIA ESPÍRITO SANTENSE DE
SANEAMENTO - CESAN E NÃO PODE
SER COPIADO SEM SUA AUTORIZAÇÃO.

		01	CESAN	MODIFICAÇÃO TRAVESSIA	A.B.A	IDPJ	IGEP	12/15
NÚMEROS	TÍTULOS	Nº	LOCAL	DISCRIMINAÇÃO	DES.	DIV.	GER.	DATA
PRINCIPAIS DESENHOS DE REFERÊNCIA			REVISÃO					

CANCELA E SUBSTITUI O DESENHO NÚMERO:	
CANCELADO E SUBSTITUÍDO PELO DESENHO NÚMERO:	

CENTRO DE DOCUMENTAÇÃO	
RECEBIDO: / /	
Nº DOC.: ASS.: /	
APROVAÇÃO CESAN:	
ASS.: MATR.: /	
UNID.: DATA: / /	
ESTA APROVAÇÃO NÃO ISENTA A CONTRATADA DE SUAS RESPONSABILIDADES LEGAIS.	

EMITENTE:	
PROJETADO:	COORDENADOR:
CREA: REGIÃO:	CREA: REGIÃO:
DESENHO: Nº DES. PROJETISTA:	
DATA:	
RESPONSÁVEL TÉCNICO:	
CREA: REGIÃO: ART Nº: DATA:	

EMISSION CESAN		DATAS
PROJETADO:		
CREA:		
DESENHADO:	TECº ADOLPHO BONELLA ARDREZZON	
VERIFICADO:	ENGº JOSE CELSO MOTTA	
DIVISÃO:	ENGº CARINA DA ROSS REZENDE	
GERÊNCIA:	ENGº DOUGLAS OLIVEIRA COUZI	

MUNICÍPIO: DIVINO DE SÃO LOURENÇO	DISTRITO: SEDE	BAIRRO:
NOME DO EMPREENDIMENTO: IMPLANTAÇÃO DO SISTEMA DE ESGOTAMENTO SANITÁRIO DE DIVINO DE SÃO LOURENÇO		
TÍTULO: TRAVESSIA DE SOB RIO VEADO PROJETO HIDRÁULICO PLANTA, CORTE A-A E SITUAÇÃO		
ESCALA: INDICADA	FOLHA: 01 / 01	Nº CESAN A-064-000-94-5-XX-0019 REV: 01