



LEGENDA

- REDE COLETORA PROJETADA - 1ª ETAPA
- REDE EXISTENTE
- TUBULAÇÃO DE RECALQUE
- EMISSÁRIO FINAL
- LIMITE DE SUB-BACIA
- POÇO DE VISITA
- PONTA SECA
- SENTIDO DO FLUXO
- PV-Nº NÚMERO DO PV
- COLETOR NÚMERO DO COLETOR
- TRECHO NÚMERO DO TRECHO
- EXTENS. EXTENSÃO DO TRECHO (m)
- DECLIV. DECLIVIDADE DO TRECHO (m/m)
- MATER. MATERIAL (QUANDO DIFERENTE DE PVC)
- DIÂM. DIÂMETRO (QUANDO DIFERENTE DE 150MM)
- C.T. COTA DE TERRENO
- C.F. COTA DE FUNDO DO PV
- D.G. COTA DE DEGRAU
- T.Q. COTA DE TUBO DE QUEDA
- PROF. PROFUNDIDADE
- ESTACÃO ELEVATÓRIA DE ESGOTO BRUTO
- ESTACÃO DE TRATAMENTO UNIFAMILIAR
- 1 NÚMERO DA SUB-BACIA
- (A) TIPO DE PAVIMENTO - ASFALTO
- (P) TIPO DE PAVIMENTO - PARALELEPIPEDO
- (B) TIPO DE PAVIMENTO - BLOCOS DE CONCRETO
- (SP) TIPO DE PAVIMENTO - SEM PAVIMENTO

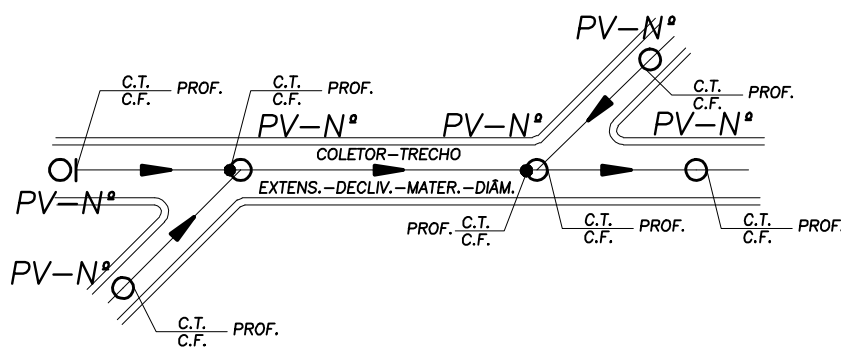

ARTICULAÇÃO DAS FOLHAS

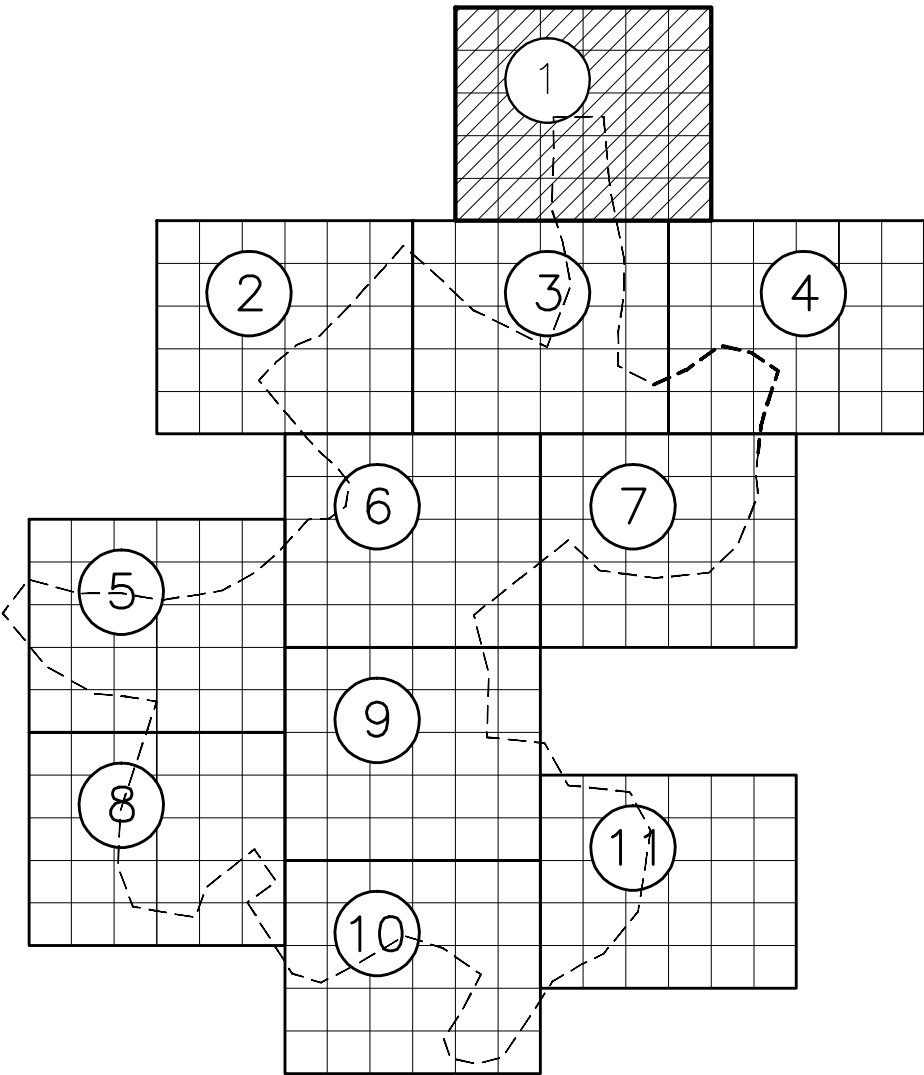

ESTE DESENHO É PROPRIEDADE DA  
COMPANHIA ESPÍRITO SANTENSE DE  
SANEAMENTO - CESAN E NÃO PODE  
SER COPIADO SEM SUA AUTORIZAÇÃO.

NÚMEROS	TÍTULOS	Nº	LOCAL	DISCRIMINAÇÃO	DES.	DIV.	GER.	DATA
PRINCIPAIS DESENHOS DE REFERÊNCIA								
REVISÃO								
		2	CESAN	REVISÃO	IDPJ	-	-	MAI/15
		1	CMAT	REVISÃO	SIMONE	-	-	SET/09
		0	CMAT	EMIÇÃO INICIAL	SIMONE	-	-	JUL/09

CANCELA E SUBSTITUI O DESENHO NÚMERO: \_\_\_\_\_

CANCELADO E SUBSTITUÍDO PELO DESENHO NÚMERO: \_\_\_\_\_

CENTRO DE DOCUMENTAÇÃO

RECEBIDO: \_\_/\_\_/\_\_

Nº DOC.: \_\_\_\_\_ ASS.: \_\_\_\_\_

APROVAÇÃO CESAN: \_\_\_\_\_

ASS.: \_\_\_\_\_ MATR.: \_\_\_\_\_

UNID.: \_\_\_\_\_ DATA: \_\_/\_\_/\_\_

ESTA APROVAÇÃO NÃO ISENTA A CONTRATADA DE SUAS RESPONSABILIDADES LEGAIS.

EMITENTE: **CONCREMAT** ENGENHARIA

PROJETADO: _____	COORDENADOR: _____
ENGR SIMONE DE JESUS SILVA	ENGR ANTONIO FERNANDO L. MARTINS
CREA: 6432-D REGIÃO: ES	CREA: 0600722889 REGIÃO: SP
DESENHO: THIAGO CALMON	Nº DES. PROJETISTA: _____
DATA: 15/12/2008	SN-658004-DE-HA-CT-057-R1
RESPONSÁVEL TÉCNICO: _____	ENGR ALEXANDRE JOSE VIEIROS DA COSTA
CREA: 1981101481 REGIÃO: RJ	ART Nº: 200767201 DATA: 14/09/2007

EMIÇÃO CESAN	DATAS
PROJETADO: _____	
CREA: _____	
DESENHADO: _____	
VERIFICADO: _____	
DIVISÃO: _____	
GERÊNCIA: _____	

**CESAN**

MUNICÍPIO: CONCEIÇÃO DO CASTELO	DISTRITO: SEDE	BAIRRO: DIVERSOS
NOME DO EMPREENDIMENTO: SISTEMA DE ESGOTAMENTO SANITÁRIO		
TÍTULO: REDE COLETORA DE ESGOTO HIDRÁULICO PLANTA BAIXA		
ESCALA: 1/1000	FOLHA: 01 / 11	Nº CESAN: A-061-000-94-5-XX-0002
		REV: 2