



LEGENDA

- REDE COLETORA PROJETADA - 1ª ETAPA
- REDE EXISTENTE
- TUBULAÇÃO DE RECALQUE
- EMISSÁRIO FINAL
- LIMITE DE SUB-BACIA
- POÇO DE VISITA
- PONTA SECA
- SENTIDO DO FLUXO
- PV-Nº NÚMERO DO PV
- COLETOR NÚMERO DO COLETOR
- TRECHO NÚMERO DO TRECHO
- EXTENS. EXTENSÃO DO TRECHO (m)
- DECLIV. DECLIVIDADE DO TRECHO (m/m)
- MATER. MATERIAL (QUANDO DIFERENTE DE PVC)
- DIÂM. DIÂMETRO (QUANDO DIFERENTE DE 150MM)
- C.T. COTA DE TERRENO
- C.F. COTA DE FUNDO DO PV
- D.G. COTA DE DEGRAU
- T.Q. COTA DE TUBO DE QUEDA
- PROF. PROFUNDIDADE
- EST. EST. ELEVATÓRIA DE ESGOTO BRUTO
- EST. EST. DE TRATAMENTO UNIFAMILIAR
- Nº NÚMERO DA SUB-BACIA
- (A) TIPO DE PAVIMENTO - ASFALTO
- (P) TIPO DE PAVIMENTO - PARALELEPÍPEDO
- (B) TIPO DE PAVIMENTO - BLOCOS DE CONCRETO
- (SP) TIPO DE PAVIMENTO - SEM PAVIMENTO
- POÇO DE VISITA EXISTENTE

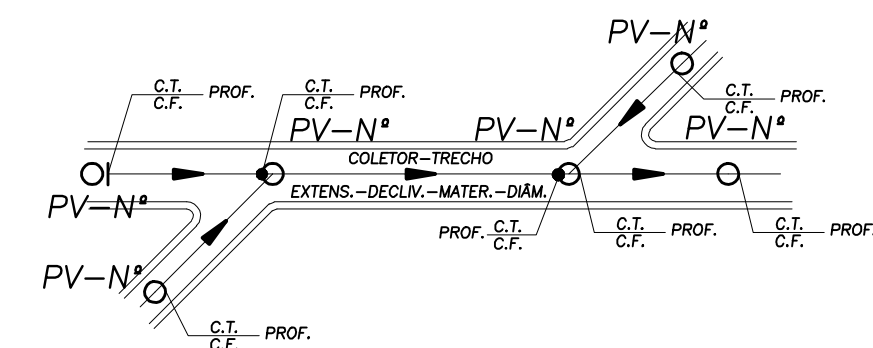

ARTICULAÇÃO DAS FOLHAS

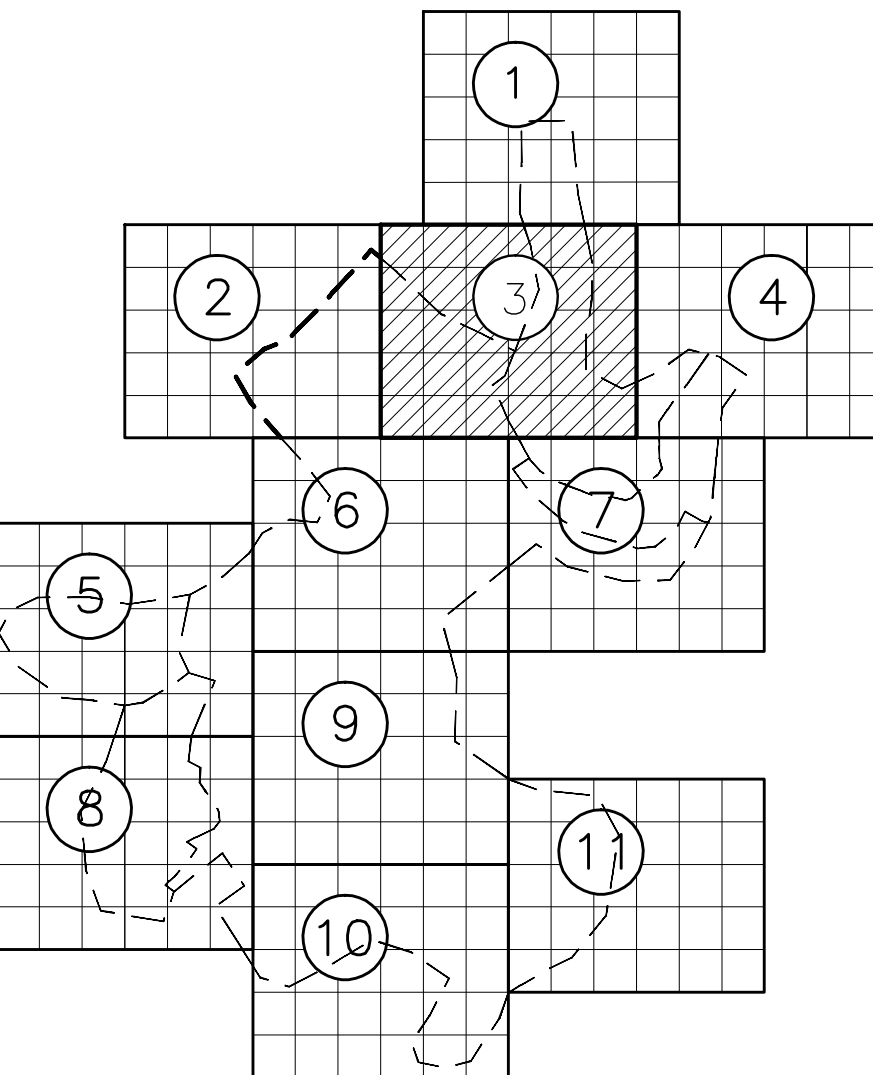

ESTE DESENHO É PROPRIEDADE DA
COMPANHIA ESPÍRITO SANTENSE DE
SANEAMENTO - CESAN E NÃO PODE
SER COPIADO SEM SUA AUTORIZAÇÃO.

PRINCIPAIS DESENHOS DE REFERÊNCIA		REVISÃO	
NÚMEROS	TÍTULOS	Nº LOCAL	DISCRIMINAÇÃO
		2	CESAN REVISÃO
		1	CMAT REVISÃO
		0	CMAT EMISSÃO INICIAL

CANCELAMENTO E SUBSTITUIÇÃO DO DESENHO

CANCELADO E SUBSTITUÍDO PELO DESENHO

CANCELAMENTO E SUBSTITUIÇÃO DO DESENHO

CANCELADO E SUBSTITUÍDO PELO DESENHO

CONCREMAT

ENGENHARIA

PROJETADO: ENGR. SIMONE DE JESUS SILVA

COORDENADOR: ENGR. ANTONIO FERNANDO L. MARTINS

CREA: 6432-D REGIÃO: ES

DESENHO: THIAGO CALMON

DATA: 15/12/2008

RESPONSÁVEL TÉCNICO: ENGR. ALEXANDRE JOSE VIEIROS DA COSTA

CREA: 1981101481 REGIÃO: RJ ART Nº: 200767201 DATA: 14/09/2007

EMISSÃO CESAN

PROJETADO: _____

CREA: _____

DESENHADO: _____

VERIFICADO: _____

DIVISÃO: _____

GERÊNCIA: _____

DATAS

MUNICÍPIO: CONCEIÇÃO DO CASTELO

DISTRITO: SEDE

BAIRRO: DIVERSOS

NOME DO EMPREENDIMENTO: SISTEMA DE ESGOTAMENTO SANITÁRIO

TÍTULO: REDE COLETORA DE ESGOTO

HIDRÁULICO PLANTA BAIXA

ESCALA: 1/1000

FOLHA: 03 / 11

Nº CESAN: A-061-000-94-5-XX-0004

REV: 2