



LEGENDA

- REDE COLETORA PROJETADA - INTERCEPTOR
- REDE COLETORA PROJETADA - 1ª ETAPA
- REDE EXISTENTE
- TUBULAÇÃO DE RECALQUE
- EMISSÁRIO FINAL
- LIMITE DE SUB-BACIA
- POÇO DE VISITA
- PONTA SECA
- SENTIDO DO FLUXO
- PV-Nº NÚMERO DO PV
- COLETOR NÚMERO DO COLETOR
- TRECHO NÚMERO DO TRECHO
- EXTENS. EXTENSÃO DO TRECHO (m)
- DECLIV. DECLIVIDADE DO TRECHO (m/m)
- MATER. MATERIAL (QUANDO DIFERENTE DE PVC)
- DIÂM. DIÂMETRO (QUANDO DIFERENTE DE 150MM)
- C.T. COTA DE TERRENO
- C.F. COTA DE FUNDO DO PV
- D.G. COTA DE DEGRAU
- T.Q. COTA DE TUBO DE QUEDA
- PROF. PROFUNDIDADE
- EST. EST. ELEVATÓRIA DE ESGOTO BRUTO
- EST. EST. DE TRATAMENTO UNIFAMILIAR
- Nº NÚMERO DA SUB-BACIA
- (A) TIPO DE PAVIMENTO - ASFALTO
- (P) TIPO DE PAVIMENTO - PARALELEPÍPEDO
- (B) TIPO DE PAVIMENTO - BLOCOS DE CONCRETO
- (SP) TIPO DE PAVIMENTO - SEM PAVIMENTO

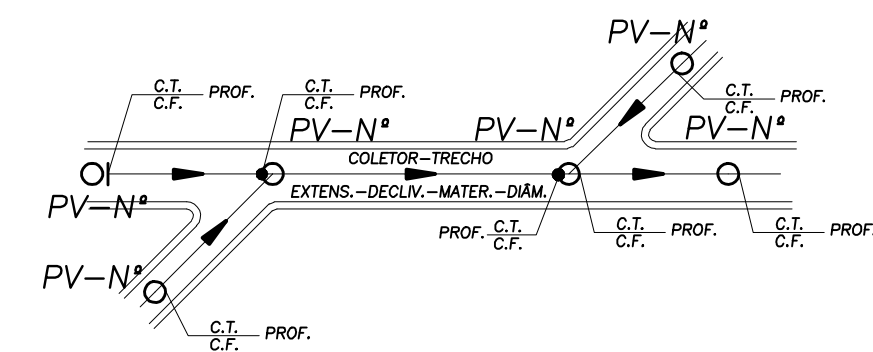

ARTICULAÇÃO DAS FOLHAS

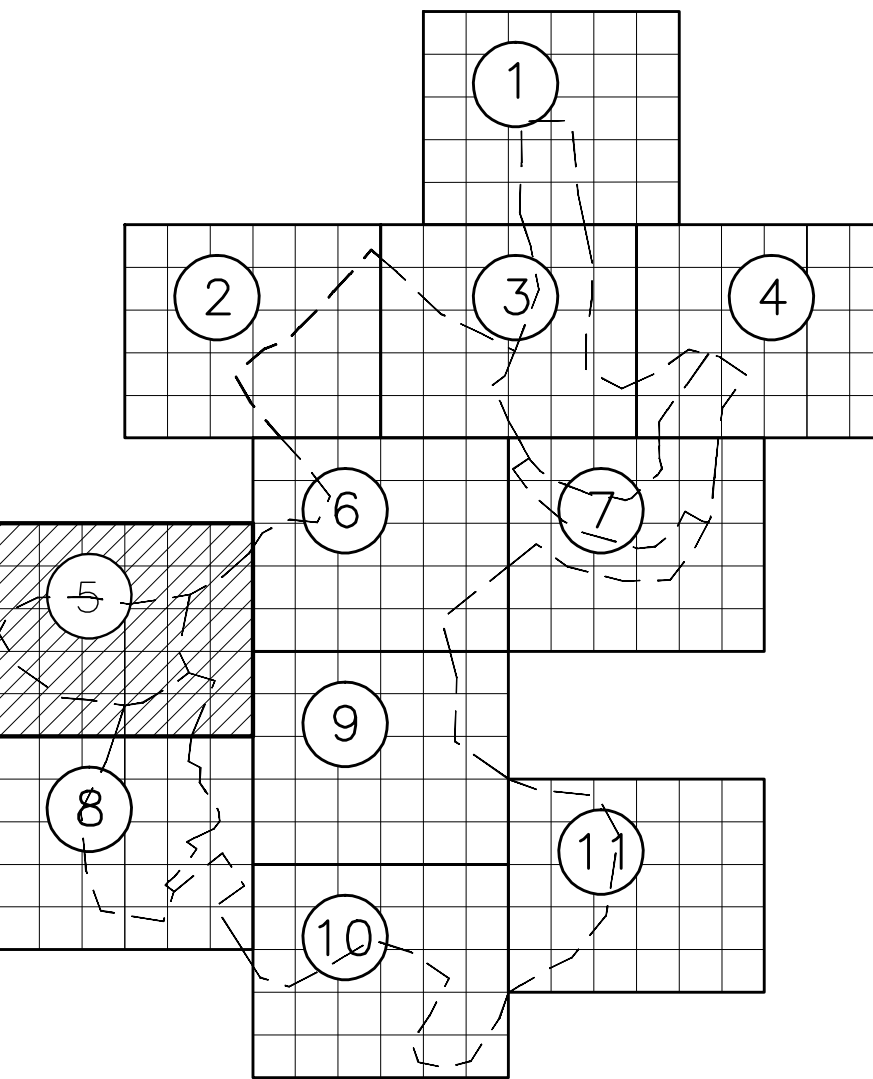

ESTE DESENHO É PROPRIEDADE DA  
COMPANHIA ESPÍRITO SANTENSE DE  
SANEAMENTO - CESAN E NÃO PODE  
SER COPIADO SEM SUA AUTORIZAÇÃO.

NÚMEROS	TÍTULOS	Nº	LOCAL	DISCRIMINAÇÃO	DES.	DIV.	GER.	DATA
2	CESAN			REVISÃO	IDPJ	-	-	MAI/15
1	CMAT			REVISÃO	SIMONE	-	-	SET/09
0	CMAT			EMISSIONAL	SIMONE	-	-	JUL/09
PRINCIPAIS DESENHOS DE REFERÊNCIA								
REVISÃO								

CANCELA E SUBSTITUI O DESENHO NÚMERO:

CANCELADO E SUBSTITUÍDO PELO DESENHO NÚMERO:

CENTRO DE DOCUMENTAÇÃO

RECEBIDO: / /

Nº DOC.: ASS.:

APROVAÇÃO CESAN:

ASS.: MATR.:

UNID.: DATA: / /

ESTA APROVAÇÃO NÃO ISENTA A CONTRATADA DE SUAS RESPONSABILIDADES LEGAIS.

EMITENTE:

**CONCREMAT**  
ENGENHARIA

PROJETADO: ENGº SIMONE DE JESUS SILVA

COORDENADOR: ENGº ANTONIO FERNANDO L. MARTINS

CREA: 6432-D REGIÃO: ES CREA: 0600722889 REGIÃO: SP

DESENHO: THIAGO CALMON Nº DES. PROJETISTA:

DATA: 15/12/2008 SN-658004-DE-HA-CT-061-R1

RESPONSÁVEL TÉCNICO: ENGº ALEXANDRE JOSE VIEIRAS DA COSTA

CREA: 1981011481 REGIÃO: RJ ART Nº: 200767201 DATA: 14/09/2007

EMISSIONAL CESAN

PROJETADO:

CREA:

DESENHADO: CONCREMAT

VERIFICADO: ENGº NESTOR GORZA JR

DIVISÃO: ENGº NESTOR GORZA JR

GERÊNCIA: ENGº SANDRA SILEY

DATAS

**CESAN**

MUNICÍPIO: CONCEIÇÃO DO CASTELO DISTRITO: SEDE BAIRRO: DIVERSOS

NOME DO EMPREENDIMENTO: SISTEMA DE ESGOTAMENTO SANITÁRIO

TÍTULO: REDE COLETORA DE ESGOTO HIDRÁULICO PLANTA BAIXA

ESCALA: 1/1000 FOLHA: 05 / 11 Nº CESAN: A-061-000-94-5-XX-0006 REV: 2