


LEGENDA


- REDE COLETORA PROJETADA - 1ª ETAPA
- REDE EXISTENTE
- TUBULAÇÃO DE RECALQUE
- EMISSÁRIO FINAL
- LIMITE DE SUB-BACIA
- POÇO DE VISITA PROJETADO
- PONTA SECA
- SENTIDO DO FLUXO
- PV-Nº NÚMERO DO PV
- COLETOR NÚMERO DO COLETOR
- TRECHO NÚMERO DO TRECHO
- EXTENS. EXTENSÃO DO TRECHO (m)
- DECLIV. DECLIVIDADE DO TRECHO (m/m)
- MATER. MATERIAL (QUANDO DIFERENTE DE PVC)
- DIÂM. DIÂMETRO (QUANDO DIFERENTE DE 150MM)
- C.T. COTA DE TERRENO
- C.F. COTA DE FUNDO DO PV
- D.G. COTA DE DEGRAU
- T.Q. COTA DE TUBO DE Queda
- PROF. PROFUNDIDADE
- ▲ ESTAÇÃO ELEVATÓRIA DE ESGOTO BRUTO
- ESTAÇÃO DE TRATAMENTO UNIFAMILIAR
- 1 NÚMERO DA SUB-BACIA
- (A) TIPO DE PAVIMENTO - ASFALTO
- (P) TIPO DE PAVIMENTO - PARALELEPÍPEDO
- (B) TIPO DE PAVIMENTO - BLOCOS DE CONCRETO
- (SP) TIPO DE PAVIMENTO - SEM PAVIMENTO
- POÇO DE VISITA EXISTENTE

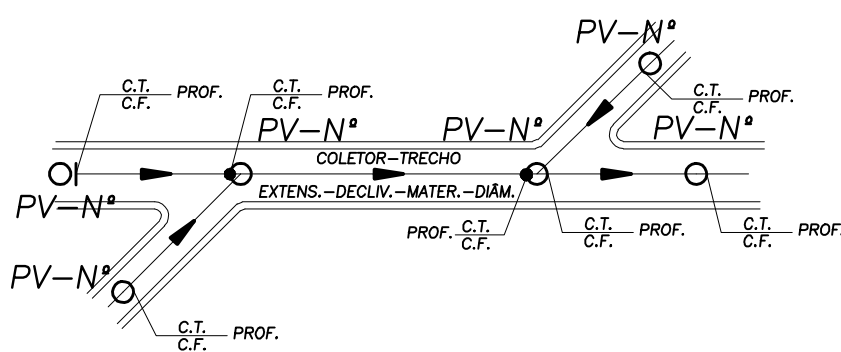

NOTAS:

1 - As redes coletoras existentes possuem PV's com tampas cegas, que deverão ser substituídas por tampas de padrão CESAN.

ARTICULAÇÃO DAS FOLHAS

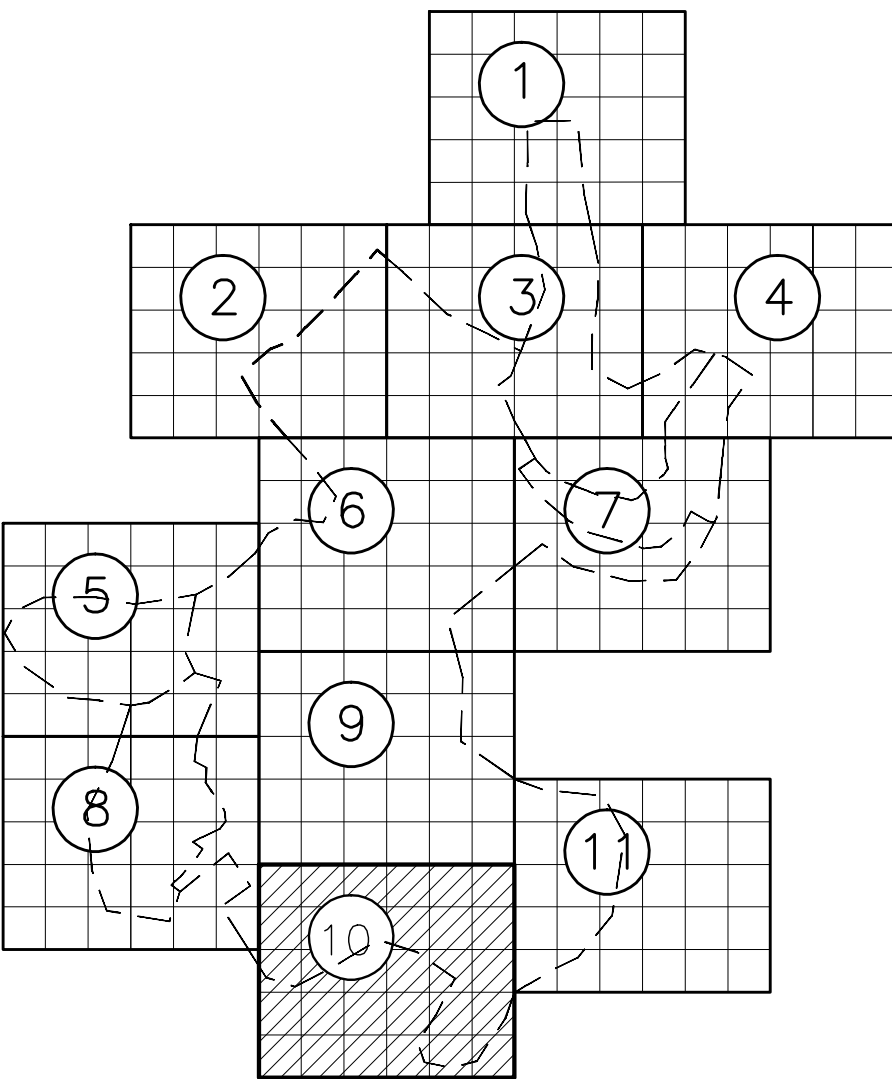

ESTE DESENHO É PROPRIEDADE DA
COMPANHIA ESPÍRITO SANTENSE DE
SANEAMENTO - CESAN E NÃO PODE
SER COPIADO SEM SUA AUTORIZAÇÃO.

NÚMEROS	TÍTULOS	Nº	LOCAL	DISCRIMINAÇÃO	DES.	DIV.	GER.	DATA
2	CESAN	REVISÃO	IDPJ	-	-	MAI/15		
1	CMAT	REVISÃO	SIMONE	-	-	SET/09		
0	CMAT	EMIÇÃO INICIAL	SIMONE	-	-	JUL/09		
PRINCIPAIS DESENHOS DE REFERÊNCIA								
REVISÃO								

CANCELA E SUBSTITUI O DESENHO NÚMERO: _____

CANCELADO E SUBSTITUÍDO PELO DESENHO NÚMERO: _____

CENTRO DE DOCUMENTAÇÃO

RECEBIDO: / /

Nº DOC.: _____ ASS.: _____

APROVAÇÃO CESAN:

ASS.: _____ MATR.: _____

UNID.: _____ DATA: / /

ESTA APROVAÇÃO NÃO ISENTA A CONTRATADA DE SUAS RESPONSABILIDADES LEGAIS.

EMITENTE:

CONCREMAT
ENGENHARIA

PROJETADO: _____

COORDENADOR: _____

ENGR SIMONE DE JESUS SILVA

ENGR ANTONIO FERNANDO L. MARTINS

CREA: 6432-D REGIÃO: ES

CREA: 0600722889 REGIÃO: SP

DESENHO: THIAGO CALMON

Nº DES. PROJETISTA: _____

DATA: 15/12/2008

SN-658004-DE-HA-CT-066-R1

RESPONSÁVEL TÉCNICO: _____

ENGR ALEXANDRE JOSE VIEIRAS DA COSTA

CREA: 1981101481 REGIÃO: RJ

ART Nº: 200767201 DATA: 14/09/2007

EMIÇÃO CESAN

PROJETADO: _____

CREA: _____

DESENHADO: _____

VERIFICADO: _____

DIVISÃO: _____

GERÊNCIA: _____

DATAS

MUNICÍPIO: CONCEIÇÃO DO CASTELO

DISTRITO: SEDE

BAIRRO: DIVERSOS

NOME DO EMPREENDIMENTO: SISTEMA DE ESGOTAMENTO SANITÁRIO

TÍTULO: REDE COLETORA DE ESGOTO

HIDRÁULICO

PLANTA BAIXA

ESCALA: 1/1000

FOLHA: 10 / 11

Nº CESAN: A-061-000-94-5-XX-0011

REV: 2