



CONFIGURAÇÃO DE PENAS P/ PLOTAGEM		
COR	ESP.	
1	07	0,1
2	07	0,2
3	07	0,3
4	07	0,4
5	07	0,5
6	07	0,6
7	07	0,25
8	07	0,09
9	07	0,15
140	140	0,15
162	162	0,15




ESTE DESENHO É PROPRIEDADE DA COMPANHIA ESPÍRITO SANTENSE DE SANEAMENTO – CESAN E NÃO PODE SER COPIADO SEM SUA AUTORIZAÇÃO.

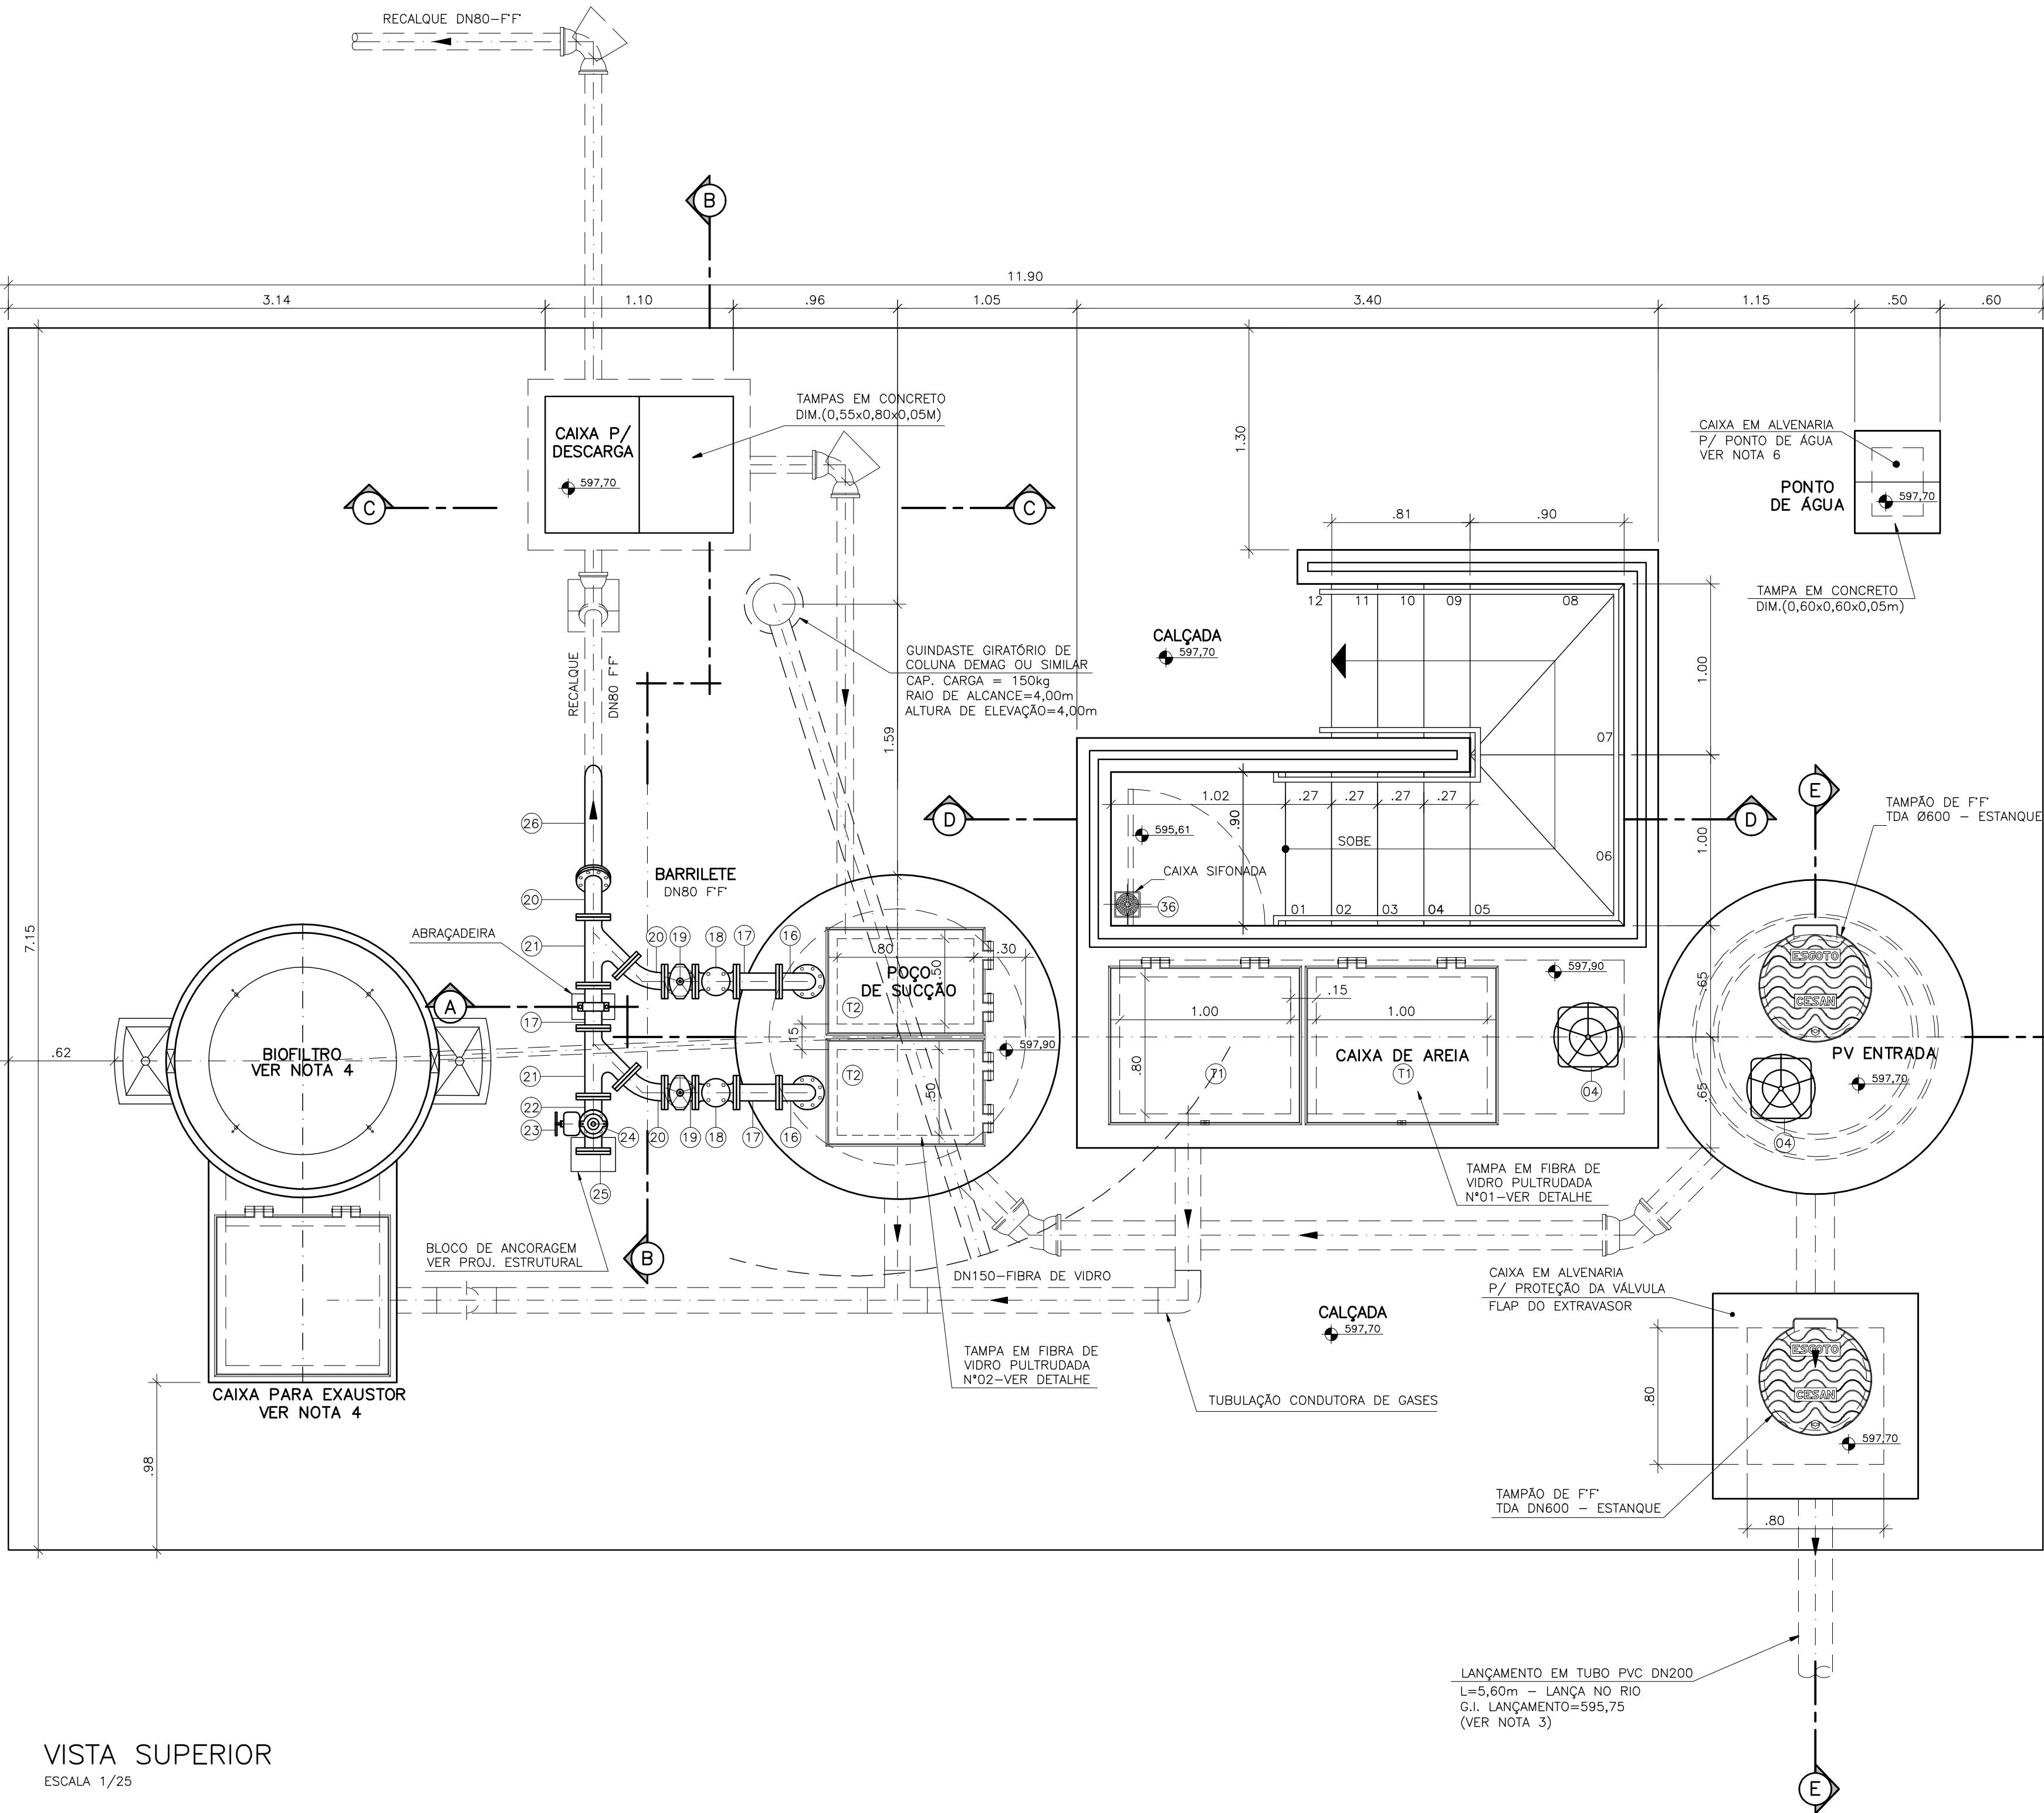

VISTA SUPERIOR
ESCALA 1/25

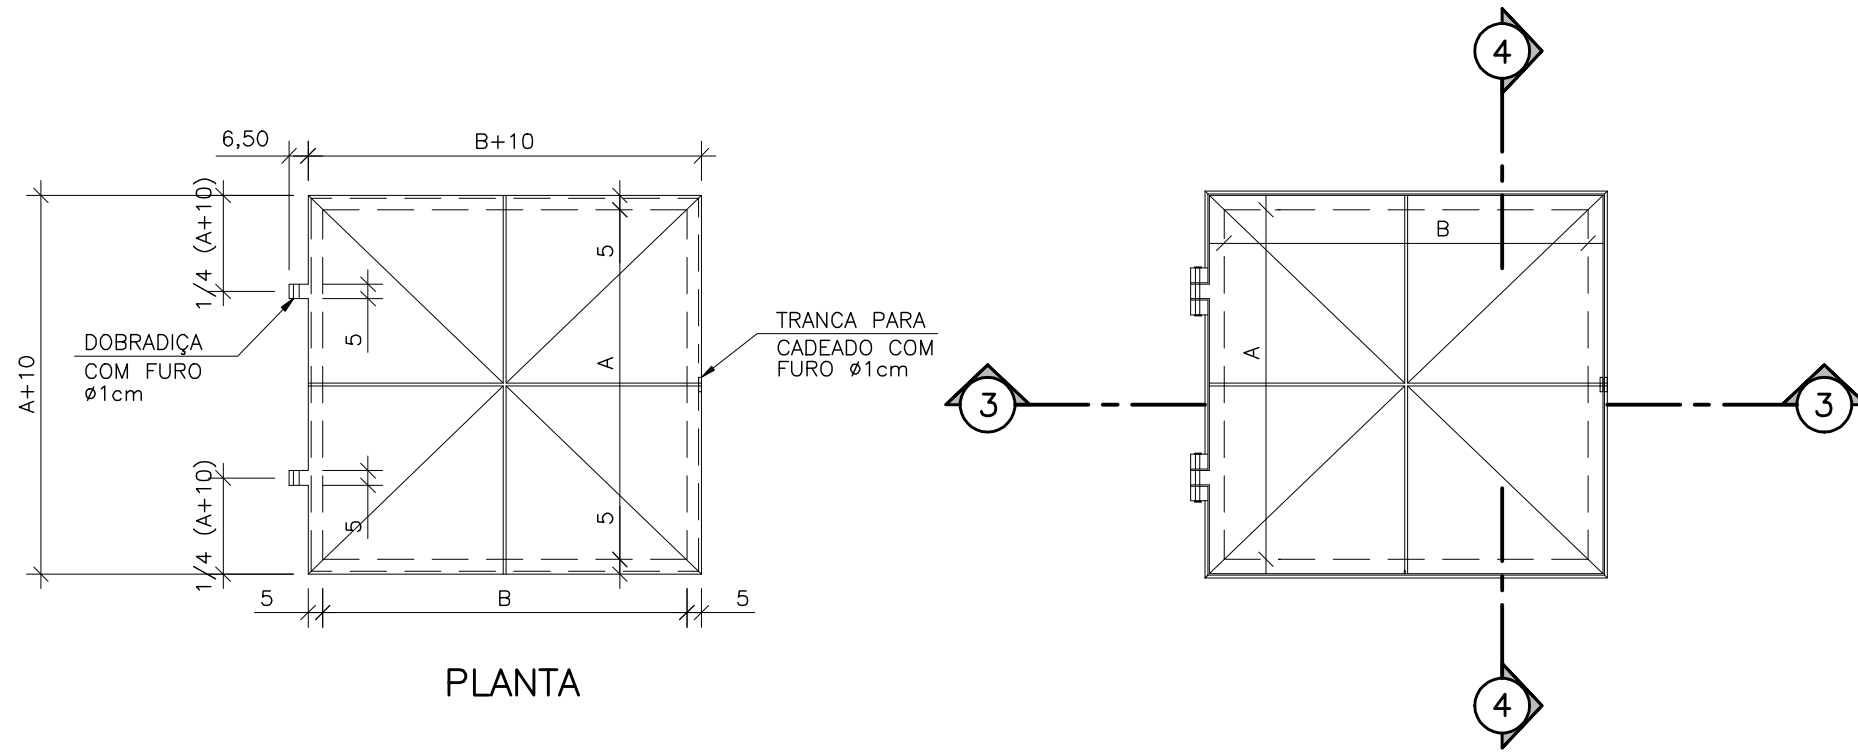

DETALHE DAS TAMPAS
ESCALA 1/25
COTAS EM CENTÍMETRO

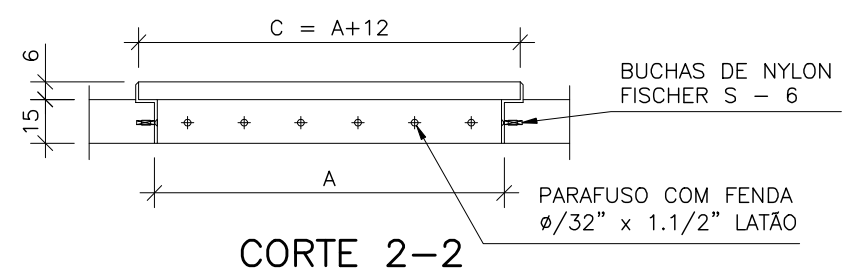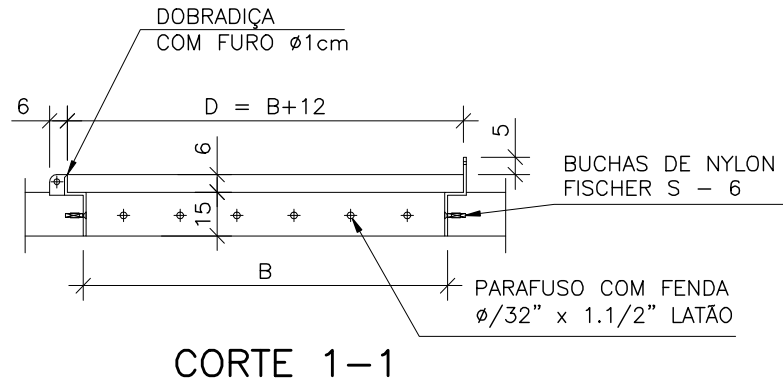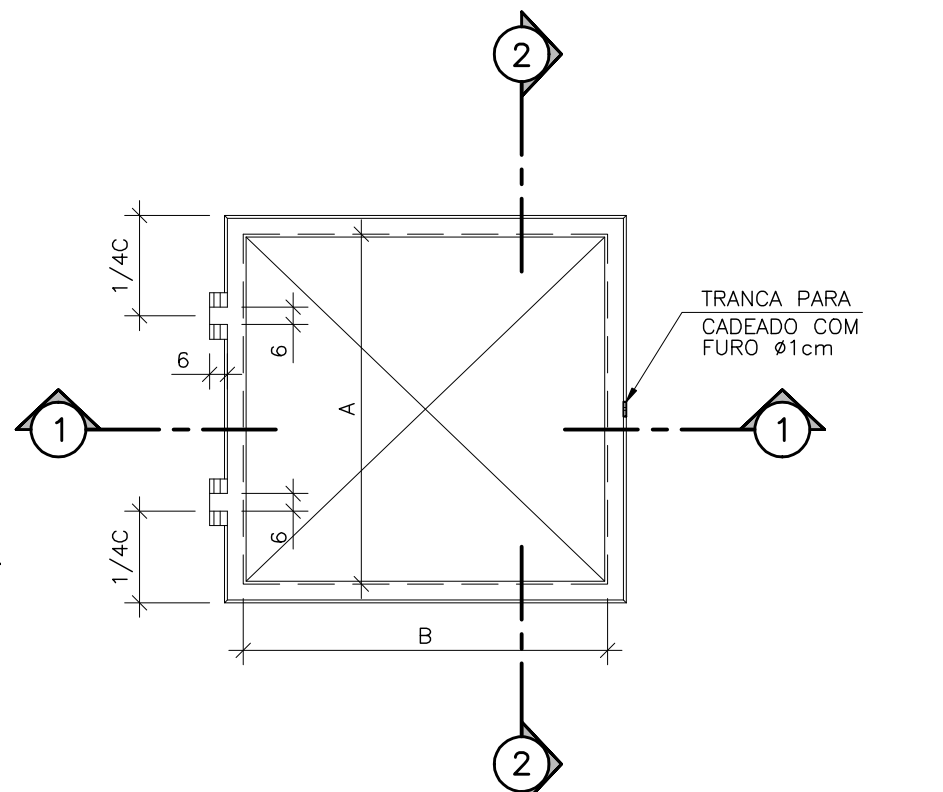

(ESPAÇAMENTO FUROS PARA FIXAÇÃO=20cm)
MATERIAL DAS TAMPAS – FIBRA DE VIDRO PULTRUDADA

ESTRUTURA DAS TAMPAS
ESCALA 1/25
COTAS EM CENTÍMETRO

DIMENSÕES – TAMPAS PULTRUDADAS						
TAMPA	A	B	C	D	QUANT.	UNID.
COTAS EM CM						
TIPO 1	80	100	92	112	02	CONJ.
TIPO 2	50	80	62	92	02	CONJ.

NOTAS

- 1-COTAS E ELEVAÇÕES EM METRO, DIÂMETRO EM MILÍMETRO, EXCETO ONDE INDICADO.
- 2-CONFIRMAR MEDIDAS NO LOCAL.
- 3-LANÇAMENTO DO EXTRAVASOR EM TUBO PVC DN200. VER PLANTA DE IMPLANTAÇÃO/URBANIZAÇÃO.
- 4-O FORMATO DO BIOFILTRO APRESENTADO NESTE PROJETO É ILUSTRATIVO. O BIOFILTRO PODERÁ SER CIRCULAR OU RETANGULAR CONFORME PROJETO PADRÃO A-000-000-00-5-XX-0021 E A-000-000-00-5-XX-0022, RESPECTIVAMENTE. AS DIMENSÕES DO BIOFILTRO DEVERÃO SER DE ACORDO COM O PROJETO PADRÃO E SERÃO DEFINIDAS PELA CESAN.
- 5-A BOMBA DEVERÁ SER FORNECIDA COMPLETA PELO FABRICANTE COM ACESSÓRIOS.
- 6-PARA PLANTA BAIXA, CORTE E-E E DETALHE DA CX. PARA PONTO DE ÁGUA, VER DESENHO N° A-061-000-91-5-XX-0037.
- 7-PARA CORTES A-A, C-C, D-D E DETALHES, VER DESENHO N° A-061-000-91-5-XX-0038.
- 8-PARA CORTE B-B, DETALHES GRADEAMENTO, GUARDA-CORPO E CORRIMÃO E LISTA DE MATERIAIS, VER DESENHO N° A-061-000-91-5-XX-0039.
- 9-PARA PLANTA DE IMPLANTAÇÃO/URBANIZAÇÃO, VER DESENHO N° A-061-000-91-5-XX-0040.
- 10-PARA PLANTA E PERFIL DO RECALQUE, VER DESENHO N° A-061-000-96-5-XX-0001.

OBSERVAÇÃO

- 1-A ESPESURA DAS PAREDES E A VERIFICAÇÃO DA NECESSIDADE DE ESPAÇAMENTO ENTRE O POÇO DE SUÇÃO E A CAIXA DE AREIA SERÃO DEFINIDAS PELO ESTRUTURAL.
- 2-PARA LIMPEZA DA CAIXA DE AREIA, QUANDO NECESSÁRIA, A GRADE DE PISO DEVERÁ SER REMOVIDA E COM AUXÍLIO DE UM CAMINHÃO LIMPA FOSSA SUGAR O EXCESSO ACUMULADO NO FUNDO.

ESTE DESENHO É PROPRIEDADE DA COMPANHIA ESPÍRITO SANTENSE DE SANEAMENTO – CESAN E NÃO PODE SER COPIADO SEM SUA AUTORIZAÇÃO.

NÚMEROS	TÍTULOS	N°	LOCAL	REVISÃO	DISCRIMINAÇÃO	DES.	DIV.	GER.	DATA
01	ARCADIS LOGOS	REVISÃO DA ÁREA DA ELEVATÓRIA	FPZ						DEZ/2013
PRINCIPAIS DESENHOS DE REFERÊNCIA									
REVISÃO									

CANCELAR E SUBSTITUIR O DESENHO NÚMERO:
CANCELADO E SUBSTITUÍDO PELO DESENHO NÚMERO:

CENTRO DE DOCUMENTAÇÃO
RECEBIDO: / /
N° DOC.: _____ ASS.: _____
APROVAÇÃO CESAN:
ASS.: _____ MATR.: _____
UNID.: _____ DATA: / /
ESTA APROVAÇÃO NÃO ISENTA A CONTRATADA DE SUAS RESPONSABILIDADES LEGAIS.

EMITENTE:	ARCADIS logos
PROJETADO:	ELIANE AMITE ALABRIN
COORDENADOR:	EDSON LOUREIRO MIGUEL
CREA:	031170/D REGIÃO: ES
DESENHO:	FERNANDA PROVEDEL
DATA:	15 / 08 / 2013
N° DES. PROJETA:	0876.DS.118.H.0002/01
RESPONSÁVEL TÉCNICO:	ANTÔNIO CARLOS CARNEIRO DE CAMARGO
CREA:	0602843261/D REGIÃO: SP ART N°: 062014042287 DATA: 16/04/2014

EMISSION CESAN
PROJETADO:
CREA:
DESENHADO:
VERIFICADO:
DIVISÃO:
GERÊNCIA:

DATAS
MUNICÍPIO: CONCEIÇÃO DO CASTELO DISTRITO: SEDE BAIRRO: —
NOME DO EMPREENDIMENTO: IMPLANTAÇÃO DO SISTEMA DE ESGOTAMENTO SANITÁRIO DE CONCEIÇÃO DO CASTELO
TÍTULO: ELEVATÓRIA DE ESGOTO BRUTO EEB 01 — SUB BACIA 01
PROJETO HIDRÁULICO
VISTA SUPERIOR E DETALHE DAS TAMPAS
ESCALA: INDICADA FOLHA: 01/05 N° CESAN A-061-000-91-5-XX-0036 REV: 00