



CONFIGURAÇÃO DE
PENAS P/ PLOTAGEM

COR ESP.
1 07 0,1
2 07 0,2
3 07 0,3
4 07 0,4
5 07 0,5
6 07 0,6
7 07 0,25
8 07 0,09
9 07 0,15
140 140 0,15
162 162 0,15

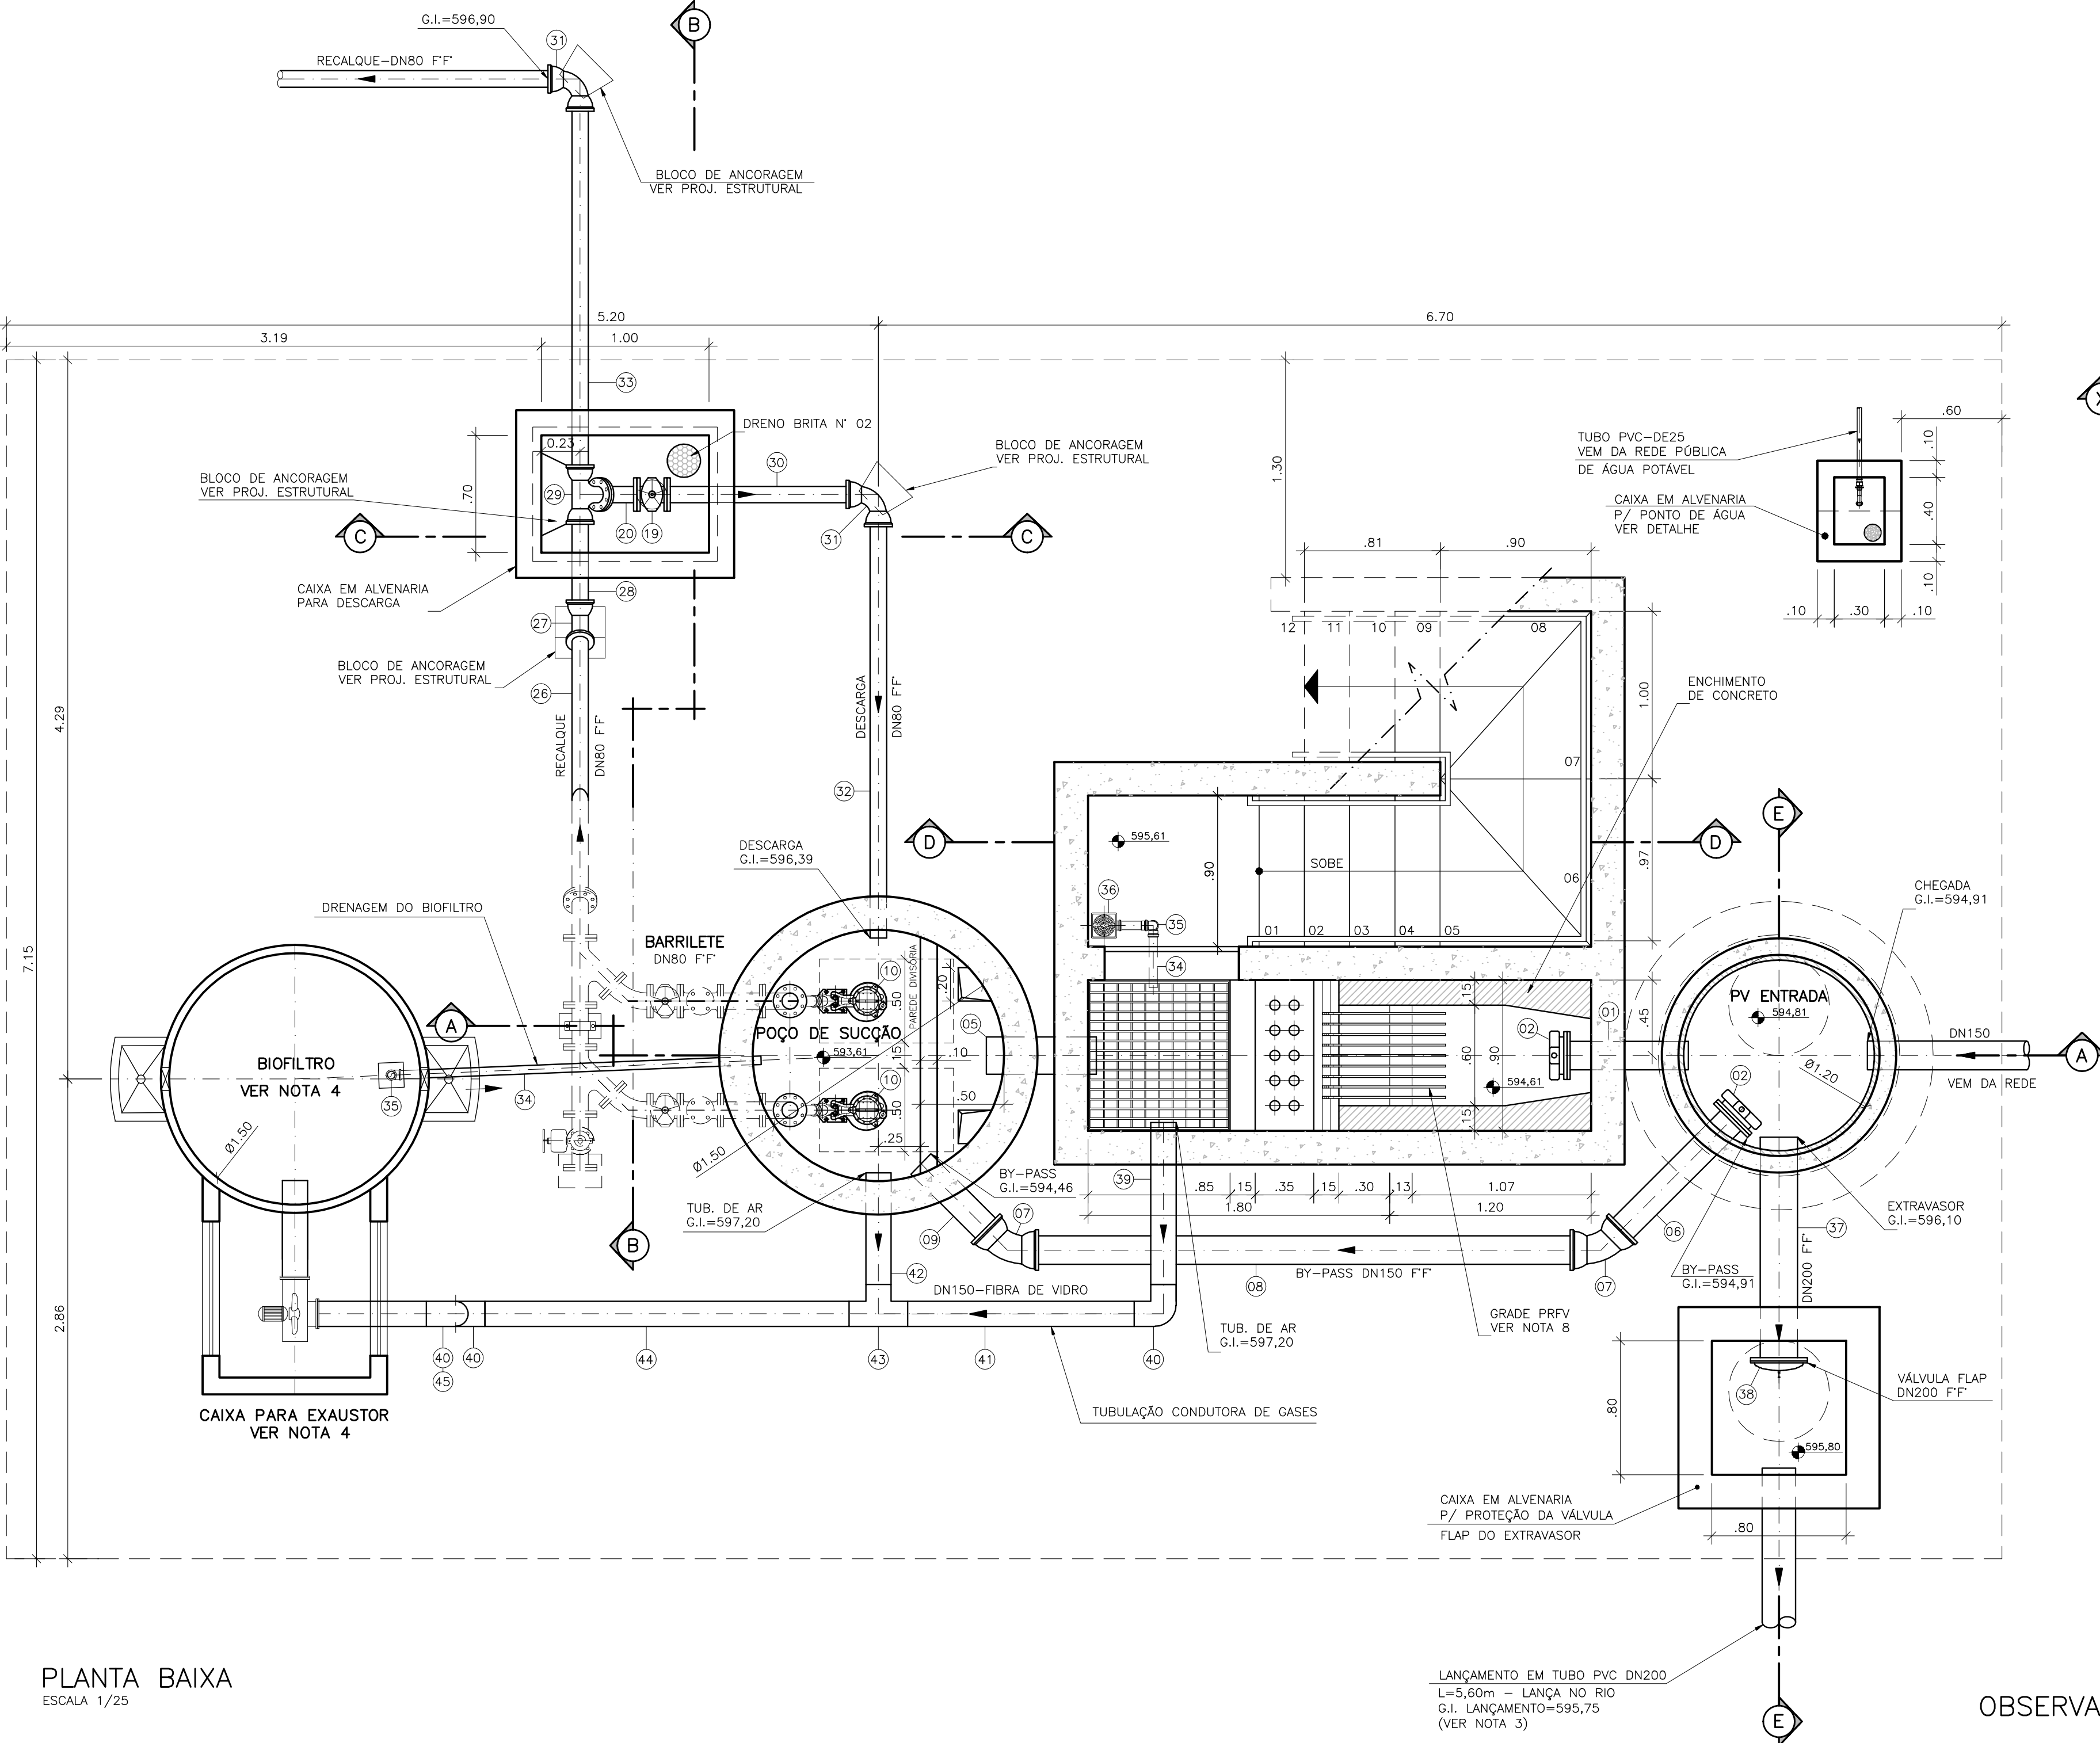


PLANTA BAIXA
ESCALA 1/25

LISTA DE MATERIAL – PONTO DE ÁGUA					
ITEM	DISCRIMINAÇÃO	DIÂMETRO	MATERIAL	QUANT.	OBS.
1	COLAR TOMADA C/ TRAVAS	DNx3/4"	PVC	01	CONFIRMAR NO LOCAL
2	ADAPTADOR SOLDÁVEL CURTO BR	25x3/4"	PVC	01	
3	TUBO PVC SOLDÁVEL-L=12,00m	25	PVC	01	CONFIRMAR NO LOCAL
4	LUVA PVC SOLDÁVEL E COM ROSCA	25x3/4"	PVC	01	
5	TORNEIRA PARA JARDIM COM ROSCA	3/4"	PVC	01	

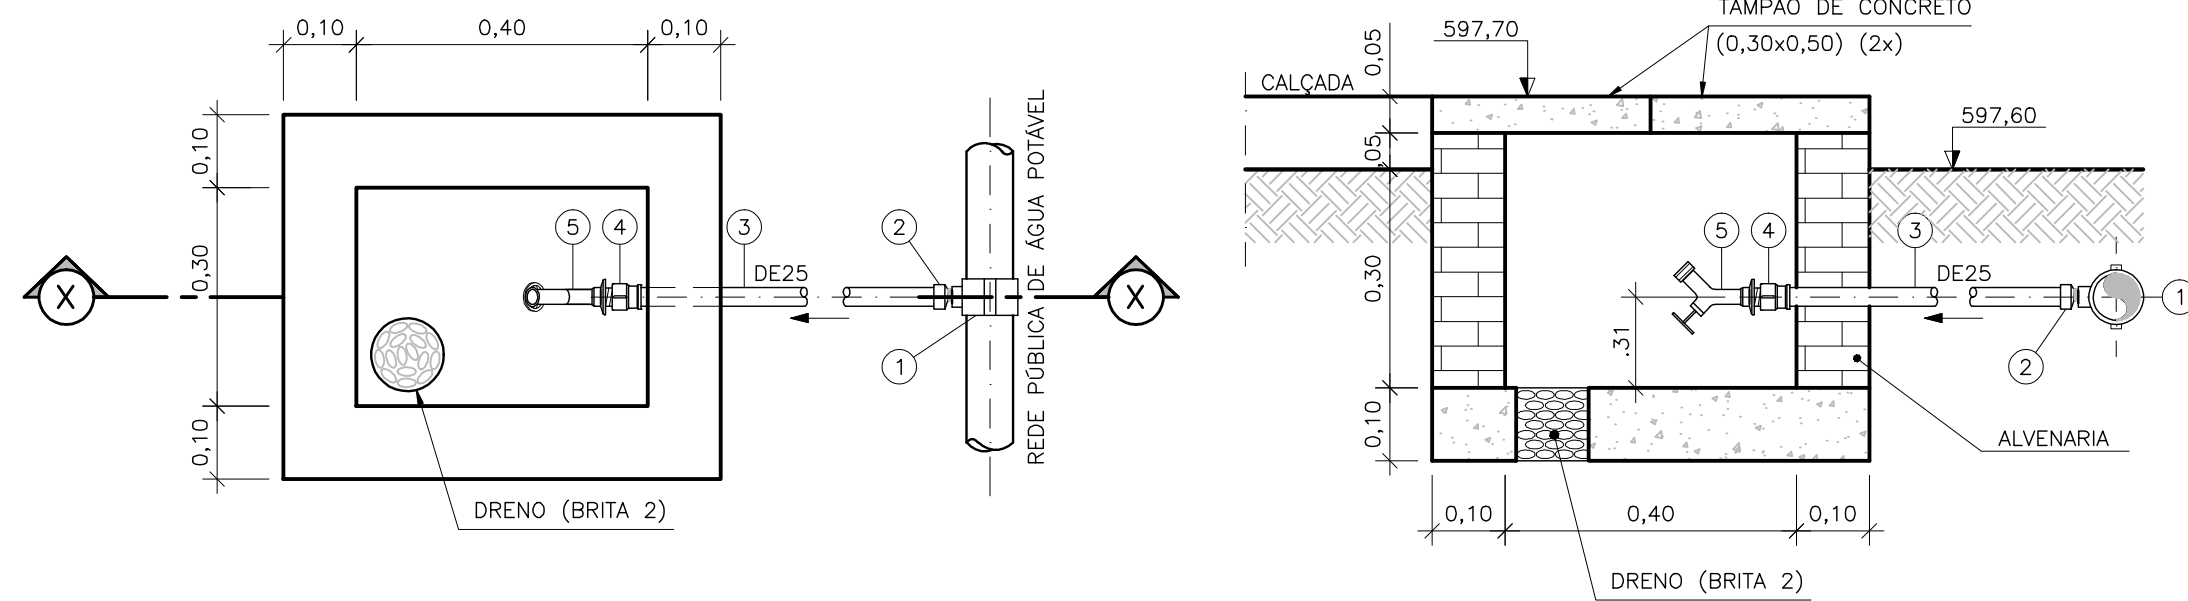

PLANTA
CORTE X-X
DETALHE DA CAIXA PARA PONTO DE ÁGUA (TORNEIRA DE JARDIM)
ESCALA 1/10

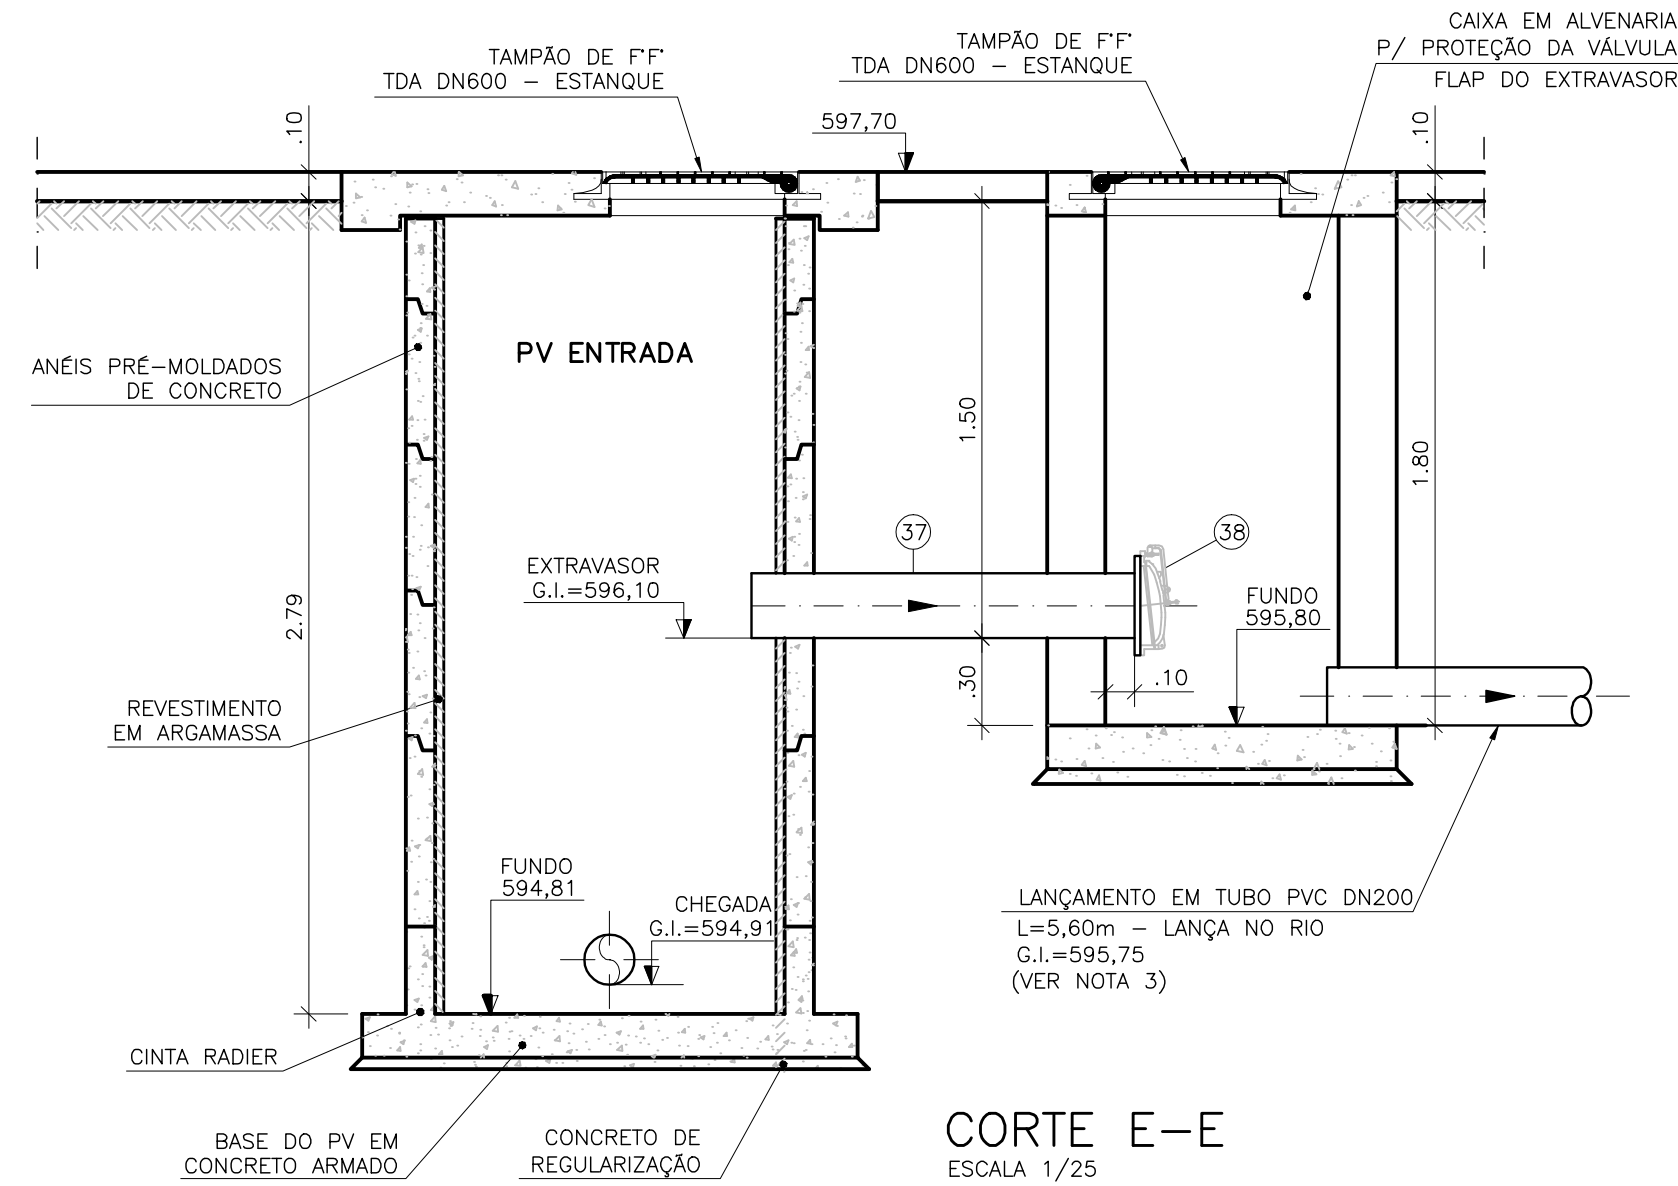

CORTE E-E
ESCALA 1/25

NOTAS

- 1-COTAS E ELEVAÇÕES EM METRO, DIÂMETRO EM MILÍMETRO, EXCETO ONDE INDICADO.
- 2-CONFIRMAR MEDIDAS NO LOCAL.
- 3-LANÇAMENTO DO EXTRAVASOR EM TUBO PVC DN200. VER PLANTA DE IMPLANTAÇÃO/URBANIZAÇÃO.
- 4-O FORMATO DO BIOFILTRO APRESENTADO NESTE PROJETO É ILUSTRATIVO. O BIOFILTRO PODERÁ SER CIRCULAR OU RETANGULAR CONFORME PROJETO PADRÃO A-000-000-00-5-XX-0021 E A-000-000-00-5-XX-0022, RESPECTIVAMENTE. AS DIMENSÕES DO BIOFILTRO DEVERÃO SER DE ACORDO COM O PROJETO PADRÃO E SERÃO DEFINIDAS PELA CESAN.
- 5-A BOMBA DEVERÁ SER FORNECIDA COMPLETA PELO FABRICANTE COM ACESSÓRIOS.
- 6-PARA VISTA SUPERIOR E DETALHE DAS TAMPAS, VER DESENHO N° A-061-000-91-5-XX-0036.
- 7-PARA CORTES A-A, C-C, D-D E DETALHES, VER DESENHO N° A-061-000-91-5-XX-0038.
- 8-PARA CORTE B-B, DETALHES GRADEAMENTO, GUARDA-CORPO E CORRIMÃO E LISTA DE MATERIAIS, VER DESENHO N° A-061-000-91-5-XX-0039.
- 9-PARA PLANTA DE IMPLANTAÇÃO/URBANIZAÇÃO, VER DESENHO N° A-061-000-91-5-XX-0040.
- 10-PARA PLANTA E PERFIL DO RECALQUE, VER DESENHO N° A-061-000-96-5-XX-0001.

OBSERVAÇÃO

- 1-A ESPESURA DAS PAREDES E A VERIFICAÇÃO DA NECESSIDADE DE ESPAÇAMENTO ENTRE O POÇO DE SUÇÃO E A CAIXA DE AREIA SERÃO DEFINIDAS PELO ESTRUTURAL.
- 2-PARA LIMPEZA DA CAIXA DE AREIA, QUANDO NECESSÁRIA, A GRADE DE PISO DEVERÁ SER REMOVIDA E COM AUXÍLIO DE UM CAMINHÃO LIMPA FOSSA SUGAR O EXCESSO ACUMULADO NO FUNDO.

ESTE DESENHO É PROPRIEDADE DA
COMPANHIA ESPÍRITO SANTENSE DE
SANEAMENTO – CESAN E NÃO PODE
SER COPIADO SEM SUA AUTORIZAÇÃO.
