




CONFIGURAÇÃO DE PENAS P/ PLOTAGEM		
COR	ESP.	
1	07	0,1
2	07	0,2
3	07	0,3
4	07	0,4
5	07	0,5
6	07	0,6
7	07	0,25
8	07	0,09
9	07	0,15
140	140	0,15
162	162	0,15

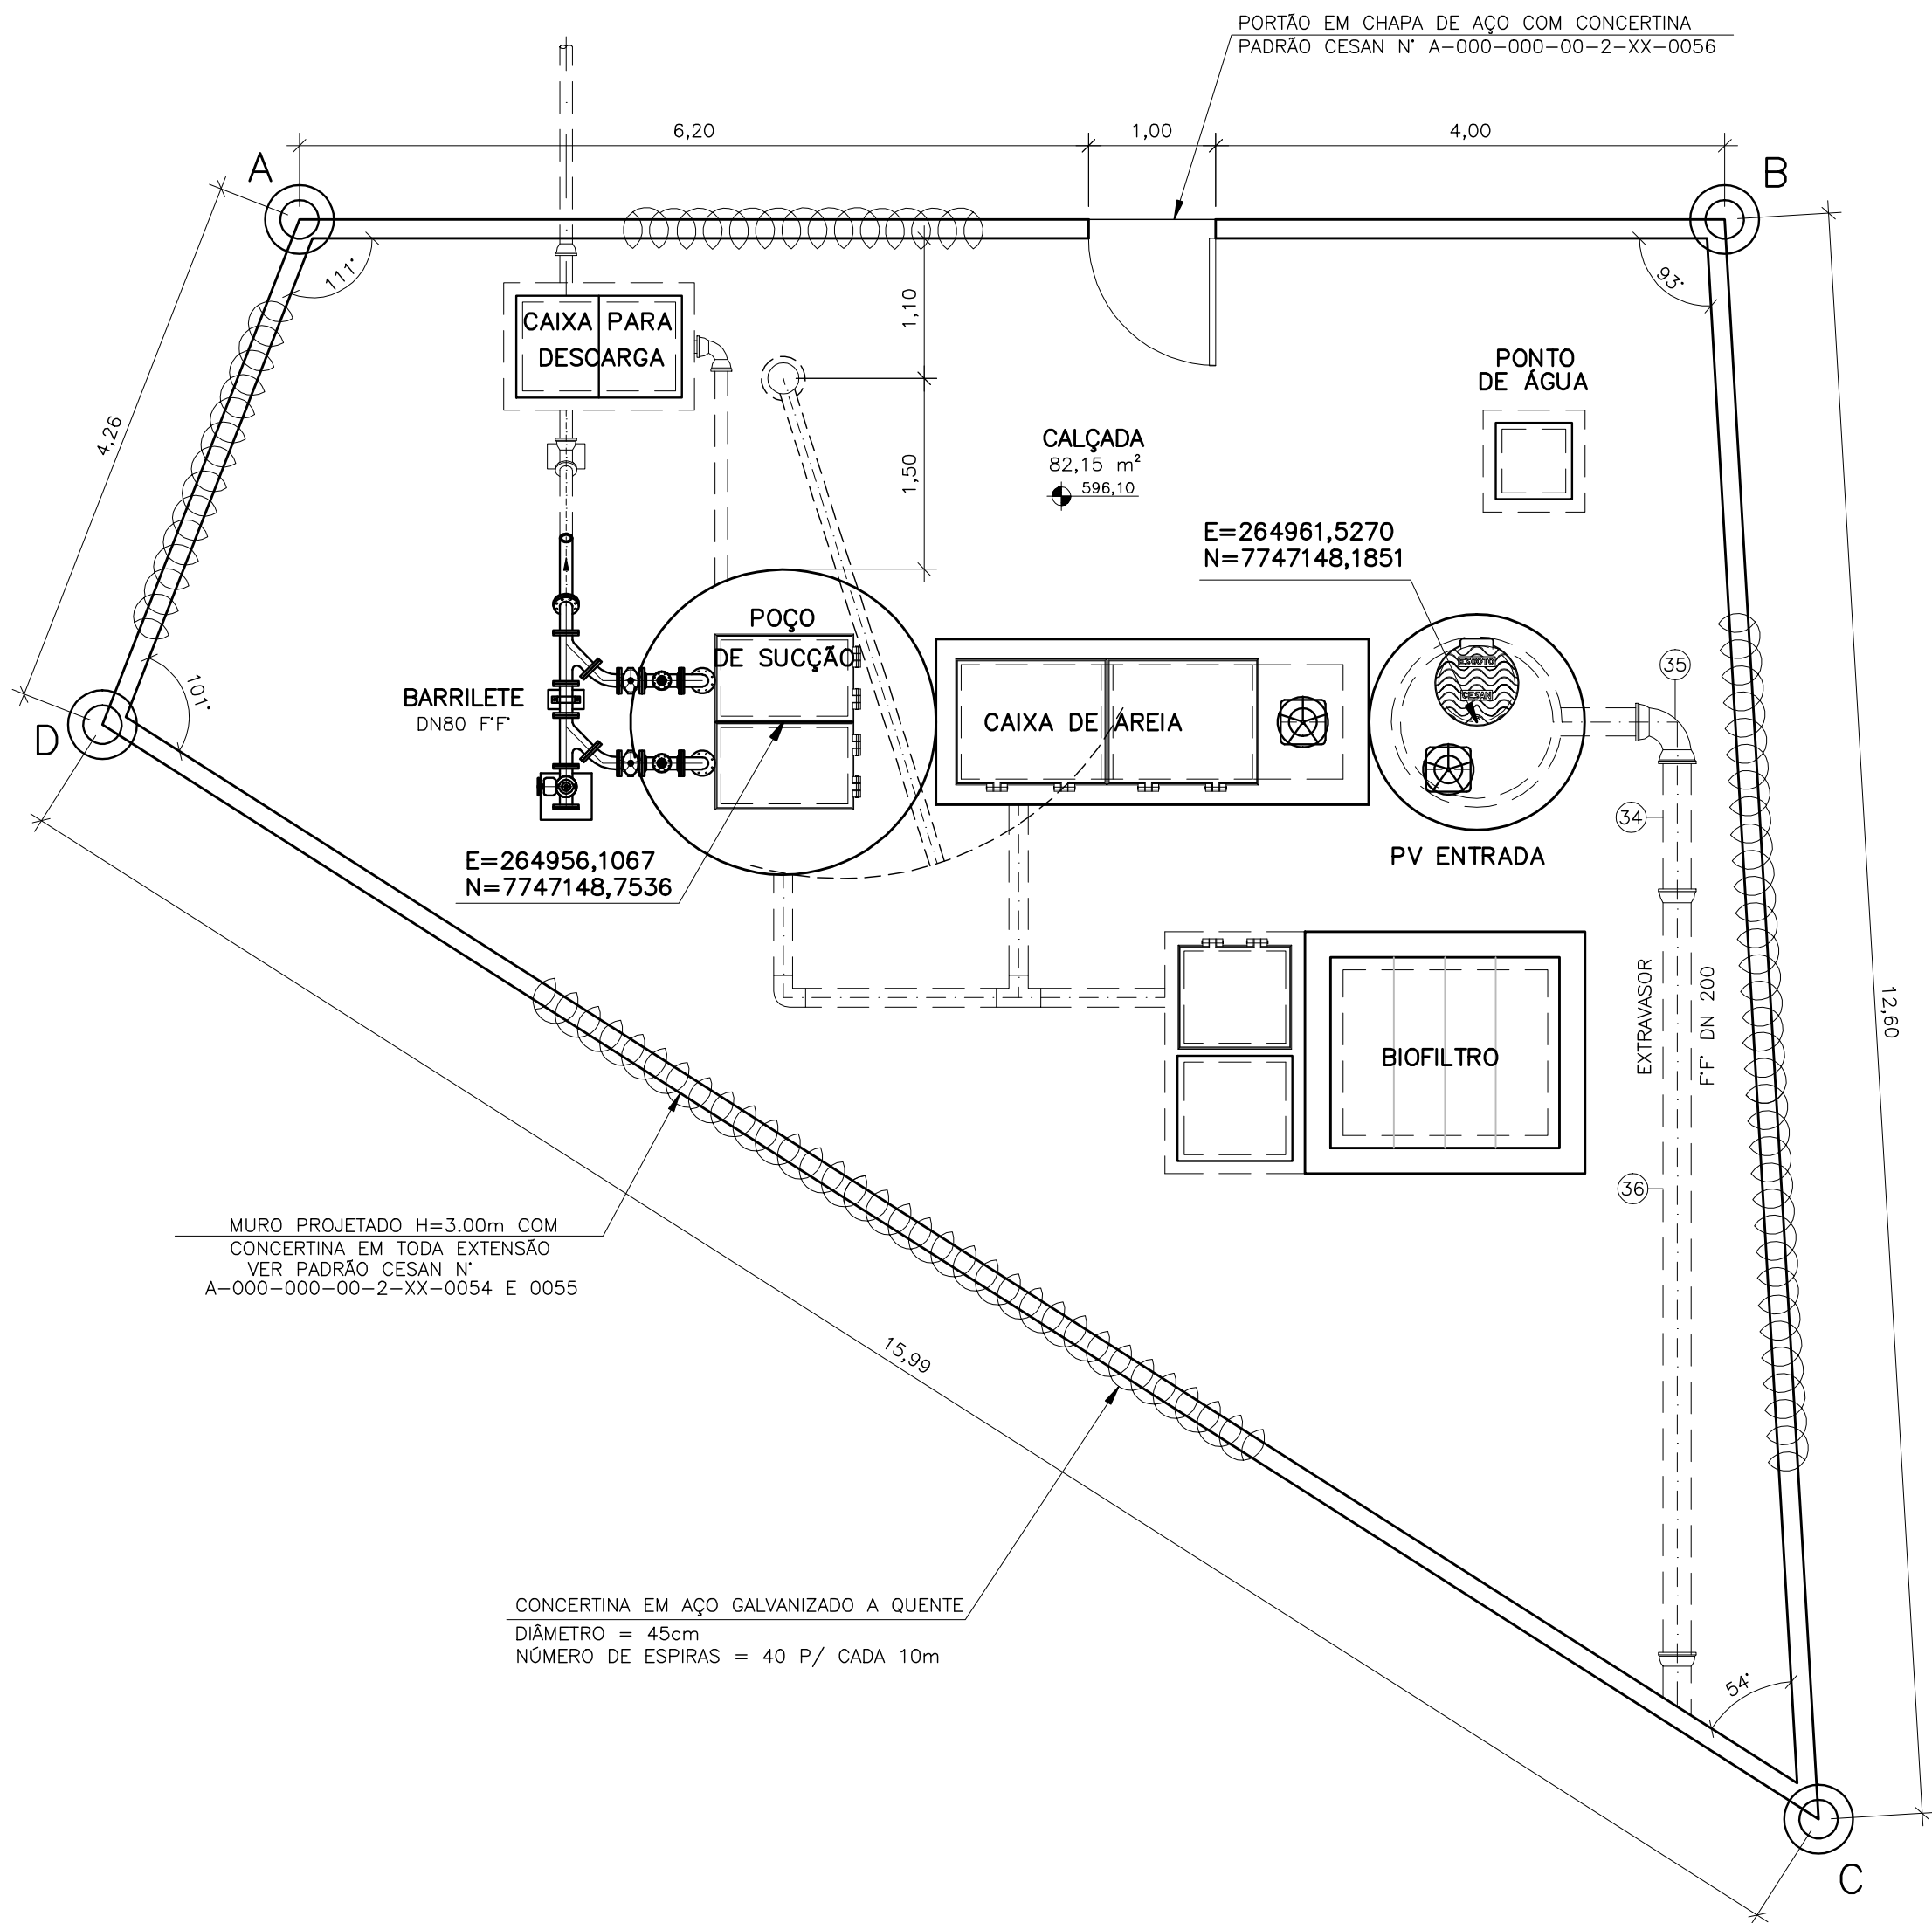


PLANTA DE IMPLANTAÇÃO/URBANIZAÇÃO – EEB 3 – ÁREA TOTAL=103,89m²
ESCALA 1/50

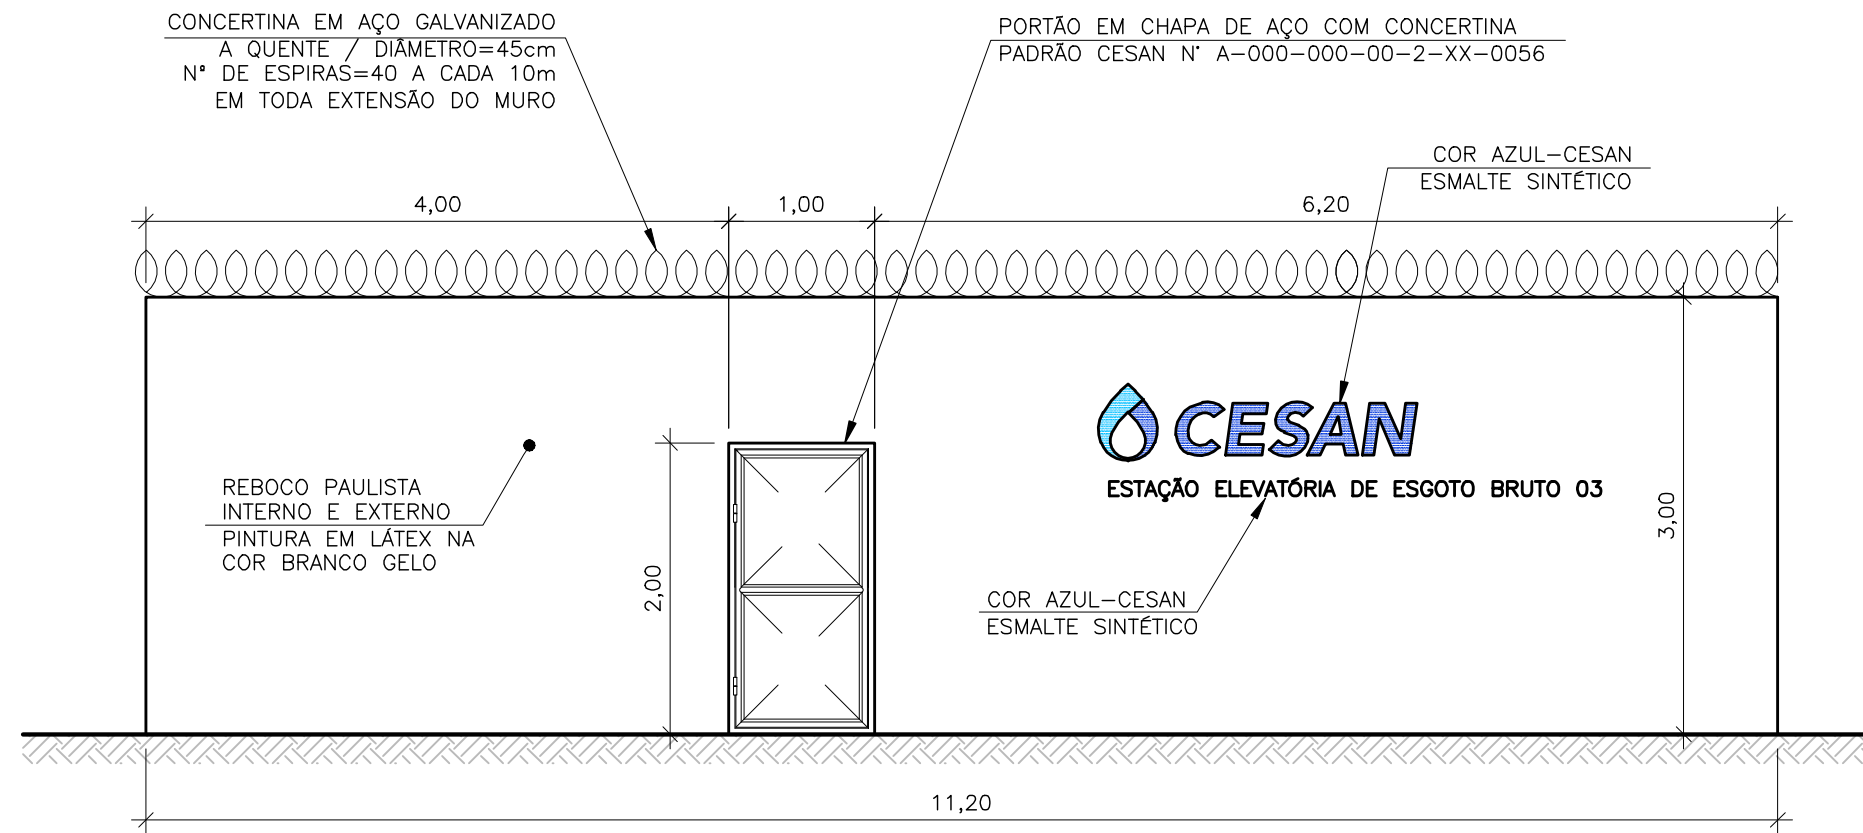


FACHADA PRINCIPAL
ESCALA 1/50

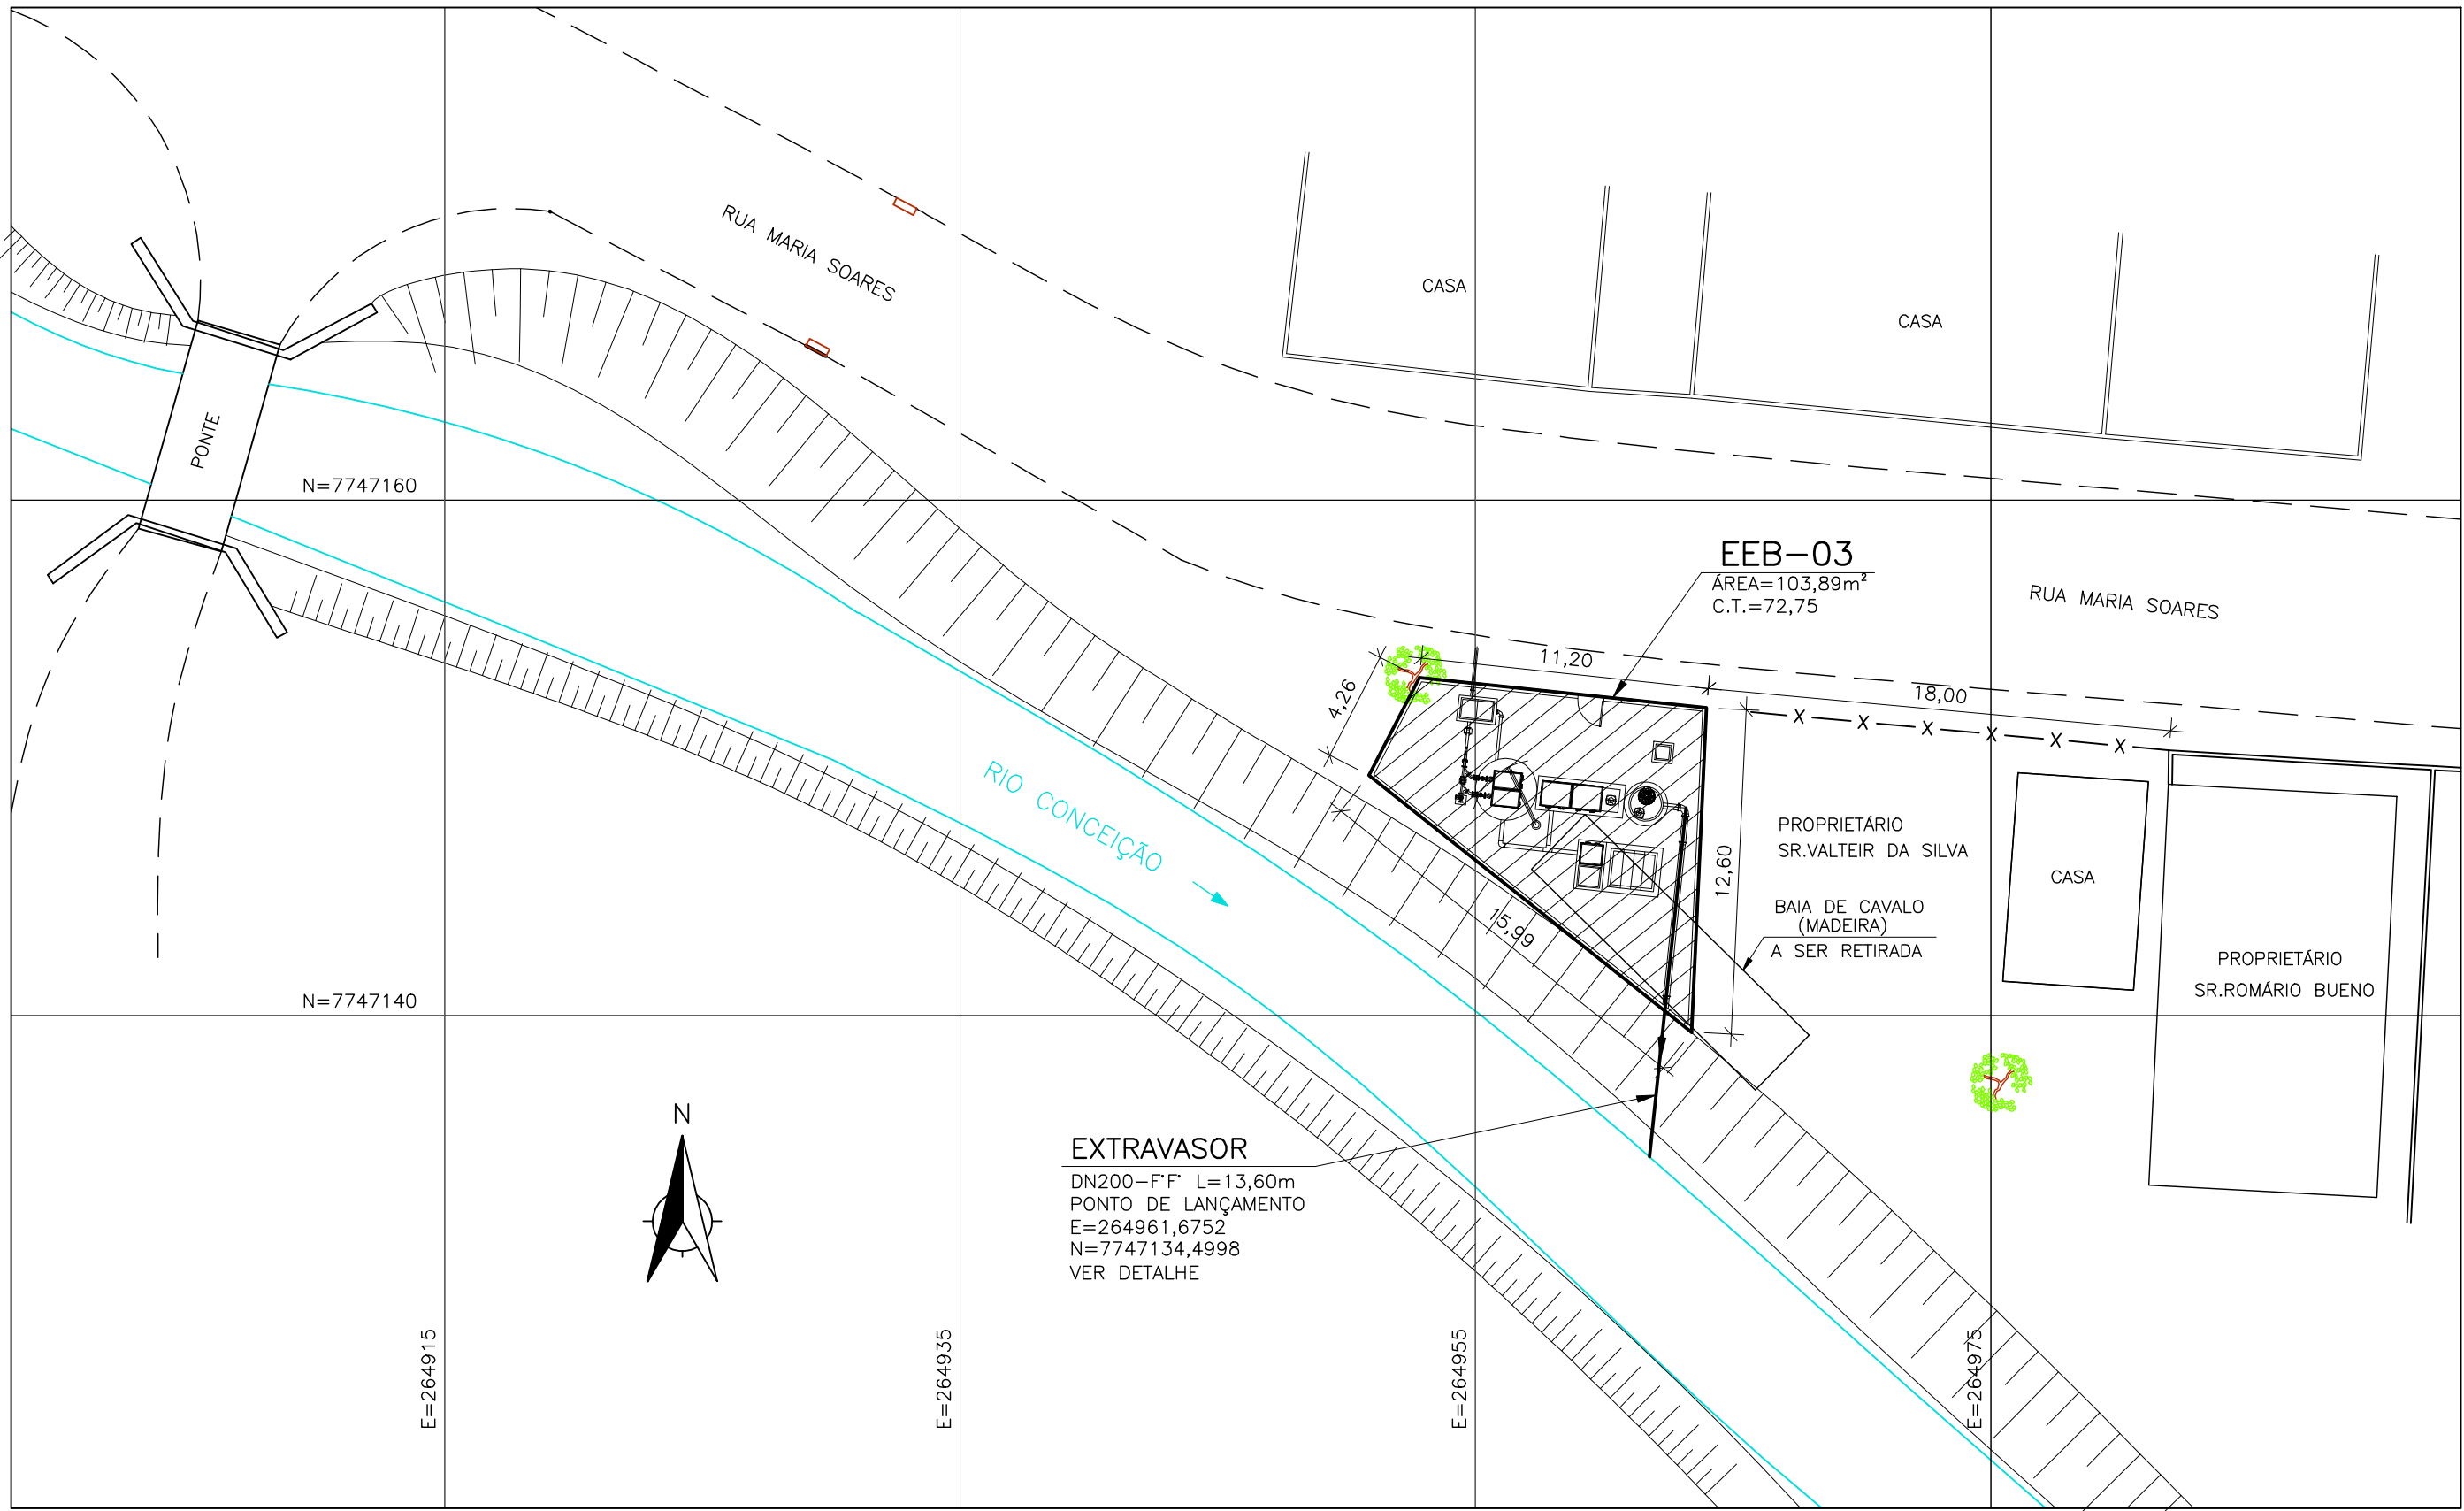

LOCALIZAÇÃO DA EEB 03 E LANÇAMENTO DO EXTRAVASOR
ESCALA 1/250

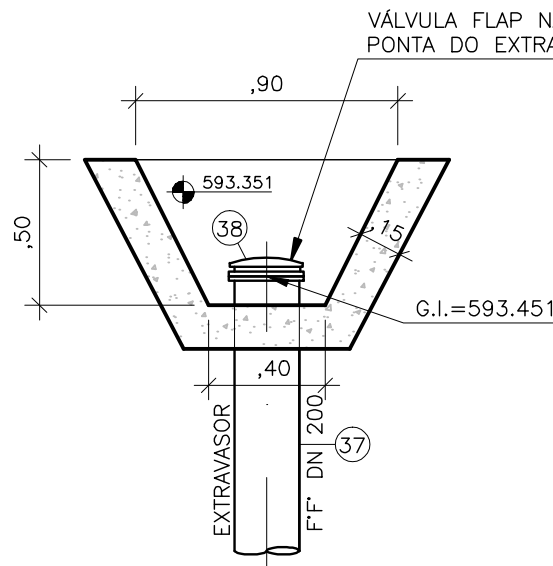


PLANTA BAIXA

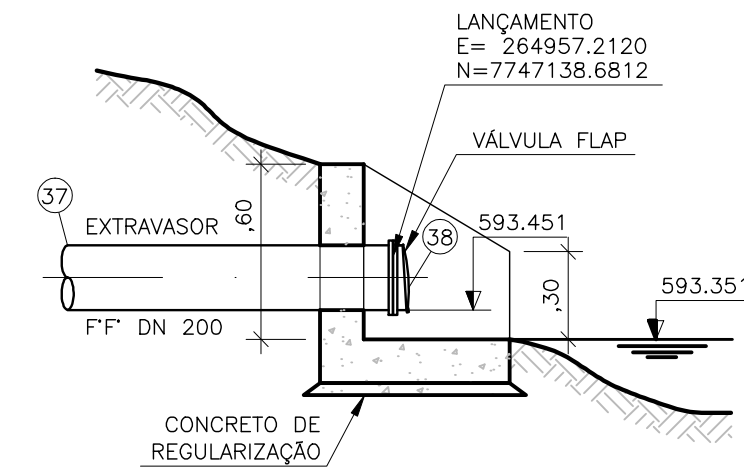

CORTE

DETALHE DO LANÇAMENTO DO EXTRAVASOR
ESCALA 1/25

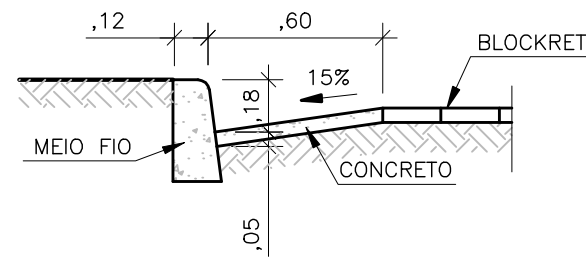

DETALHE SARJETA
ESCALA 1/25

DADOS PARA LOCAÇÃO		
VÉRTICE	COORDENADAS	
	N	E
A	7747153,0789	264952,7396
B	7747151,9106	264963,8785
C	7747139,3271	264963,2978
D	7747149,2895	264950,7842

OBSERVAÇÃO

A ESPESSURA DAS PAREDES E A VERIFICAÇÃO DA NECESSIDADE DE ESPAÇAMENTO ENTRE O POÇO DE SUÇÃO E A CAIXA DE AREIA SERÃO DEFINIDAS PELO PROJETO ESTRUTURAL.

NOTAS

- 1-COTAS E ELEVAÇÕES EM METRO, DIÂMETRO EM MILÍMETRO, EXCETO ONDE INDICADO.
- 2-CONFIRMAR MEDIDAS NO LOCAL.
- 3-EXTRAVASOR EM TUBO F" F" DN 200, CONFORME PLANTA DE SITUAÇÃO, OBEDECENDO A INCLINAÇÃO MÍNIMA DE 0,35%, COM VÁLVULA FLAP NA EXTREMIDADE.
- 4-A BOMBA DEVERÁ SER FORNECIDA COMPLETA PELO FABRICANTE COM ACESSÓRIOS.
- 5-PARA V. SUPERIOR E DETALHE DAS TAMPAS VER DESENHO N° A-061-000-91-5-XX-0013.
- 6-PARA PLANTA BAIXA E DETALHES DO GRADEAMENTO VER DESENHO N° A-061-000-91-5-XX-0014.
- 7-PARA CORTE A-A, DETALHE-1 E DET. PTO ÁGUA VER DESENHO N° A-061-000-91-5-XX-0015.
- 8-PARA CORTE B-B, C-C, DET. GRADE PISO E L.M. VER DESENHO N° A-061-000-91-5-XX-0016.
- 9-CORTE D-D, E-E, F-F, G-G E DETALHES VER DESENHO N° A-061-000-91-5-XX-0017.

ESTE DESENHO É PROPRIEDADE DA COMPANHIA ESPÍRITO SANTENSE DE SANEAMENTO - CESAN E NÃO PODE SER COPIADO SEM SUA AUTORIZAÇÃO.

NÚMEROS	TÍTULOS	N°	LOCAL	DISCRIMINAÇÃO	DES.	DIV.	GER.	DATA
PRINCIPAIS DESENHOS DE REFERÊNCIA		REVISÃO						

CANCELA E SUBSTITUI O DESENHO NÚMERO:
CANCELADO E SUBSTITUIDO PELO DESENHO NÚMERO:

CENTRO DE DOCUMENTAÇÃO
RECEBIDO: / /
N° DOC.: _____ ASS.: _____
APROVAÇÃO CESAN:
ASS.: _____ MATR.: _____
UNID.: _____ DATA: / /
ESTA APROVAÇÃO NÃO ISENTA A CONTRATADA DE SUAS RESPONSABILIDADES LEGAIS.

EMITENTE:
ARCADIS logos
PROJETADO:
COORDENADOR:
ELIANE AMITE ALABRIN
EDSON LOUREIRO MIGUEL
CREA: 031170/D REGIÃO: ES
CREA: 005461/D REGIÃO: ES
DESENHO: FERNANDA PROVEDEL
N° DES. PROJETISTA:
DATA: 15 / 12 / 2013
0876.DS.118.H.0034/00
RESPONSÁVEL TÉCNICO:
ANTÔNIO CARLOS CARNEIRO DE CAMARGO
CREA: 0602843261/D REGIÃO: SP ART N°: 0620140042287 DATA: 16/04/2014.

EMISSION CESAN
PROJETADO:
CREA:
DESENHADO:
VERIFICADO:
DIVISÃO:
GERÊNCIA:

DATAS
MUNICÍPIO: CONCEIÇÃO DO CASTELO DISTRITO: SEDE BAIRRO: --
NOME DO EMPREENDIMENTO: IMPLANTAÇÃO DO SISTEMA DE ESGOTAMENTO SANITÁRIO DE CONCEIÇÃO DO CASTELO
TÍTULO: ELEVATÓRIA DE ESGOTO BRUTO EEB 03 – SUB BACIA 03
PROJETO HIDRÁULICO
ADEQUAÇÃO DA PLANTA DE IMPLANTAÇÃO/URBANIZAÇÃO
ESCALA: INDICADA
FOLHA: 01/01
N° CESAN A-061-000-91-5-XX-0046
REV: 00