




COR	ESP.
1	07 0,1
2	07 0,2
3	07 0,3
4	07 0,4
5	07 0,5
6	07 0,6
7	07 0,25
8	07 0,09
9	07 0,15
140	140 0,15
162	162 0,15

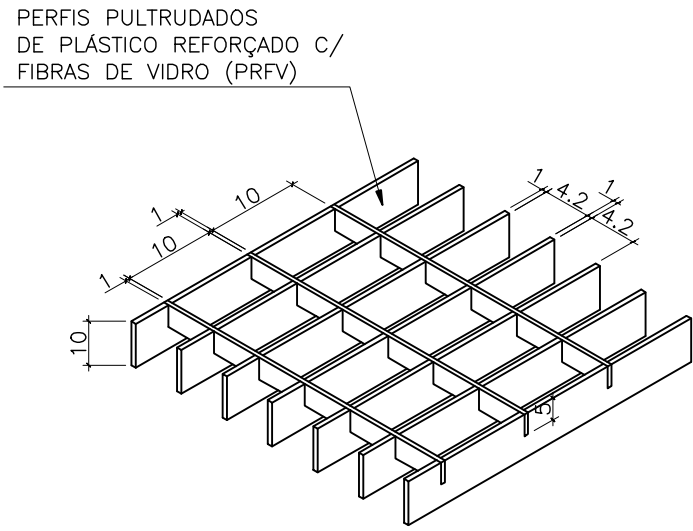


DETALHE TÍPICO – GRADE DE PISO
SEM ESCALA

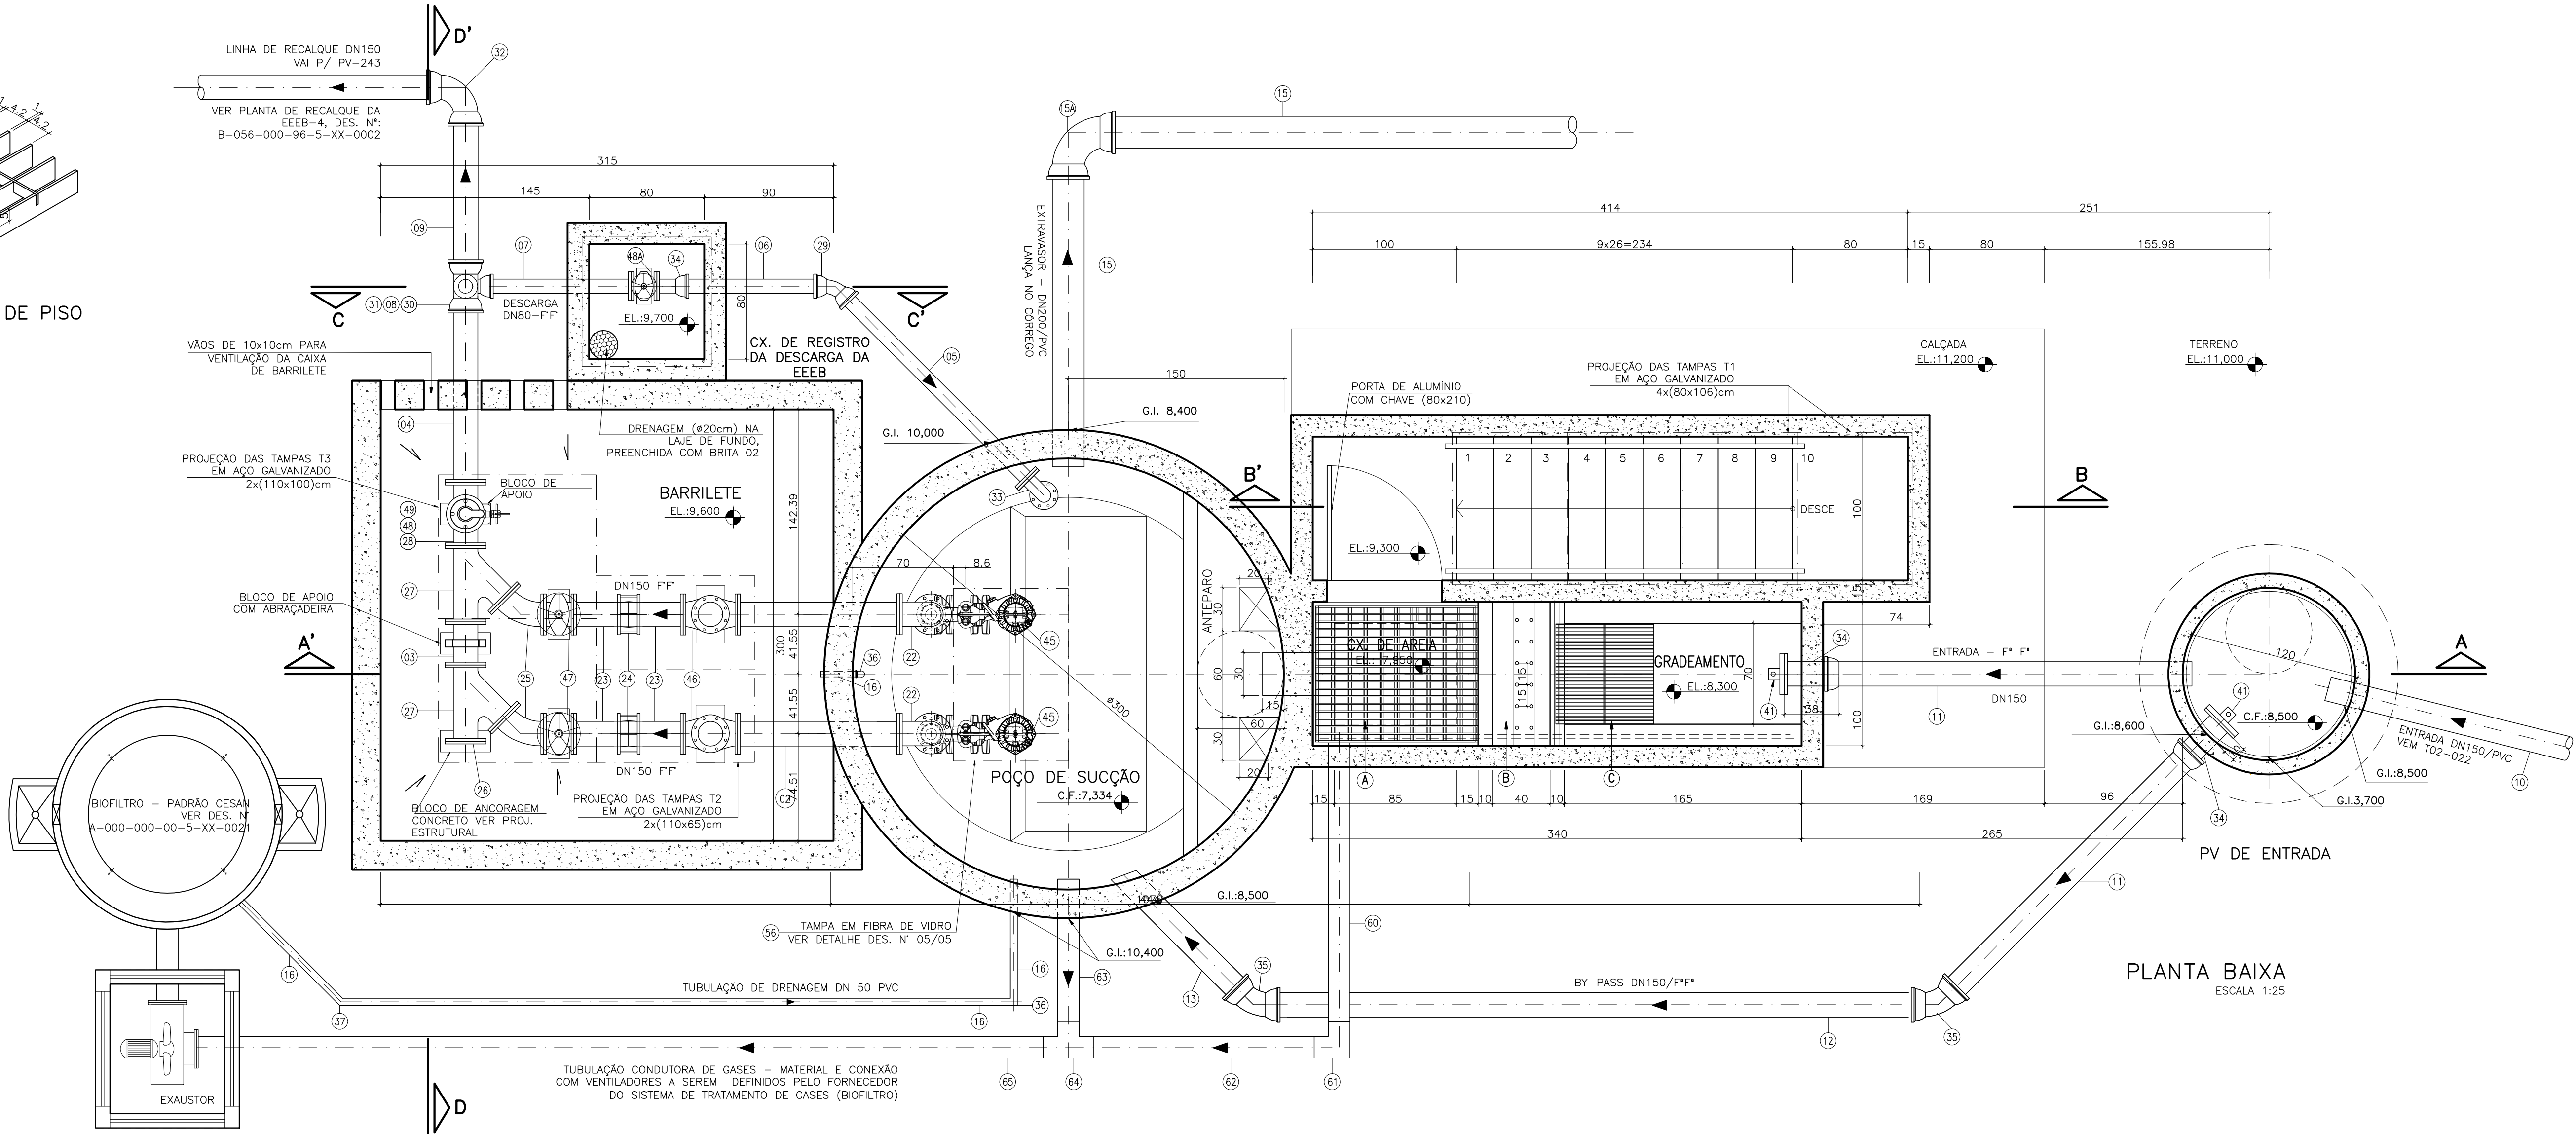


PLANTA BAIXA
ESCALA 1:25

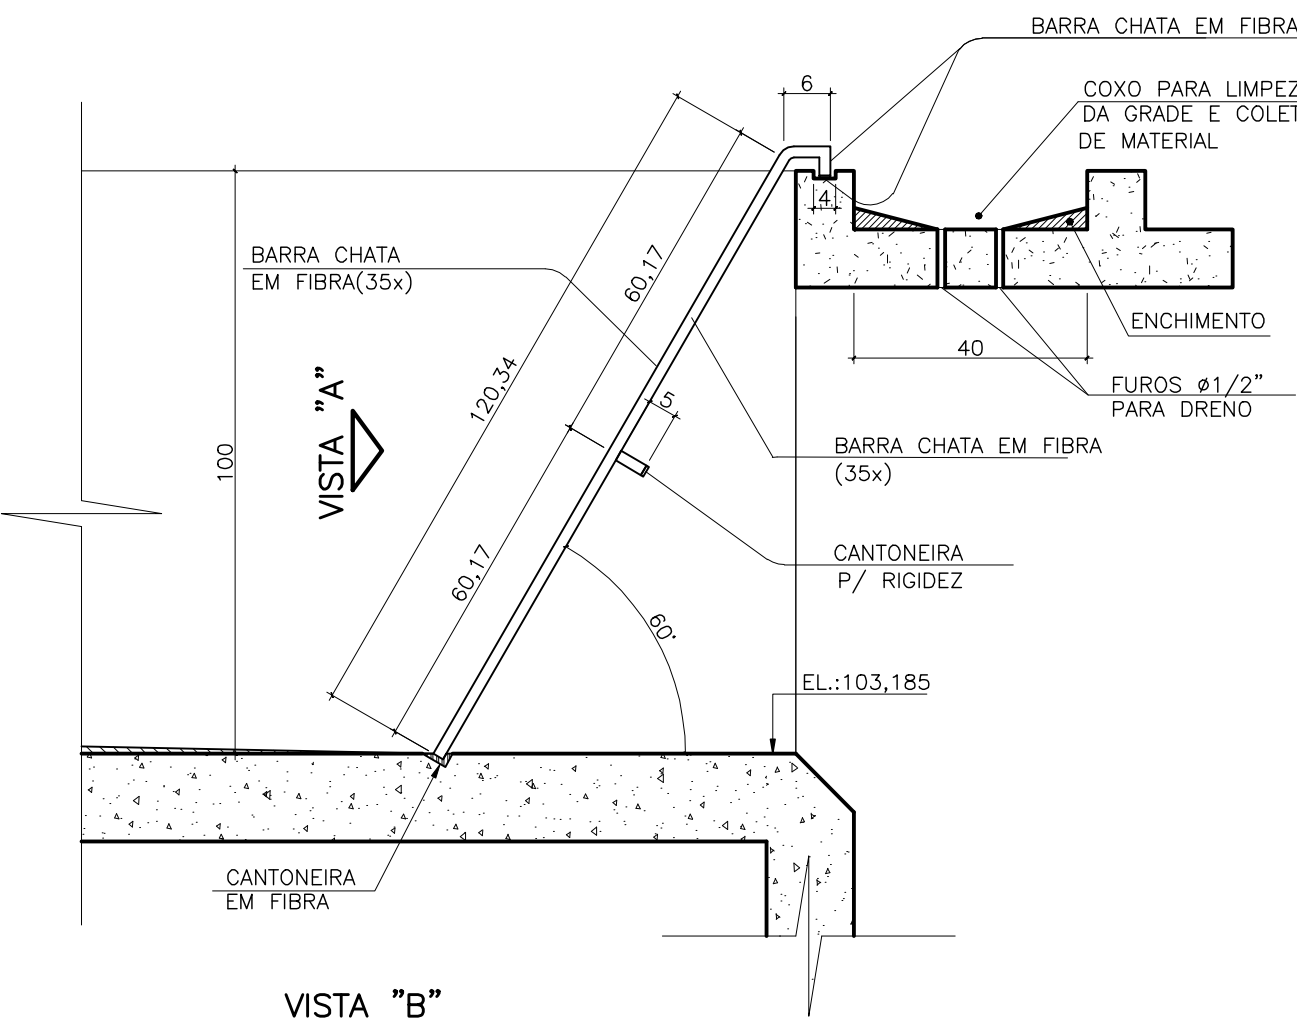


VISTA "B"

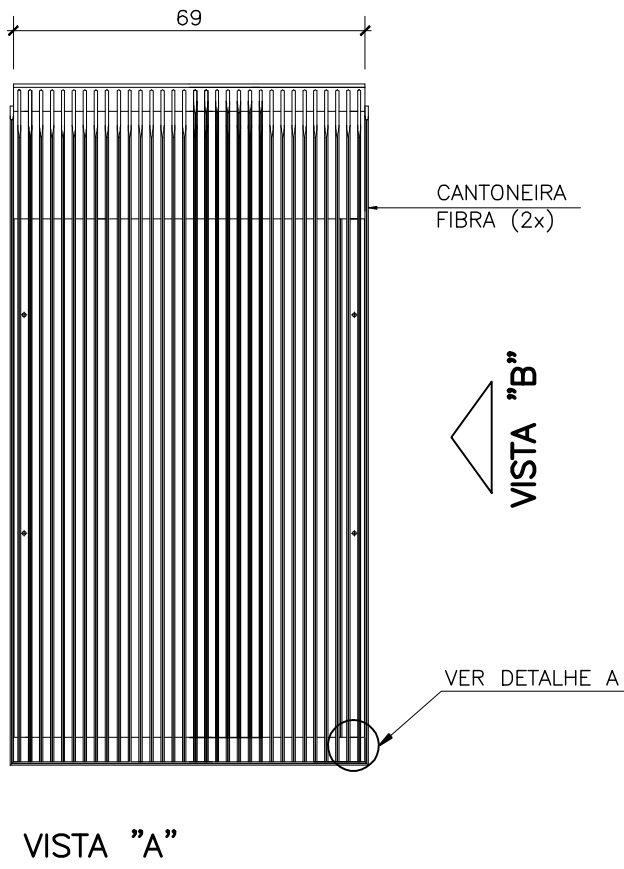

VISTA "A"

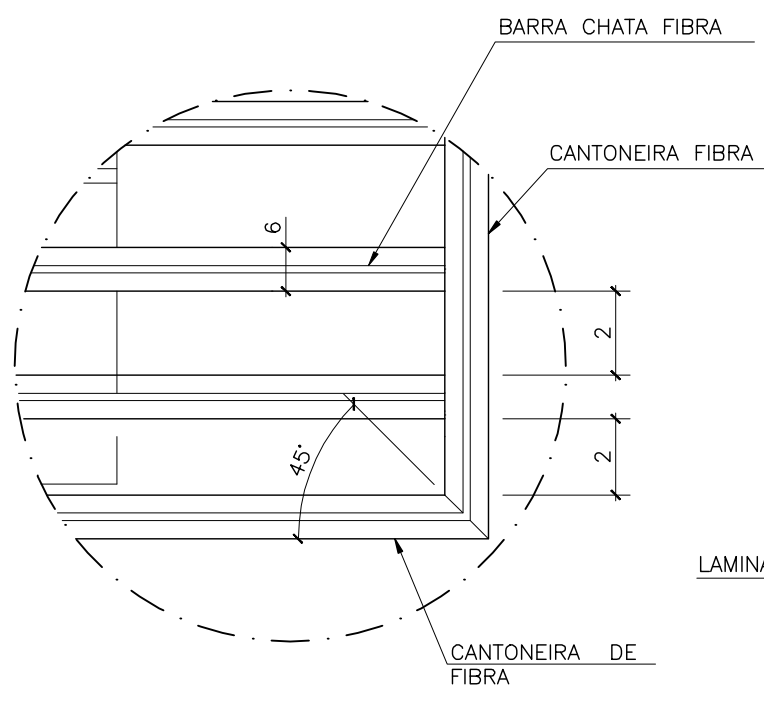

DETALHE A

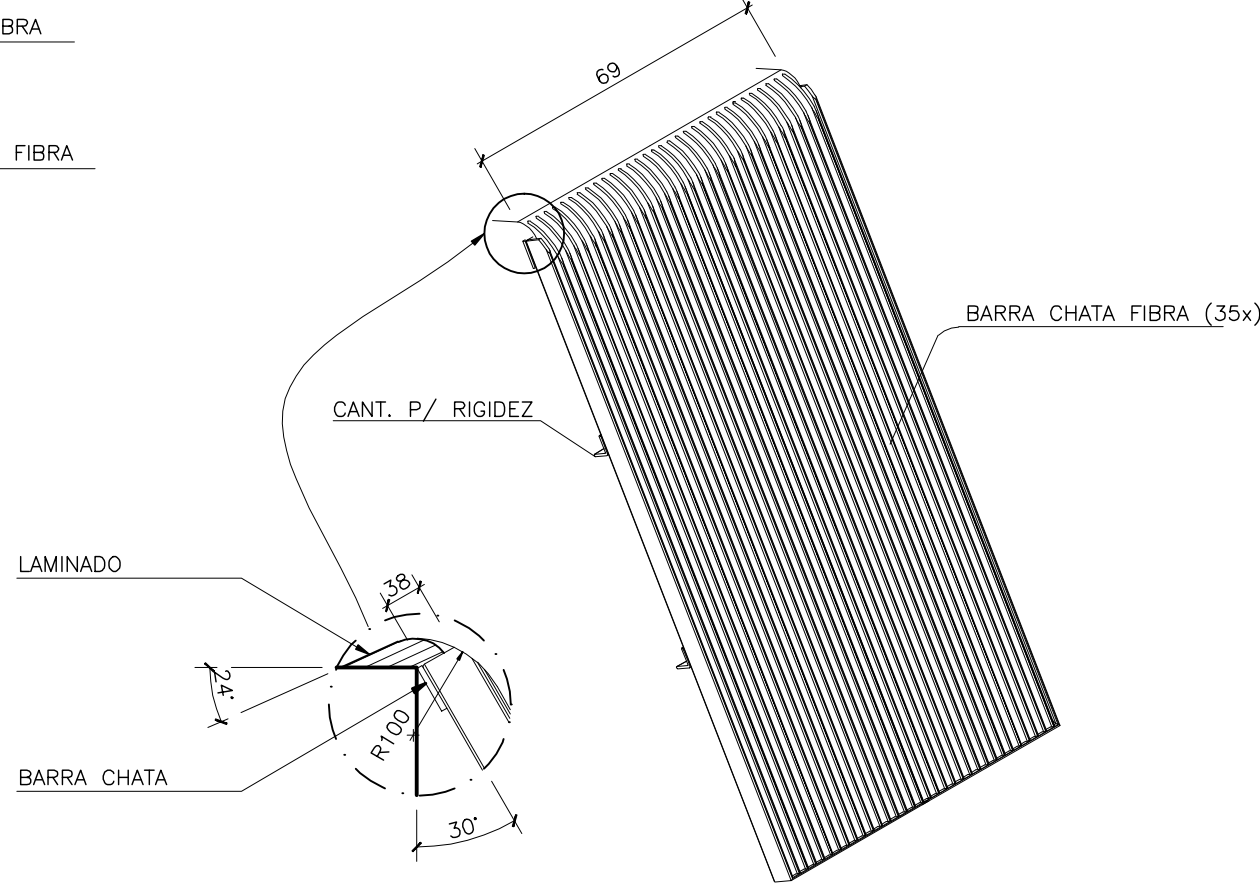

PERSPECTIVA

LEGENDA	
A	GRADE DE PISO REMOVÍVEL 111x95CM P/ ACESSO À CX. DE AREIA VER DETALHE TÍPICO
B	COXO PARA COLETA DE MATERIAL RETIDO VER VISTA "B"
C	GRADEAMENTO VER DETALHE

NOTAS:

- 1-COTAS EM CENTÍMETRO, DIÂMETRO EM MILÍMETRO, ELEVÇÃO EM METRO, EXCETO ONDE INDICADO
- 2-EXTRAVASOR DN200 PVC LANÇA NO CORREGO
- 3-A BOMBA DEVERÁ SER FORNECIDA COMPLETA PELO FABRICANTE
- 4-DEVERÁ SER DISPONIBILIZADA UMA ESCADA PARA ACESSO AO PV DE ENTRADA
- 5-PARA VISTA SUPERIOR E CORTE-BB', VER DES. N° 0876.DS.099.H.0016/00
- 6-PARA CORTE-AA', BB' E DD' VER DES. N° 0876.DS.099.H.0017/00
- 7-PARA DETALHE DAS TAMPAS, ALIMENTAÇÃO DE ÁGUA, GUARDA-CORPO E LISTA DE MATERIAL, VER DESENHO N° 0876.DS.099.H.0018/00
- 8-O LEVANTAMENTO TOPOGRÁFICO NÃO FOI LISTADO NOS PRINCIPAIS DESENHOS DE REFERÊNCIA POR AUSÊNCIA DE NUMERAÇÃO E TÍTULOS NO MATERIAL FORNECIDO.

ESTE DESENHO É PROPRIEDADE DA
COMPANHIA ESPÍRITO SANTENSE DE
SANEAMENTO – CESAN E NÃO PODE
SER COPIADO SEM SUA AUTORIZAÇÃO.

NÚMEROS	TÍTULOS	N°	LOCAL	DISCRIMINAÇÃO	DES.	DIV.	GER.	DATA
01	CESAN	ADEQUAÇÃO DAS INSTALAÇÕES HIDRÁULICAS	CAROL	E-DPE	E-GPP	SET/16		
PRINCIPAIS DESENHOS DE REFERÊNCIA								
REVISÃO								

CANCELADO E SUBSTITUI- O DESENHO NÚMERO:	
CANCELADO E SUBSTITUI- TUDO PELO DESENHO NÚMERO:	

CENTRO DE DOCUMENTAÇÃO	
RECEBIDO: / /	
N° DOC.: _____ ASS.: _____	
APROVAÇÃO CESAN:	
ASS.: _____ MATR.: _____	
UNID.: _____ DATA: / /	
ESTA APROVAÇÃO NÃO ISENTA A CONTRATADA DE SUAS RESPONSABILIDADES LEGAIS.	

EMITENTE:	
PROJETADO:	
COORDENADOR:	
DESENHO:	
DATA:	
RESPONSÁVEL TÉCNICO:	
CREA:	

EMISSÃO CESAN	
PROJETADO:	
CREA:	
DESENHADO:	
VERIFICADO:	
DIVISÃO:	
GERÊNCIA:	

MUNICÍPIO: SANTA LEOPOLDINA	DISTRITO: SEDE	BAIRRO: –
NOME DO EMPREENDIMENTO: AMPLIAÇÃO DO SISTEMA DE ESGOTAMENTO SANITÁRIO DE SANTA LEOPOLDINA		
TÍTULO: ESTAÇÃO ELEVATÓRIA DE ESGOTO BRUTO (EEEB-4)		
PROJETO HIDRÁULICO		
PLANTA BAIXA, DETALHES DO GRADEAMENTO E DETALHE TÍPICO-GRADE DE PISO		
ESCALA:	FOLHA:	N° CESAN
INDICADAS	02/05	B-056-000-91-5-XX-0029
		REV: 01