


COR	ESP.
1	07 0,1
2	07 0,2
3	07 0,3
4	07 0,4
5	07 0,5
6	07 0,6
7	07 0,25
8	07 0,09
9	07 0,15
140	140 0,15
162	162 0,15

A

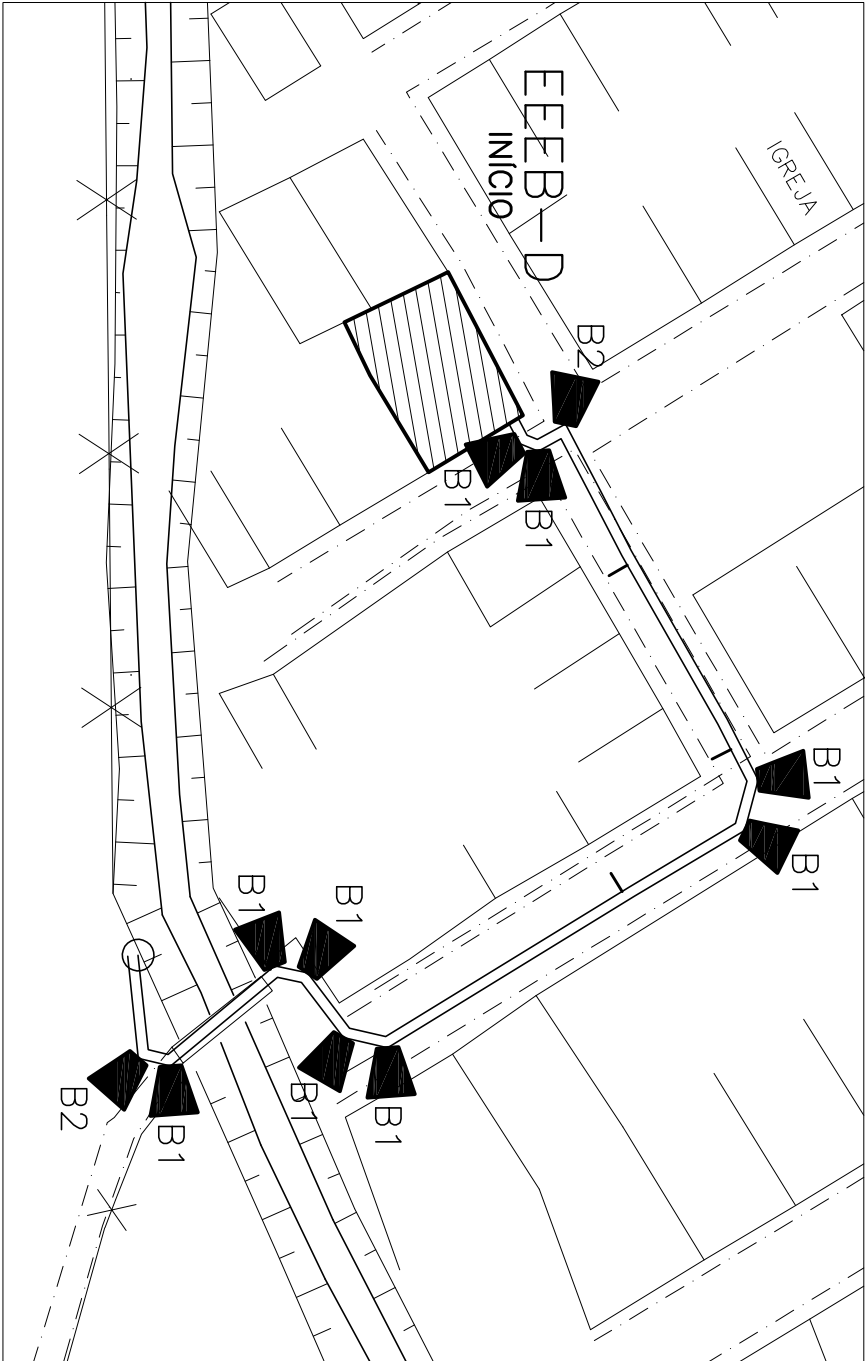


DETALHES RETIRADOS DA PRANCHA  
C-057-000-96-5-XX-0014  
ELEVATÓRIA DE ESGOTO BRUTO "D".  
POSICIONAR O BLOCO CONFORME NECESSIDADE  
LOCAL.

### TUBULAÇÃO DE RECALQUE D PLANTA BAIXA


ESCALA 1:1000

### DETALHE DO BLOCO DE ANCORAGEM B2

ESC. 1/12,5

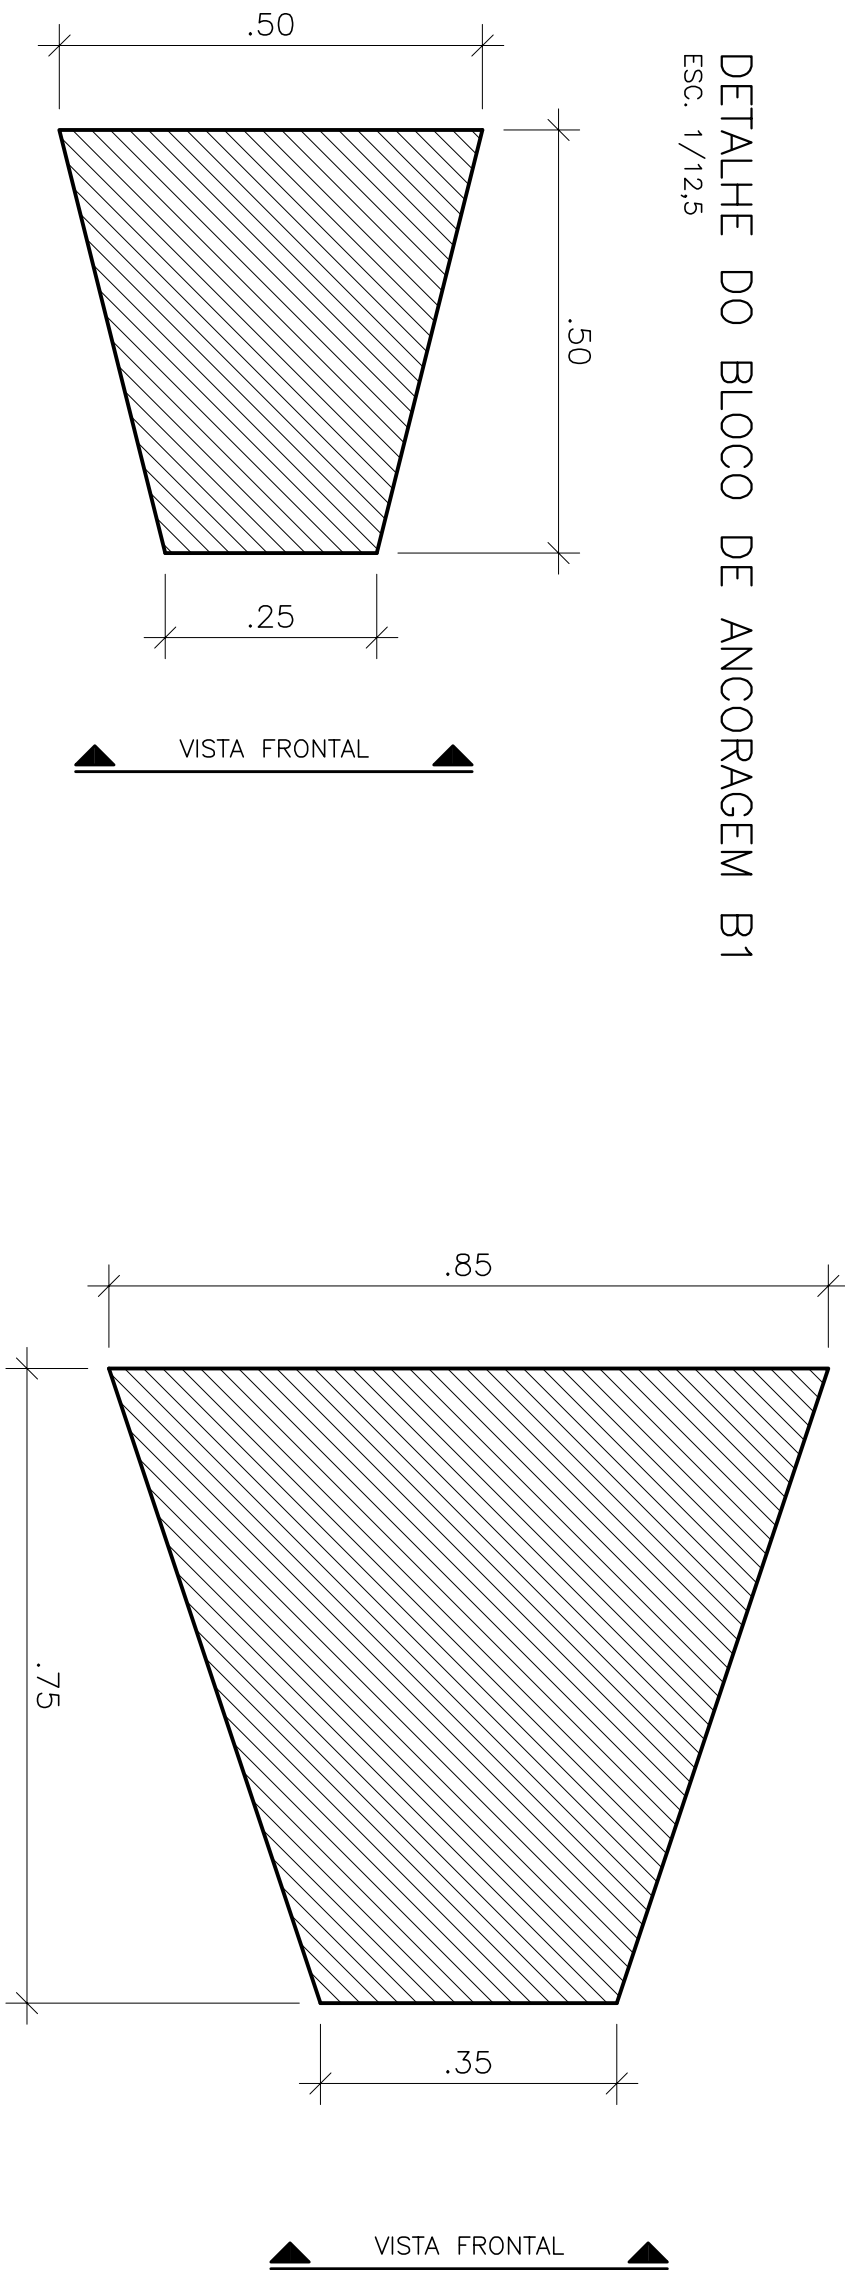


PLANTA B2

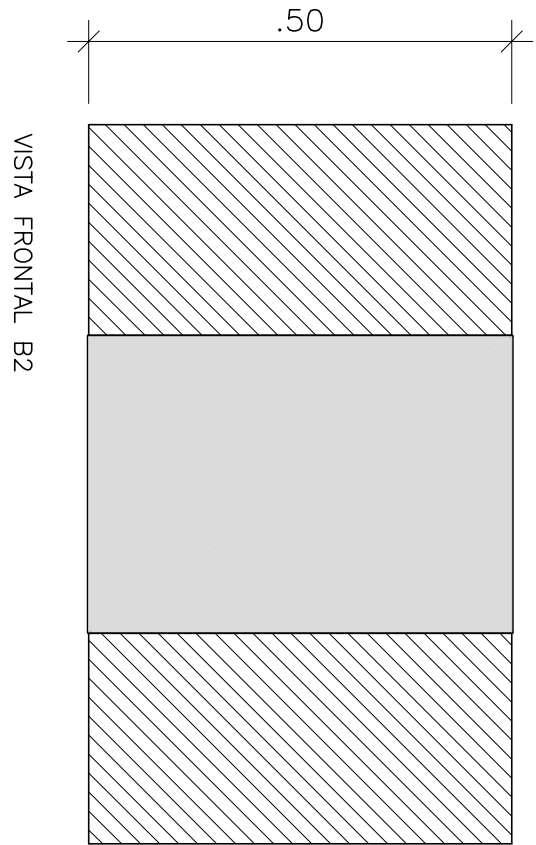


VOLUME B2 – 0,23m³

### DETALHE DO BLOCO DE ANCORAGEM B1

ESC. 1/12,5

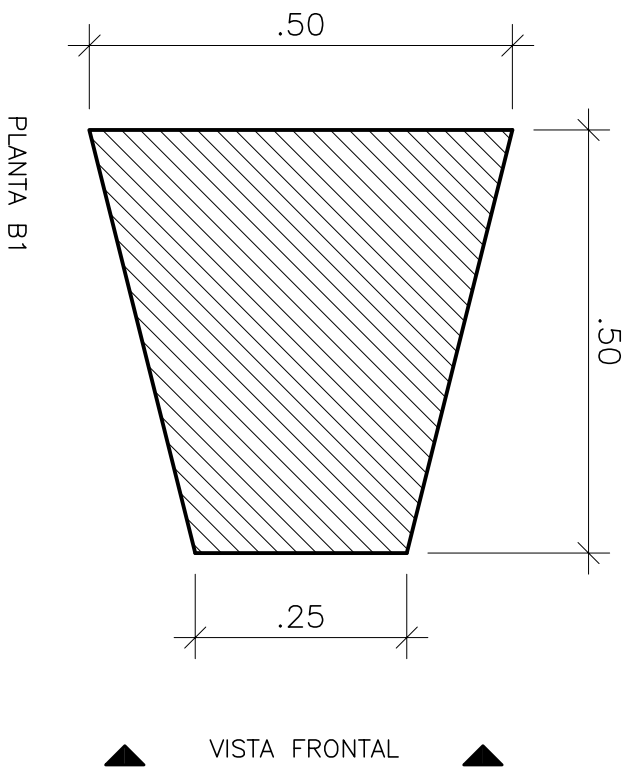


PLANTA B1

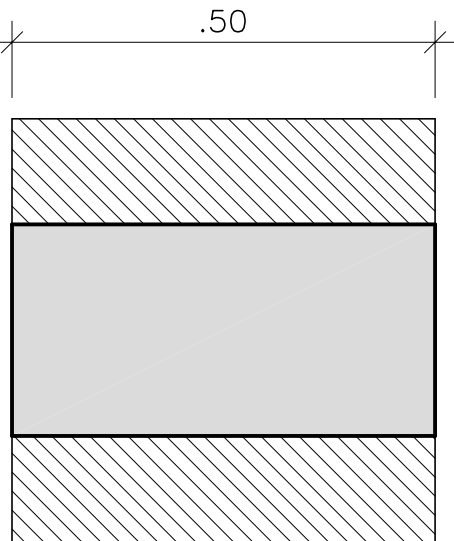


VOLUME B1 – 0,08m³

### DETALHE DA DESCARGA – DN 100x50 EEBB-D

ESC.: 1/25

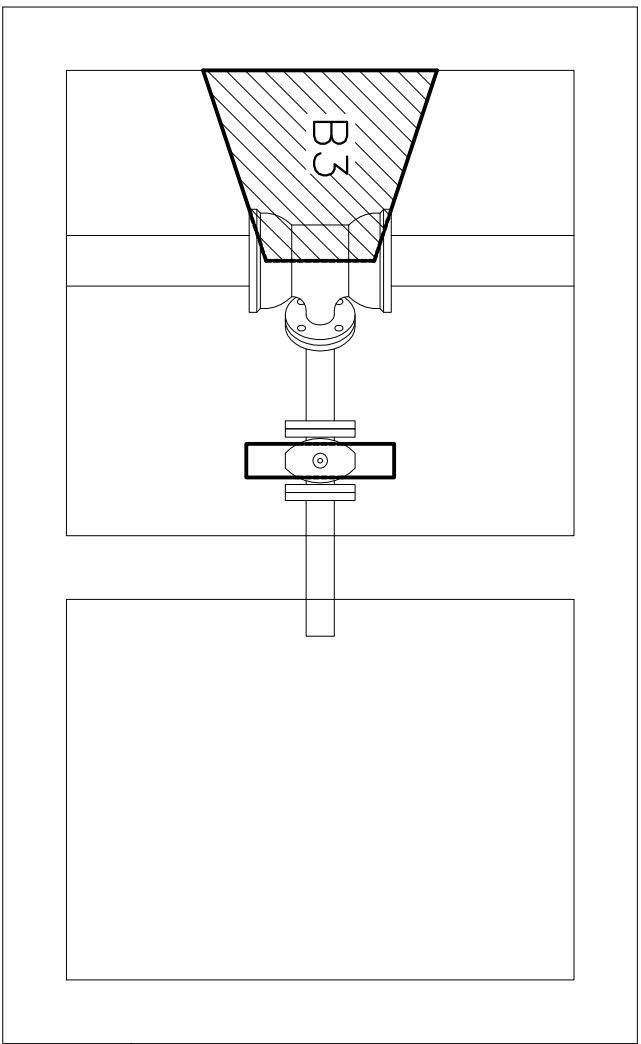


PLANTA BAIXA

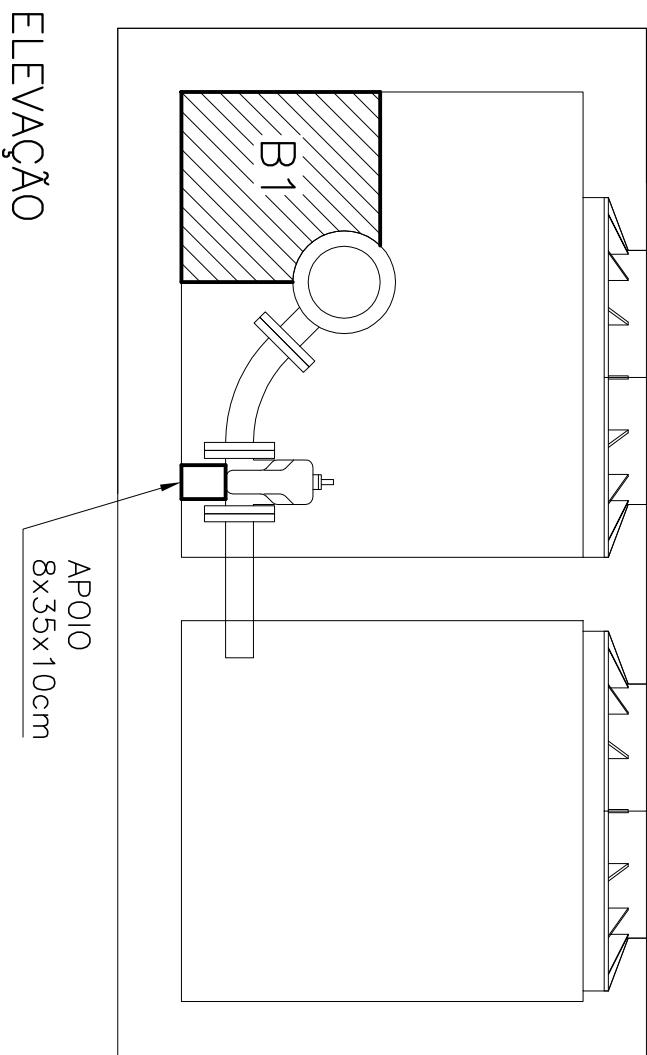


ELEVÇÃO

### DETALHE DO BLOCO DE ANCORAGEM B1

ESC. 1/12,5

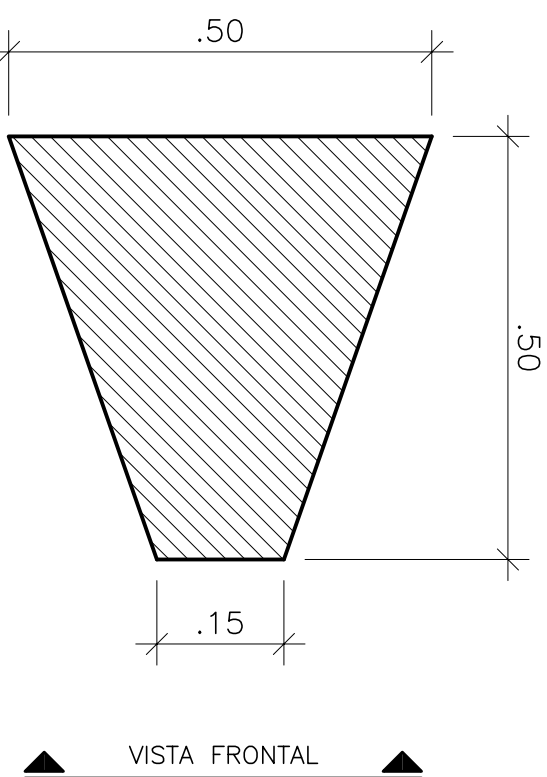

PLANTA

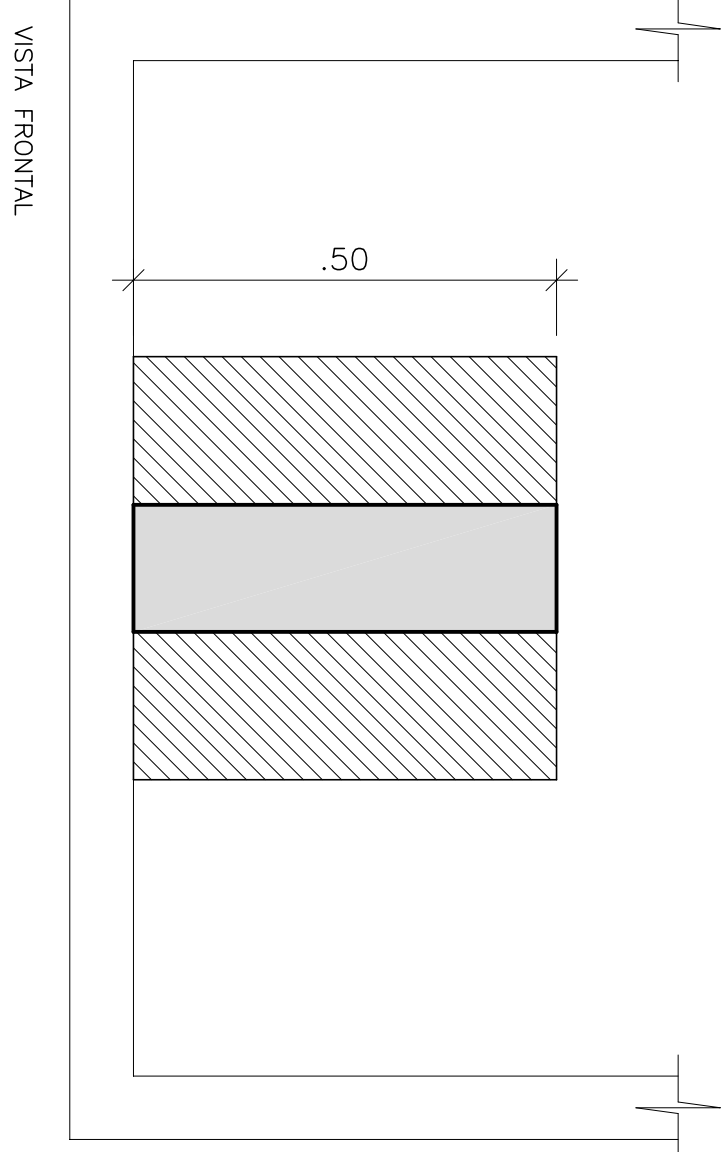

VOLUME B1 – 0,08m³

### NOTAS:

- TRAÇO DO CONCRETO DOS BLOCOS – 35% DE CONCRETO E 65% DE PEDRA RACHÃO.
- FORAM TOMADAS COMO BASE DE CÁLCULO AS PRESSÕES MÁXIMAS DE SERVIÇO NO RECALQUE (10,5 MCA) PARA DETALHAMENTO DOS BLOCOS DE ANCORAGEM, OBTIDOS DO RELATÓRIO C-057-000-90-0-MD-0001.
- ESTAS OBRERAÇÕES VALEM PARA TODAS AS PRANCHAS DESTES PROJETO – EEBB'S DO SES DE IBATIBA.

### CENTRO DE DOCUMENTAÇÃO

CANCELA E SUBSTITUI  
O DESENHO NÚMERO:

RECEBIDO: / /  
Nº DOC.: ASS.:  
APROVAÇÃO CESAN:

ASS.: MATR.:  
UNID.: DATA: / /

ESTA APROVAÇÃO NÃO ISENTA A CONTRATADA  
DE SUAS RESPONSABILIDADES LEGAIS.

### EMITENTE:

PROJETADO:

COORDENADOR:

CREA: REGIÃO:

CREA: REGIÃO:  
Nº DES. PROJETISTA:

DESENHO:

DATA: / /

RESPONSÁVEL TÉCNICO:

CREA: REGIÃO: ART Nº: DATA:

### EMIÇÃO CESAN

PROJETADO: CHRISTIAN SANTIAGO DE ARAUJO

05/2018

CREA: ES-8200/D

DESENHADO: CHRISTIAN SANTIAGO DE ARAUJO

05/2018


VERIFICADO:

DIVISÃO: E-DPE CARINA DA ROSS REZENDE

05/2018

GERÊNCIA: E-GPP NESTOR ALDOES GONZA JUNIOR

05/2018

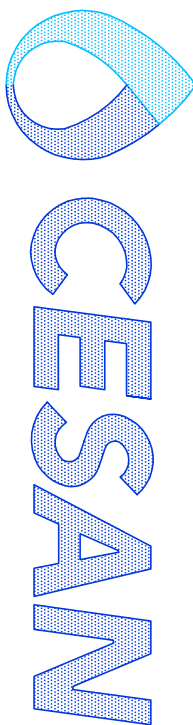

MUNICÍPIO: IBATIBA

DISTRITO: SEDE

BAIRRO:

NOME DO EMPREENDIMENTO: AMPLIAÇÃO E MELHORIA DO SES DE IBATIBA

TÍTULO: TUBULAÇÃO DE RECALQUE DE ESGOTO BRUTO – TREB-D  
PROJETO ESTRUTURAL DOS BLOCOS DE ANCORAGEM – FORMA  
CAIXA DE DESCARGA E CAIXA DE VENTOSA DA EEBB-D

ESCALA: INDICADA

FOLHA: 05 / 05

Nº CESAN C-057-000-96-4-XX-0005

REV: 00