



QUADROS DE QUANTITATIVOS


ÁREAS E VOLUMES - POÇO DE SUÇÃO		
FORMA	85,50	M ²
CONCRETO	8,51	M ³
ÁREA E VOLUME - CX. DE AREIA		
FORMA	164,5	M ²
CONCRETO	22,4	M ³
ÁREA E VOLUME - PV DE ENTRADA		
FORMA	2,5	M ²
CONCRETO	1,4	M ³

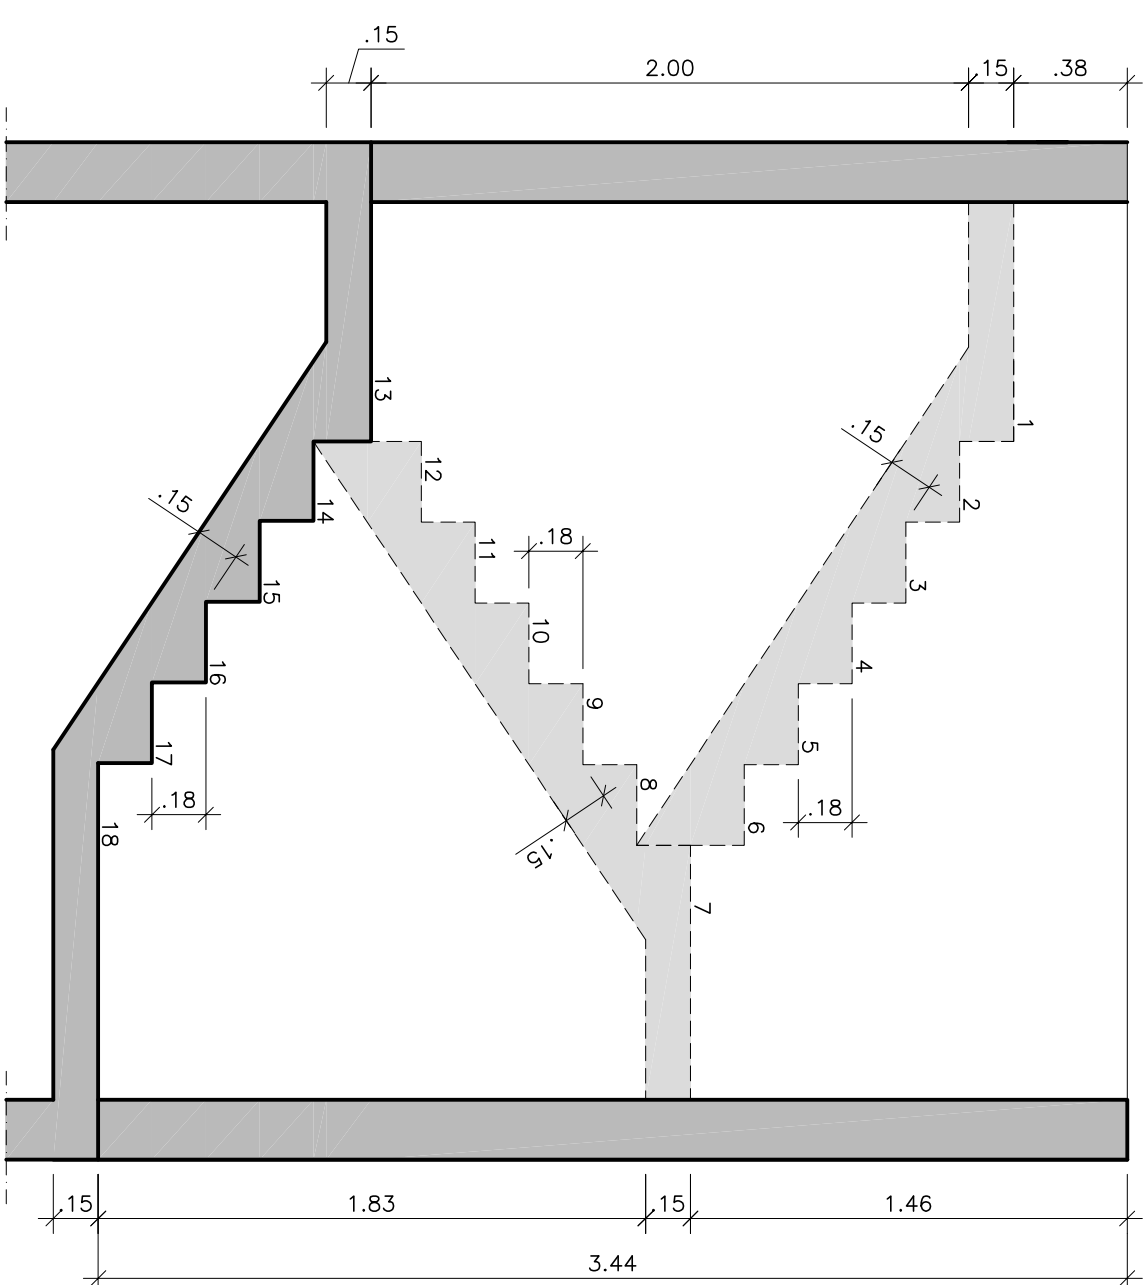

CORTE B
ESCALA 1:25

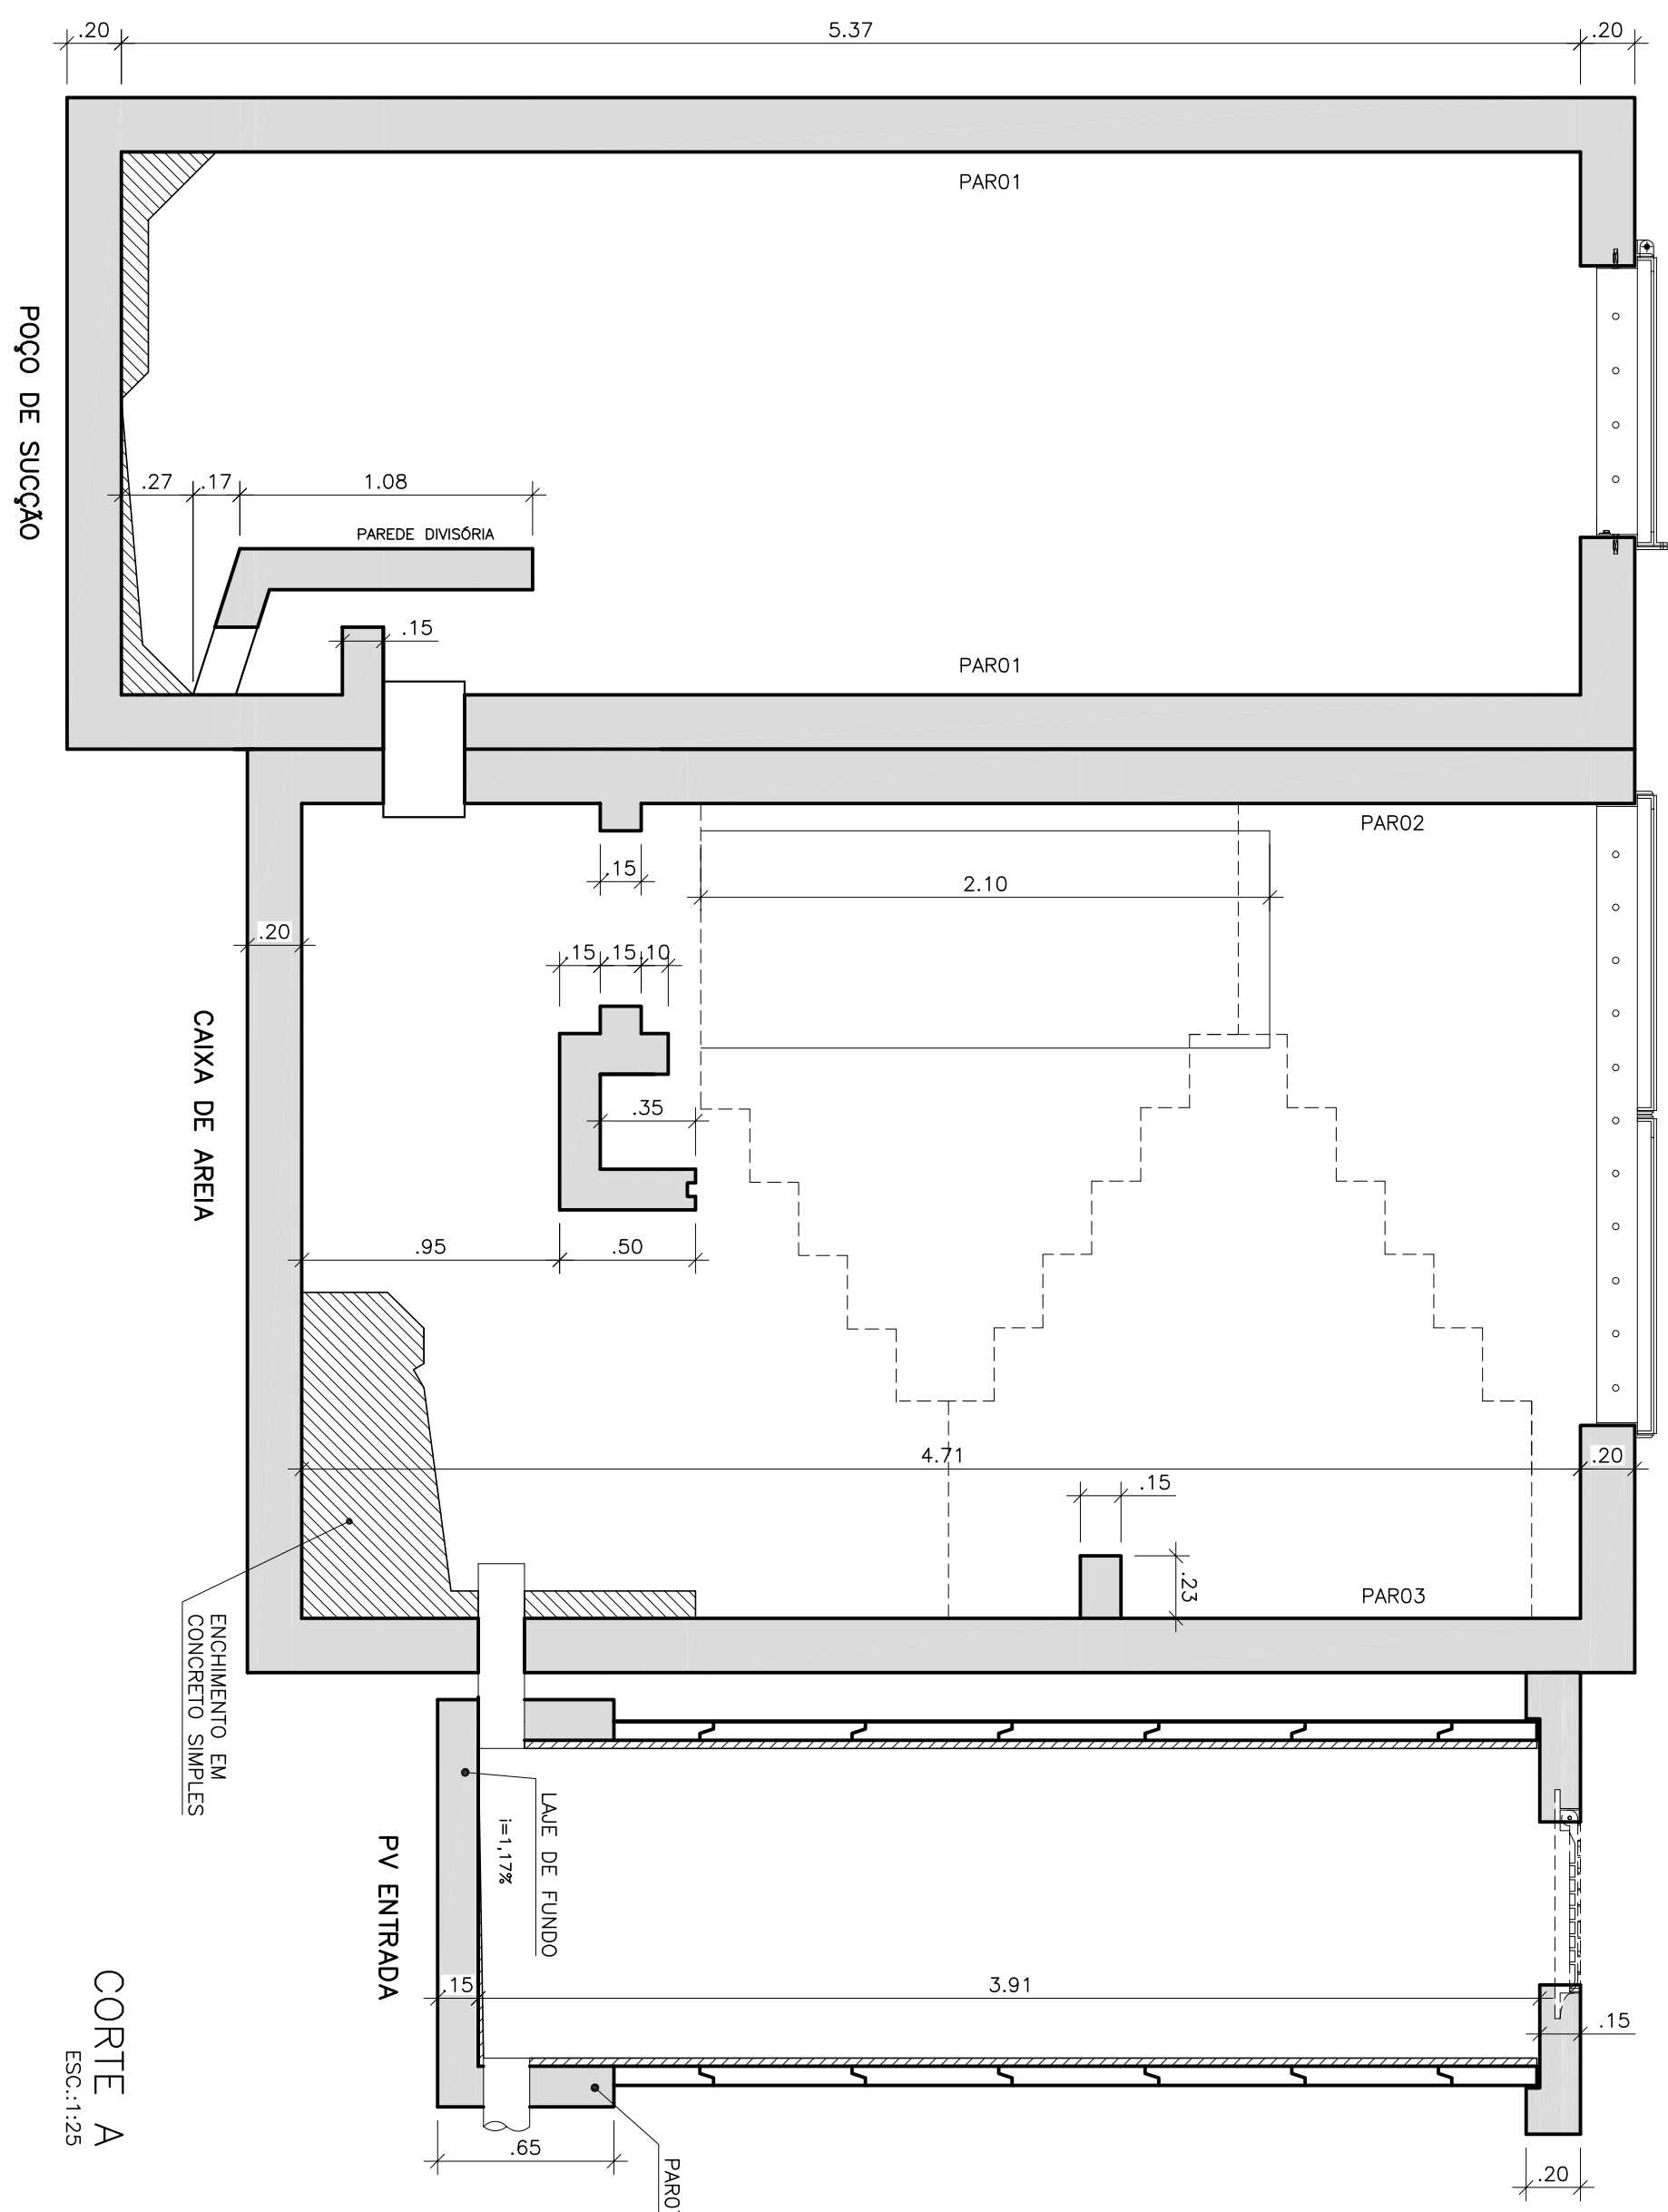

CORTE A
ESC.:1:25

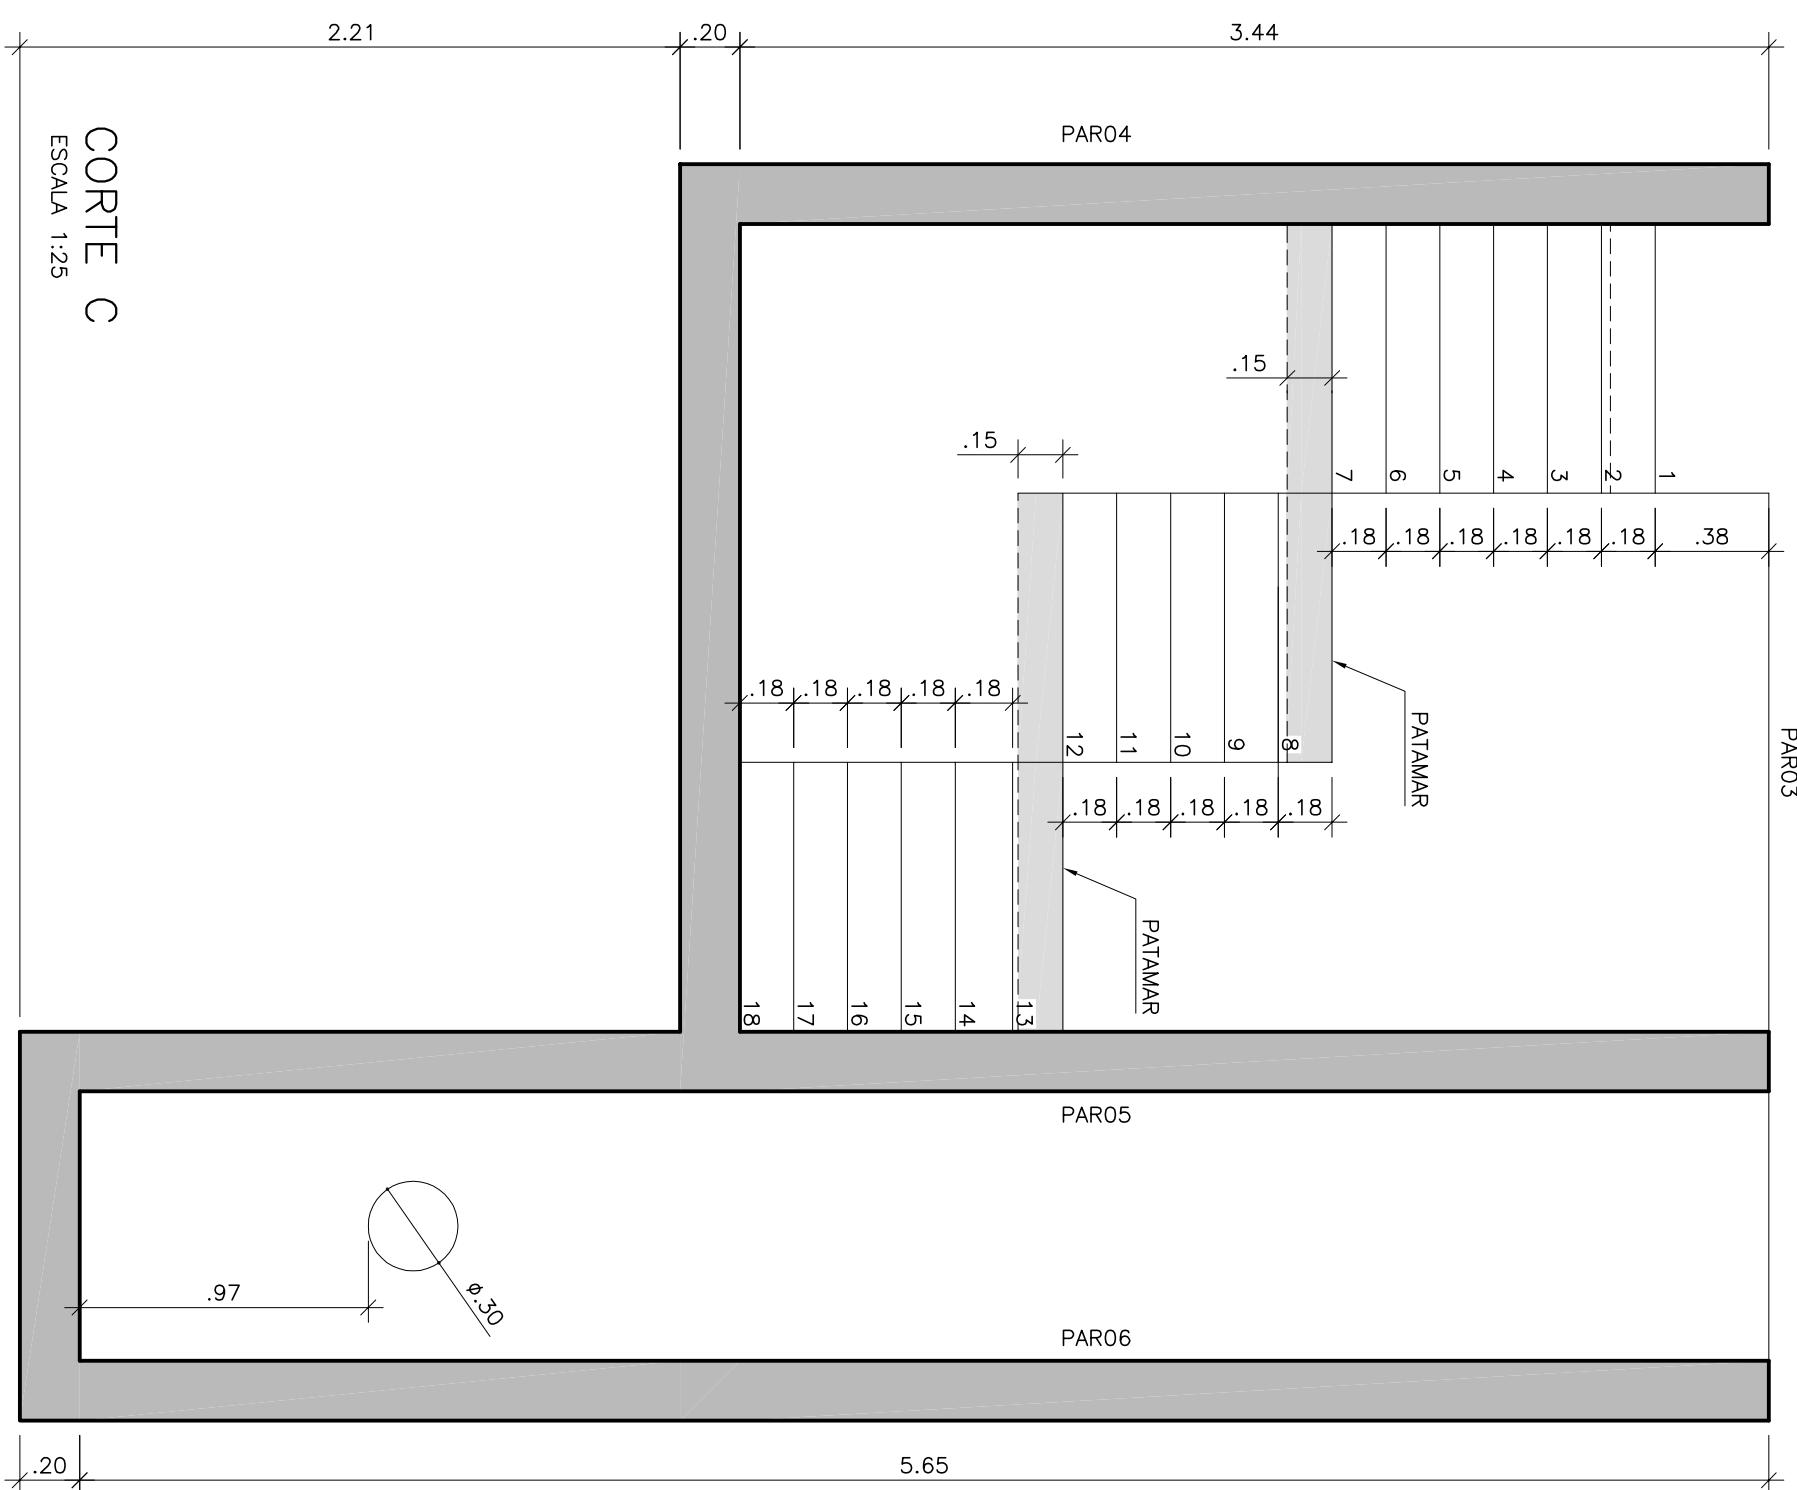

CORTE C
ESCALA 1:25

ESTE DESENHO É PROPRIEDADE DA
COMPANHIA ESPÍRITO SANTENSE DE
SANEAMENTO - CESAN E NÃO PODE
SER COPIADO SEM SUA AUTORIZAÇÃO.

[illegible]

CANCELA E SUBSTITUI
O DESENHO NÚMERO:

CANCELADO E SUBSTITUI
DO PELO DESENHO
NÚMERO:

CENTRO DE DOCUMENTAÇÃO

RECEBIDO: ____ / ____ / ____

Nº DOC.: ____ ASS.: ____

APROVAÇÃO CESAN:


ASS.: ____ MATR.: ____

UNID.: ____ DATA: ____ / ____ / ____

ESTA APROVAÇÃO NÃO IMUNIZA A CONTRAROTA DE SUAS RESPONSABILIDADES LEGAIS.

EMITENTE:	
PROJETADO:	COORDENADOR:
CREA: _____ REGAO: _____	CREA: _____ REGAO: _____
DESENHO: _____	Nº DES. PROJETISTA: _____
DATA: ____ / ____ / ____	
RESPONSÁVEL TÉCNICO:	
CREA: _____ REGAO: _____	
ART Nº: _____ DATA: _____	

EMISSÃO CESAN	DATAS
PROJETADO: _____ CHRISTIAN S. DE ARAUJO	04/2018
CREA: ES-8200/J	
DESENHADO: _____ CHRISTIAN S. DE ARAUJO	04/2018
VERIFICADO: _____ CHRISTIAN S. DE ARAUJO	04/2018
DIVISÃO: _____ E-LPE	04/2018
E-Gep NÉSTOR ACÓRIS GONZA JUNIOR	04/2018

		
MUNICÍPIO: CASTELO	DISTRITO: SEDE	BAIRRO:
NOME DO EMPREENDIMENTO: AMPLIAÇÃO E MELHORIA DO SES DE CASTELO		
TÍTULO: ESTAÇÃO ELEVADORA DE ESGOTO BRUTO K – EEGB-K		
PROJETO ESTRUTURAL: EEGB-K		
FORMA – PLANTA BAIXA E CORTES		
ESCALA:	FOLHA:	Nº CESAN
INDICADA	01/09	C-074-000-91-4-X-0043
		REV: 00