


PLANTA BAIXA

ESCALA 1/25

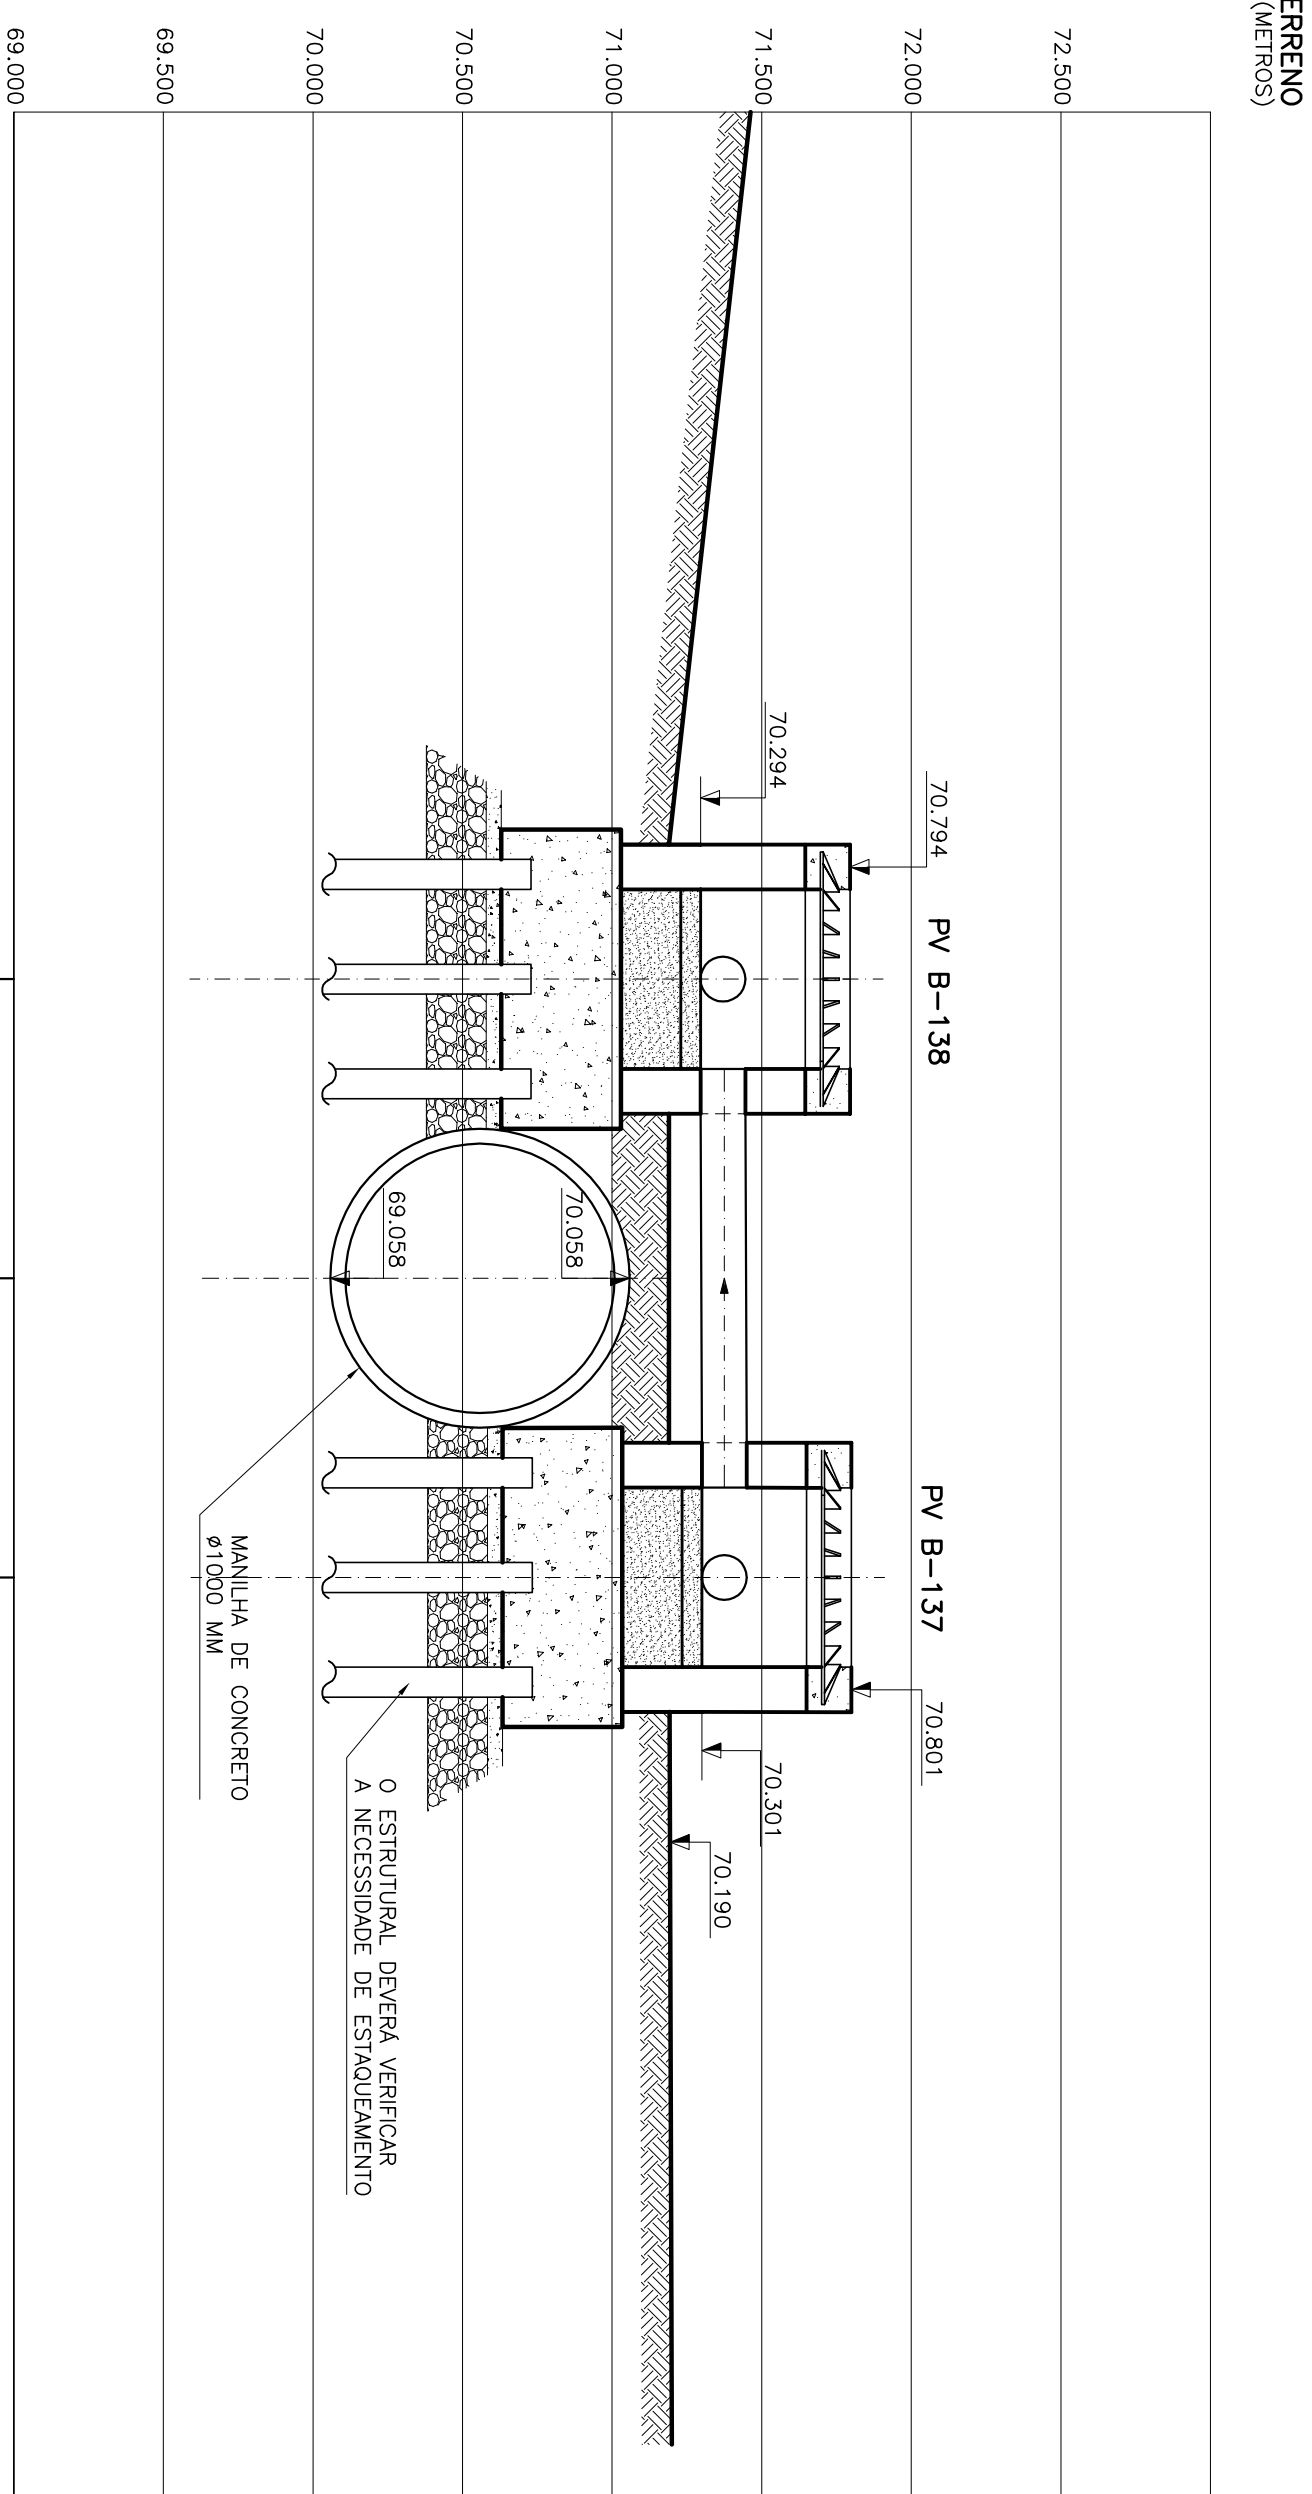


CORTE AA


ESCALA 1/25

[illegible]

CANCELADO E SUBSTITUIÇÃO DESENHO NÚMERO: _____	CENTRO DE DOCUMENTAÇÃO	
	RECEBIDO: _____	ASS.: _____
	Nº DOC.: _____	ASS.: _____
	APPROVAÇÃO CESAN:	
CANCELADO E SUBSTITUIÇÃO PELO DESENHO NÚMERO: _____	ASS.: _____	MATR.: _____
	UNID.: _____	DATA: _____
ESTA APROVAÇÃO NÃO ISENTA A CONTRATADA DE SUAS RESPONSABILIDADES LEGAIS.		

<p>EMITENTE:</p> <p> BECK DE SOUZA ENGENHARIA LTDA</p>	
<p>PROJETO-DO:</p> <p>SOMOS DE FÉIS SILVA</p> <p>CREDA - 04525-D REGIÃO: ES</p> <p>DESENHO-00000000000000000000</p> <p>DATA: 15/11/2010</p>	<p>COORDENADOR:</p> <p>ALEXANDRE GEBER BECK DE SOUZA</p> <p>CREDA - 11299-D REGIÃO: ES</p> <p>Nº DES. PROJETISTA:</p> <p>00000-B-04-D-000-DE-004</p>
<p>RESPONSÁVEL TÉCNICO:</p> <p>ALEXANDRE GEBER BECK DE SOUZA</p> <p>CREDA - 11249-D REGIÃO: ES ART N°-26000111482-DATA: 18/11/2010</p>	


EMISSÃO: CESAN	DATAS:
PROJETADO: _____	
CREA: _____	
DESENHADO: _____	
VERIFICADO: _____ EMPº NESTOR GONZA JR	
DIVISÃO: _____ EMPº NESTOR GONZA JR	
GERÊNCIA: _____ EMPº SANDRA SILVA	

			
MUNICÍPIO: APAJÁ	DISTRITO: SEDE	BARRIO:	
NOME DO EMPREENDIMENTO: AMPLIAÇÃO E MELHORIA DO SISTEMA DE ESGOTAMENTO SANITÁRIO DE APAJÁ			
TÍTULO: TRAVESSA DE REDE COLETORA (DN 150 MM) – SOBRE MANILHA Ø1000MM TRECHO -10-22 BACA B			
PROJETO HIDRAULICO PLANTA, CORTE A-A E LOCALIZAÇÃO			
ESCALA:	FOLHA:	Nº CESAN	REV:
INDICADA	01 / 01	C-096-000-94-5-XX-0047	00

LISTA DE MATERIAL DA TRAVESSIA						
ITEM	DISCRIMINAÇÃO	UNID.	MATERIAL	DN (mm)	QUANT.	OBS.
	TRAVESSIA					
01	TUBO COM PONTAS L=1,65m	PÇ	F7+2	150	01	


NOTAS

- 1-COTAS E ELEVAÇÕES EM METRO, DIÂMETRO EM MILÍMETRO, EXCETO ONDE INDICADO
- 2-CONFIRMAR MEDIDAS NO LOCAL.
- 3-AS ESPECIFICAÇÕES DO SUPORTE DA TUBULAÇÃO DEVERÃO SER VERIFICADAS PELO PROJETISTA ESTRUTURAL

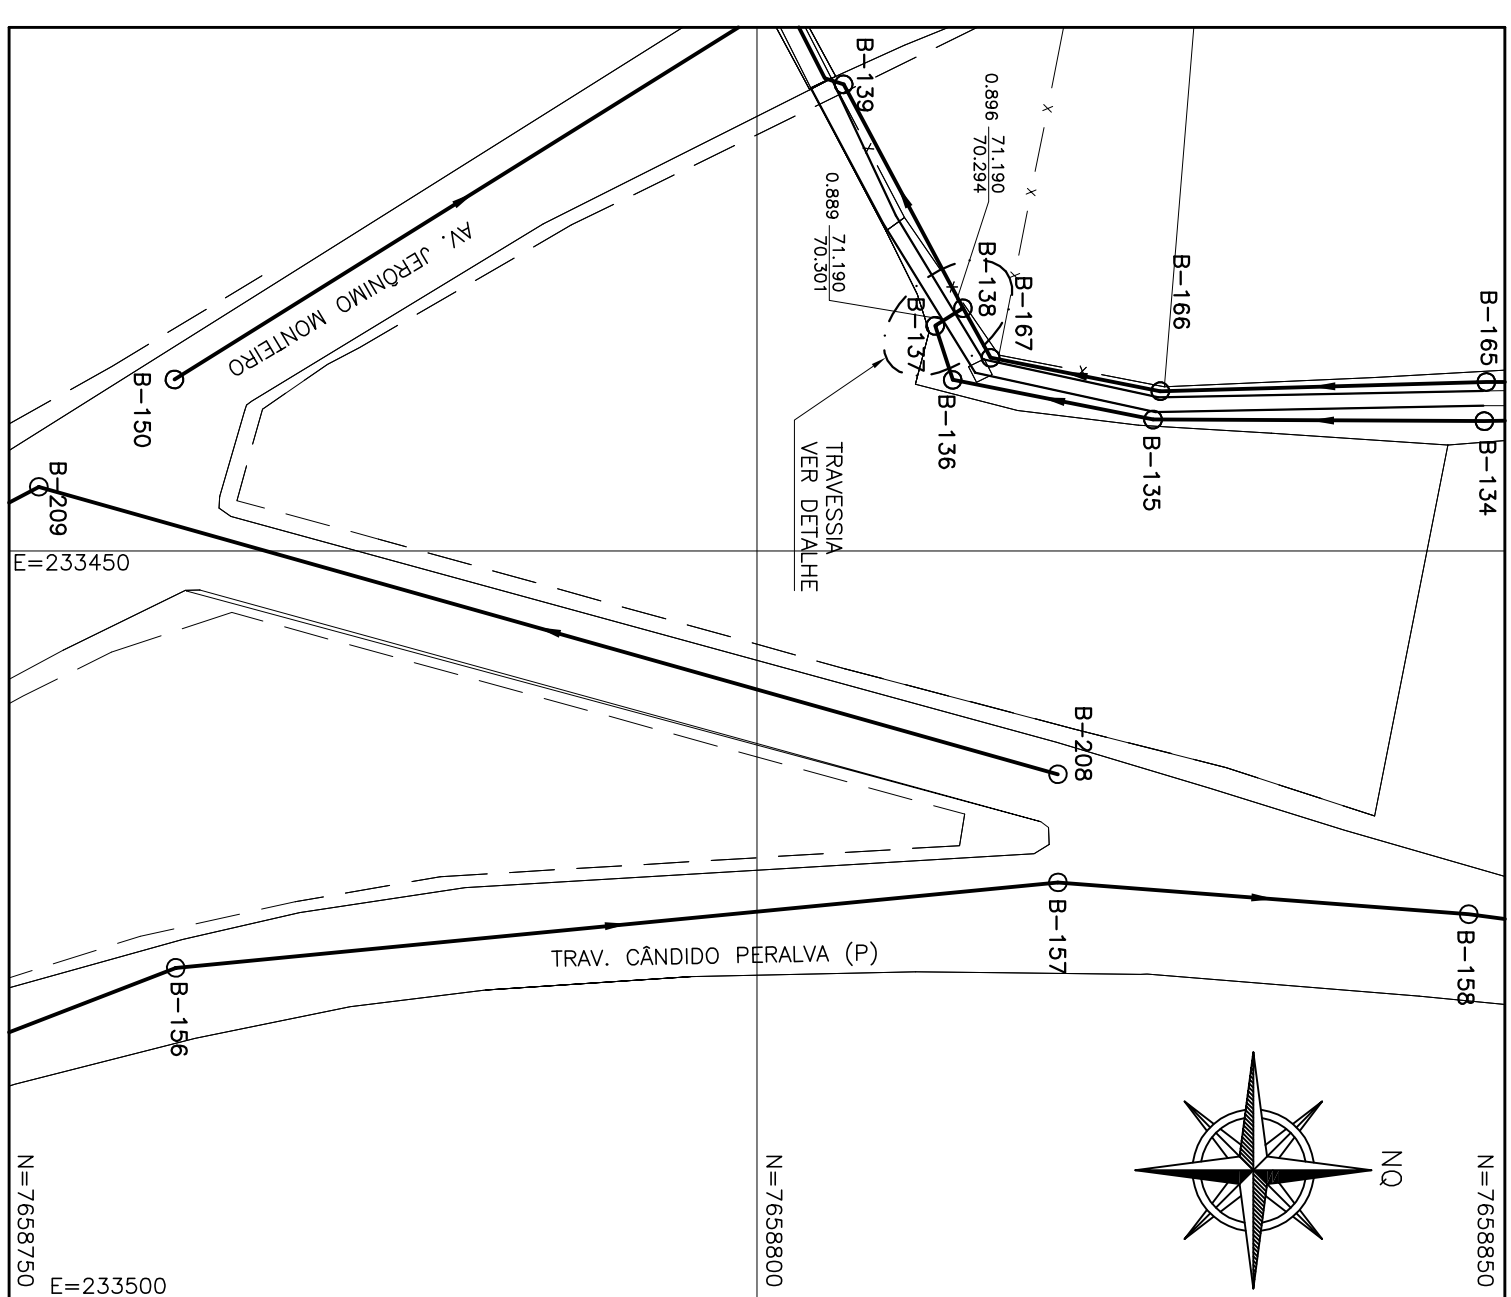

LOCALIZAÇÃO

ESCALA 1/50

			
MUNICÍPIO: APAJÁ	DISTRITO: SEDE	BARRIO:	
NOME DO EMPREENDIMENTO: AMPLIAÇÃO E MELHORIA DO SISTEMA DE ESGOTAMENTO SANITÁRIO DE APAJÁ			
TÍTULO: TRAVESSA DE REDE COLETORA (DN 150 MM) – SOBRE MANILHA Ø1000MM TRECHO -10-22 BACA B			
PROJETO HIDRAULICO PLANTA, CORTE A-A E LOCALIZAÇÃO			
ESCALA:	FOLHA:	Nº CESAN	REV:
INDICADA	01 / 01	C-096-000-94-5-XX-0047	00