
 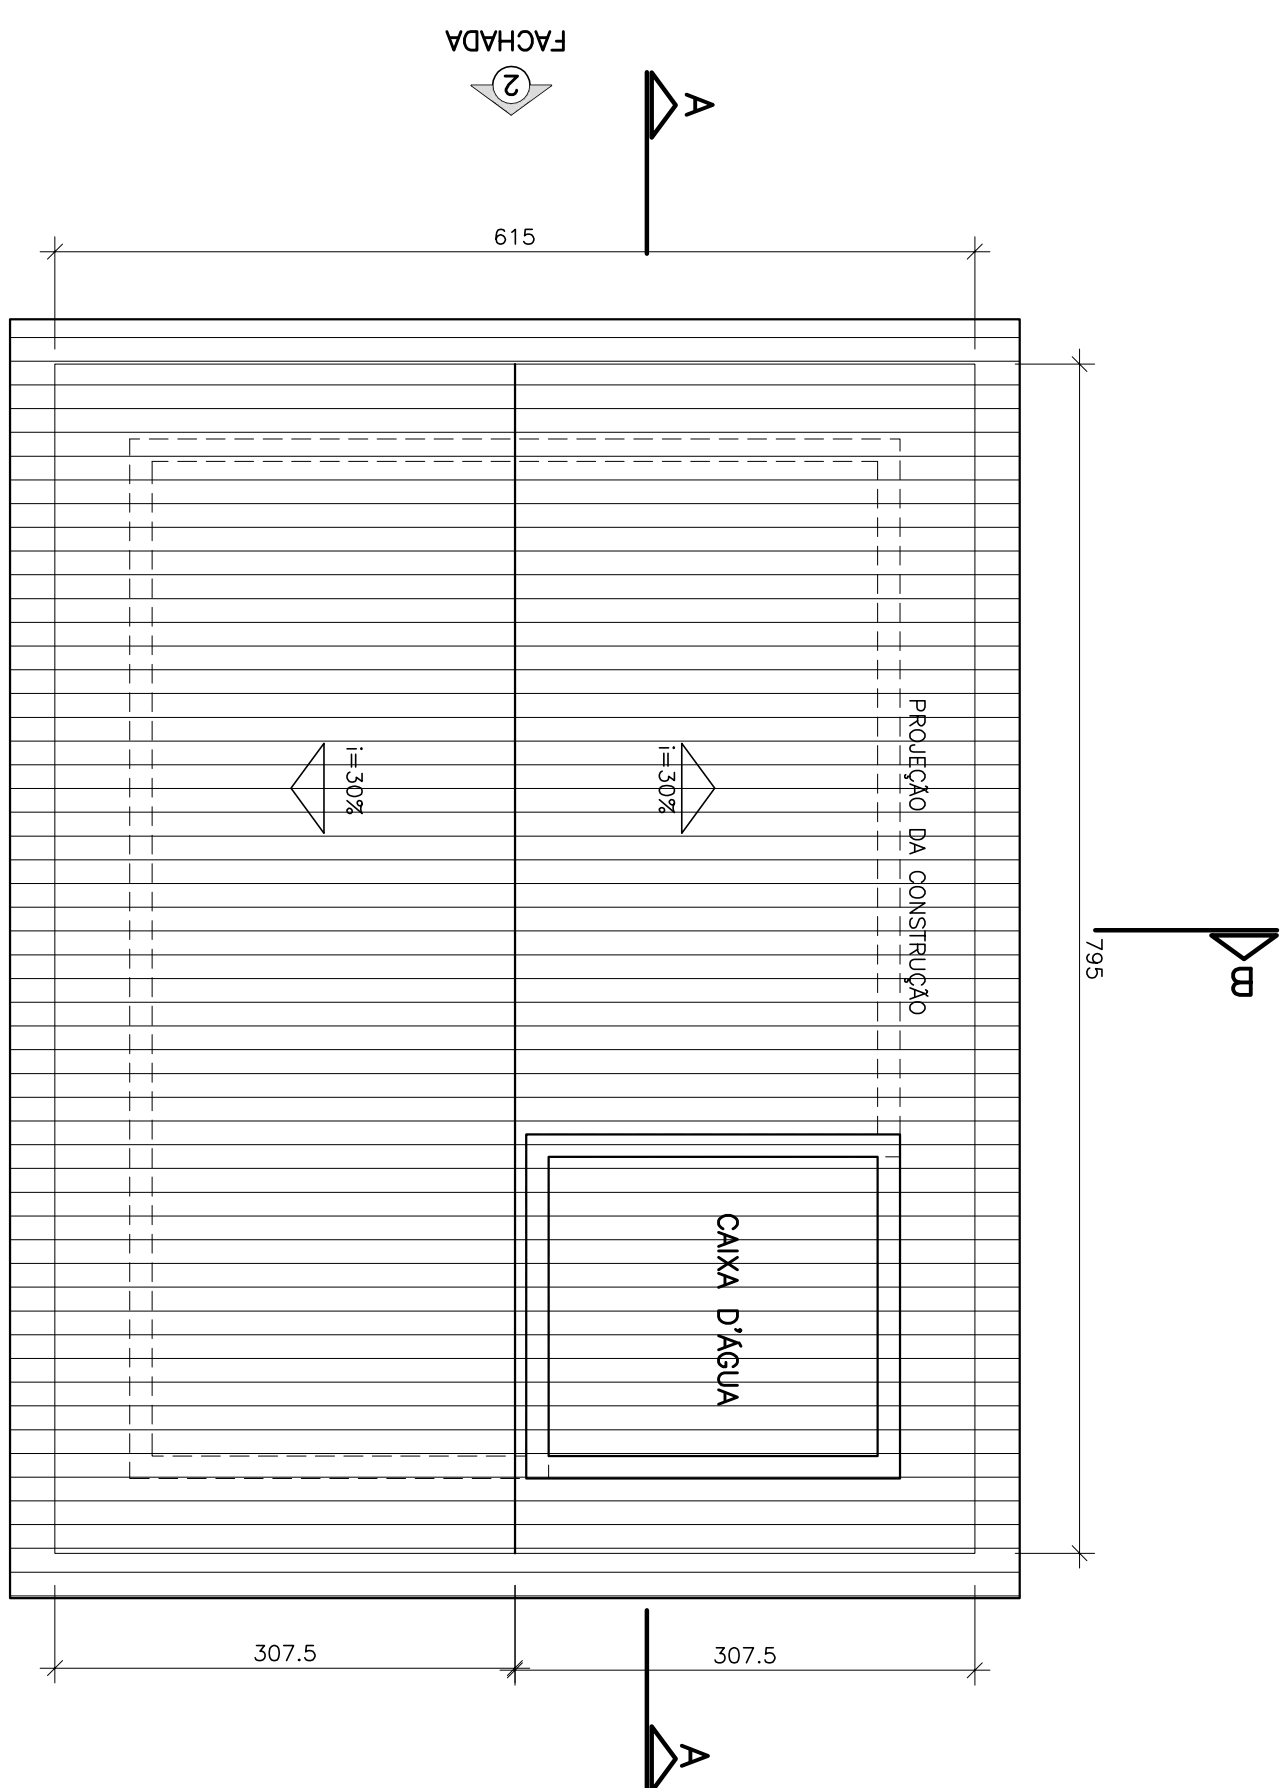




PLANTA BAIXA

ESCALA 1/50




PLANTA SUPERIOR

 ESCALA 1/50

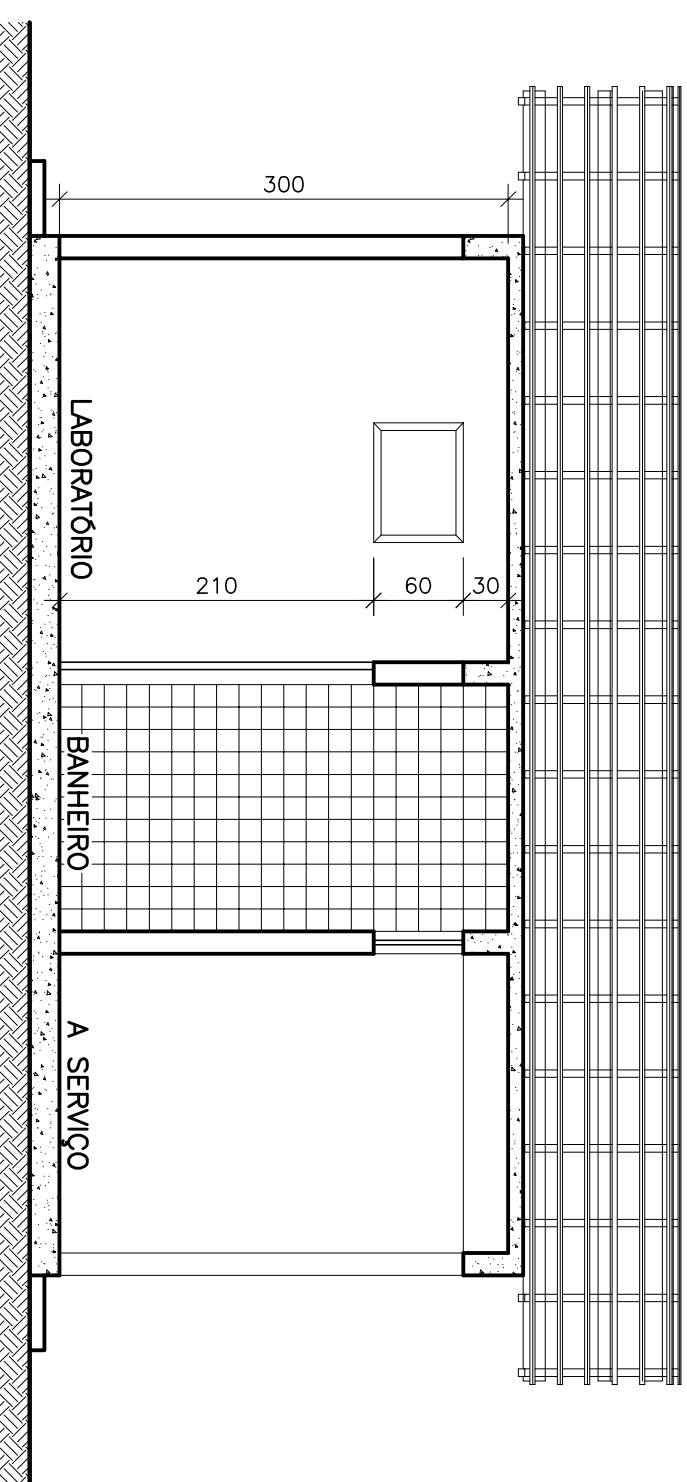

CORTE A-A

ESCALA 1/50

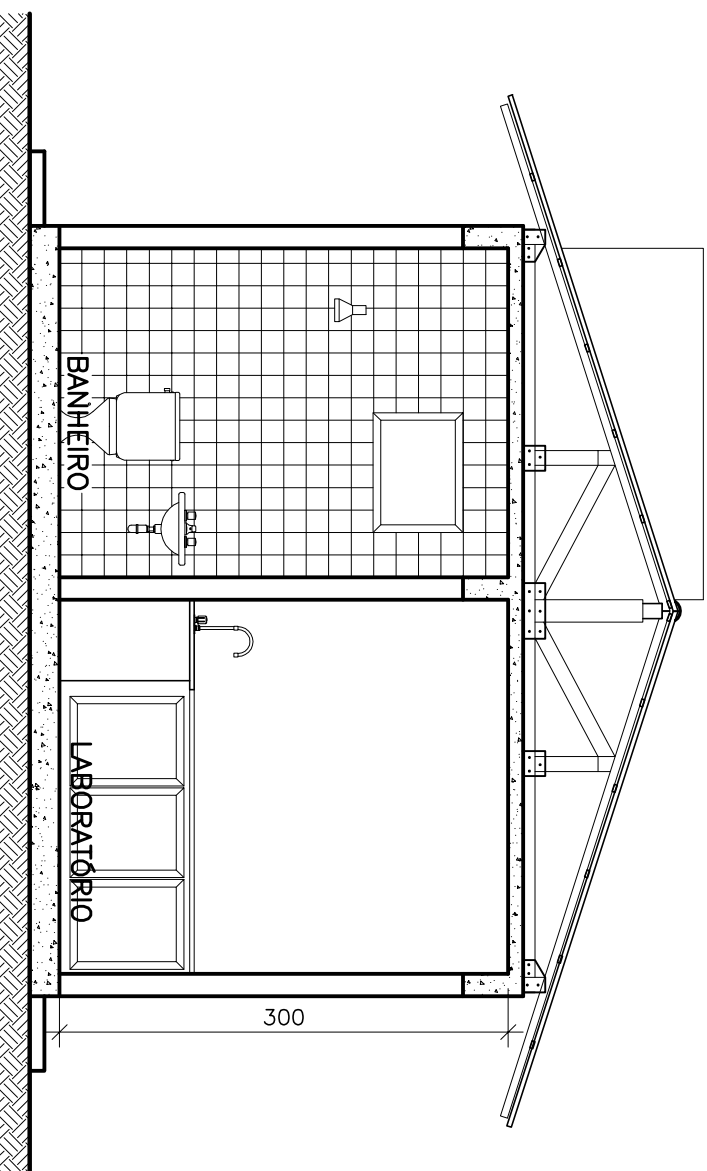

CORTE B-B

ESCALA 1/50


NOTAS

1 - DIMENSÕES EM CENTÍMETRO, SALVO INDICAÇÃO CONTRÁRIA


[illegible]


CANCELADO E SUBSTITUÍ-
DO DESENHO NÚMERO: _____

CENTRO DE DOCUMENTAÇÃO	
RECEBIDO: ____/____/____	
Nº DOC.: ____	ASS.: ____
APPROVAÇÃO CESAN:	
ASS.: ____	MATR.: ____
UNID.: ____	DATA: ____/____/____
ESTA APROVAÇÃO NÃO SERVIRÁ A CONTRAPROVA DE SUAS RESPONSABILIDADES LEGAIS.	

<p>EMITENTE:</p> <p>BECA DE SOUZA</p> <p>ENGENHARIA LTDA</p> 	
<p>PROLETARIO:</p> <p>SIMONE DE JESUS SILVA</p>	<p>COORDENADOR:</p> <p>ALEXANDRE CESAR BECA DE SOUZA</p>
<p>CREA.: 0462/0 - REG-035</p> <p>DESENHO: JAILTON LIMA</p> <p>DATA: 15/03/2011</p>	<p>CREA.: 11249/0 - REG-035</p> <p>Nº DES. PROLESTISTA:</p> <p>0400-DE-080-DE-002</p>
<p>RESPONSÁVEL TÉCNICO:</p> <p>ALEXANDRE CESAR BECA DE SOUZA</p> <p>CREA.: 11249/0 - REG-035 ART. N°210011444/DMA 16/11/2010.</p>	


	EMISSÃO CESAN	DATAS
PROJETADO:	_____	
CREA:		
DESENHADO:	_____	
VERIFICADO:	_____ EMP ^o NESTOR GONZA JR.	
DIVISÃO:	_____ EMP ^o NESTOR GONZA JR.	
CERTEÇA:	_____ <i>Mely</i>	
GÊNERO:	_____ EMP ^o SANDRA SILVA	

			
MUNICÍPIO: APAJÁ	DISTRITO: SEDE	BARRIO:	
NOME DO EMPREENDIMENTO: AMPLIAÇÃO E MELHORIA DO SISTEMA DE ESGOTO SANITÁRIO DE APAJÁ			
TÍTULO: ESTAÇÃO DE TRATAMENTO DE ESGOTO ARQUITETÔNICO			
CASA DE OPERAÇÃO – PLANTA, CORTES E ELEVAÇÕES			
ESCALA:	FOLHA:	Nº CESAN	REV:
INDICADA	18 / 19	C-096-000-92-2-XX-0002	00

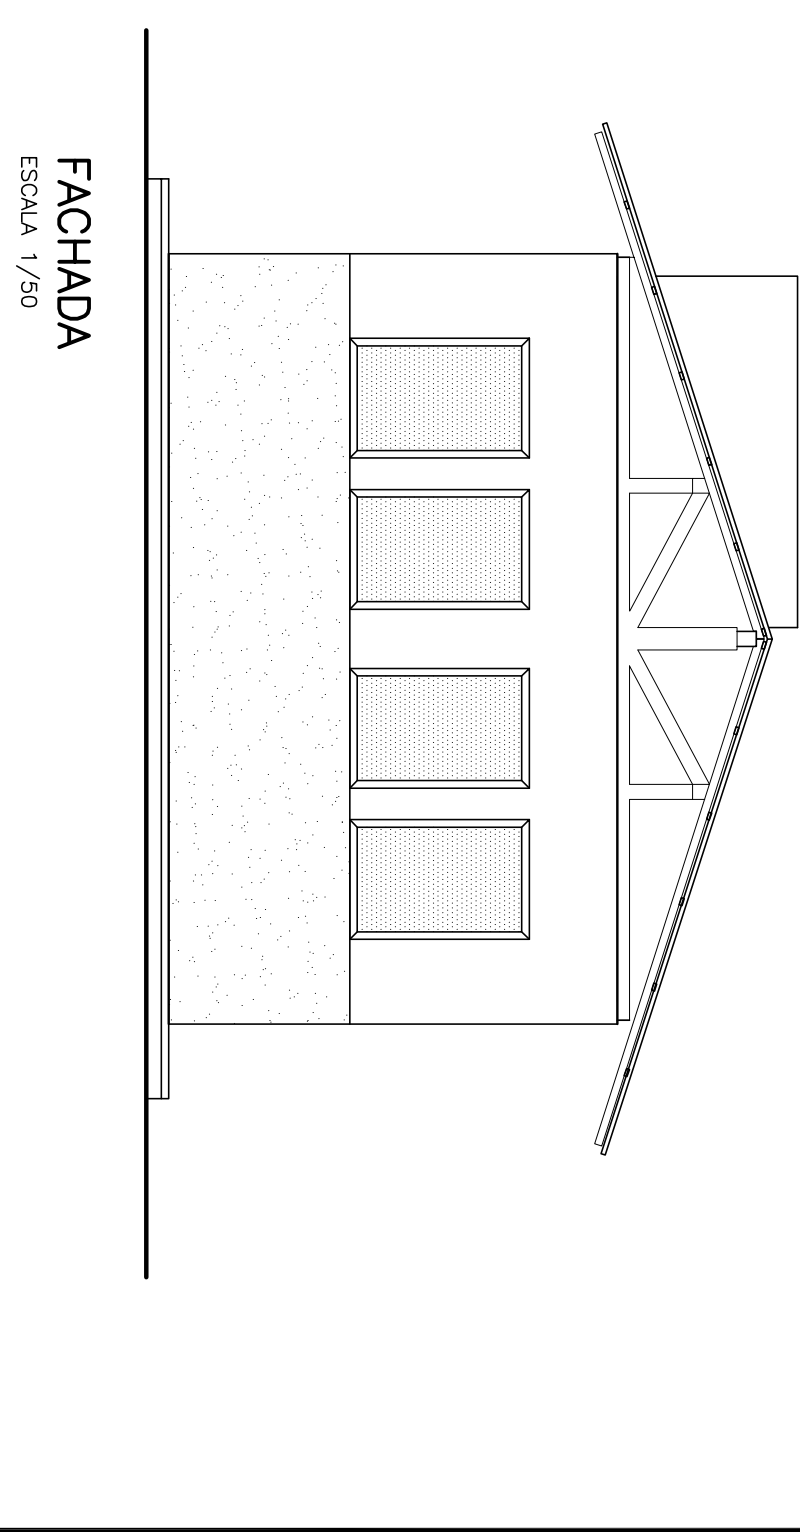

FACHADA

ESCALA 1/50

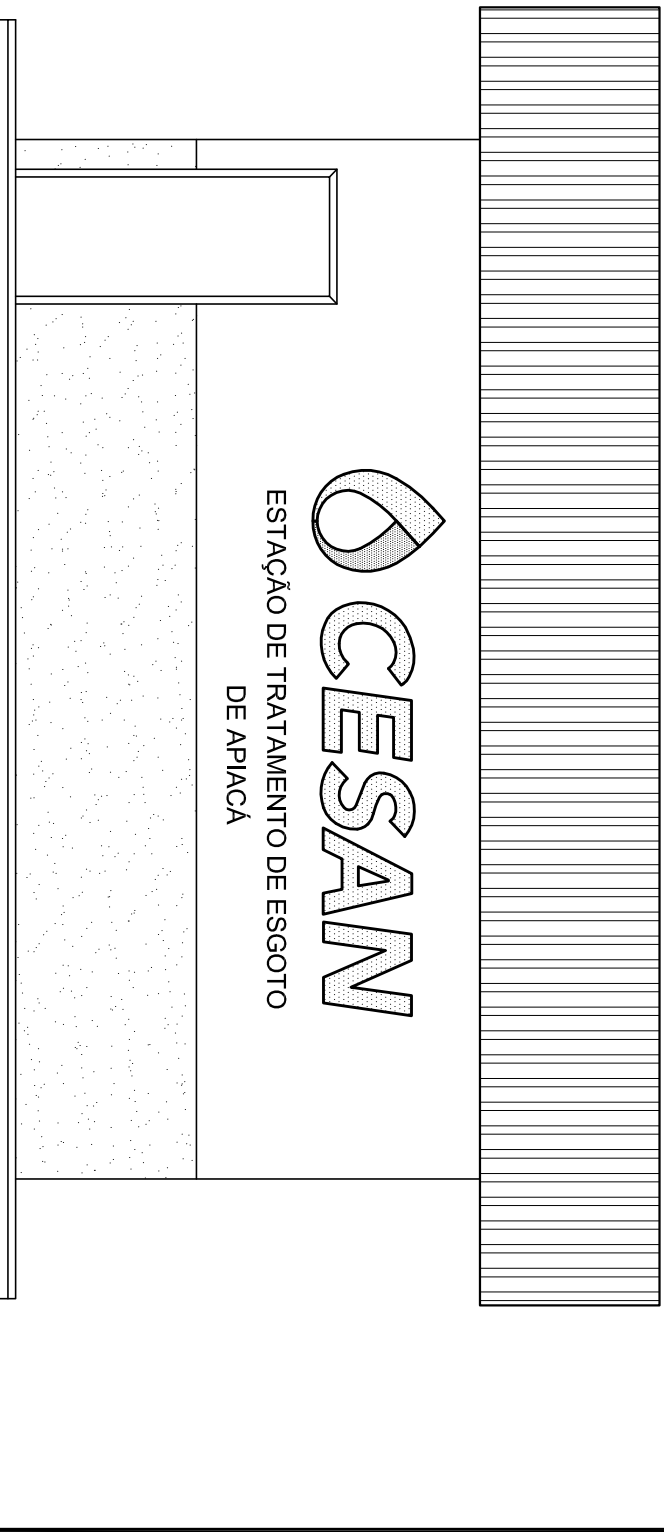

FACHADA PRINCIPAL

ESCALA 1/5