
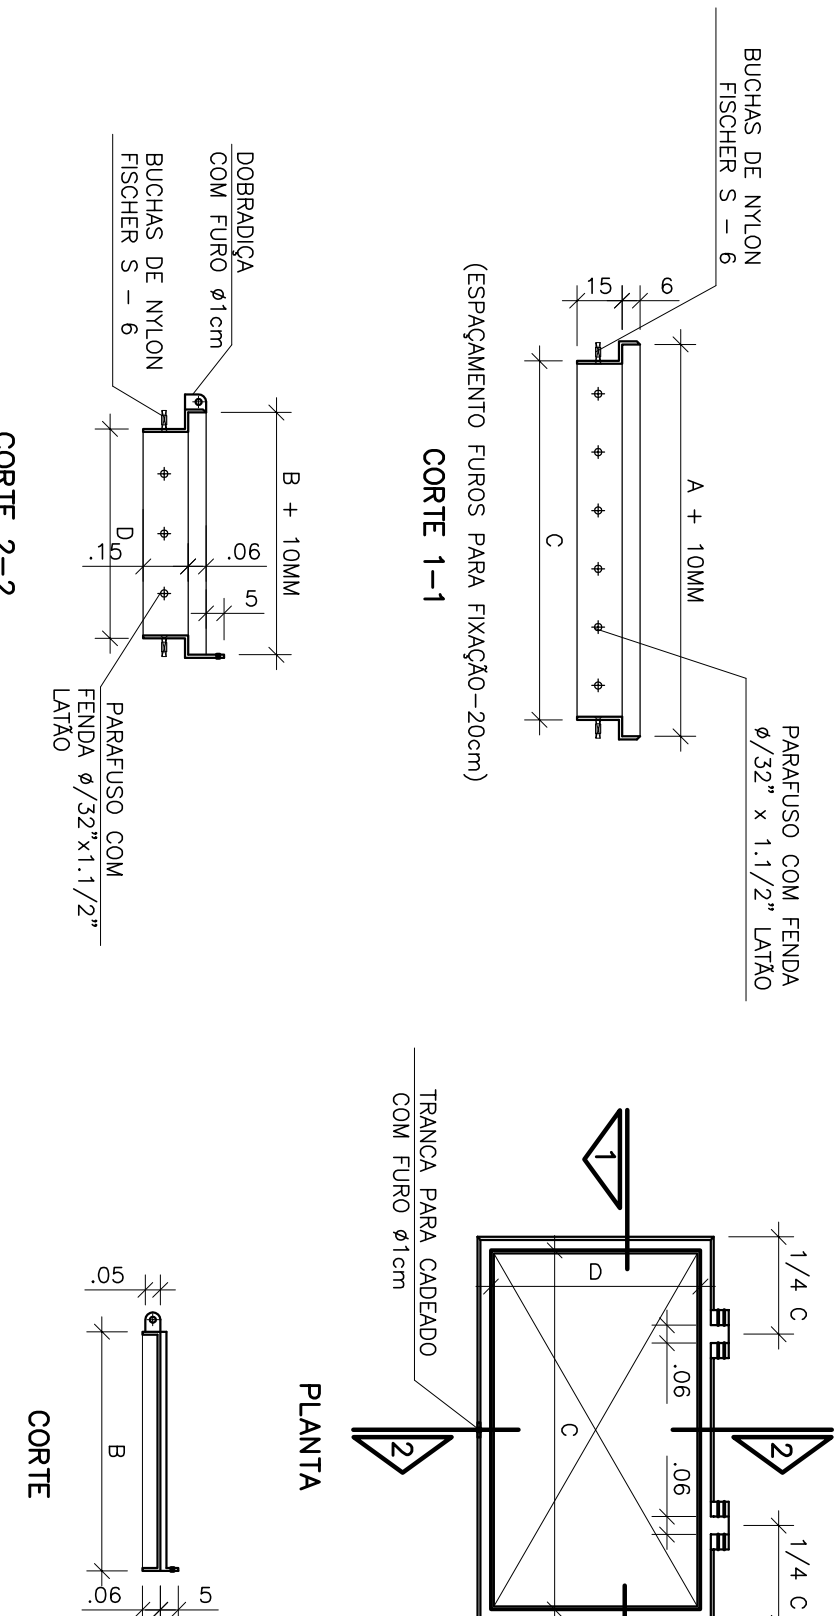


PENAL COR	ESP.
1 7 0.1	
2 7 0.2	
3 7 0.3	
4 7 0.4	
5 7 0.5	
6 7 0.6	
7 7 0.25	
8 7 0.08	
9 7 0.1	
REST.COLOR	0.25

TAMPAS PULTRUDADAS						
RELAÇÃO DE MATERIAL						
N°	A	B	C	D	QUANT.	UND.
	COTAS EM CM					
T1	116	96	110	90	02	CONJ.

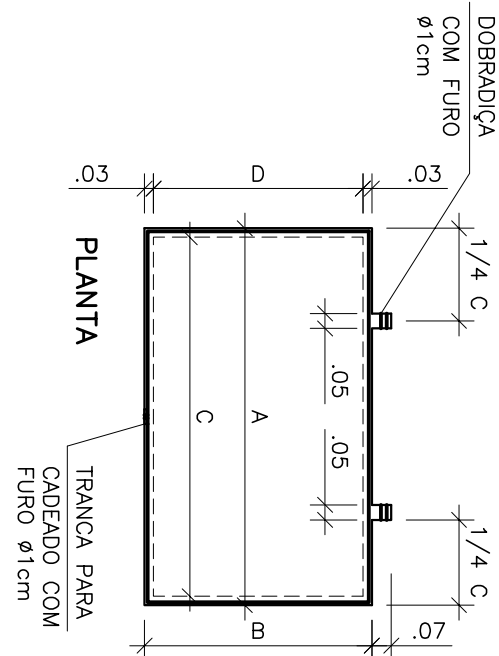


ESTRUTURA DAS TAMPAS

ESCALA 1/25

DETALHE DAS TAMPAS

ESCALA 1/25

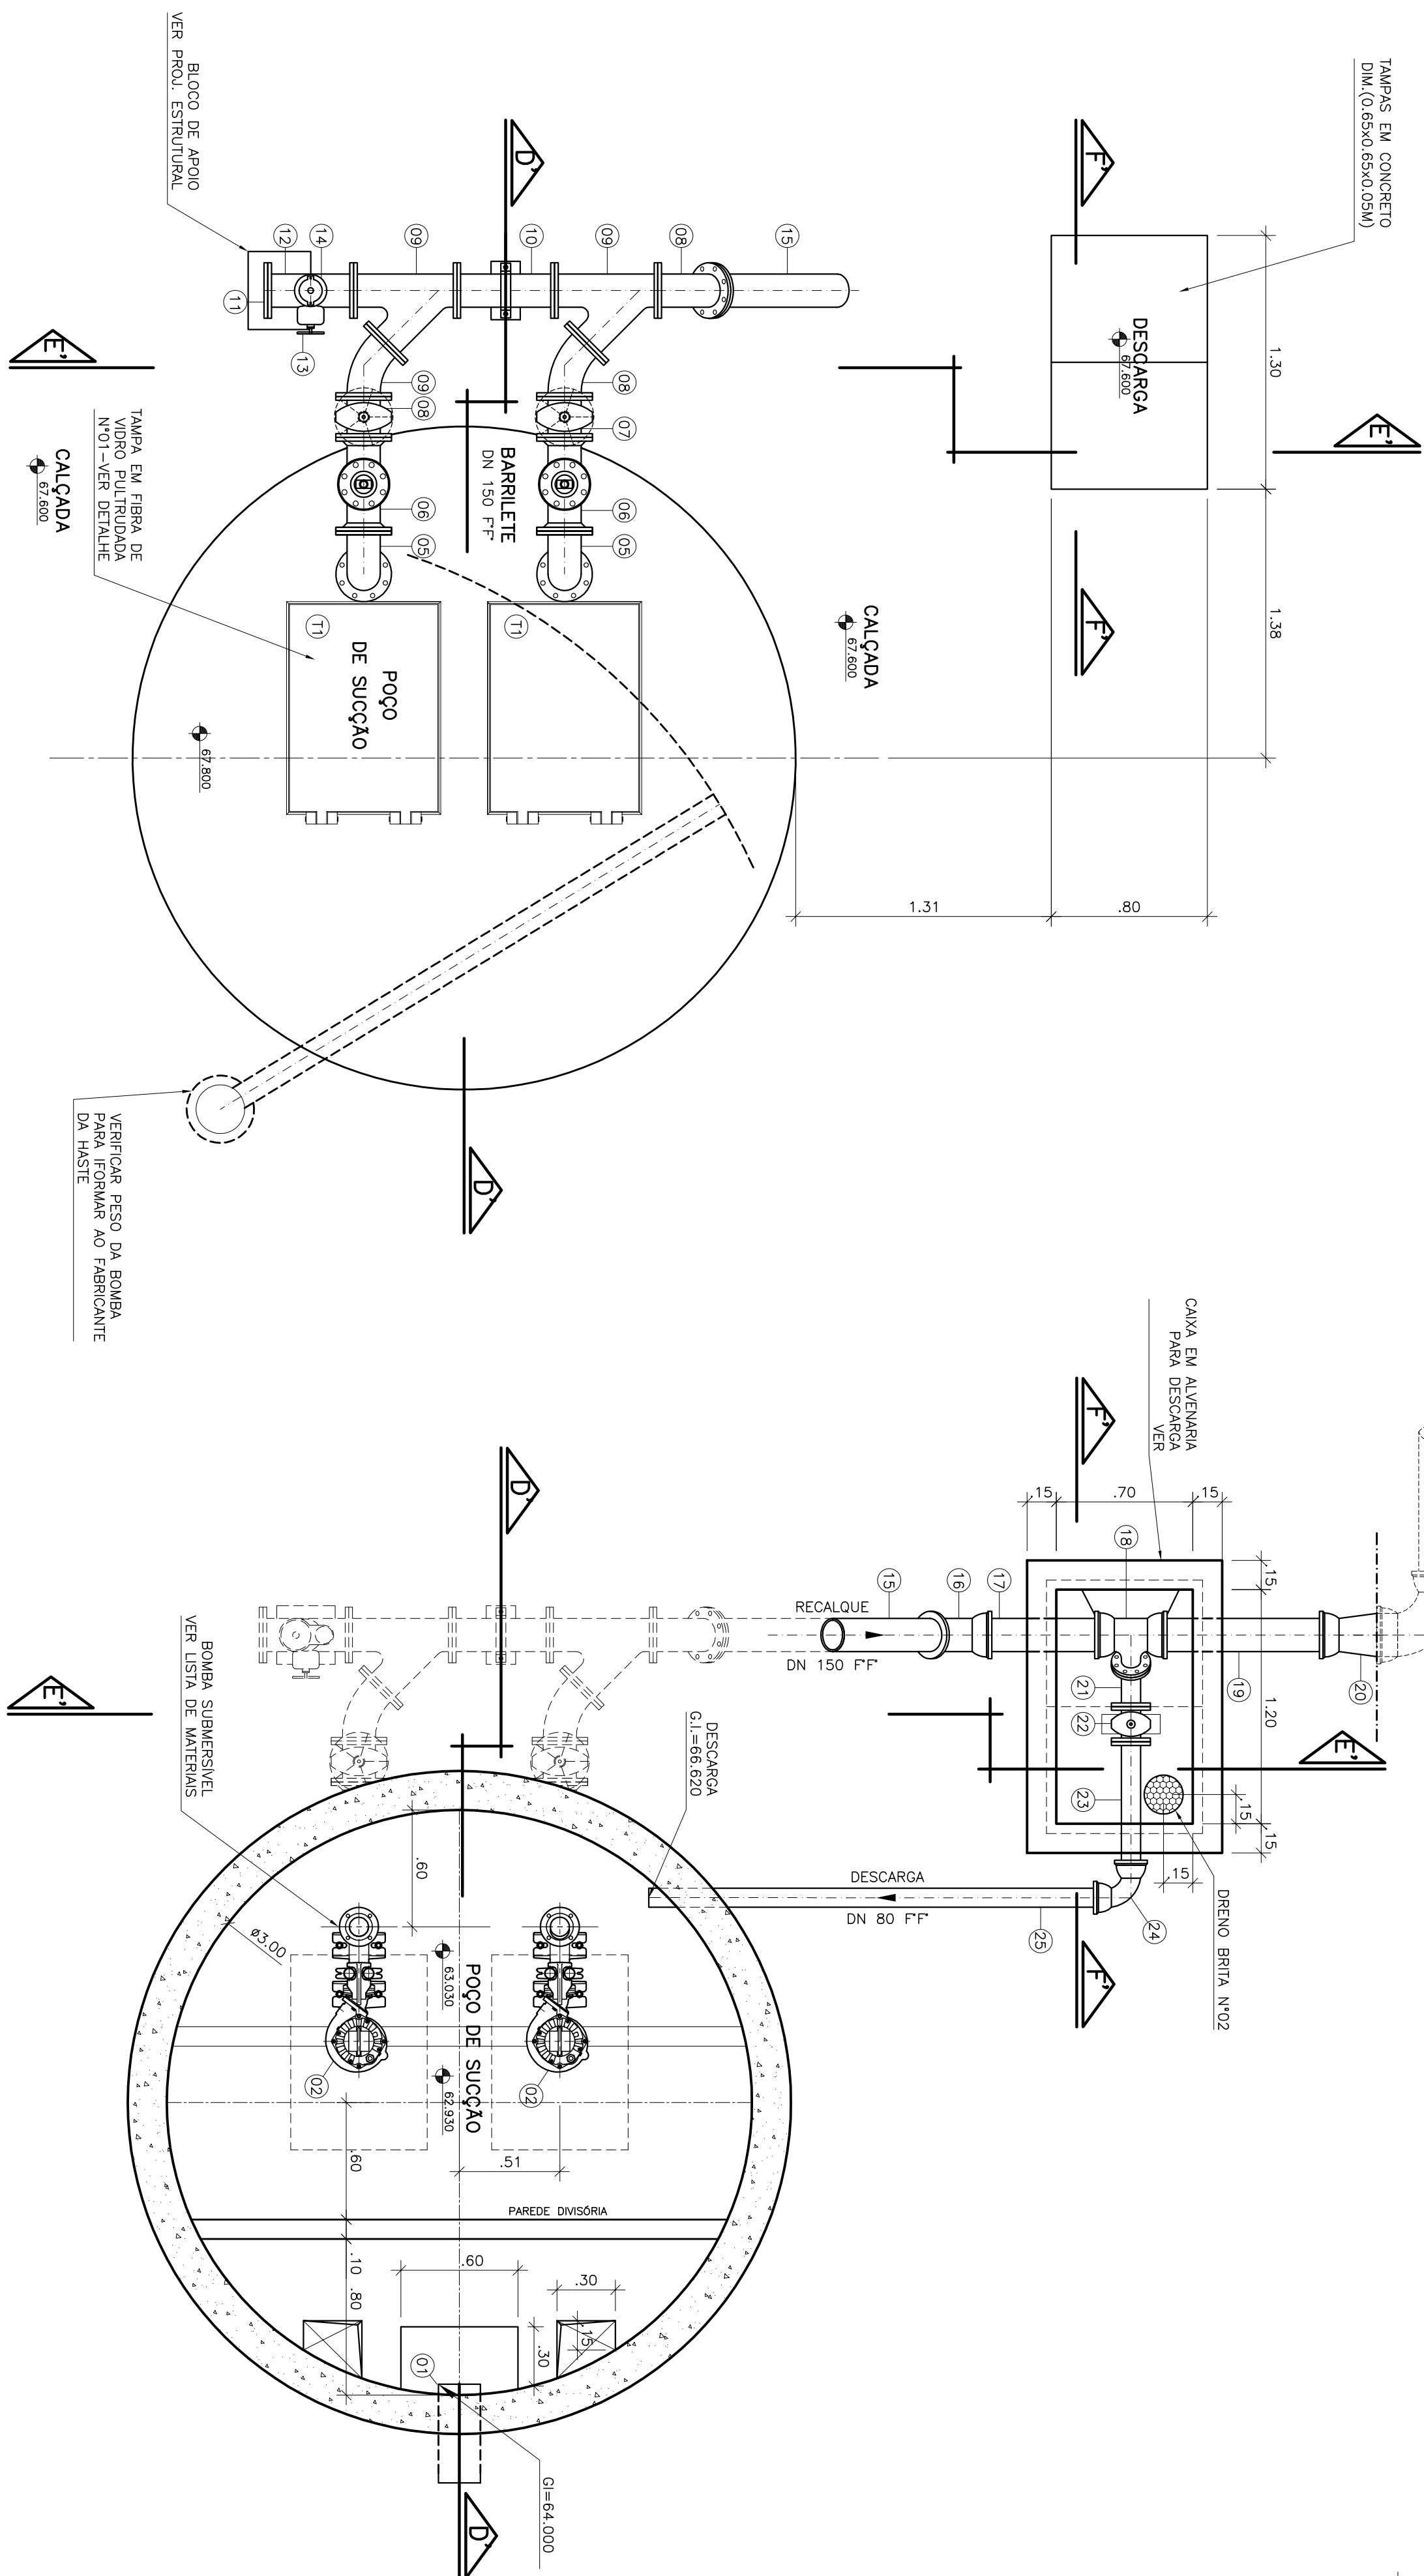

VISTA SUPERIOR

ESCALA 1/25

PLANTA BAIXA

ESCALA 1/25

[illegible]

CANCELA E SUBSTITUI
O DESENHO NÚMERO:

CENTRO DE DOCUMENTAÇÃO

RECEBIDO: ____/____/____


Nº DOC.: ____ ASS.: ____



APPROVAÇÃO CESAN:


ASS.: ____ MATR.: ____

UNID.: ____ DATA: ____/____/____

ESTA APROVAÇÃO NÃO TEM A CONTRAASSINATURA DE SUAS RESPONSABILIDADES LEGAIS.

 BECK & SOUZA ENGENHARIA LTDA	
PROJETO-DO:	COORDENADOR:
SMOINE DE JESUS SILVA CREA: 4432-0 REG.ÃO: ES	ALEXANDRE CESAR BECK DE SOUZA CREA: 11242-9 REG.ÃO: RS
DESENHO:	Nº DES. PROJETISTA:
JULIANA JAYMES DATA: 15/03/2011	0005-B-40-4183-05-004
RESPONSABIL TÉCNICO:	RESPONSABIL FISCAL:
CREA: 11242-9 REG.ÃO: RS ART: N°201011442-DATA: 16/11/2010	ALEXANDRE CESAR BECK DE SOUZA CREA: 11242-9 REG.ÃO: RS ART: N°201011442-DATA: 16/11/2010

PROJETOADO: _____	EMISSÃO CESAN	DATAS
CREA: _____		
DESENHADO: _____		
VERIFICADO: _____  EMPº NESTOR GONZA JR		
DIVISÃO: _____ _____ EMPº NESTOR GONZA JR		
GERÊNCIA: _____  EMPº SANDRA SUIZ		

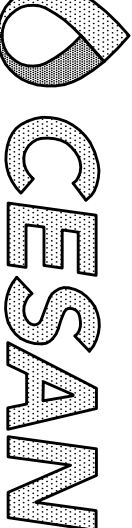		
MUNICÍPIO: APAÇÁ	DISTRITO: SEDE	BAIRO:
NOME DO EMPREENDIMENTO: AMPLIAÇÃO E MELHORIA DO SISTEMA DE ESGOTAMENTO SANTIAGO DE APAÇÁ		
TÍTULO: ESTAÇÃO DE TRATAMENTO DE ESGOTO – COMPACTA 12.6L/S PROJETO HIDRÁULICO ELEVATÓRIA DE ESGOTO – VISTA SUPERIOR, PLANTA BAIXA DETALHE DA TAMPA		
ESCALA:	FOLHA:	Nº CESAN
INDICADA	06 / 19	C-096-000-92-5-XX-0004
		REV: 00

OBSERVAÇÃO

- 1-A ESPESURA DAS PAREDES E A VERIFICAÇÃO DA NECESSIDADE DE ESPAÇAMENTO ENTRE O POÇO DE SUÇÃO E A CAIXA DE AREIA SERÃO DEFINIDAS PELO PROJETO ESTRUTURAL

NOTAS

- 1-COTAS E ELEVAÇÕES EM METRO, DIÂMETRO EM MILÍMETRO, EXCETO ONDE INDICADO.
2-CONFIRMAR MEDIDAS NO LOCAL.
3-A BOMBA DEVERÁ SER FORNECIDA COMPLETA PELO FABRICANTE COM ACESSÓRIOS